



2 PLANOL D'EMPLAÇAMENT
 ESCALA: A3 1:500

PROJECTE
 HABITATGE UNIFAMILIAR ENTRE MITGERES
 PROJECTE BÀSIC

EMPLAÇAMENT
 CARRER AVIÓ PLUS ULTRA, 9

PROMOTORES
 FRANCISCO NAVARRO
 JOSÉ MANUEL NAVARRO

ARQUITECTE
 JOSE MANUEL NAVARRO
 GARCÍA-SICILIA
 T 687492329
 yosko.bcn@gmail.com

NO PRENDRE MIDES SOBRE EL PLÀNOL. ÚNICAMENT SON VÀLIDES LES COTES GRAFIADES EN EL DIBUIX

TOTES LES DIMENSIONS ACOTADES ES COMPROBARAN EN OBRA

QUALSEVOL ERROR U OMISIÓ HA SER COMUNICAT INMEDIATAMENT A LA DIRECCIÓ FACULTATIVA

AQUEST PLÀNOL S'HA DE COMPLEMENTAR AMB ELS PLÀNOLS ESTRUCTURA I INSTALACIONS

DATA: 4 JUNY 2024



PLANOL
 PREEXISTÈNCIES
 EEMPLAÇAMENT

ESCALA 1:500 A3

REFERENCIA INTERNA 2300-PB-00-000

PLANOL Nº. 00-000 2 DE 2



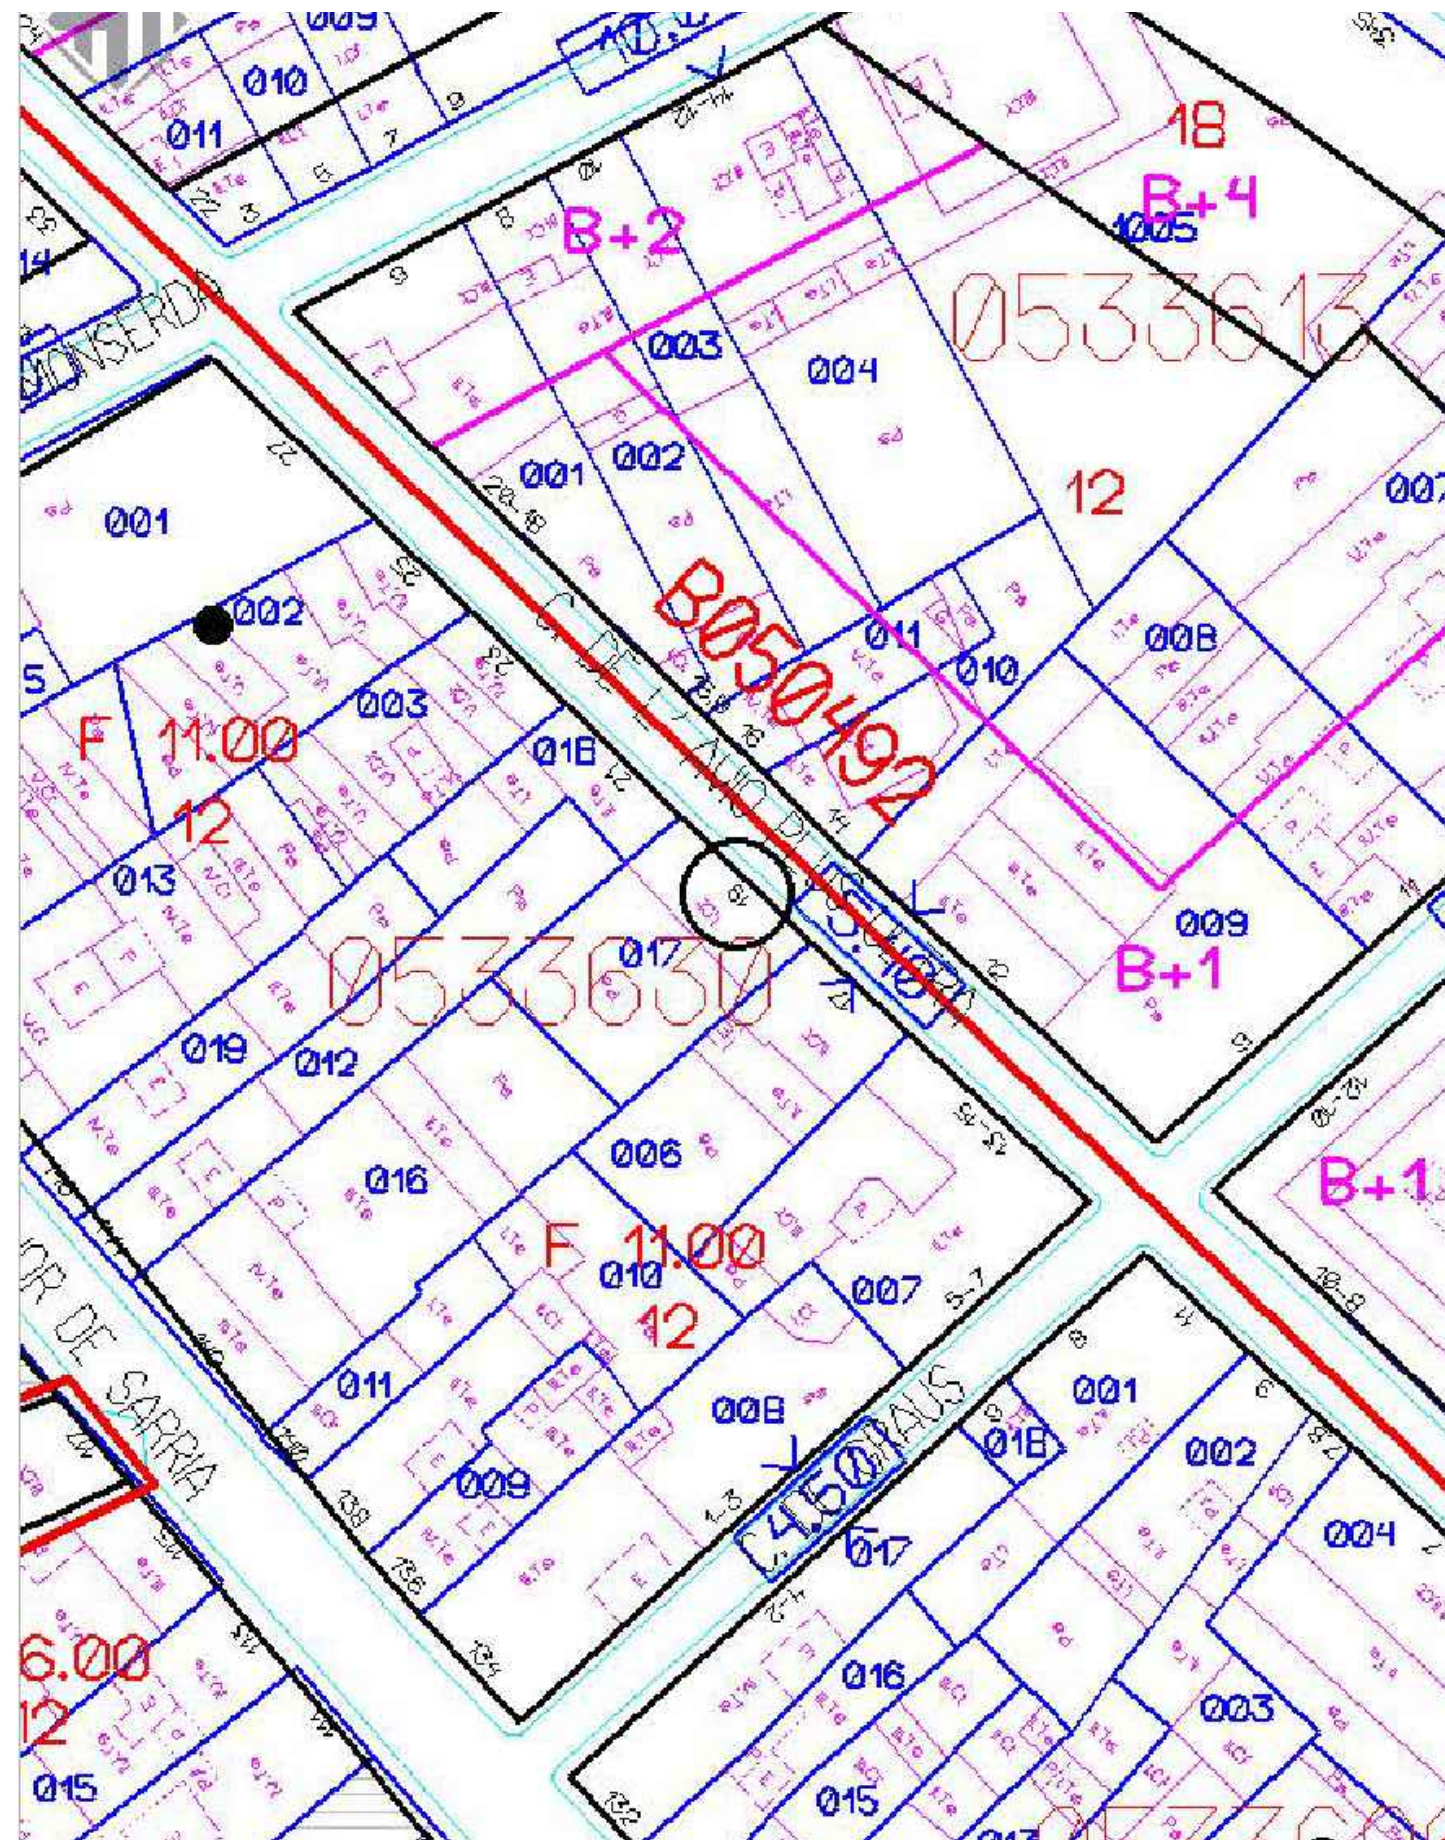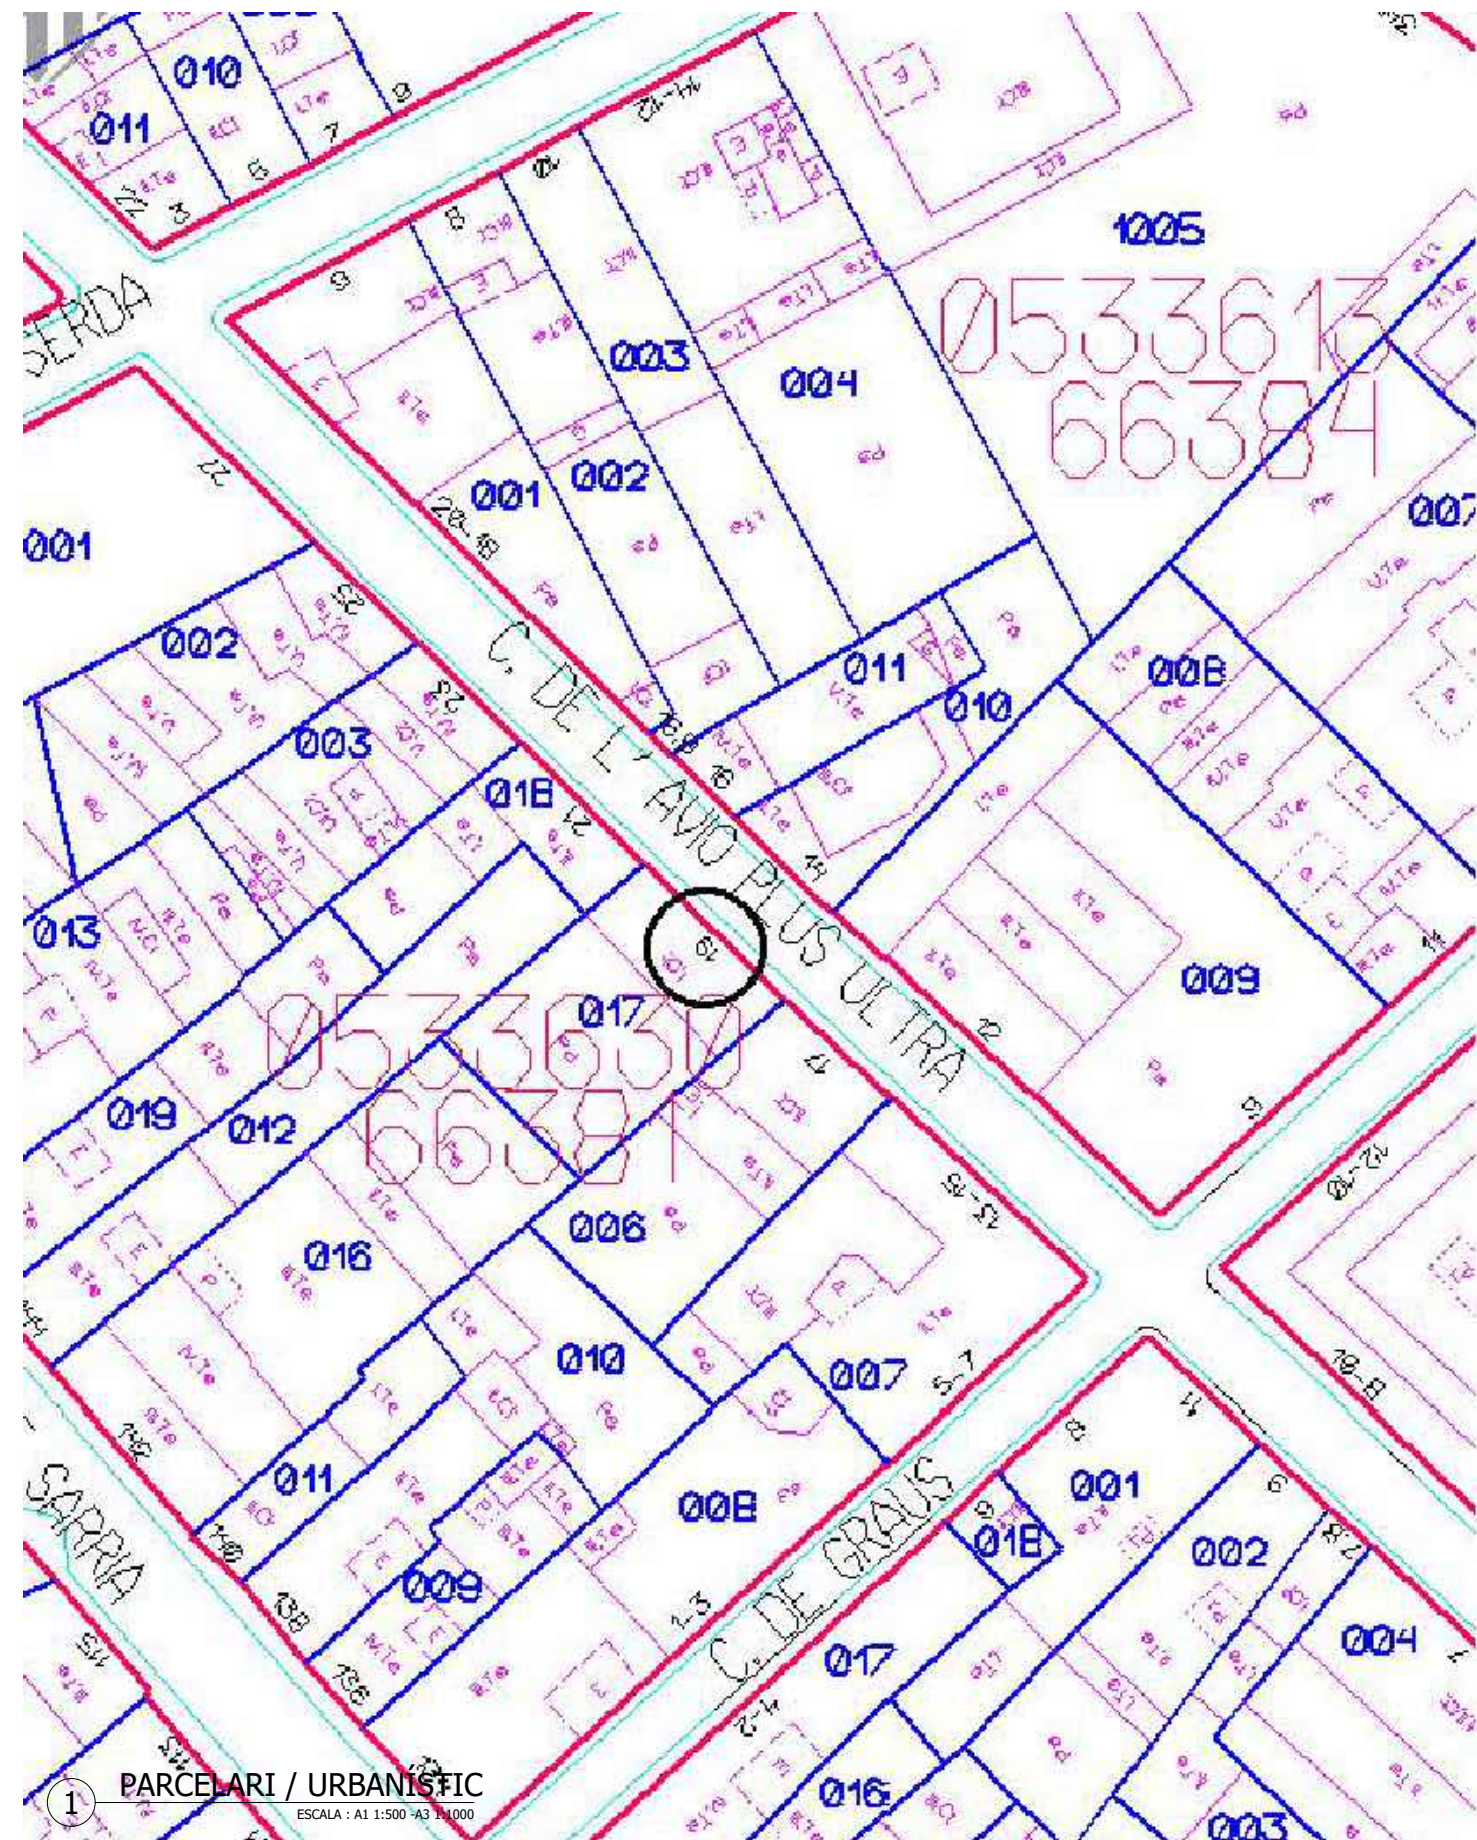

PROJECTE HABITATGE UNIFAMILIAR ENTRE MITGERES PROJECTE BÀSIC
EMPLAÇAMENT CARRER AVIÓ PLUS ULTRA, 9


PROMOTORES FRANCISCO NAVARRO JOSÉ MANUEL NAVARRO
--

ARQUITECTE JOSE MANUEL NAVARRO GARCÍA-SICILIA T 687492329 yosko.bcn@gmail.com

NO PRENDRE MIDES SOBRE EL PLÀNOL. ÚNICAMENT SON VÁLIDES LES COTES GRAFIADES EN EL DIBUIX
TOTES LES DIMENSIONS ACOTADES ES COMPROBARAN EN OBRA
QUALSEVOL ERROR U OMISSIÓ HA SER COMUNICAT INMEDIATAMENT A LA DIRECCIÓ FACULTATIVA
AQUEST PLÀNOL S'HA DE COMPLEMENTAR AMB ELS PLÀNOLS ESTRUCTURA I INSTAL·LACIONS
DATA: MARÇ 2024


PLANOL PREEXISTÈNCIES PARCELARI / URBANÍSTIC
ESCALA

REFERENCIA INTERNA 2300-PB-00-001
PLANOL Nº. 00-001

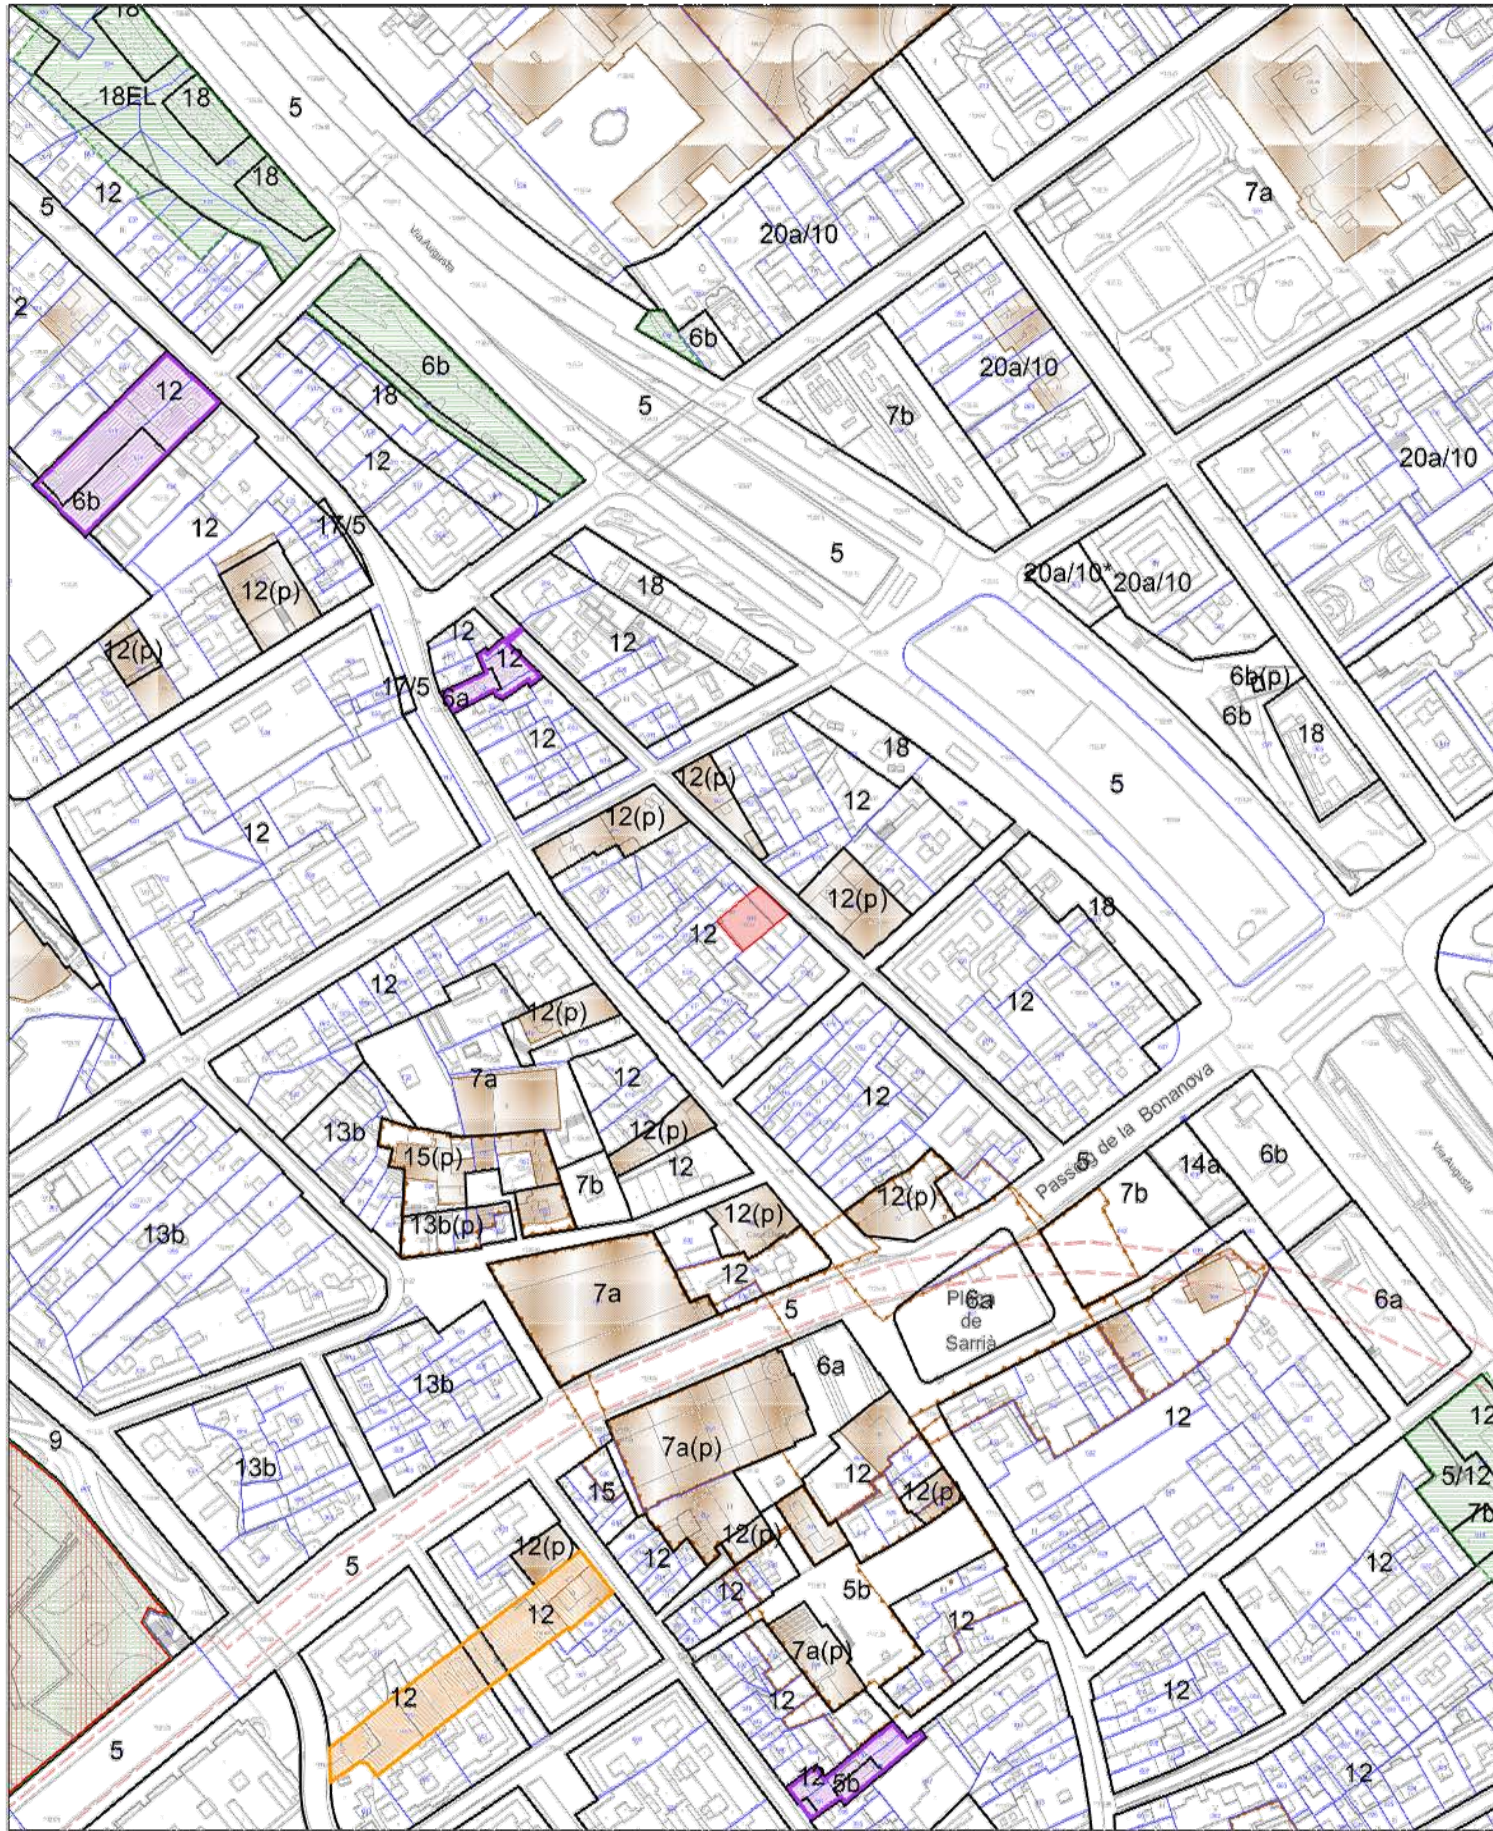

Parcel·la amb Referència Cadastral 6638117DF2863H
C de l'Avió Plus Ultra, 19

Escala: 1:2.000

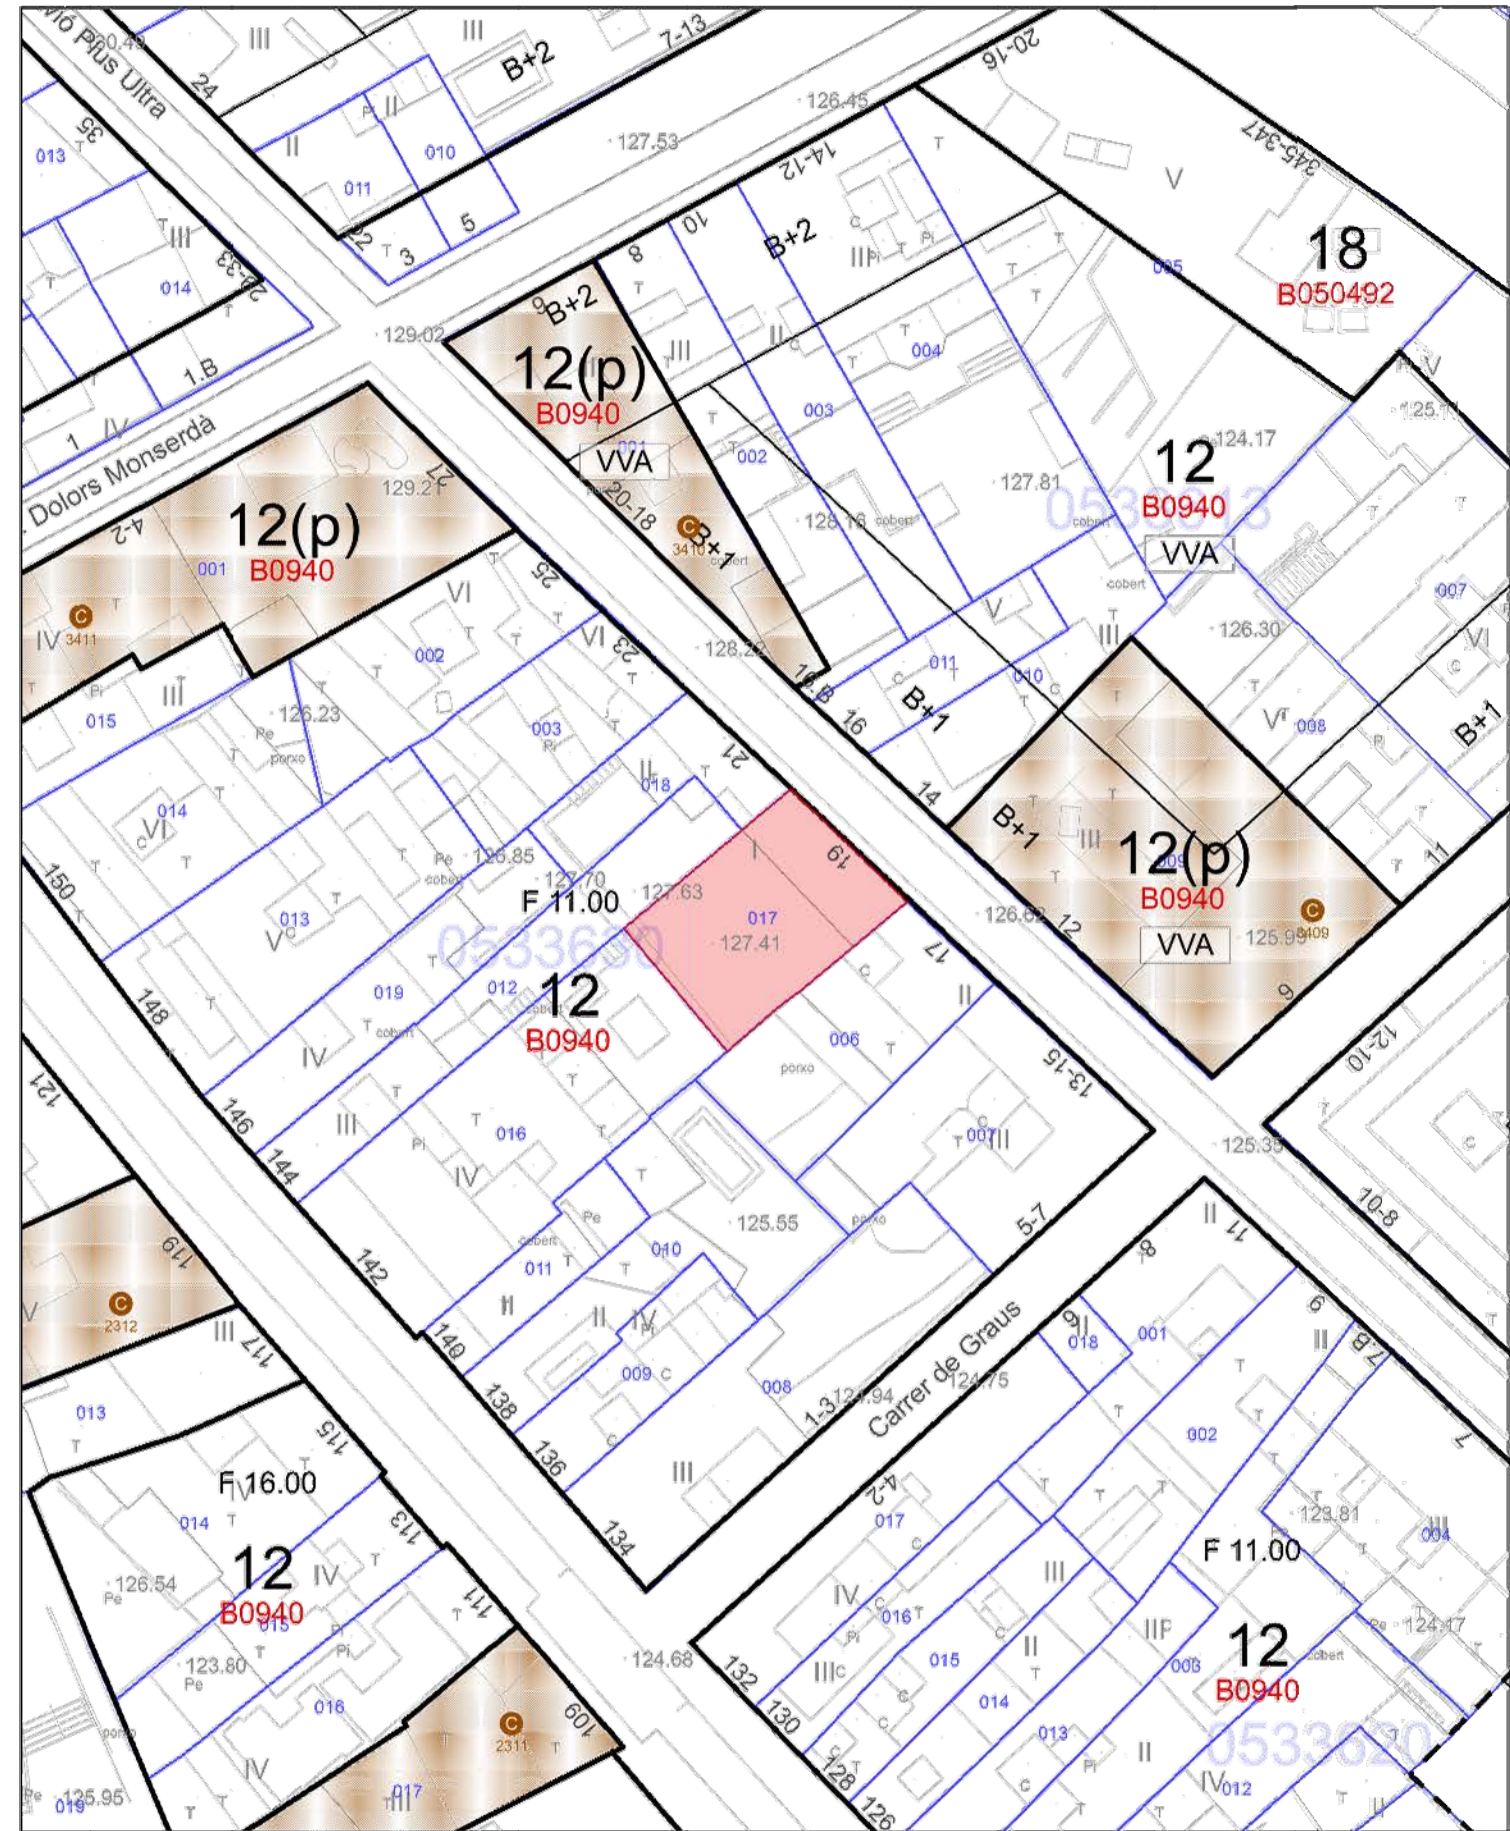

Parcel·la amb Referència Cadastral 6638117DF2863H
C de l'Avió Plus Ultra, 19

Escala: 1:500

PROJECTE	HABITATGE UNIFAMILIAR ENTRE MITGERES
	PROJECTE BÀSIC
EMPLAÇAMENT	CARRER AVIÓ PLUS ULTRA, 9


PROMOTORES	FRANCISCO NAVARRO
	JOSÉ MANUEL NAVARRO

ARQUITECTE	JOSE MANUEL NAVARRO
	GARCÍA-SICILIA
	T 687492329
	yosko.bcn@gmail.com

NO PRENDRE MIDES SOBRE EL PLÀNOL. ÚNICAMENT SON VÀLIDES LES COTES GRAFIADES EN EL DIBUIX
TOTES LES DIMENSIONS ACOTADES ES COMPROBARAN EN OBRA
QUALSEVOL ERROR U OMSIÓ HA SER COMUNICAT INMEDIATAMENT A LA DIRECCIÓ FACULTATIVA
AQUEST PLÀNOL S'HA DE COMPLEMENTAR AMB ELS PLÀNOLS ESTRUCTURA I INSTAL·LACIONS
DATA: MARÇ 2024

PLANOL	PREEXISTÈNCIES
	PARCELARI / URBANÍSTIC
ESCALA	1:2000 1:500

REFERENCIA INTERNA	2300-PB-00-001
PLANOL Nº.	00-001

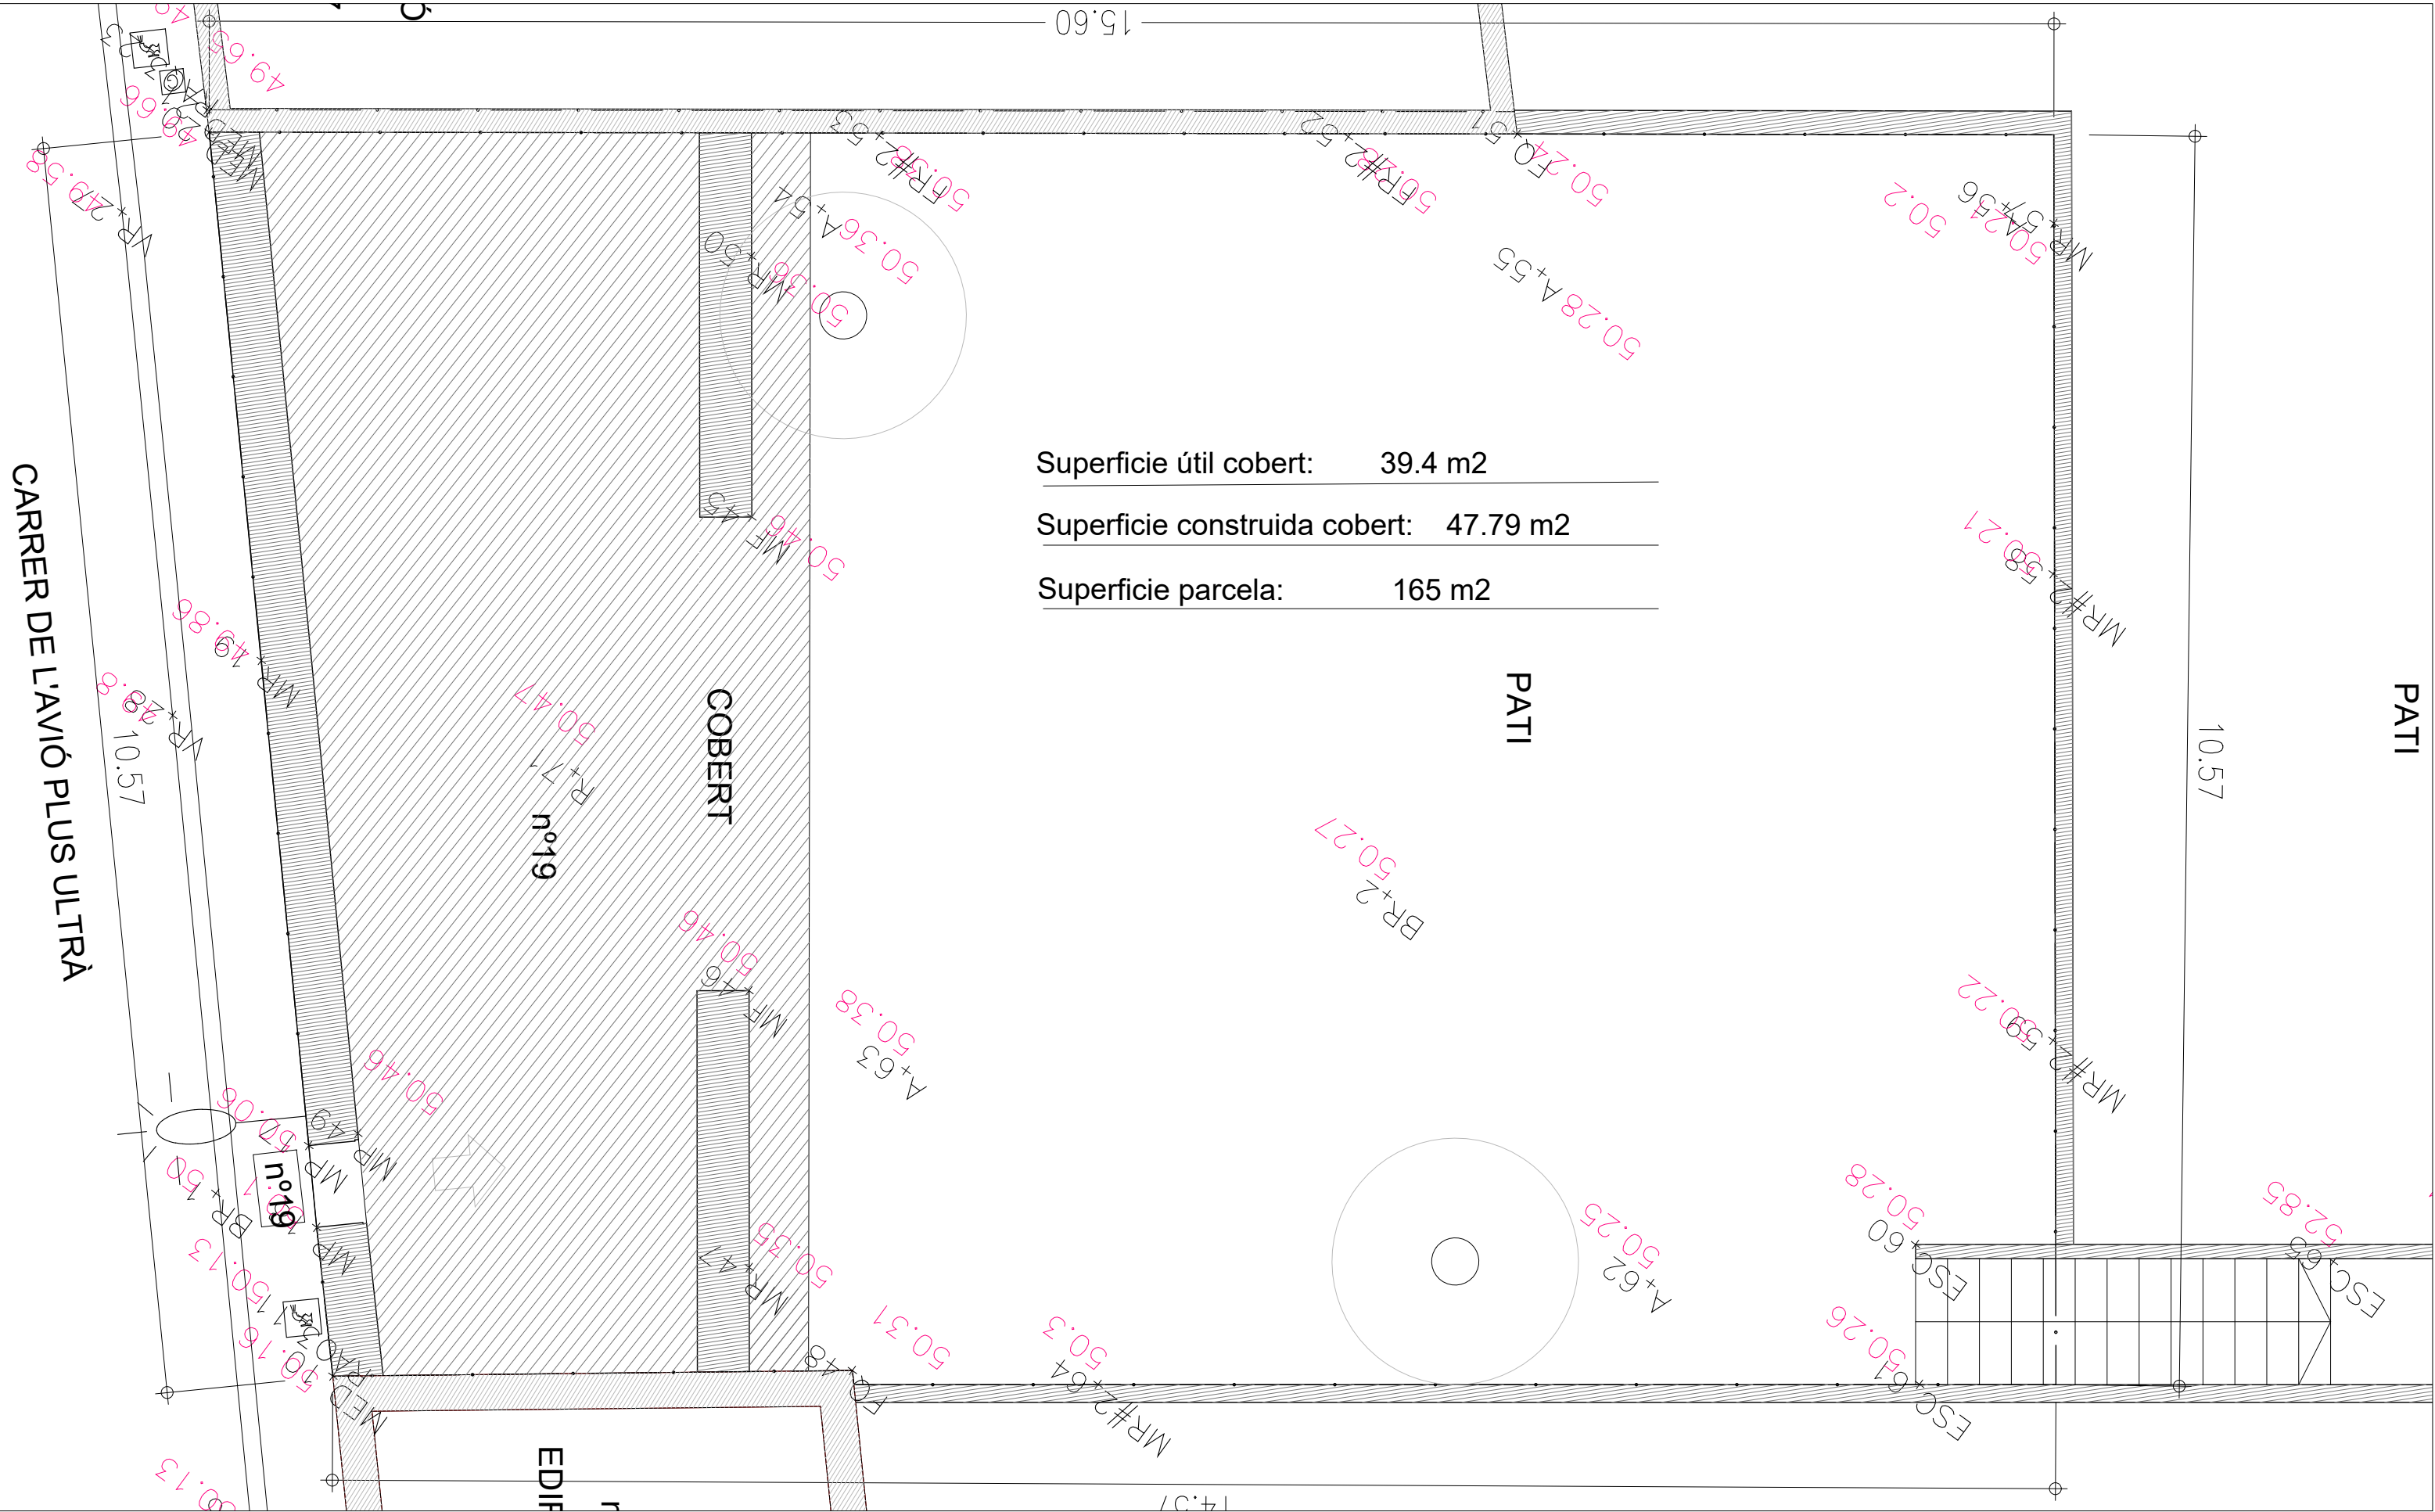

Superfície útil cobert: 39.4 m2

Superfície construïda cobert: 47.79 m2

Superfície parcel·la: 165 m2

CARRER DE L'AVIÓ PLUS ULTRÀ

EDIF

COBERT

PATI

PATI

PROJECTE
HABITATGE UNIFAMILIAR ENTRE MITGERES
PROJECTE BÀSIC

EMPLAÇAMENT
CARRER AVIÓ PLUS ULTRA, 9

PROMOTORES
FRANCISCO NAVARRO
JOSÉ MANUEL NAVARRO

ARQUITECTE
JOSE MANUEL NAVARRO
GARCÍA-SICILIA
T 687492329
yosko.bcn@gmail.com

NO PRENDRE MIDES SOBRE EL PLÀNOL. ÚNICAMENT SON VÁLIDES LES COTES GRAFIADES EN EL DIBUIX

TOTES LES DIMENSIONS ACOTADES ES COMPROBARAN EN OBRA

QUALSEVOL ERROR U OMISIÓ HA SER COMUNICAT INMEDIATAMENT A LA DIRECCIÓ FACULTATIVA

AQUEST PLÀNOL S'HA DE COMPLEMENTAR AMB ELS PLÀNOLS ESTRUCTURA I INSTAL·LACIONS

DATA: MARÇ 2024

PLANOL
PREEXISTÈNCIES
PLANTA BAIXA
TOPOGRÀFIC

ESCALA 1:50 A3

REFERENCIA INTERNA 2300-PB-00-002

PLANOL Nº. 00-002



1




2



3



4

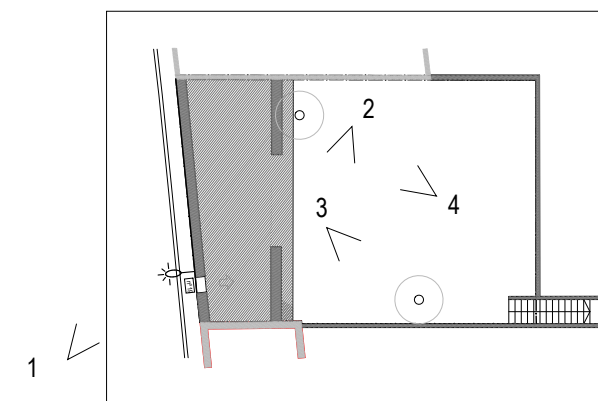

1

N

REFERENCIA INTERNA 2300-PB-00-003

PLANOL Nº. 00-003

PROJECTE
 HABITATGE UNIFAMILIAR ENTRE MITGERES
 PROJECTE BÀSIC

EMPLAÇAMENT
 CARRER AVIÓ PLUS ULTRA, 9

PROMOTORES
 FRANCISCO NAVARRO
 JOSÉ MANUEL NAVARRO

ARQUITECTE
 JOSE MANUEL NAVARRO
 GARCÍA-SICILIA
 T 687492329
 yosko.bcn@gmail.com

NO PRENDRE MIDES SOBRE EL PLÀNOL. ÚNICAMENT SON VÁLIDES LES COTES GRAFIADES EN EL DIBUIX

TOTES LES DIMENSIONS ACOTADES ES COMPROBARAN EN OBRA






QUALSEVOL ERROR U OMISIÓ HA SER COMUNICAT INMEDIATAMENT A LA DIRECCIÓ FACULTATIVA

AQUEST PLÀNOL S'HA DE COMPLEMENTAR AMB ELS PLÀNOLS ESTRUCTURA I INSTAL·LACIONS

DATA: MARÇ 2024

PLANOL
 PREEXISTÈNCIES
 PLANTA BAIXA
 FOTOGRAFIES

ESCALA

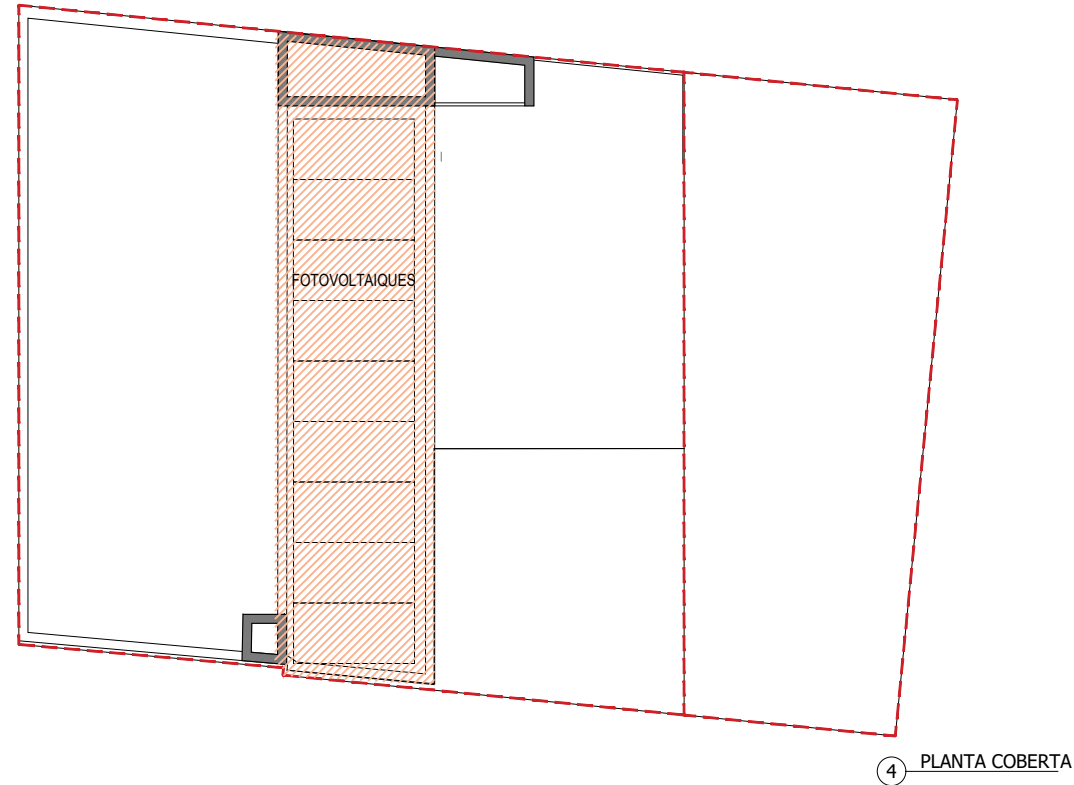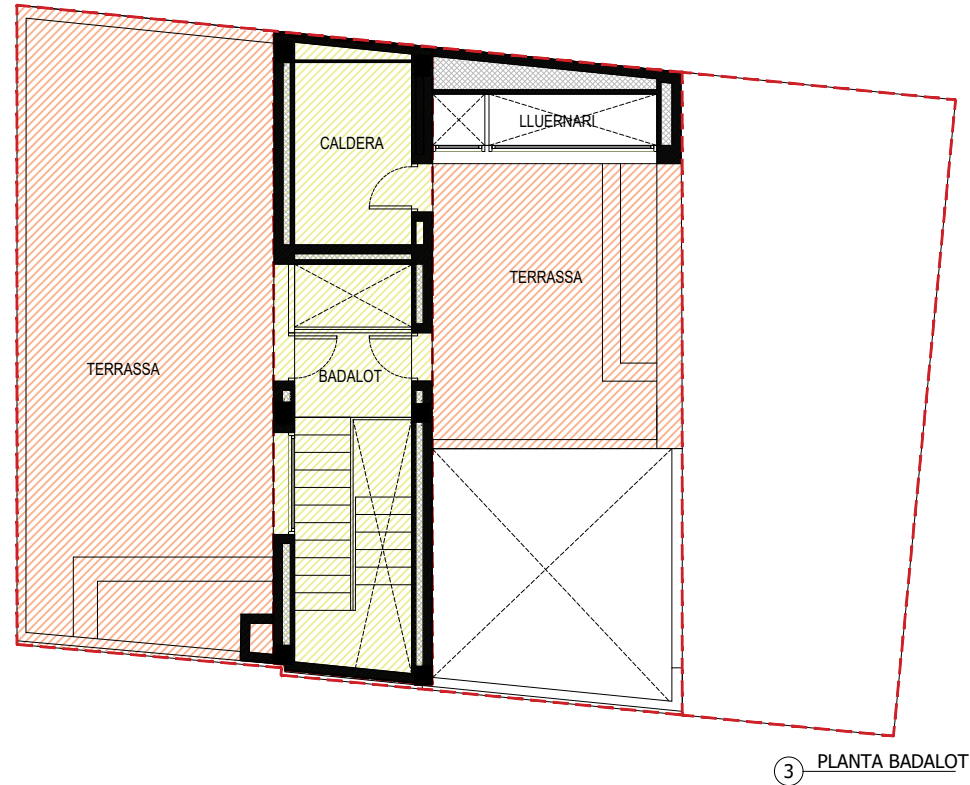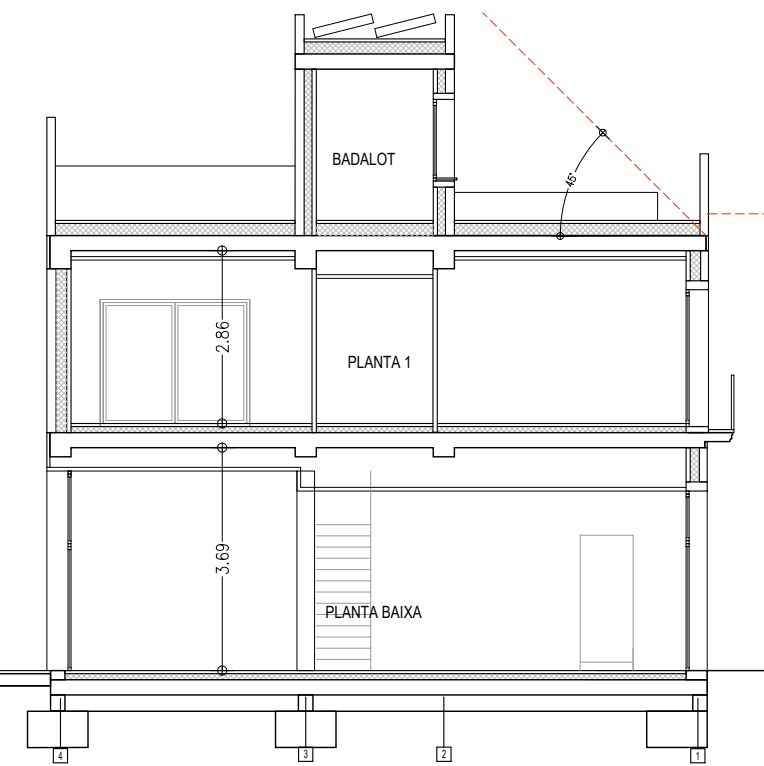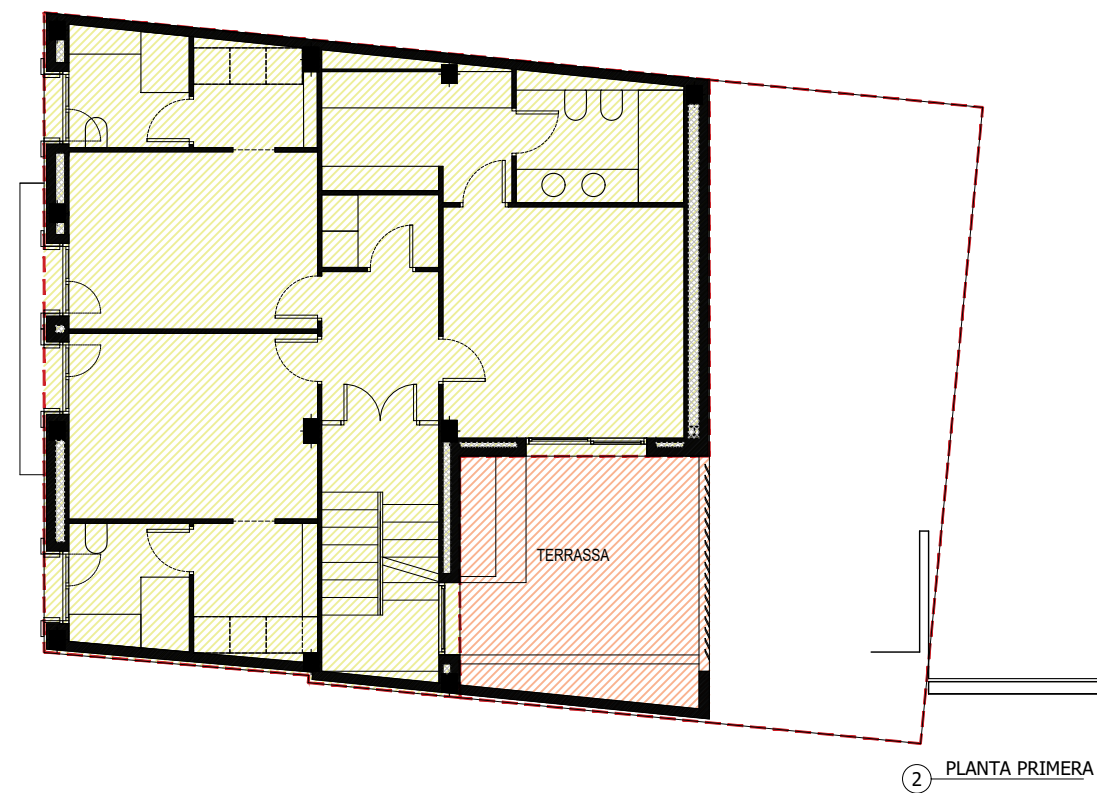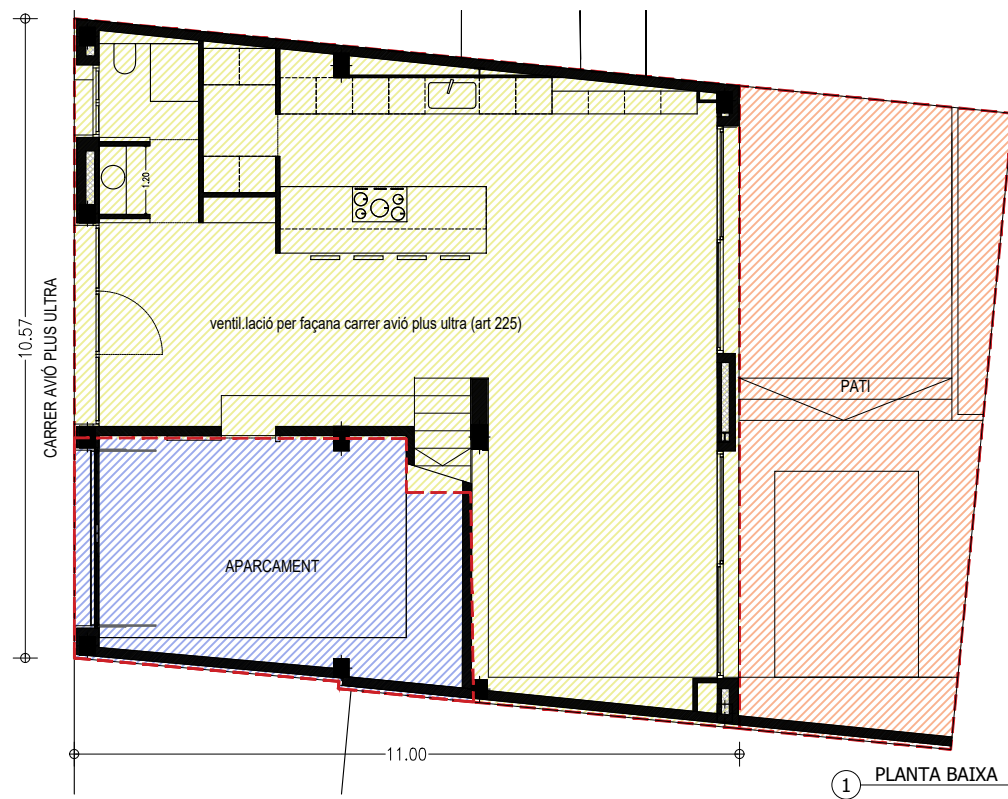

Superfície útil planta baixa	100,60 m ²
Superfície útil planta primera	83,77 m ²
Superfície útil planta badalot	17,40 m ²

Superfície útil total **201,77 m²**

Superfície construïda planta baixa	112,50 m ²
Superfície construïda planta primera	95,88 m ²
Superfície construïda planta coberta	23,00 m ²

SUPERFÍCIE CONSTRUÏDA TOTAL 231,38 m²

AVIÓ PLUS ULTRA, 19 B0940 CLAU 12

REFERÈNCIA CADASTRAL 6638117DF2863H0001UO

CALIFICACIÓ CASC ANTIC - SUBSTITUCIÓ EDIFICACIÓ ANTIGA

NORMES URBANÍSTIQUES DE LA MODIFICACIÓ DEL PLA GENERAL METROPOLITÀ DEL NUCLI HISTÒRIC DE SARRIÀ

ART. 11 CONDICIONS ZONA SEGONS NUU

Art 316. 2 Edificabilitat 1,40 m² st / m² sòl (sòl 166 m², edificabilitat 232,4 m²) PROJECTE 231,38 m²

ART 35 REGULACIÓ GENERAL

La profunditat edificable s'assenyala numèricament (11 metres) i preval sobre la resultant d'aplicar el coeficient de pati d'illa de la zona

PROJECTE
HABITATGE UNIFAMILIAR ENTRE MITGERES
PROJECTE BÀSIC

EMPLAÇAMENT
CARRER AVIÓ PLUS ULTRA, 9

PROMOTORES
FRANCISCO
NAVARRO
JOSÉ MANUEL
NAVARRO

ARQUITECTE
JOSE MANUEL
NAVARRO
GARCÍA-SICILIA
T 687492329
yosko.bcn@gmail.com

NO PRENDRE MIDES SOBRE EL PLÀNOL. ÚNICAMENT SON VÀLIDES LES COTES GRAFIADES EN EL DIBUIX
TOTES LES DIMENSIONS ACOTADES ES COMPROBARAN EN OBRA
QUALSEVOL ERROR U OMISIÓ HA SER COMUNICAT INMEDIATAMENT A LA DIRECCIÓ FACULTATIVA
AQUEST PLÀNOL S'HA DE COMPLEMENTAR AMB ELS PLÀNOLS ESTRUCTURA I INSTAL·LACIONS
DATA: 4 JUNY 2024

PLANOL
COMPLIMENT NORMATIVA
SUPERFÍCIE EDIFICABLE /
PROFUNDITAT EDIFICABLE




ESCALA A3 1:125

REFERÈNCIA INTERNA 23001-PB-10-000

PLANOL Nº. 10-000 1 DE 2

1 SECCIÓ TRANSVERSAL

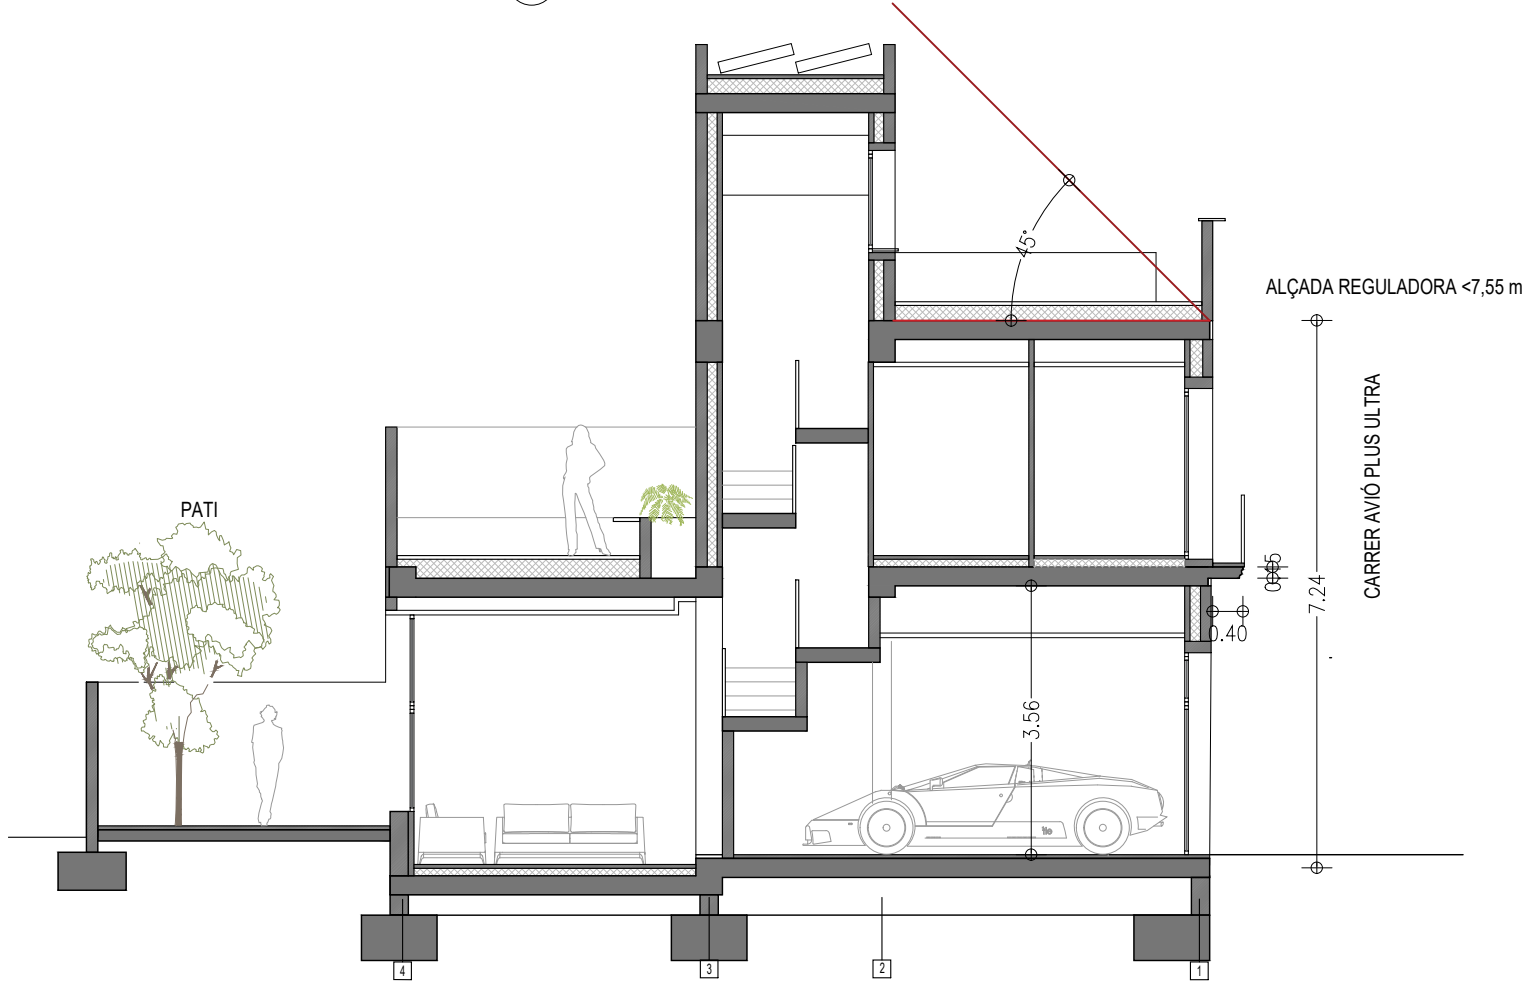

2 ALÇAT CARRER AVIÓ PLUS ULTRA



ARTICLE 33 - DETERMINACIONS COS PRINCIPAL

Superfície façana	planta primera	50,0 m ²
	11	1,8 m ²
	12	2,9 m ²
	13	2,9 m ²
	14	1,8 m ²
Superfície forats planta primera	25% maxm	9,4 m ² = 19%
1 forat cada 2,5 m lineals de façana : 10,5 / 2,5 =		4

ARTICLE 35 - ALÇADA REGULADORA

Clau 12 PB+1	7,55 M	7,24 en projecte	COMPLEIX
--------------	--------	------------------	----------

ARTICLE 37 - PLANTA BAIXA DETERMINACIONS

Alçada útil planta baixa mínim 3,40m i màxim 4,60 m.	3,69 m	COMPLEIX
--	--------	----------

Superfície façana	planta baixa	39,0 m ²
	Obertura 01	1,8 m ²
	Obertura 02	8,4 m ²
	Obertura 03	8,3 m ²

Superfície forats planta baixa	>60%	18,4 m ²
--------------------------------	------	---------------------

No s'assoleix el 60% de buits (hauria de ser 23,4 m²) a Planta Baixa. La ordenança està pensada per façanes més estretes, amb aquesta longitud de façana resulta inviable complir amb aquest paràmetre.

Pati enjardinat a planta baixa

COMPLEIX

ARTICLE 39 - COBERTES

Coberta plana
Elements admesos sobre coberta reculen 45% amb la línia de cornisa, es contempen en projecte amb formulació integrada en el conjunt del volum edificat i amb qualitats constructives de façana.
Per sobre el forjat d'última planta es permeten baranes i elements decoratius que harmonitzin amb els remats dels edificis veïns

COMPLEIX

ARTICLE 44 - COSSOS SORTINTS

Llosa balcó màxim 15 cms gruix
Vol de balcó 40 cms en carrers inferiors a 12 m d'amplada
Longitud balcó 45%>L>65% longitud de façana (4,75 a 6,87)

COMPLEIX

ARTICLE 46 - ELEMENTS SORTINTS

Els sòcols de materials petris ocuparan una alçada mínima de 80 cms i un màxim de tota la planta baixa.

DESCRIPCIÓ DE LA FAÇANA

Acabat de paraments massios amb arrebossat de morter de calç llis amb dues capes d'acabat i assolint els colors de la carta proposada per les ordenances
Sòcol de pedra
Portes, finestres i contra-finestres de llibret de fusta
Baranes i reixes metàl·liques i massises acabades amb vernís segons carta de colors
Textures assimilables a les existents.

PROJECTE
HABITATGE UNIFAMILIAR ENTRE MITGERES
PROJECTE BÀSIC

EMPLAÇAMENT
CARRER AVIÓ PLUS ULTRA, 9

PROMOTORES
FRANCISCO NAVARRO
JOSÉ MANUEL NAVARRO

ARQUITECTE
JOSE MANUEL NAVARRO
GARCÍA-SICILIA
T 687492329
yosko.bcn@gmail.com

NO PRENDRE MIDES SOBRE EL PLÀNOL. ÚNICAMENT SON VÁLIDES LES COTES GRAFIADES EN EL DIBUIX
TOTES LES DIMENSIONS ACOTADES ES COMPROBARAN EN OBRA
QUALSEVOL ERROR U OMISIÓ HA SER COMUNICAT INMEDIATAMENT A LA DIRECCIÓ FACULTATIVA
AQUEST PLÀNOL S'HA DE COMPLEMENTAR AMB ELS PLÀNOLS ESTRUCTURA I INSTAL·LACIONS


DATA: 4 JUNY 2024

PLANOL COMPLIMENT NORMATIVA FAÇANES

ESCALA A3 1:00

REFERENCIA INTERNA 23001-PB-10-000

PLANOL Nº. 10-000 2 DE 2

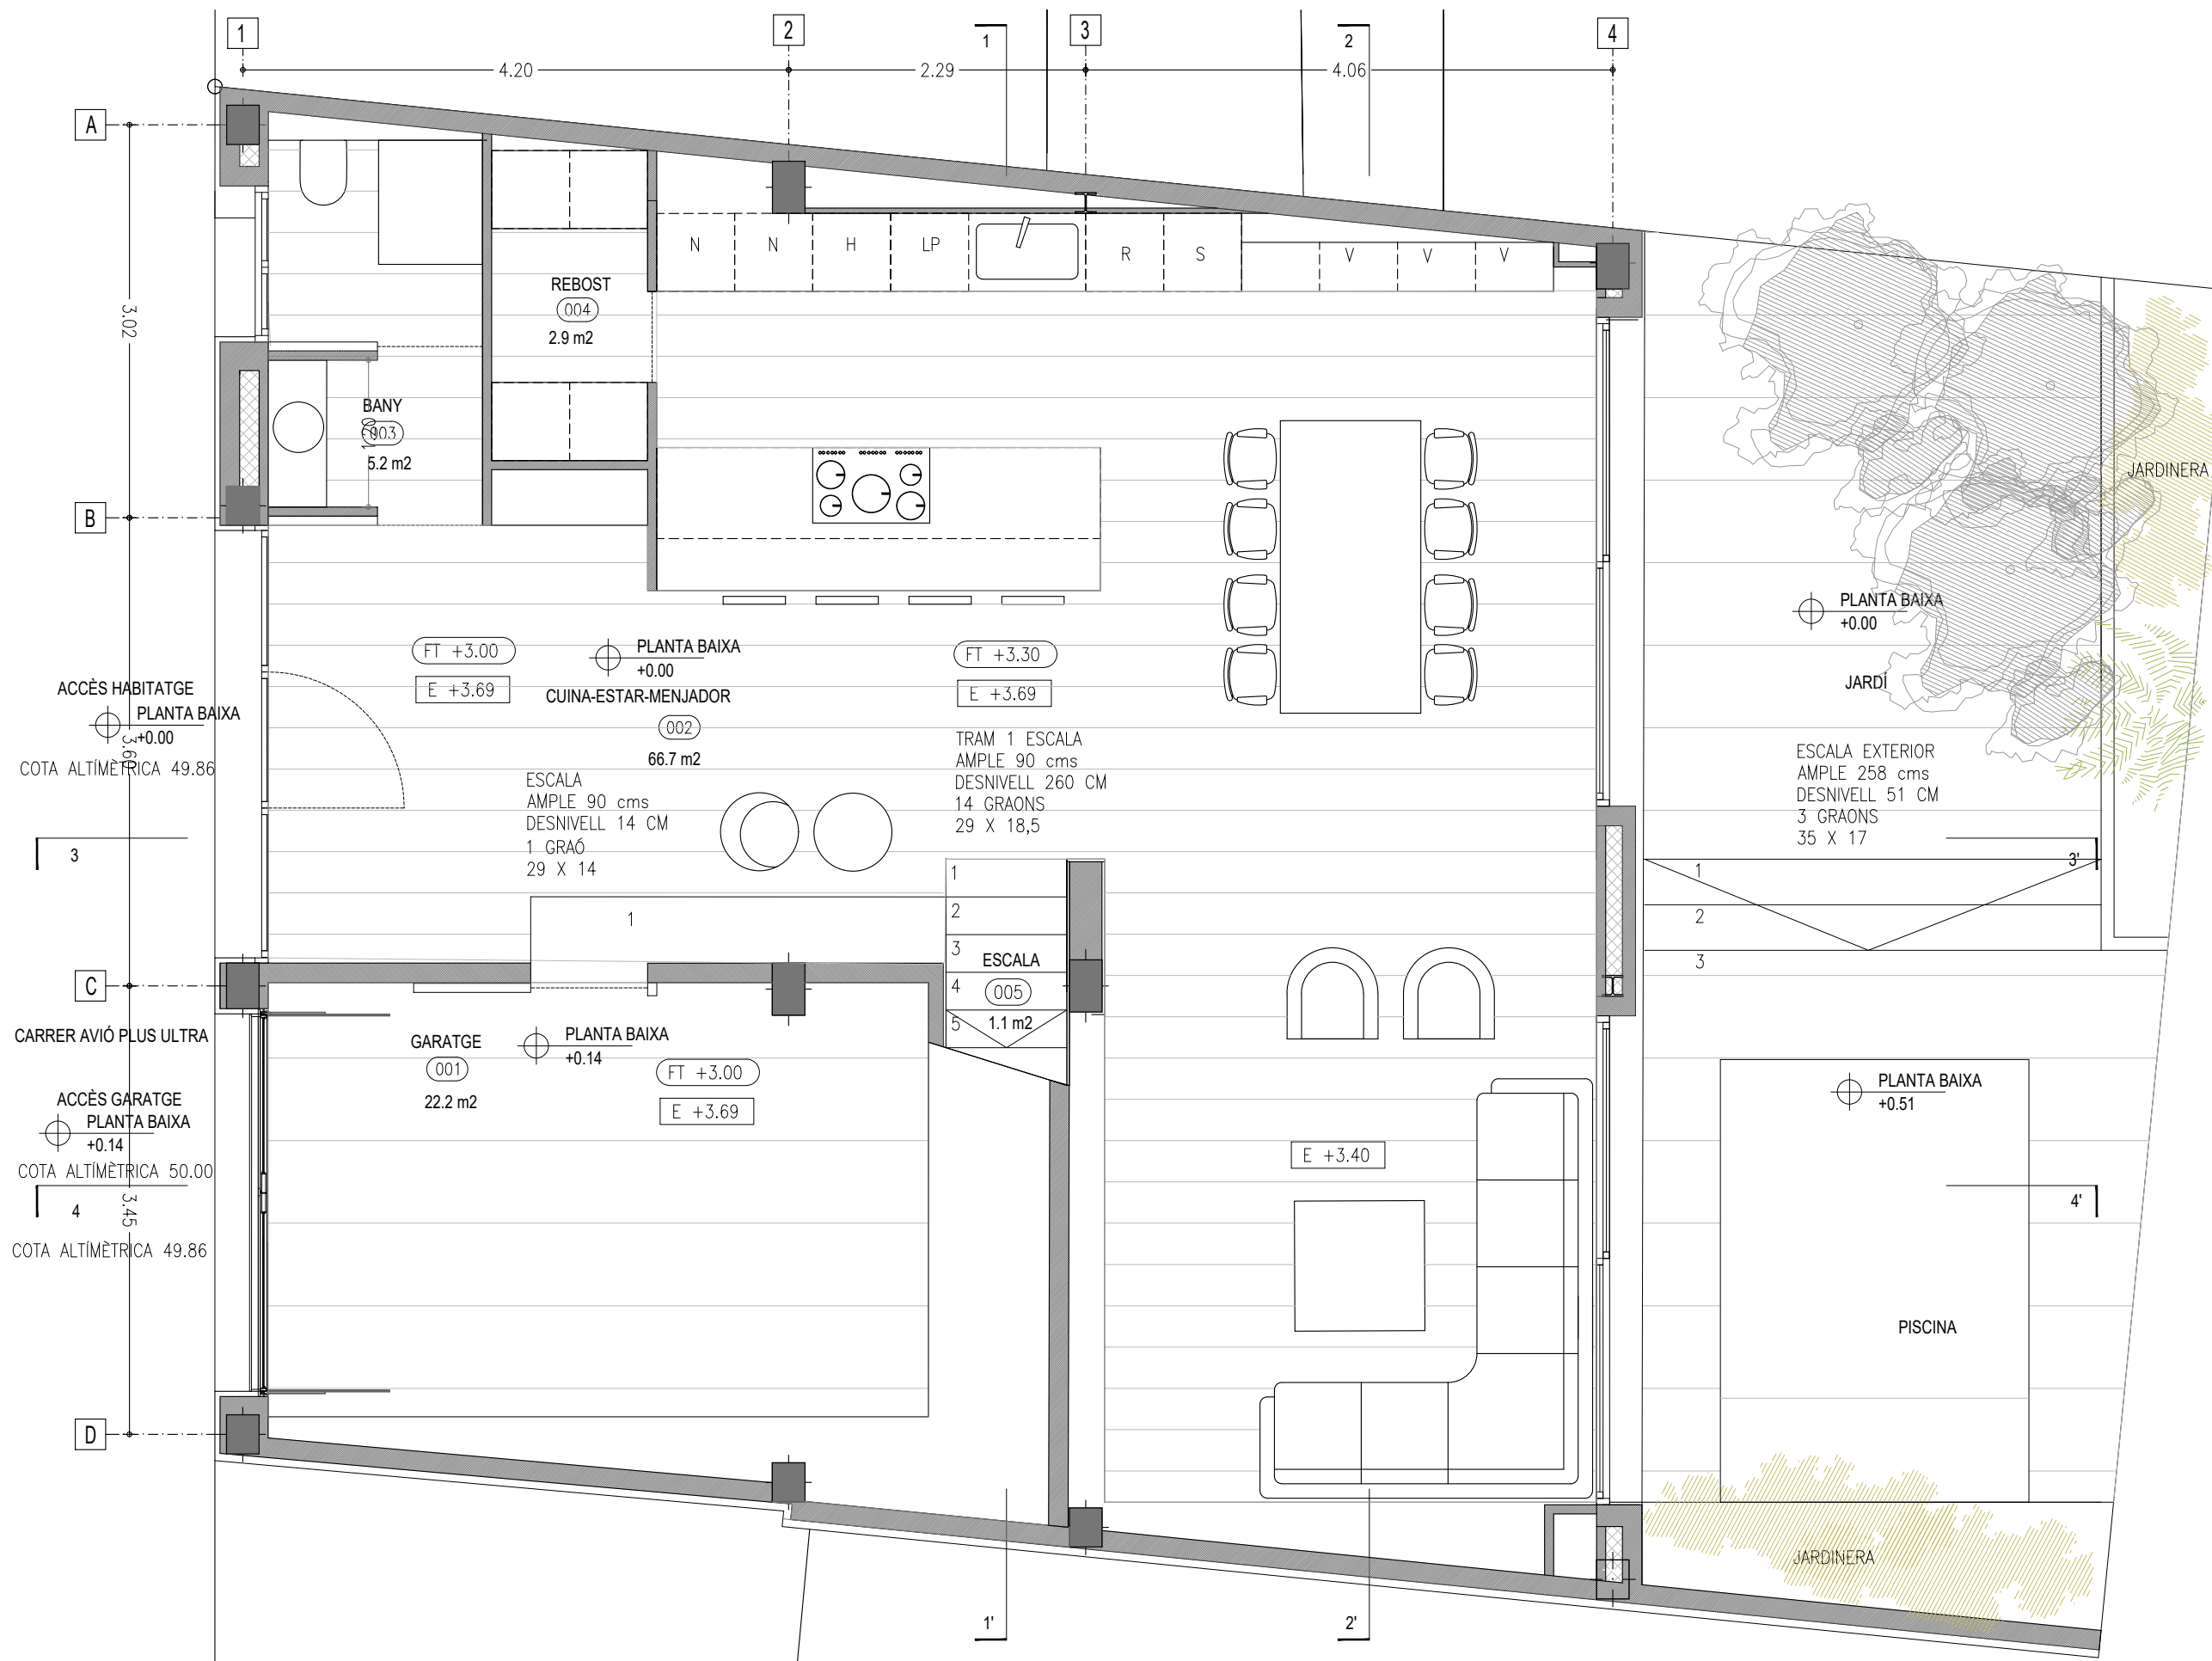

QUADRE DE SUPERFÍCIES

SUPERFÍCIES ÚTILS		
001	GARATGE	22.2 m2
002	ESTAR-CUINA- MENJADOR	66.7 m2
003	REBOST	2.9 m2
004	BANY PRACTICABLE	5.2 m2
005	ESCALA	1.1 m2
SUPERFÍCIE ÚTIL PB		98,1 m2
SUPERFÍCIE CONSTRUÏDA PB		112.5 m2

SUP. CONSTRUÏDA PB	112,50 m2
SUP.CONSTRUÏDA P1	95,88 m2
SUP. CONSTRUÏDA BADALOT	23,00 m2
TOTAL CONSTRUÏDA	231,38 m2

PROJECTE
HABITATGE UNIFAMILIAR ENTRE MITGERES
PROJECTE BÀSIC

EMPLAÇAMENT
CARRER AVIÓ PLUS ULTRA, 9

PROMOTORES
FRANCISCO NAVARRO
JOSÉ MANUEL NAVARRO

ARQUITECTE
JOSE MANUEL NAVARRO
GARCÍA-SICILIA
T 687492329
yosko.bcn@gmail.com

NO PRENDRE MIDES SOBRE EL PLÀNOL. ÚNICAMENT SON VÀLIDES LES COTES GRAFIADES EN EL DIBUIX

TOTES LES DIMENSIONS ACOTADES ES COMPROBARAN EN OBRA

QUALSEVOL ERROR U OMISIÓ HA SER COMUNICAT INMEDIATAMENT A LA DIRECCIÓ FACULTATIVA

AQUEST PLÀNOL S'HA DE COMPLEMENTAR AMB ELS PLÀNOLS ESTRUCTURA I INSTAL·LACIONS


DATA: 4 JUNY 2024

PLÀNOL
ARQUITECTURA
PLANTA BAIXA
DISTRIBUCIÓ

ESCALA 1:50 A3

REFERENCIA INTERNA 2300-PB-10-001

PLÀNOL N.º 10-001 1 DE 4

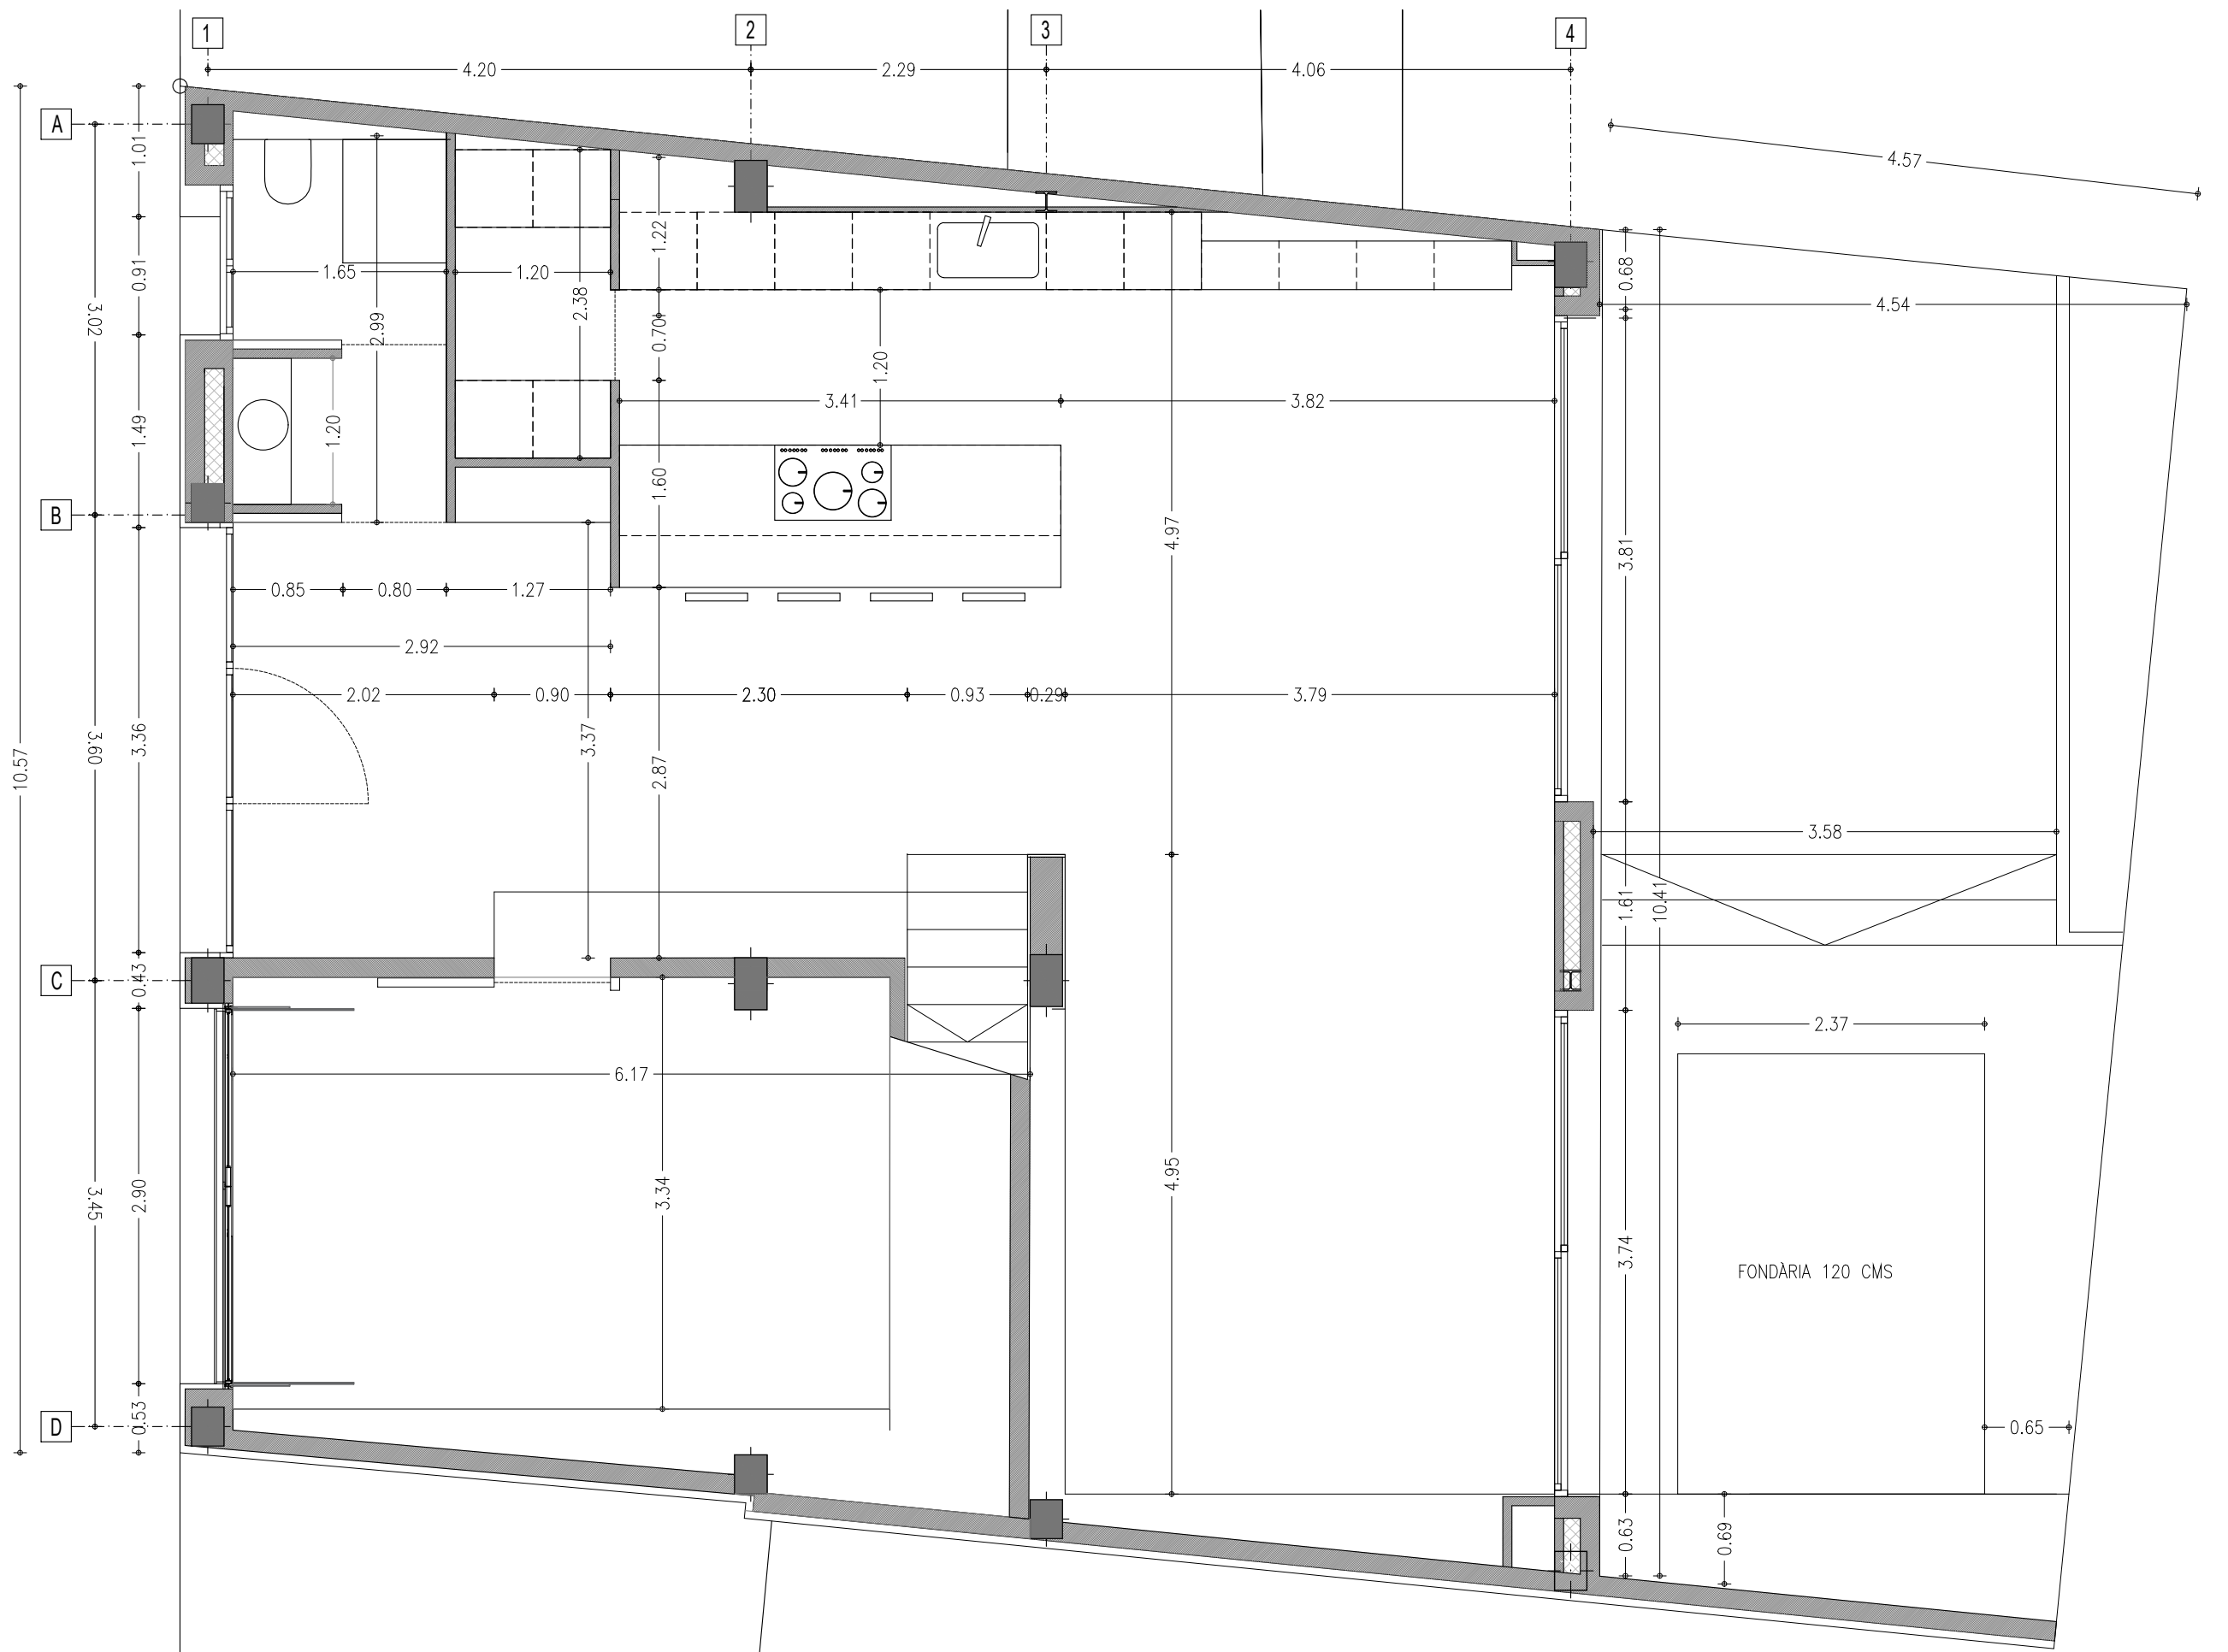

DISTÀNCIA PISCINA A MITGERES > 60
 (ARTICLE 546-7 DE DISTÀNCIES DE
 PISCINES, EXCAVACIONS I POUS DE LA LLEI
 5/2006, DE 10 DE MAIG, DEL LLIBRE
 CINQUÈ DEL CODI CIVIL DE CATALUNYA)

PROJECTE
 HABITATGE UNIFAMILIAR ENTRE MITGERES
 PROJECTE BÀSIC

EMPLAÇAMENT
 CARRER AVIÓ PLUS ULTRA, 9

PROMOTORES
 FRANCISCO
 NAVARRO
 JOSÉ MANUEL
 NAVARRO

ARQUITECTE
 JOSE MANUEL
 NAVARRO
 GARCÍA-SICILIA
 T 687492329
 yosko.bcn@gmail.com

NO PRENDRE MIDES SOBRE EL PLÀNOL. ÚNICAMENT SON VÀLIDES LES COTES GRAFIADES EN EL DIBUIX

TOTES LES DIMENSIONS ACOTADES ES COMPROBARAN EN OBRA

QUALSEVOL ERROR U OMISIÓ HA SER COMUNICAT INMEDIATAMENT A LA DIRECCIÓ FACULTATIVA

AQUEST PLÀNOL S'HA DE COMPLEMENTAR AMB ELS PLÀNOLS ESTRUCTURA I INSTAL·LACIONS


DATA: 4 JUNY 2024

PLÀNOL
 ARQUITECTURA
 PLANTA BAIXA
 COTES

ESCALA 1:50 A3

REFERENCIA INTERNA 2300-PB-10-001

PLANOL Nº. 10-001 2 DE 4

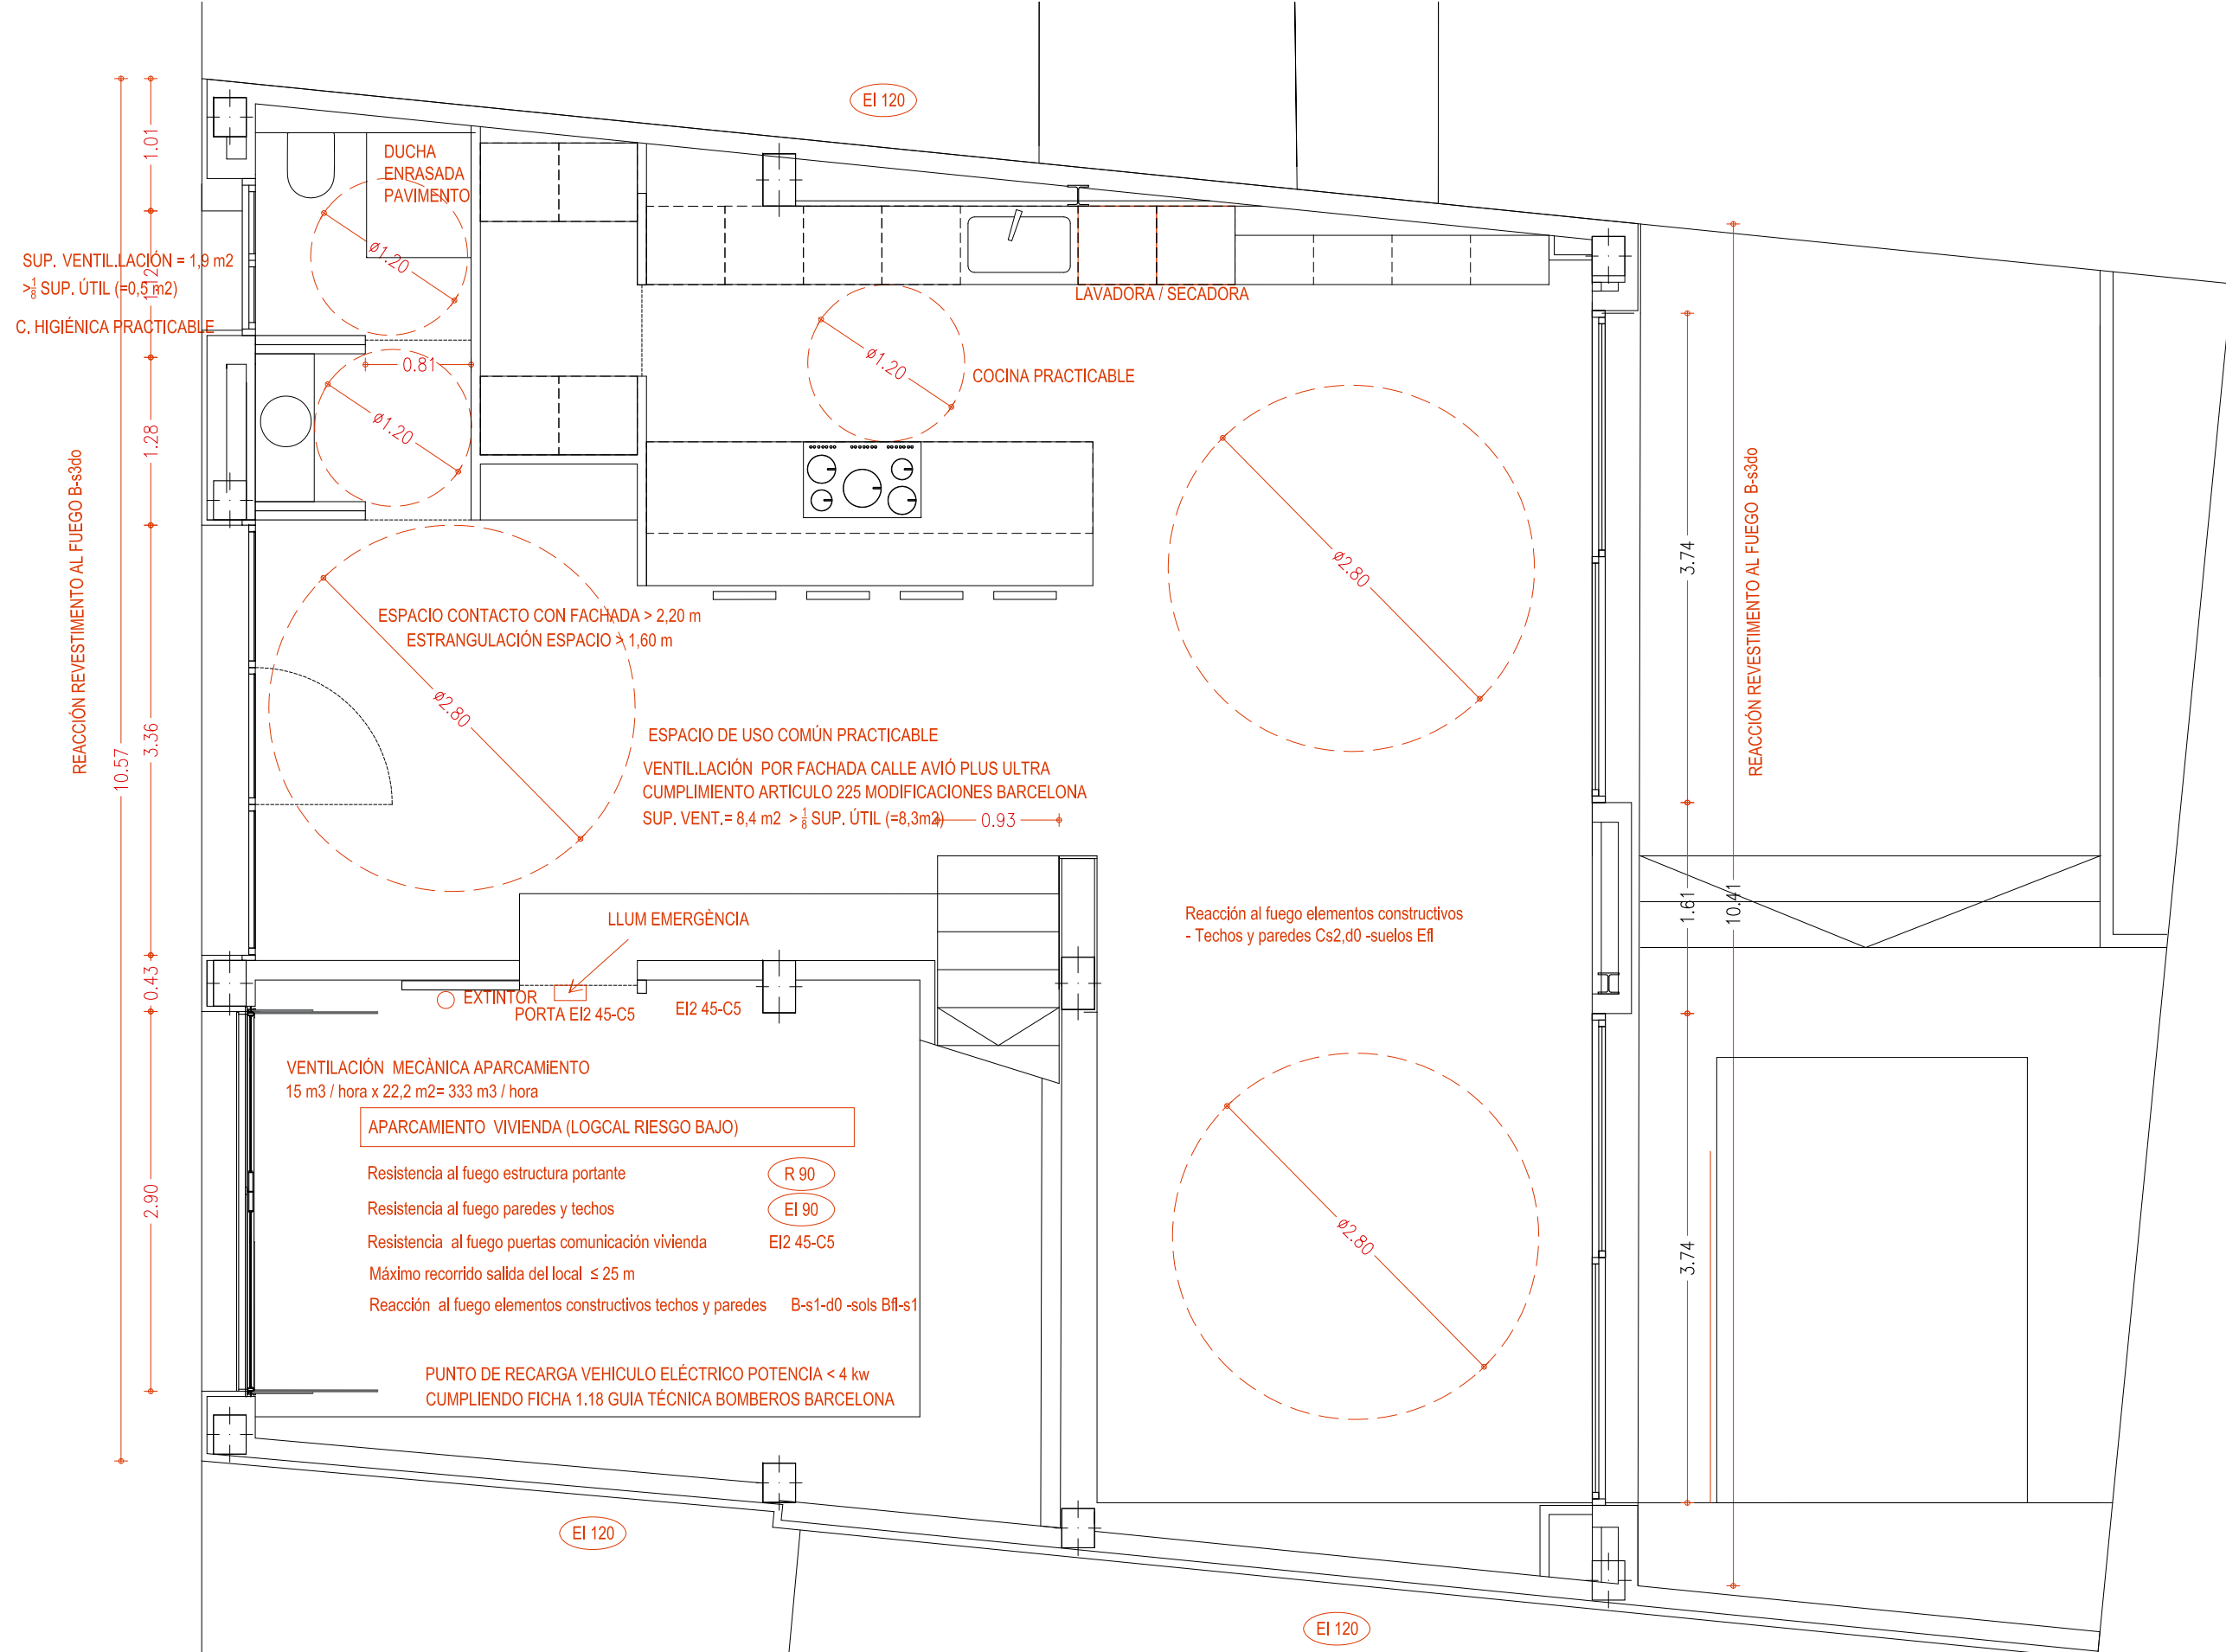

PROJECTE
HABITATGE UNIFAMILIAR ENTRE MITGERES
 PROJECTE BÀSIC

EMPLAÇAMENT
CARRER AVIÓ PLUS ULTRA, 9

PROMOTORES
FRANCISCO NAVARRO
JOSÉ MANUEL NAVARRO

ARQUITECTE
JOSE MANUEL NAVARRO
GARCÍA-SICILIA
 T 687492329
 yosko.bcn@gmail.com

NO PRENDRE MIDES SOBRE EL PLÀNOL. ÚNICAMENT SON VÀLIDES LES COTES GRAFIADES EN EL DIBUIX

TOTES LES DIMENSIONS ACOTADES ES COMPROBARAN EN OBRA

QUALSEVOL ERROR U OMISIÓ HA SER COMUNICAT INMEDIATAMENT A LA DIRECCIÓ FACULTATIVA

AQUEST PLÀNOL S'HA DE COMPLEMENTAR AMB ELS PLÀNOLS ESTRUCTURA I INSTAL·LACIONS


DATA: 4 JUNY 2024

PLANOL
ARQUITECTURA
PLANTA BAIXA
INCENDI, VENTILACIÓ, ACCESSIBILITAT

ESCALA 1:50 A3

REFERENCIA INTERNA 2300-PB-10-001

PLANOL Nº. 10-001 3 DE 4

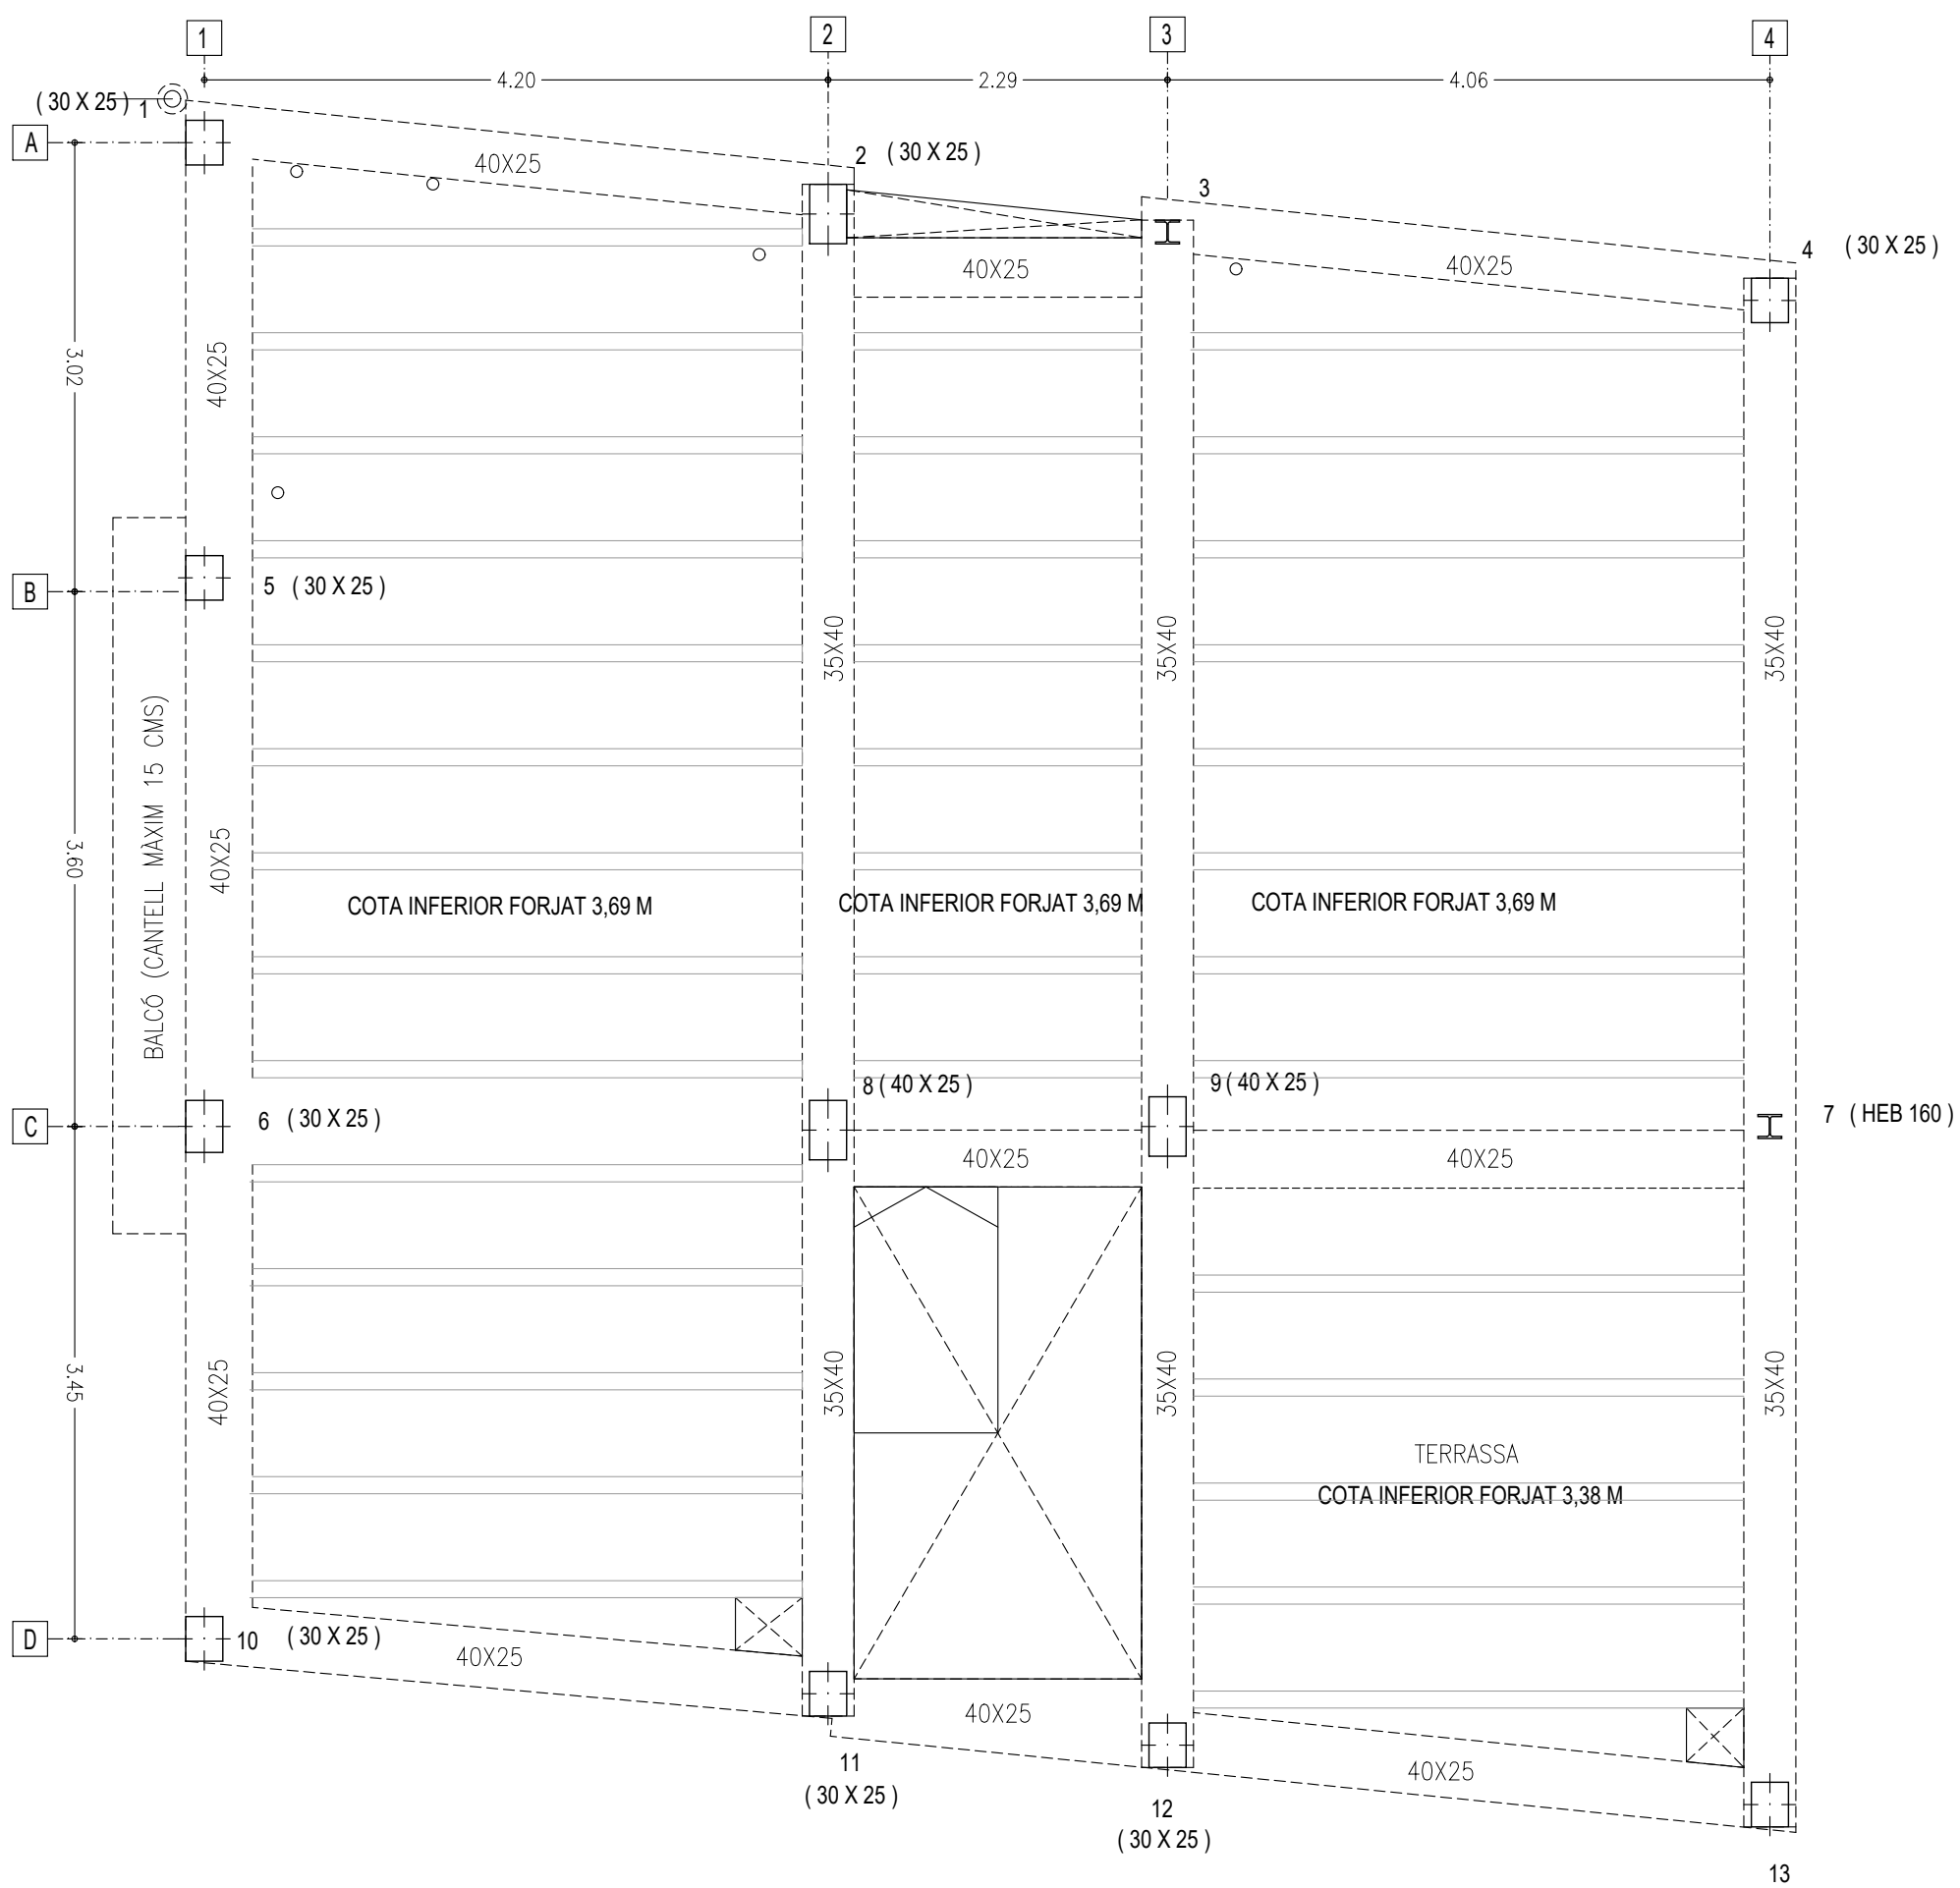

PROJECTE
HABITATGE UNIFAMILIAR ENTRE MITGERES
PROJECTE BÀSIC

EMPLAÇAMENT
CARRER AVIÓ PLUS ULTRA, 9

PROMOTORES
FRANCISCO NAVARRO
JOSÉ MANUEL NAVARRO

ARQUITECTE
JOSE MANUEL NAVARRO
GARCÍA-SICILIA
T 687492329
yosko.bcn@gmail.com

NO PRENDRE MIDES SOBRE EL PLÀNOL. ÚNICAMENT SON VÀLIDES LES COTES GRAFIADES EN EL DIBUIX

TOTES LES DIMENSIONS ACOTADES ES COMPROBARAN EN OBRA

QUALSEVOL ERROR U OMISIÓ HA SER COMUNICAT INMEDIATAMENT A LA DIRECCIÓ FACULTATIVA

AQUEST PLÀNOL S'HA DE COMPLEMENTAR AMB ELS PLÀNOLS ESTRUCTURA I INSTAL·LACIONS


DATA: 4 JUNY 2024

PLÀNOL
ARQUITECTURA
PLANTA BAIXA
ESTRUCTURA SOSTRE PB

ESCALA 1:50 A3

REFERENCIA INTERNA 2300-PB-10-001

PLÀNOL Nº. 10-001 4 DE 4

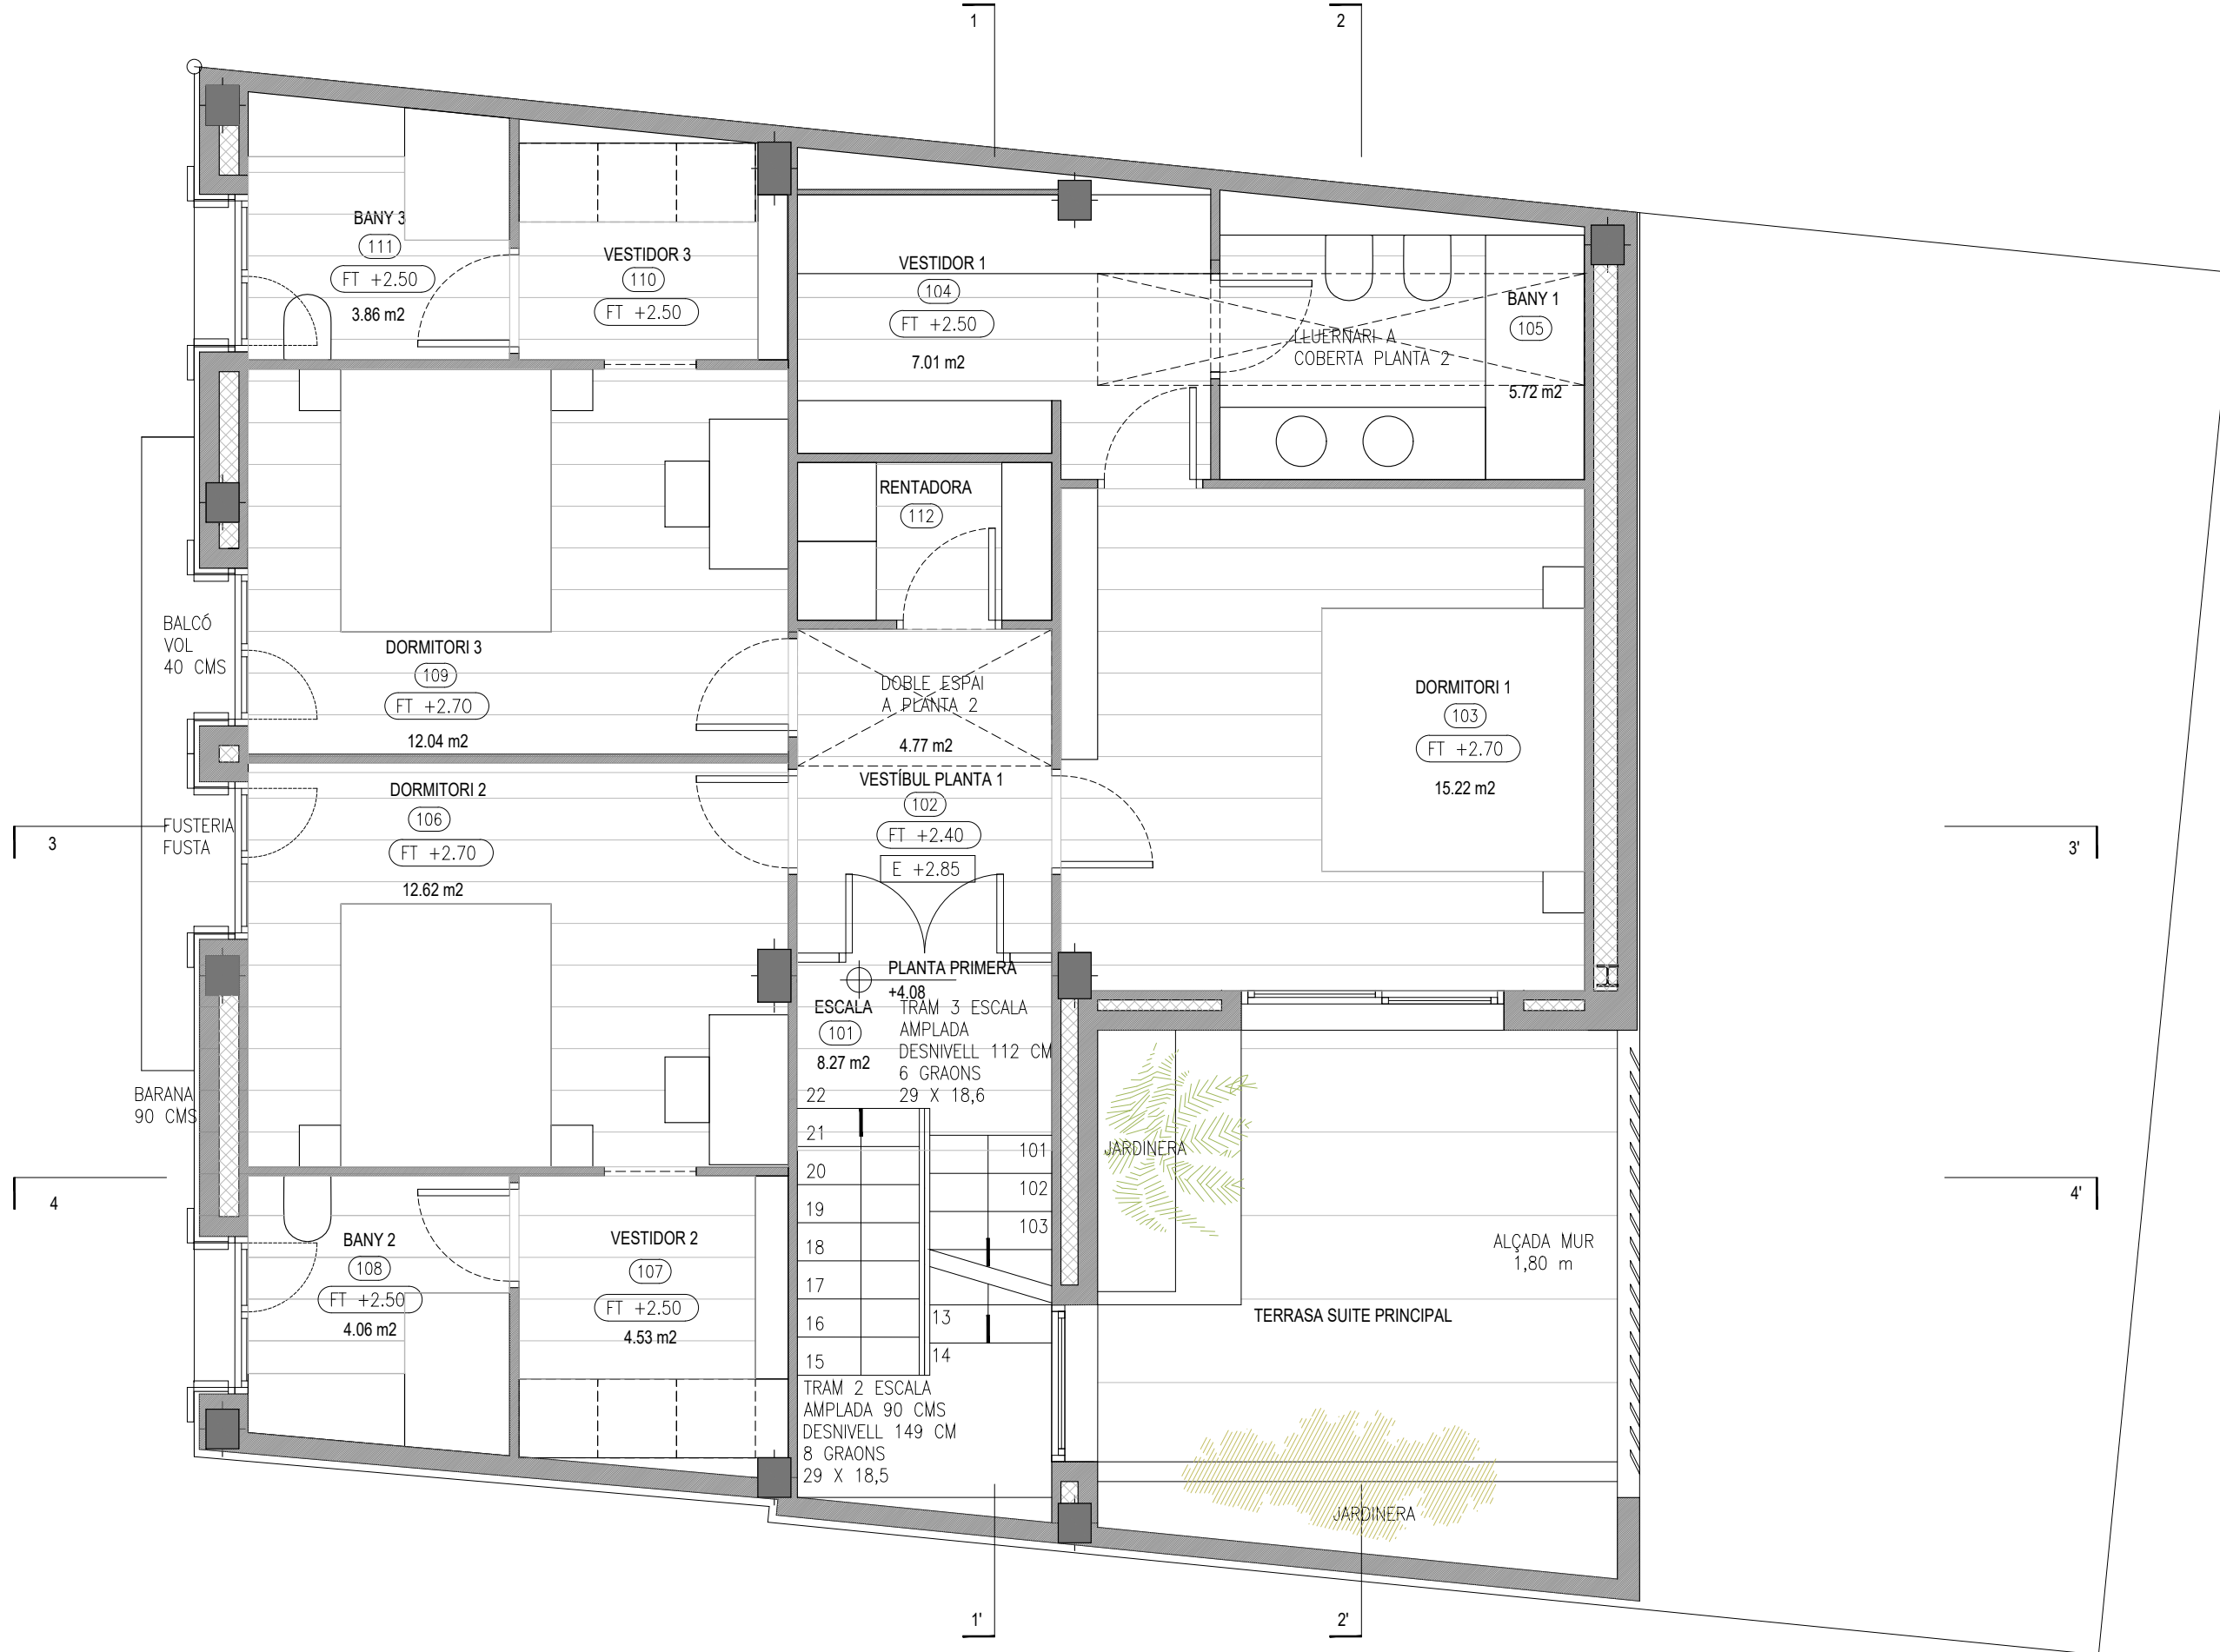

QUADRE DE SUPERFÍCIES

SUPERFÍCIES ÚTILS		
101	ESCALA	8.27 m2
102	VESTIBUL PLANTA PRIMERA	4.77 m2
103	DORMITORI 1	15.22 m2
104	VESTIDOR 1	7.01 m2
105	BANY 1	5.72 m2
106	DORMITORI 2	12.62 m2
107	VESTIDOR 2	4.53 m2
108	BANY 2	4.06 m2
109	DORMITORI 3	12.04 m2
110	VESTIDOR 3	3.44 m2
111	BANY 3	3.86 m2
112	RENTADORA	2.32 m2
TOTAL SUPERFICIE ÚTIL		83,77 m2
TOTAL SUPERFICIE CONSTRUÏDA		95,88 m2
SUP. CONSTRUÏDA PB		112,50 m2
SUP. CONSTRUÏDA P1		95,88 m2
SUP. CONSTRUÏDA BADALOT		23,00 m2
TOTAL CONSTRUÏDA		231,38 m2

PROJECTE
HABITATGE UNIFAMILIAR ENTRE MITGERES
PROJECTE BÀSIC

EMPLAÇAMENT
CARRER AVIÓ PLUS ULTRA, 9

PROMOTORES
FRANCISCO NAVARRO
JOSÉ MANUEL NAVARRO

ARQUITECTE
JOSE MANUEL NAVARRO
GARCÍA-SICILIA
T 687492329
yosko.bcn@gmail.com

NO PRENDRE MIDES SOBRE EL PLÀNOL. ÚNICAMENT SON VÁLIDES LES COTES GRAFIADES EN EL DIBUIX

TOTES LES DIMENSIONS ACOTADES ES COMPROBARAN EN OBRA

QUALSEVOL ERROR U OMISSIÓ HA SER COMUNICAT INMEDIATAMENT A LA DIRECCIÓ FACULTATIVA

AQUEST PLÀNOL S'HA DE COMPLEMENTAR AMB ELS PLÀNOLS ESTRUCTURA I INSTAL·LACIONS


DATA: 4 JUNY 2024

PLÀNOL
ARQUITECTURA
PLANTA PRIMERA
DISTRIBUCIÓ

ESCALA 1:50 A3

REFERENCIA INTERNA 2300-PB-10-002

PLANOL Nº. 10-002 1 DE 4

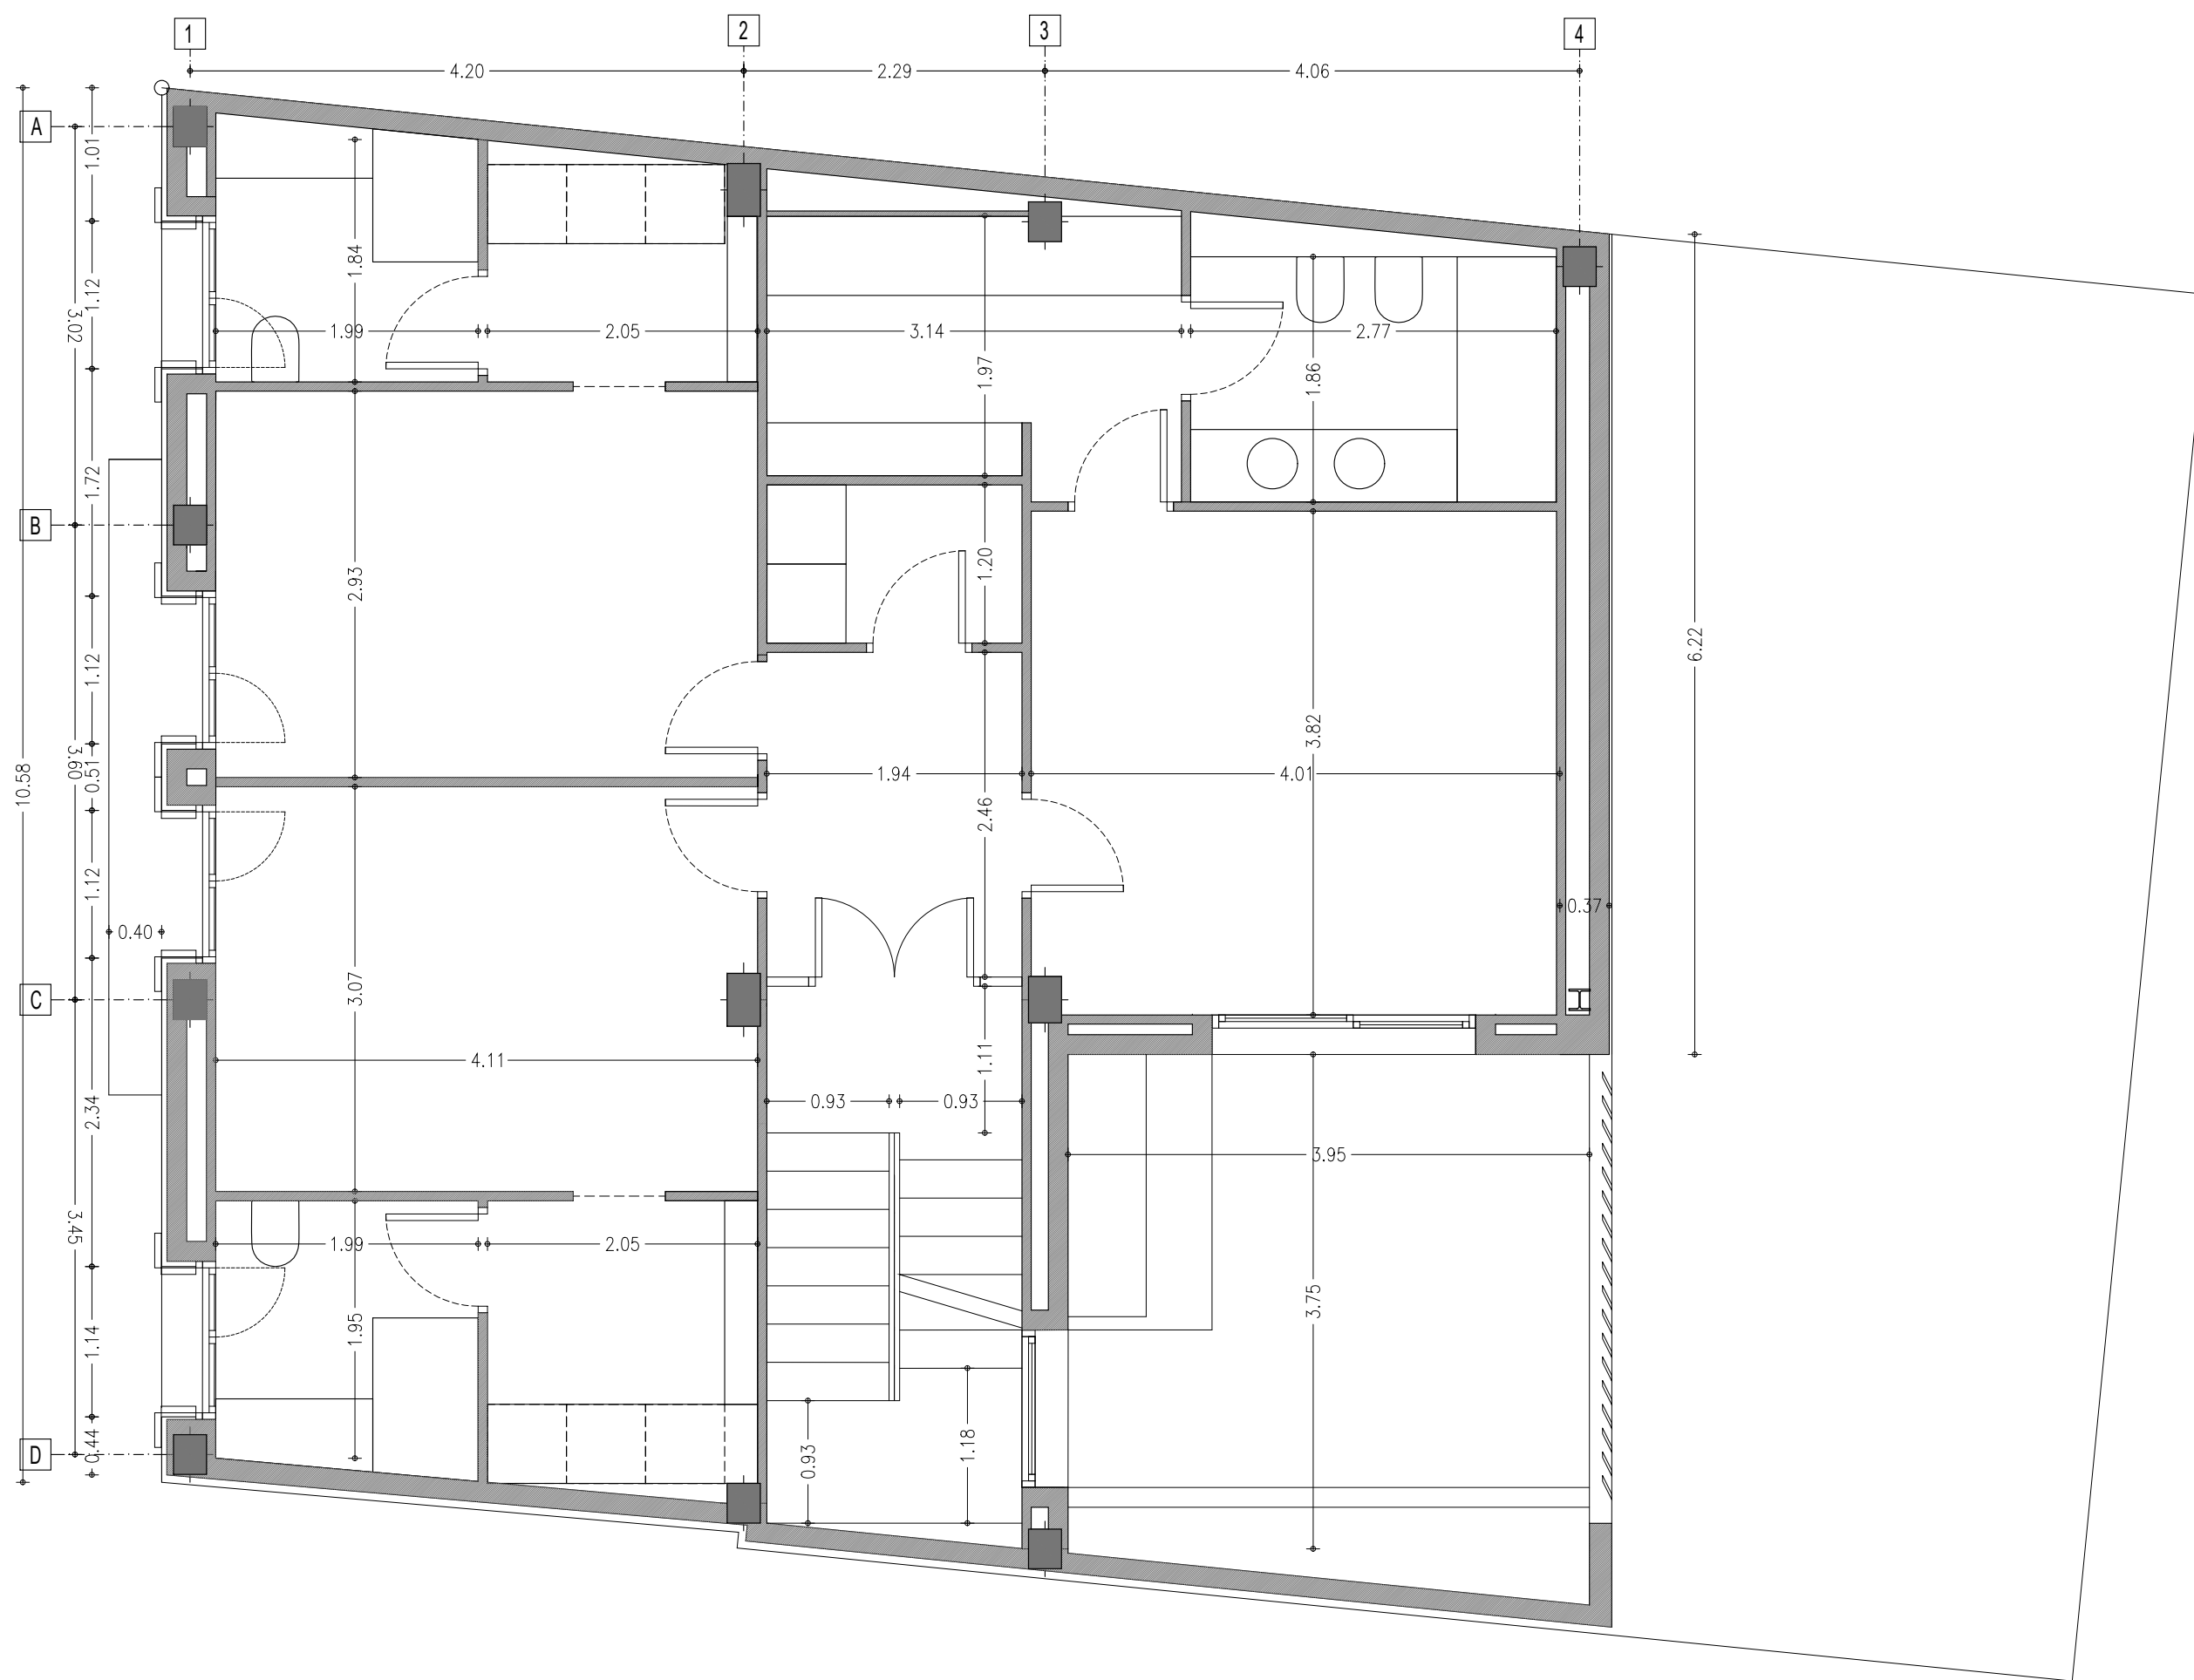

PROJECTE
 HABITATGE UNIFAMILIAR ENTRE MITGERES
 PROJECTE BÀSIC

EMPLAÇAMENT
 CARRER AVIÓ PLUS ULTRA, 9

PROMOTORES
 FRANCISCO
 NAVARRO
 JOSÉ MANUEL
 NAVARRO

ARQUITECTE
 JOSE MANUEL
 NAVARRO
 GARCÍA-SICILIA
 T 687492329
 yosko.bcn@gmail.com

NO PRENDRE MIDES SOBRE EL PLÀNOL. ÚNICAMENT SON VÀLIDES LES COTES GRAFIADES EN EL DIBUIX

TOTES LES DIMENSIONS ACOTADES ES COMPROBARAN EN OBRA

QUALSEVOL ERROR U OMISSIÓ HA SER COMUNICAT INMEDIATAMENT A LA DIRECCIÓ FACULTATIVA

AQUEST PLÀNOL S'HA DE COMPLEMENTAR AMB ELS PLÀNOLS ESTRUCTURA I INSTAL·LACIONS

DATA: 4 JUNY 2024


PLANOL
 ARQUITECTURA
 PLANTA PRIMERA
 COTES

N

ESCALA 1:50 A3

REFERENCIA INTERNA 2300-PB-10-002

PLANOL Nº. 10-002 2 DE 4

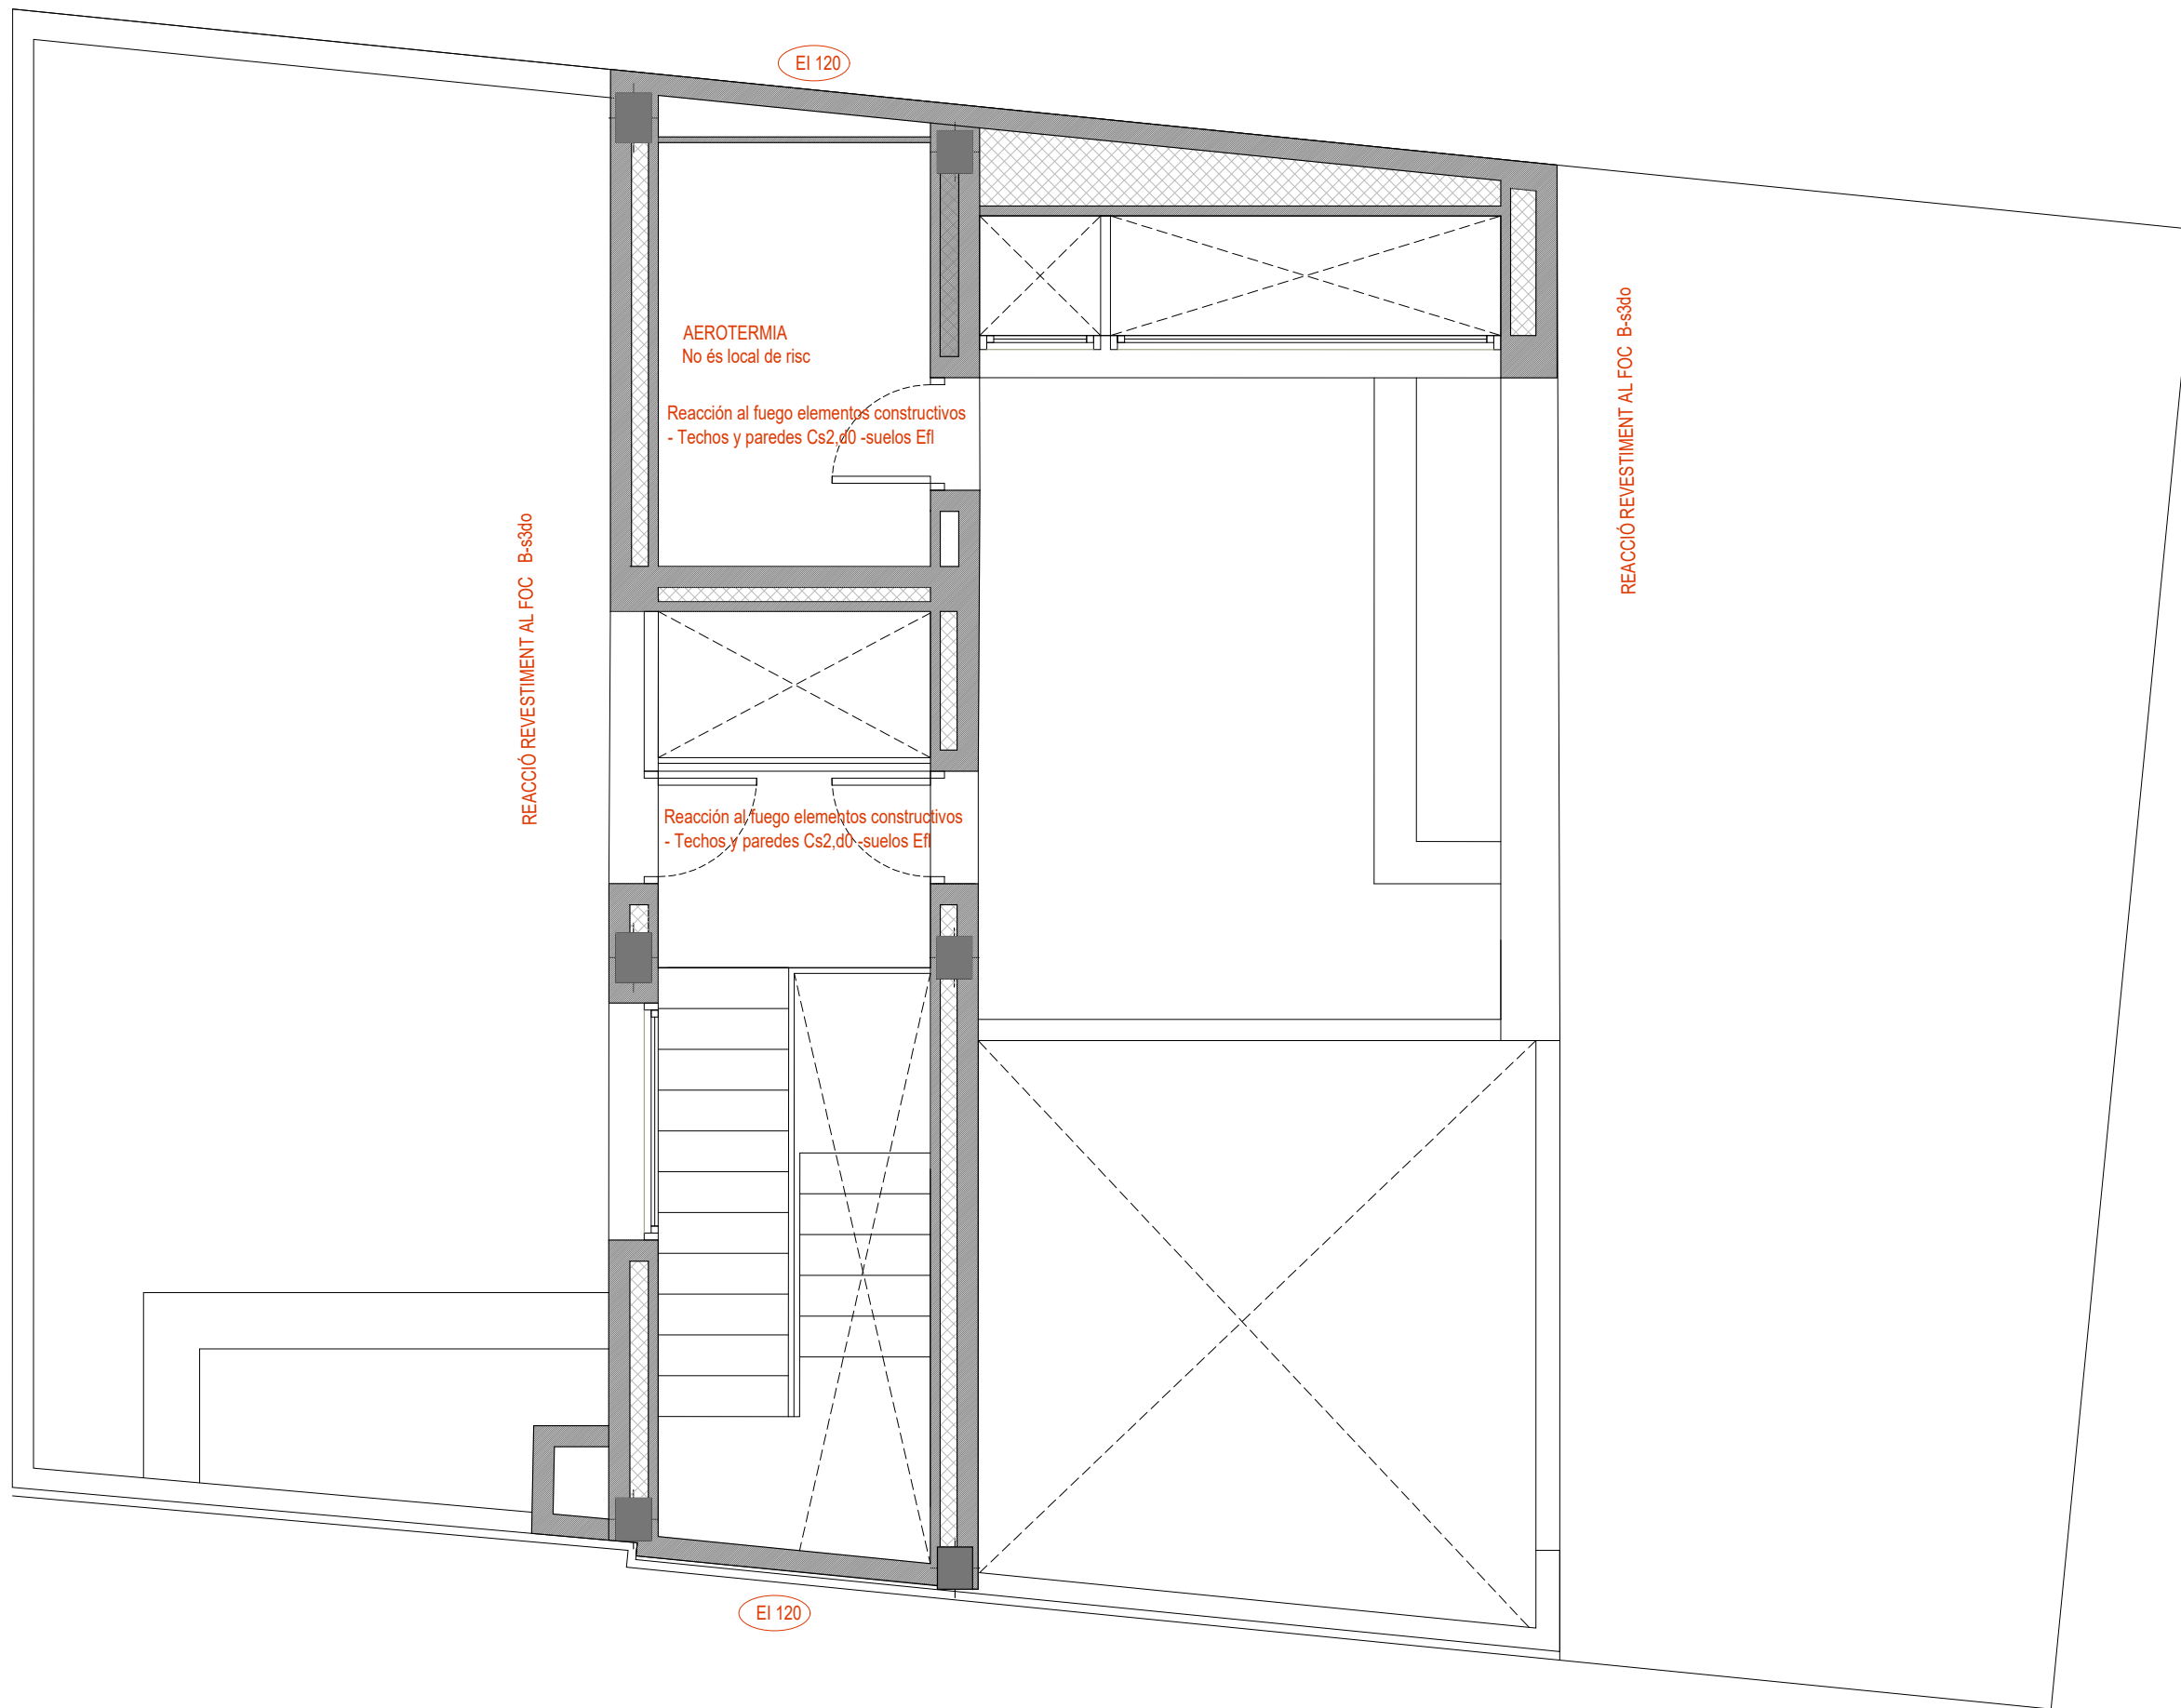

PROJECTE
HABITATGE UNIFAMILIAR ENTRE MITGERES
PROJECTE BÀSIC

EMPLAÇAMENT
CARRER AVIÓ PLUS ULTRA, 9

PROMOTORES
FRANCISCO NAVARRO
JOSÉ MANUEL NAVARRO

ARQUITECTE
JOSE MANUEL NAVARRO
GARCÍA-SICILIA
T 687492329
yosko.bcn@gmail.com

NO PRENDRE MIDES SOBRE EL PLÀNOL. ÚNICAMENT SON VÁLIDES LES COTES GRAFIADES EN EL DIBUIX

TOTES LES DIMENSIONS ACOTADES ES COMPROBARAN EN OBRA

QUALSEVOL ERROR U OMISIÓ HA SER COMUNICAT INMEDIATAMENT A LA DIRECCIÓ FACULTATIVA

AQUEST PLÀNOL S'HA DE COMPLEMENTAR AMB ELS PLÀNOLS ESTRUCTURA I INSTALCIONS


DATA: 4 JUNY 2024

PLANOL
ARQUITECTURA
PLANTA BADALOT
INCENDI, VENTILACIÓ, ACCESSIBILITAT

ESCALA 1:50 A3

REFERENCIA INTERNA 2300-PB-10-003

PLANOL Nº. 10-003

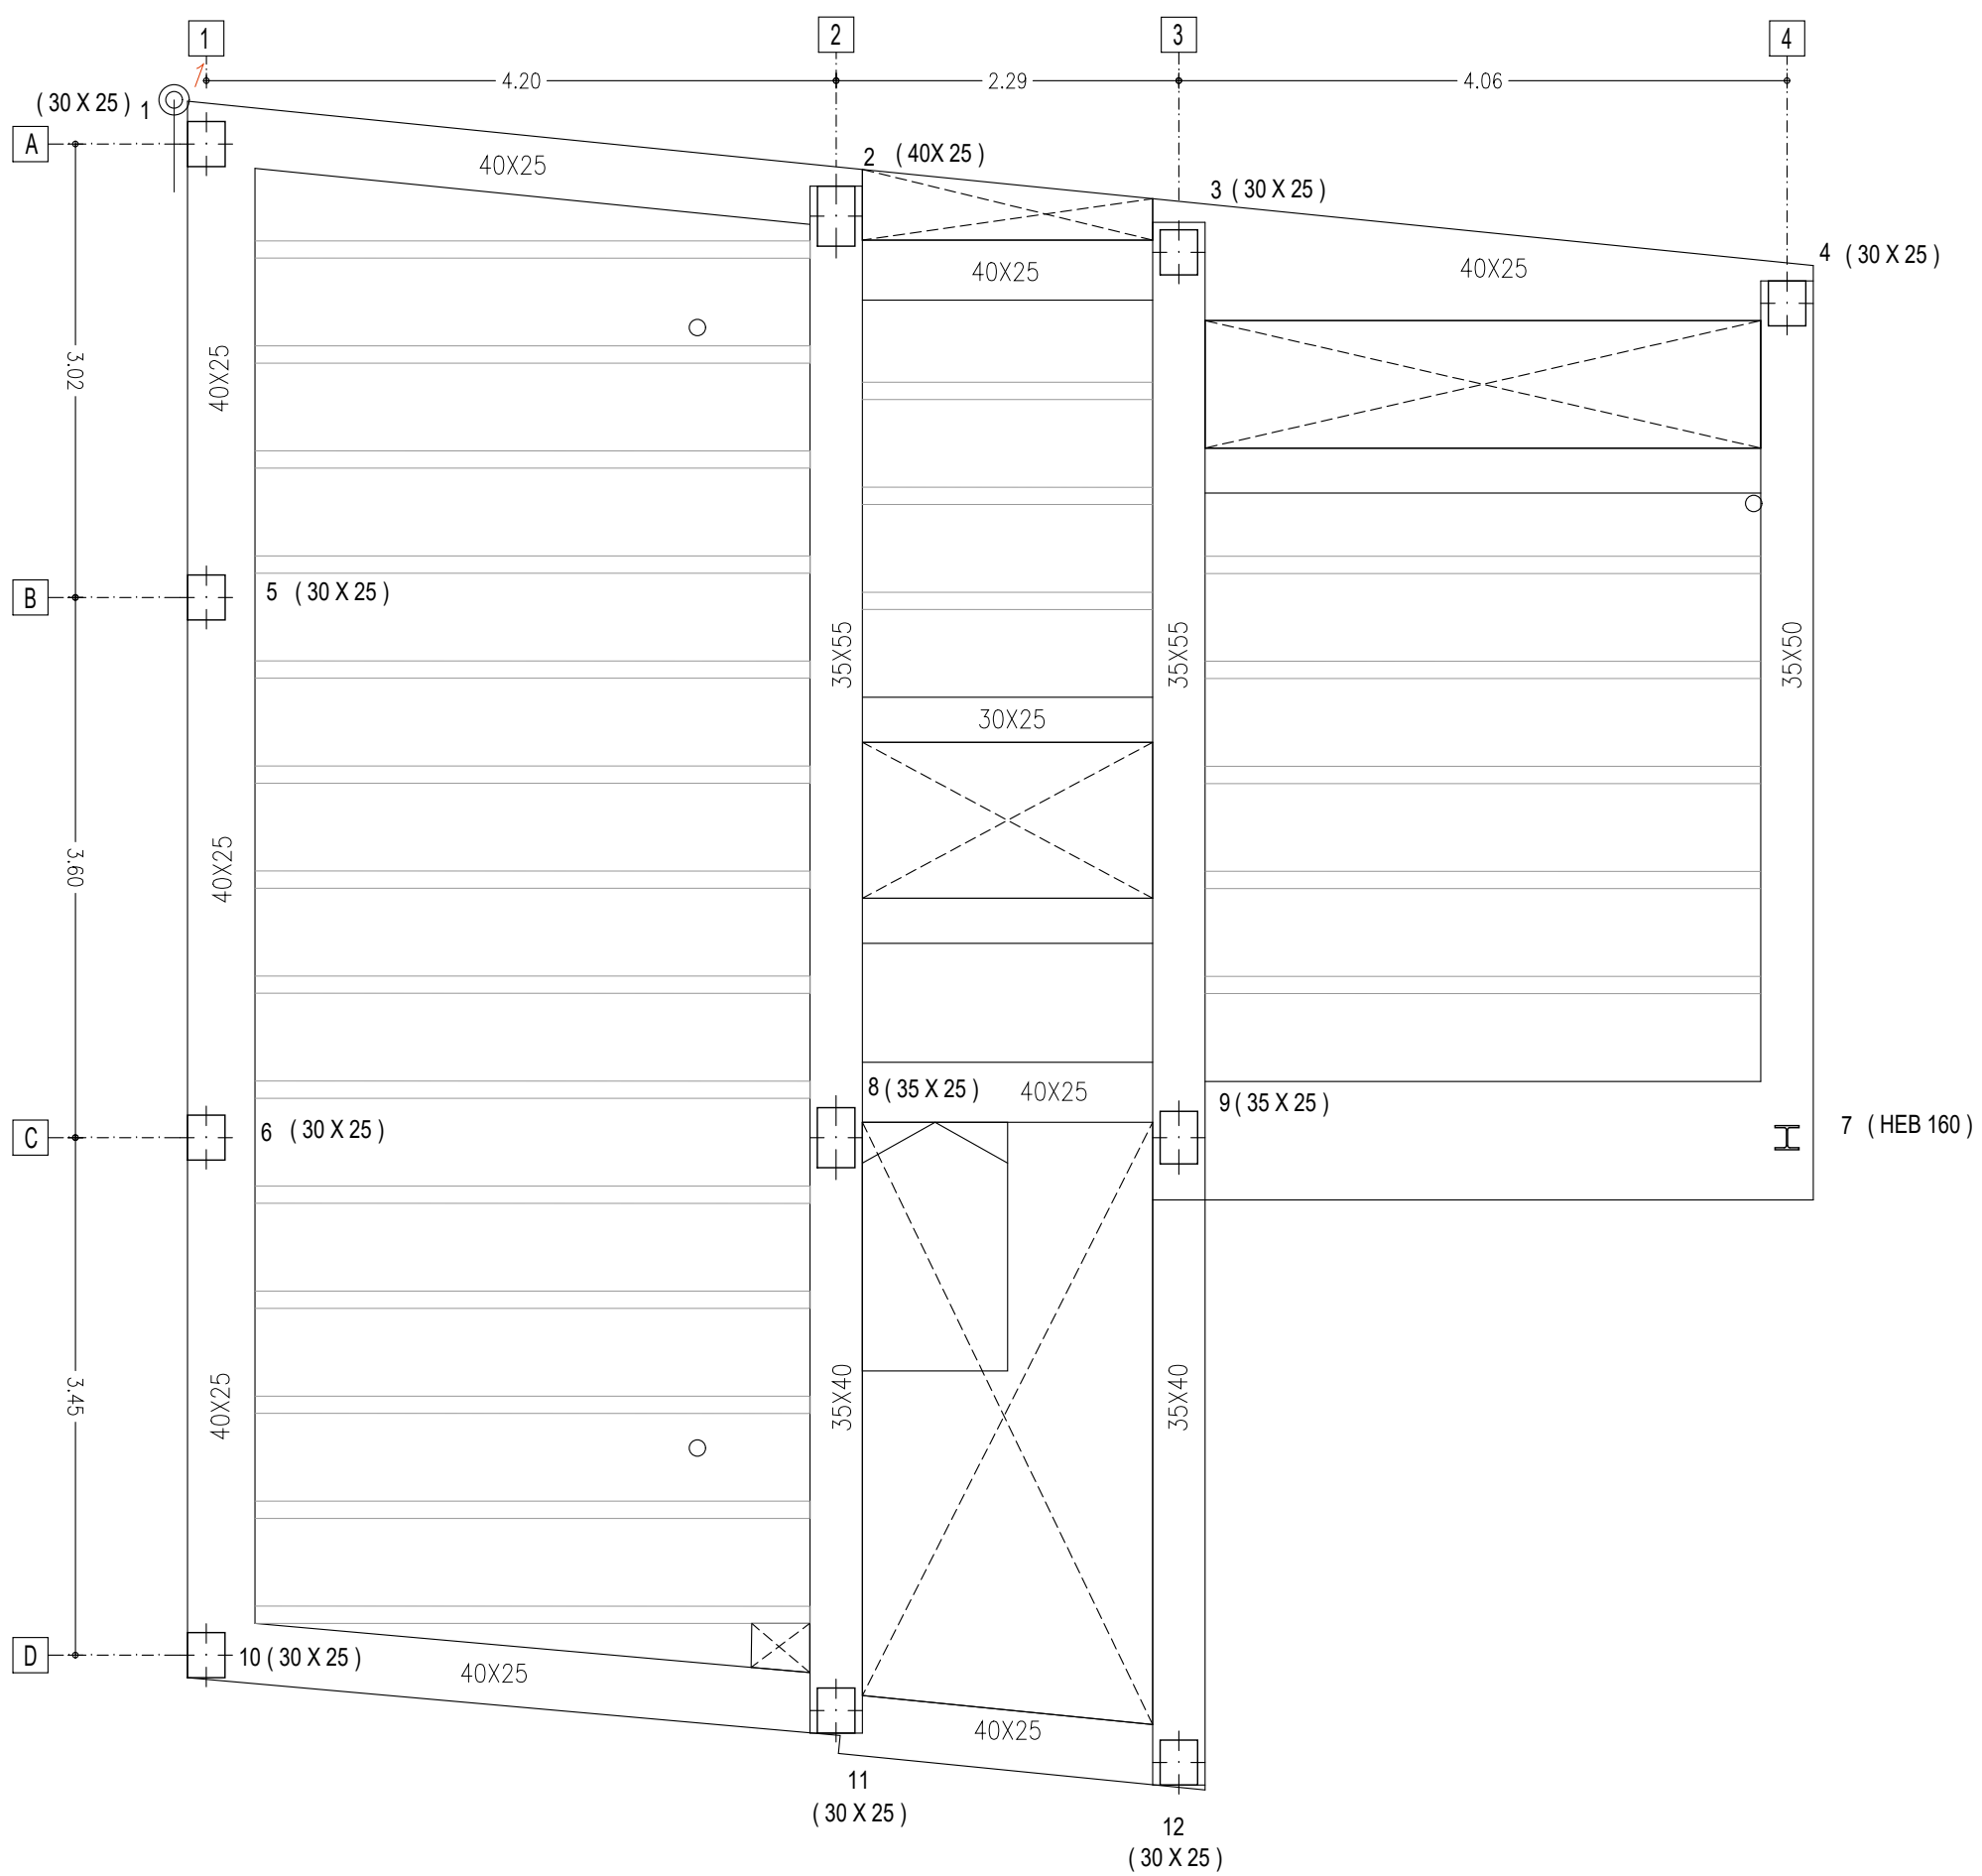

PROJECTE
 HABITATGE UNIFAMILIAR ENTRE MITGERES
 PROJECTE BÀSIC

EMPLAÇAMENT
 CARRER AVIÓ PLUS ULTRA, 9

PROMOTORES
 FRANCISCO
 NAVARRO
 JOSÉ MANUEL
 NAVARRO

ARQUITECTE
 JOSE MANUEL
 NAVARRO
 GARCÍA-SICILIA
 T 687492329
 yosko.bcn@gmail.com

NO PRENDRE MIDES SOBRE EL PLÀNOL. ÚNICAMENT SON VÀLIDES LES COTES GRAFIADES EN EL DIBUIX

TOTES LES DIMENSIONS ACOTADES ES COMPROBARAN EN OBRA

QUALSEVOL ERROR U OMISIÓ HA SER COMUNICAT INMEDIATAMENT A LA DIRECCIÓ FACULTATIVA

AQUEST PLÀNOL S'HA DE COMPLEMENTAR AMB ELS PLÀNOLS ESTRUCTURA I INSTAL·LACIONS

DATA: 4 JUNY 2024


PLANOL
 ESTRUCTURA
 PLANTA PRIMERA
 ESTRUCTURA SOSTRE P1

N

ESCALA 1:50 A3

REFERENCIA INTERNA 2300-PB-10-001

PLANOL Nº. 10-001 4 DE 4

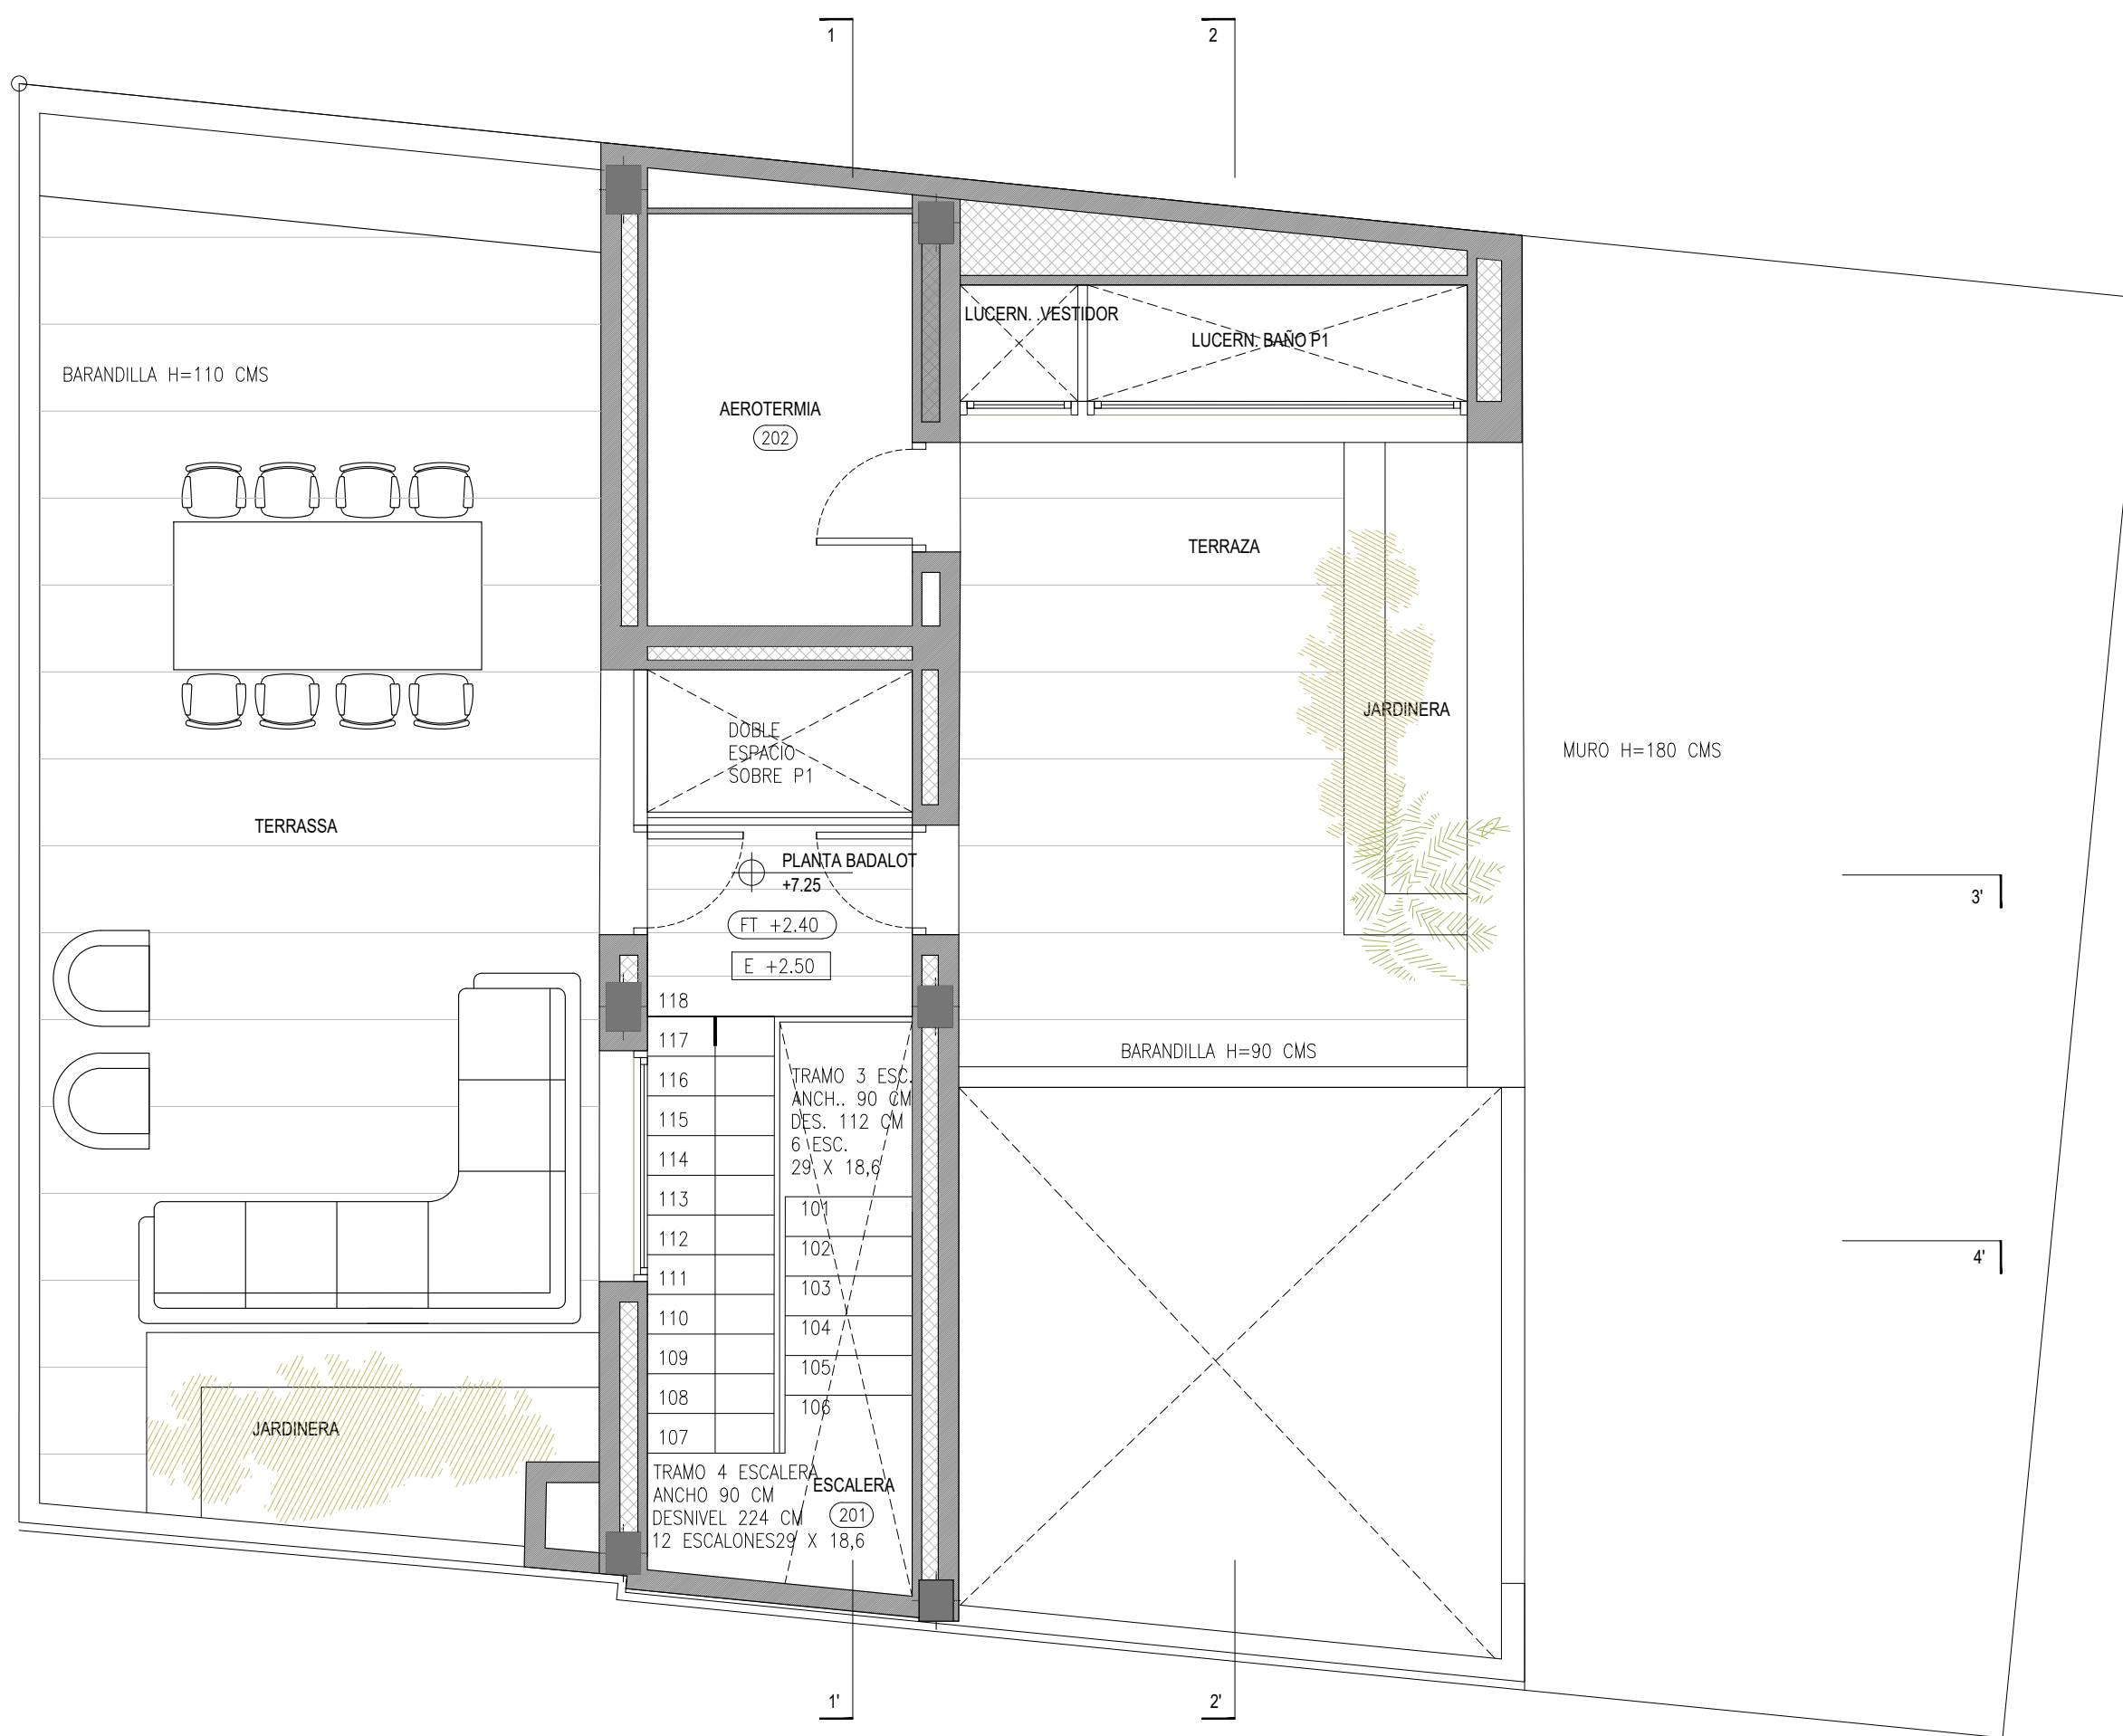

QUADRE DE SUPERFÍCIES

SUPERFÍCIES ÚTILS		
201	ESCALERA	9,56 m ²
202	AEROTERMIA	5,83 m ²
SUPERFÍCIE ÚTIL PB		15,88 m ²
SUPERFÍCIE CONSTRUÏDA PB		23,0 m ²
SUP. CONSTRUÏDA PB		112,50 m ²
SUP. CONSTRUÏDA P1		95,88 m ²
SUP. CONSTRUÏDA BADALOT		23,00 m ²
TOTAL CONSTRUÏDA		231,38 m ²

PROJECTE
 HABITATGE UNIFAMILIAR ENTRE MITGERES
 PROJECTE BÀSIC

EMPLAÇAMENT
 CARRER AVIÓ PLUS ULTRA, 9

PROMOTORES
 FRANCISCO NAVARRO
 JOSÉ MANUEL NAVARRO

ARQUITECTE
 JOSE MANUEL NAVARRO
 GARCÍA-SICILIA
 T 687492329
 yosko.bcn@gmail.com

NO PRENDRE MIDES SOBRE EL PLÀNOL. ÚNICAMENT SON VÀLIDES LES COTES GRAFIADES EN EL DIBUIX

TOTES LES DIMENSIONS ACOTADES ES COMPROBARAN EN OBRA

QUALSEVOL ERROR U OMISIÓ HA SER COMUNICAT INMEDIATAMENT A LA DIRECCIÓ FACULTATIVA

AQUEST PLÀNOL S'HA DE COMPLEMENTAR AMB ELS PLÀNOLS ESTRUCTURA I INSTAL·LACIONS


DATA: 4 JUNY 2024

PLANOL
 ARQUITECTURA
 PLANTA BADALOT
 DISTRIBUCIÓ

ESCALA 1:50 A3

REFERENCIA INTERNA 2300-PB-10-003

PLANOL Nº. 10-003

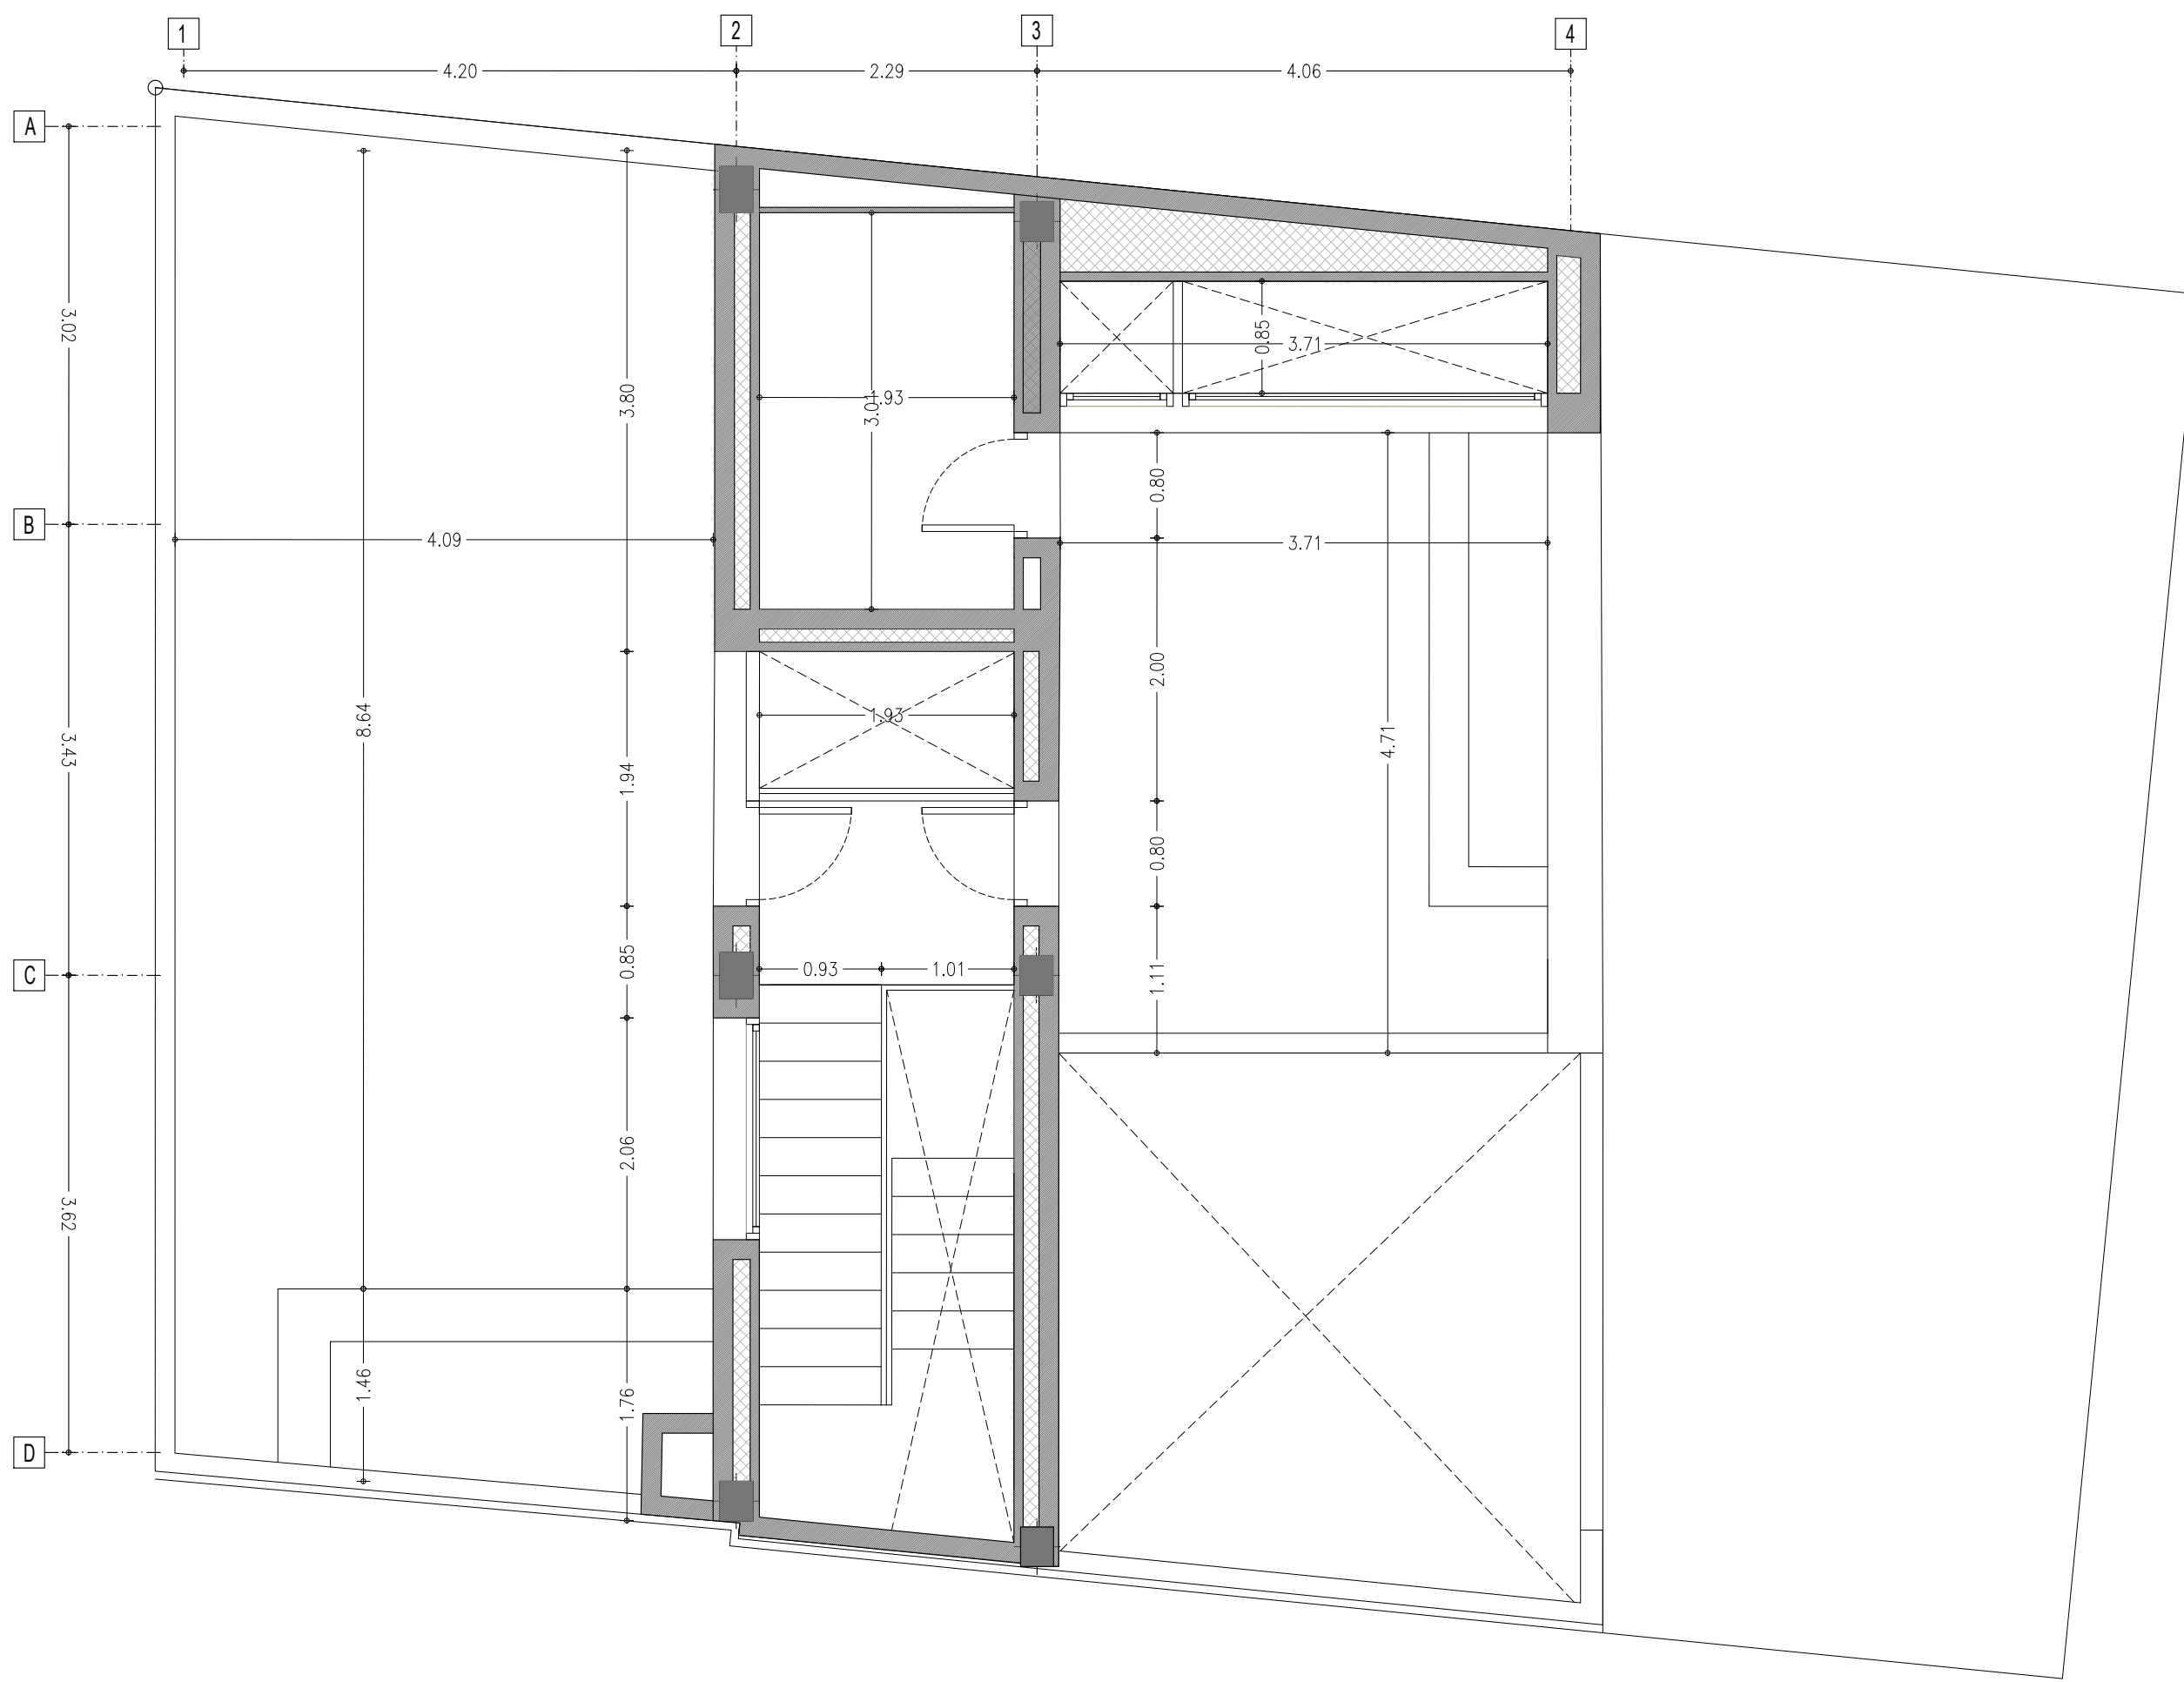

PROJECTE
HABITATGE UNIFAMILIAR ENTRE MITGERES
PROJECTE BÀSIC

EMPLAÇAMENT
CARRER AVIÓ PLUS ULTRA, 9

PROMOTORES
FRANCISCO NAVARRO
JOSÉ MANUEL NAVARRO

ARQUITECTE
JOSE MANUEL NAVARRO
GARCÍA-SICILIA
T 687492329
yosko.bcn@gmail.com

NO PRENDRE MIDES SOBRE EL PLÀNOL. ÚNICAMENT SON VÀLIDES LES COTES GRAFIADES EN EL DIBUIX

TOTES LES DIMENSIONS ACOTADES ES COMPROBARAN EN OBRA

QUALSEVOL ERROR U OMISIÓ HA SER COMUNICAT INMEDIATAMENT A LA DIRECCIÓ FACULTATIVA

AQUEST PLÀNOL S'HA DE COMPLEMENTAR AMB ELS PLÀNOLS ESTRUCTURA I INSTAL·LACIONS

DATA: 4 JUNY 2024


PLANOL
ARQUITECTURA
PLANTA BADALOT
COTES

ESCALA 1:50 A3

REFERENCIA INTERNA 2300-PB-10-003

PLANOL Nº. 10-003



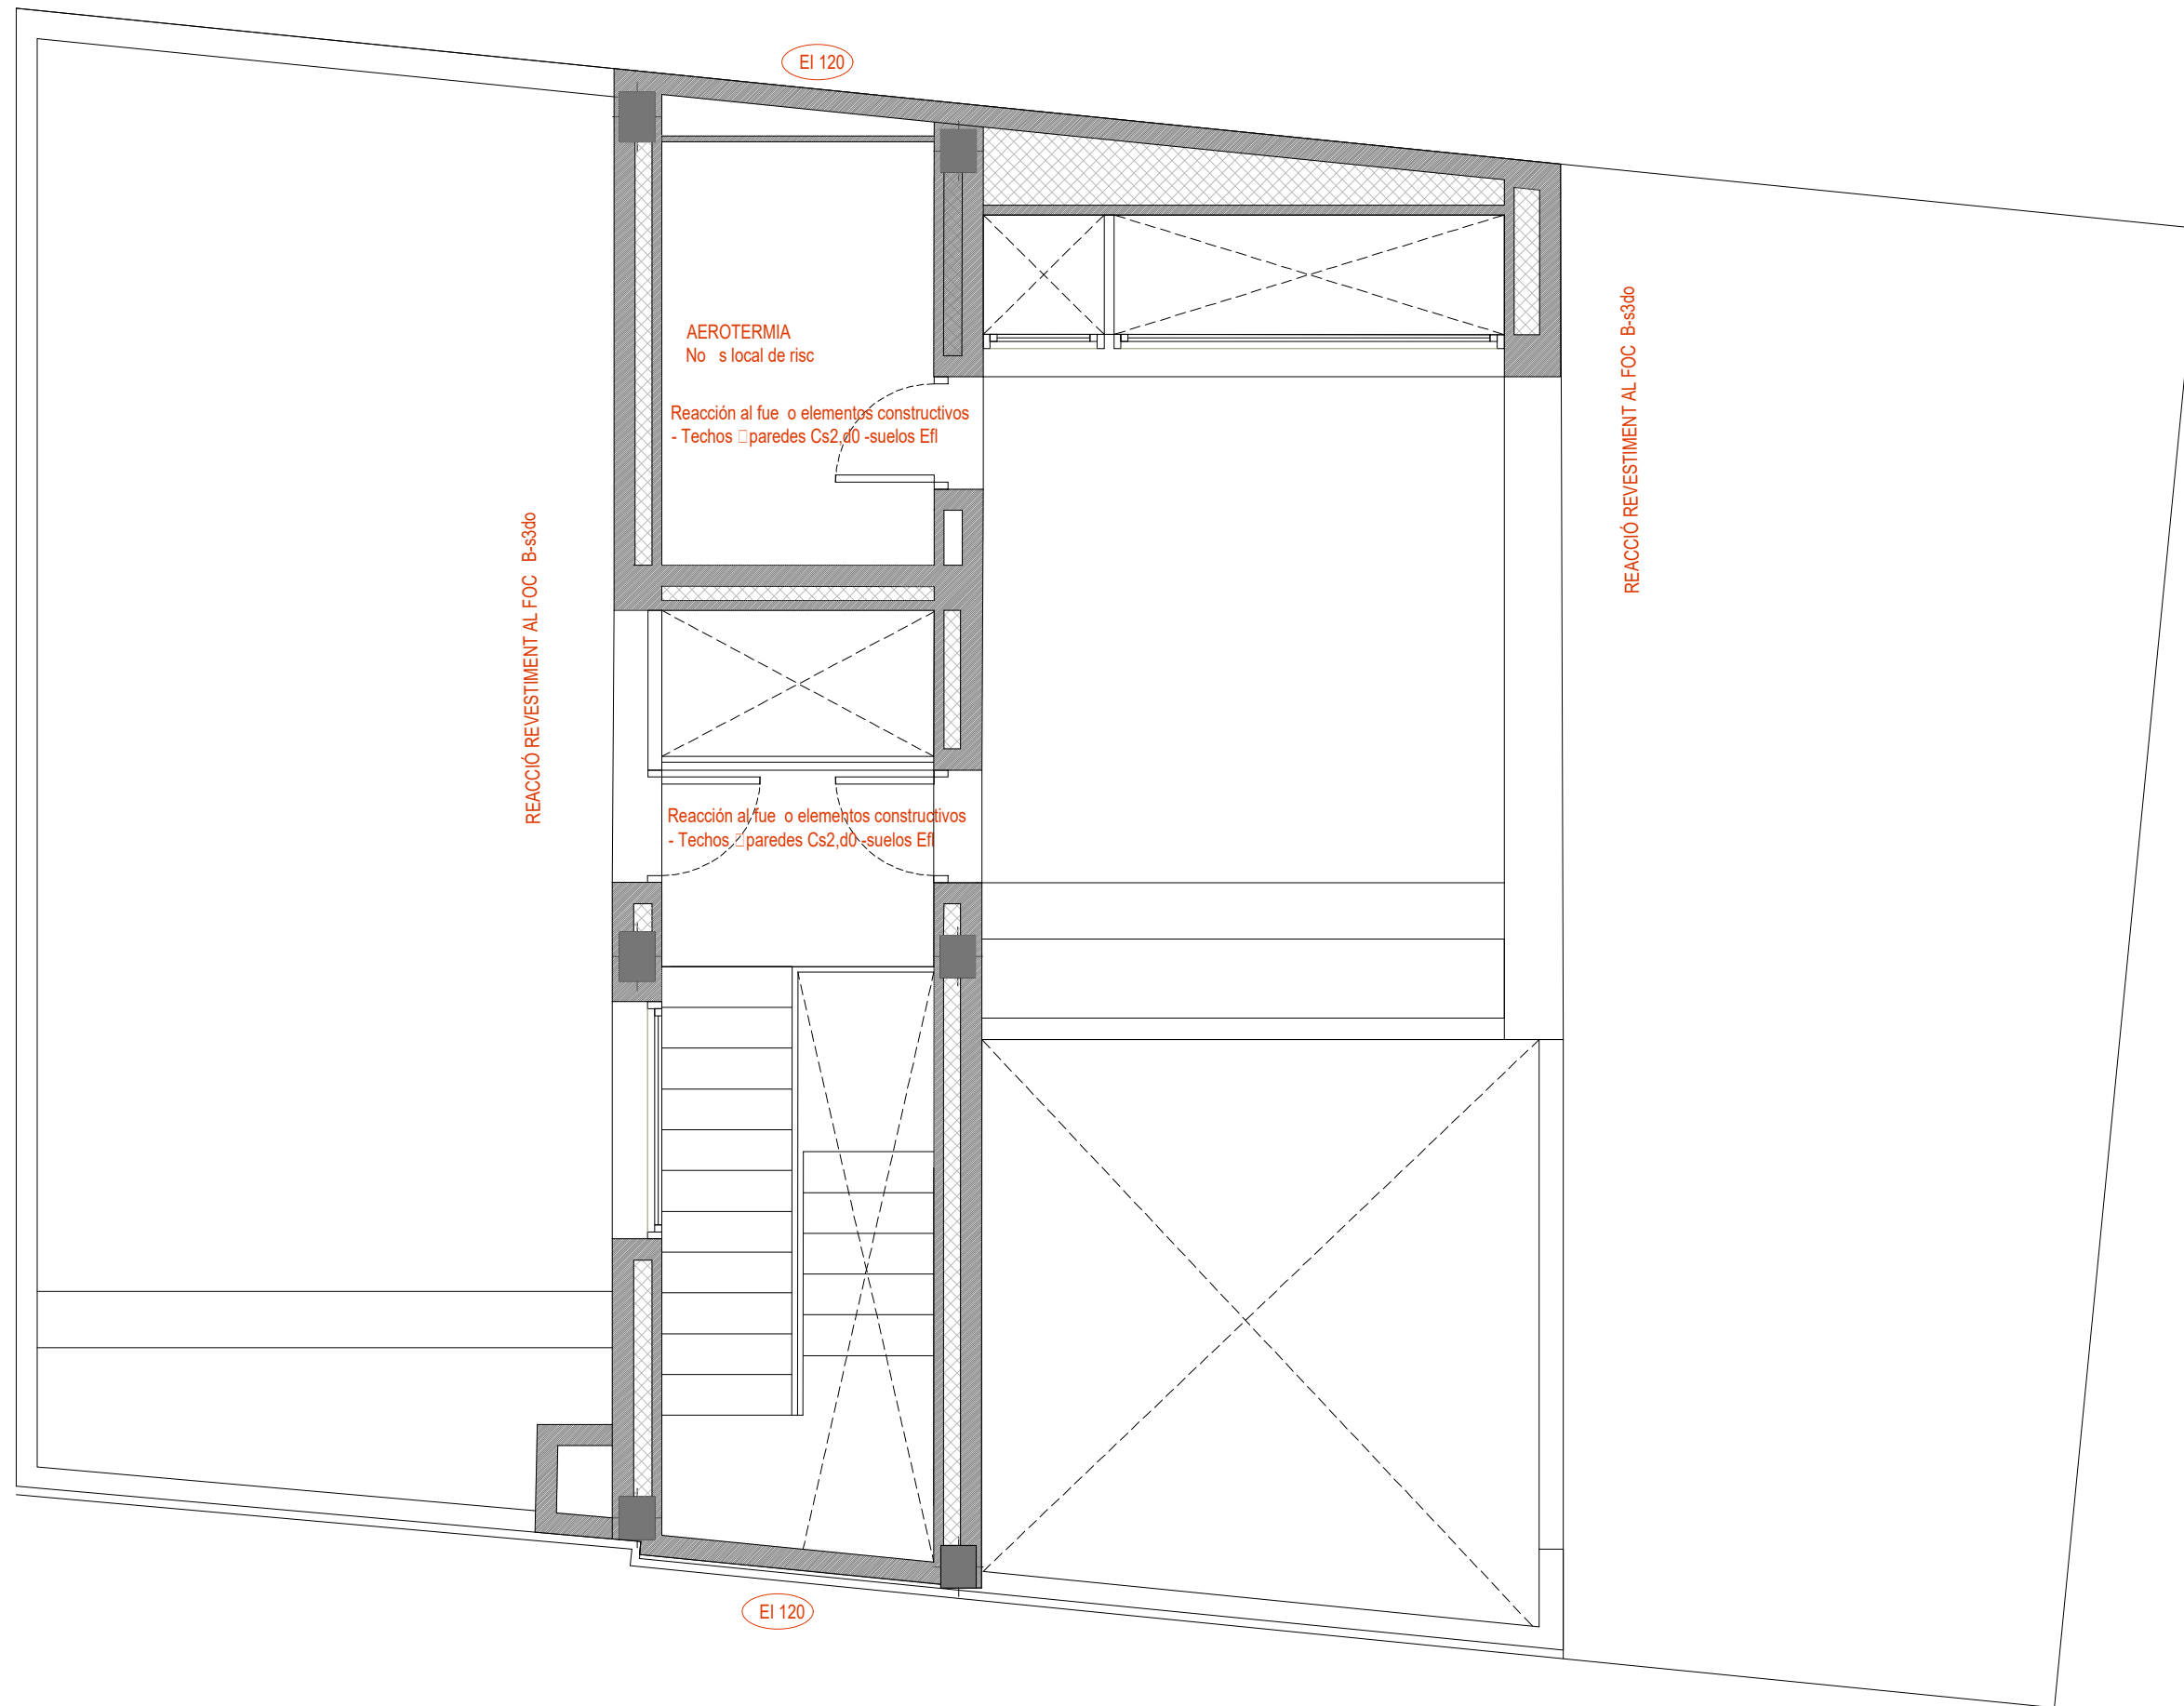

PROJECTE
HABITATGE UNIFAMILIAR ENTRE MITGERES
PROJECTE BÀSIC

EMPLAÇAMENT
CARRER AVIÓ PLUS ULTRA, 9

PROMOTORES
FRANCISCO
NAVARRO
JOSÉ MANUEL
NAVARRO

ARQUITECTE
JOSE MANUEL
NAVARRO
GARCÍA-SICILIA
T 687492329
yosko.bcn@gmail.com

NO PRENDRE MIDES SOBRE EL PLÀNOL. ÚNICAMENT SON VÀLIDES LES COTES GRAFIADES EN EL DIBUIX

TOTES LES DIMENSIONS ACOTADES ES COMPROBARAN EN OBRA

QUALSEVOL ERROR U OMISIÓ HA SER COMUNICAT INMEDIATAMENT A LA DIRECCIÓ FACULTATIVA

AQUEST PLÀNOL S'HA DE COMPLEMENTAR AMB ELS PLÀNOLS ESTRUCTURA I INSTAL·LACIONS


DATA: MARÇ 2024

PLANOL
ARQUITECTURA
PLANTA BADALOT
INCENDI, VENTILACIÓ, ACCESSIBILITAT

ESCALA 1:50 A3

REFERENCIA INTERNA 2300-PB-10-003

PLANOL N.º 10-003

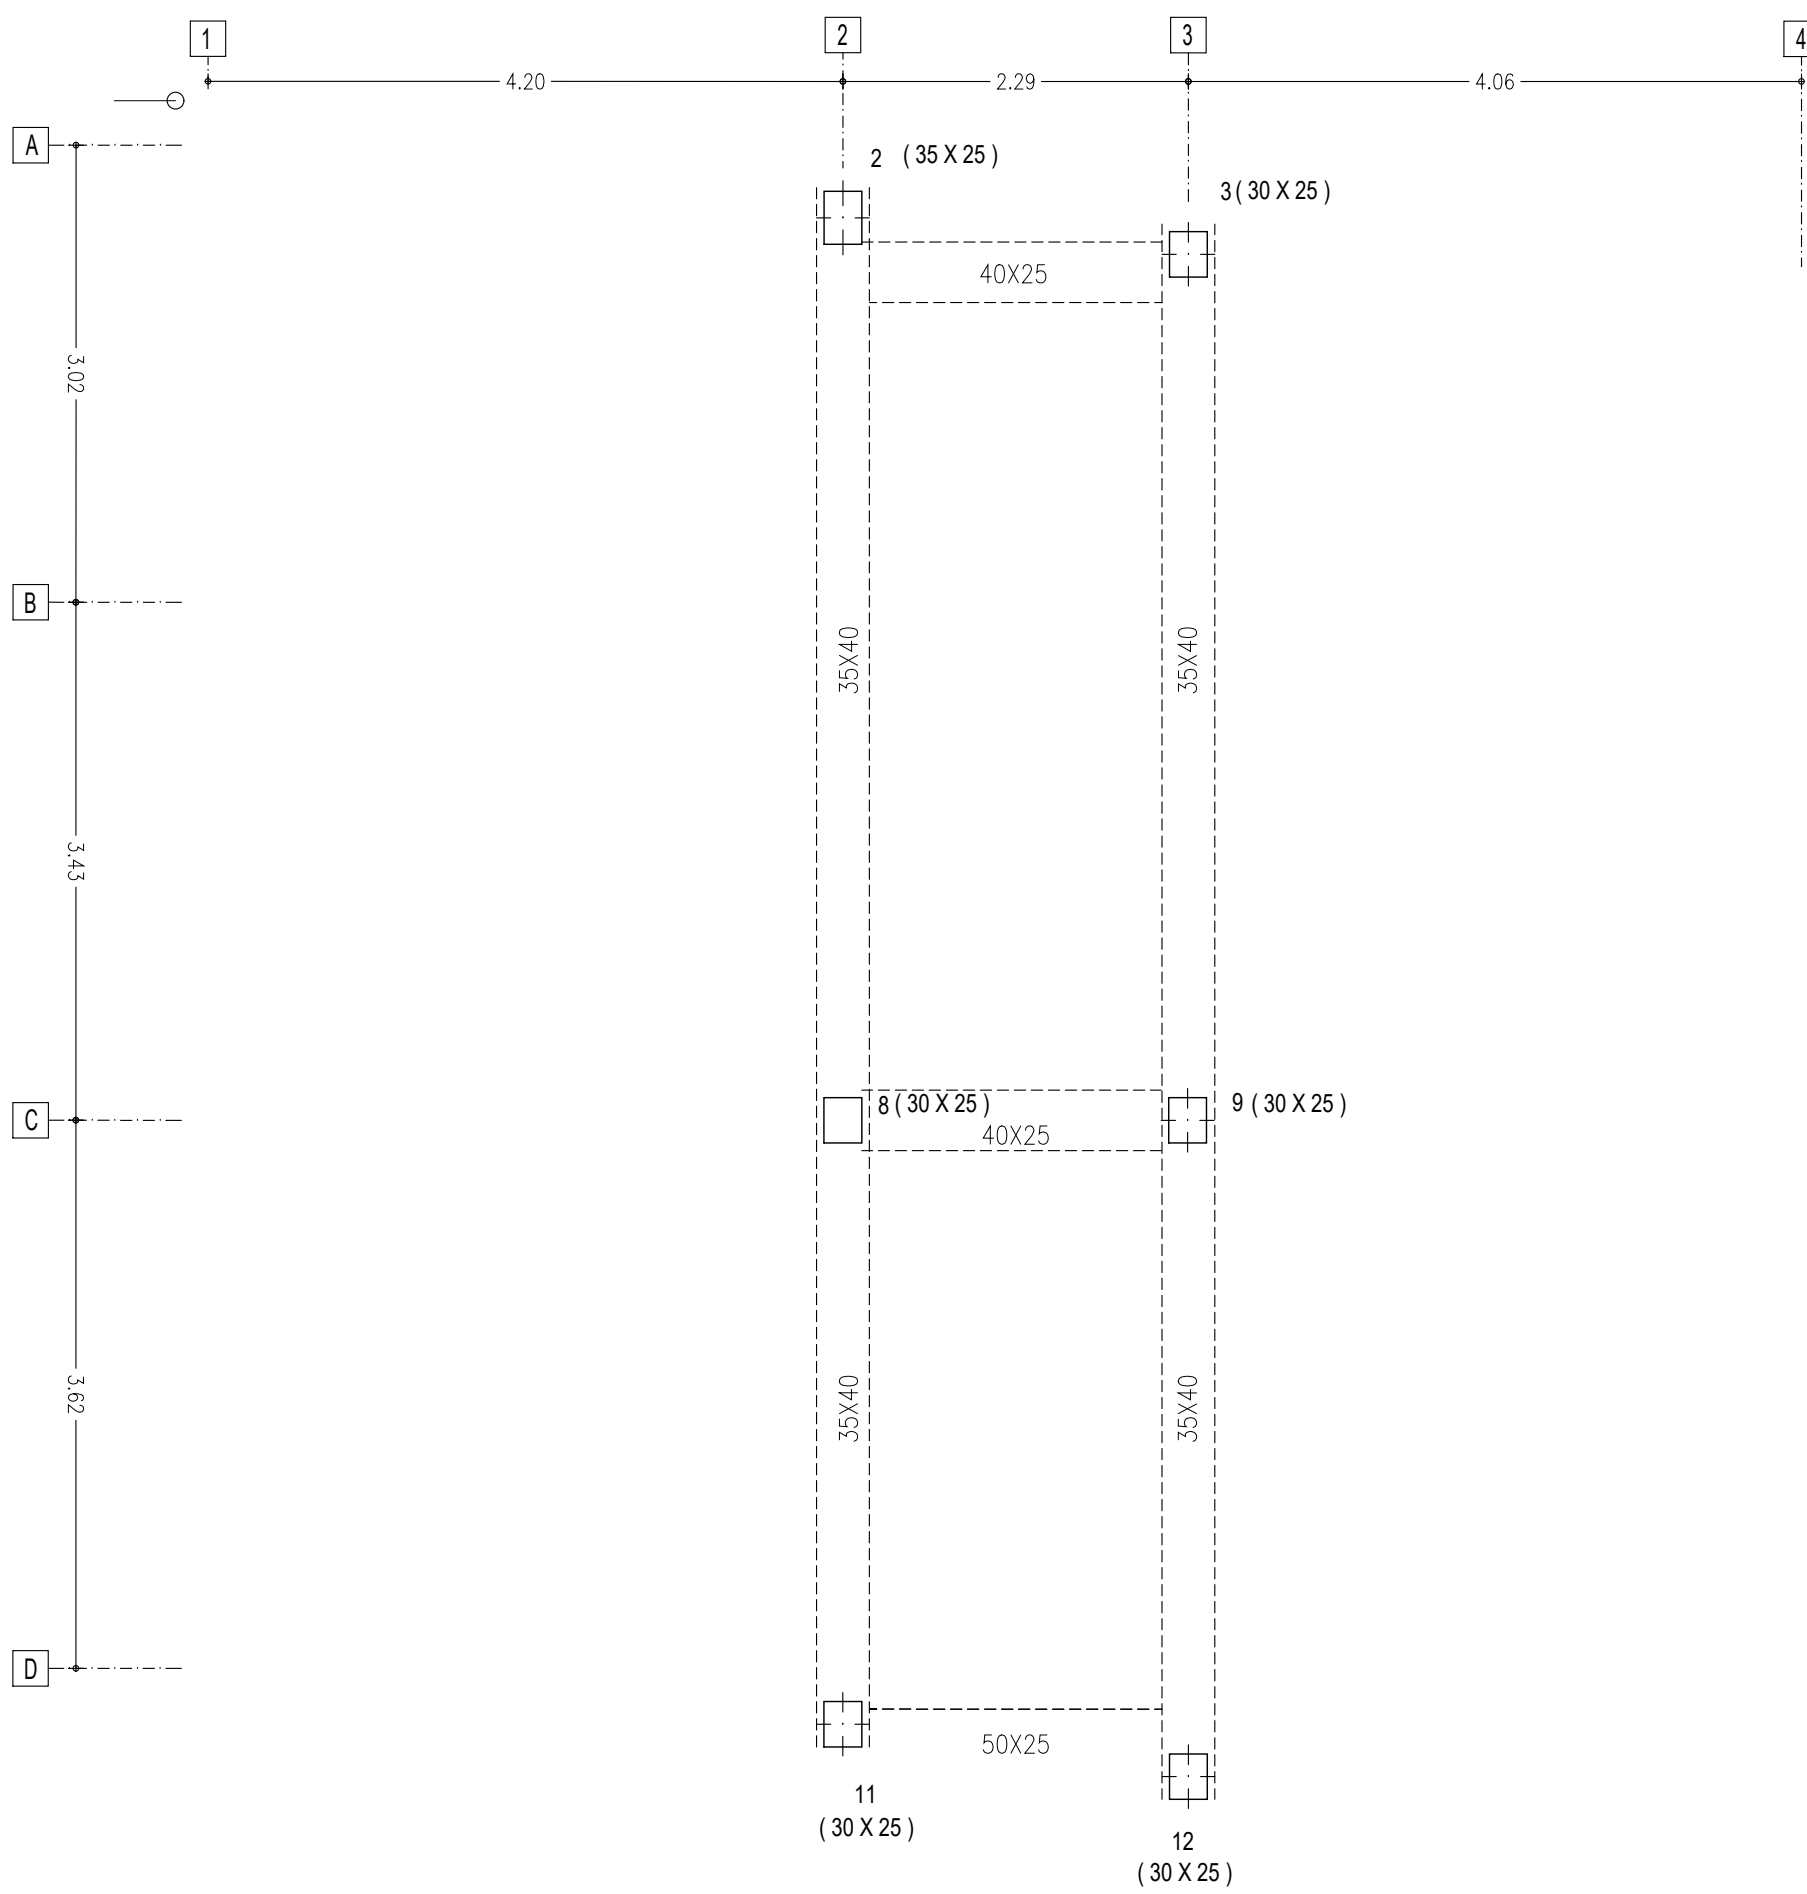

PROJECTE
HABITATGE UNIFAMILIAR ENTRE MITGERES
PROJECTE BÀSIC

EMPLAÇAMENT
CARRER AVIÓ PLUS ULTRA, 9

PROMOTORES
FRANCISCO NAVARRO
JOSÉ MANUEL NAVARRO

ARQUITECTE
JOSE MANUEL NAVARRO
GARCÍA-SICILIA
T 687492329
yosko.bcn@gmail.com

NO PRENDRE MIDES SOBRE EL PLÀNOL. ÚNICAMENT SON VÀLIDES LES COTES GRAFIADES EN EL DIBUIX

TOTES LES DIMENSIONS ACOTADES ES COMPROBARAN EN OBRA

QUALSEVOL ERROR U OMISIÓ HA SER COMUNICAT INMEDIATAMENT A LA DIRECCIÓ FACULTATIVA

AQUEST PLÀNOL S'HA DE COMPLEMENTAR AMB ELS PLÀNOLS ESTRUCTURA I INSTAL·LACIONS

DATA: MARÇ 2024


PLÀNOL
ARQUITECTURA
PLANTA BADALOT
ESTRUCTURA SOSTRE
BADALOT

N

REFERENCIA INTERNA 2300-PB-10-001

PLÀNOL Nº. 10-001 4 DE 4

ESCALA 1:50 A3

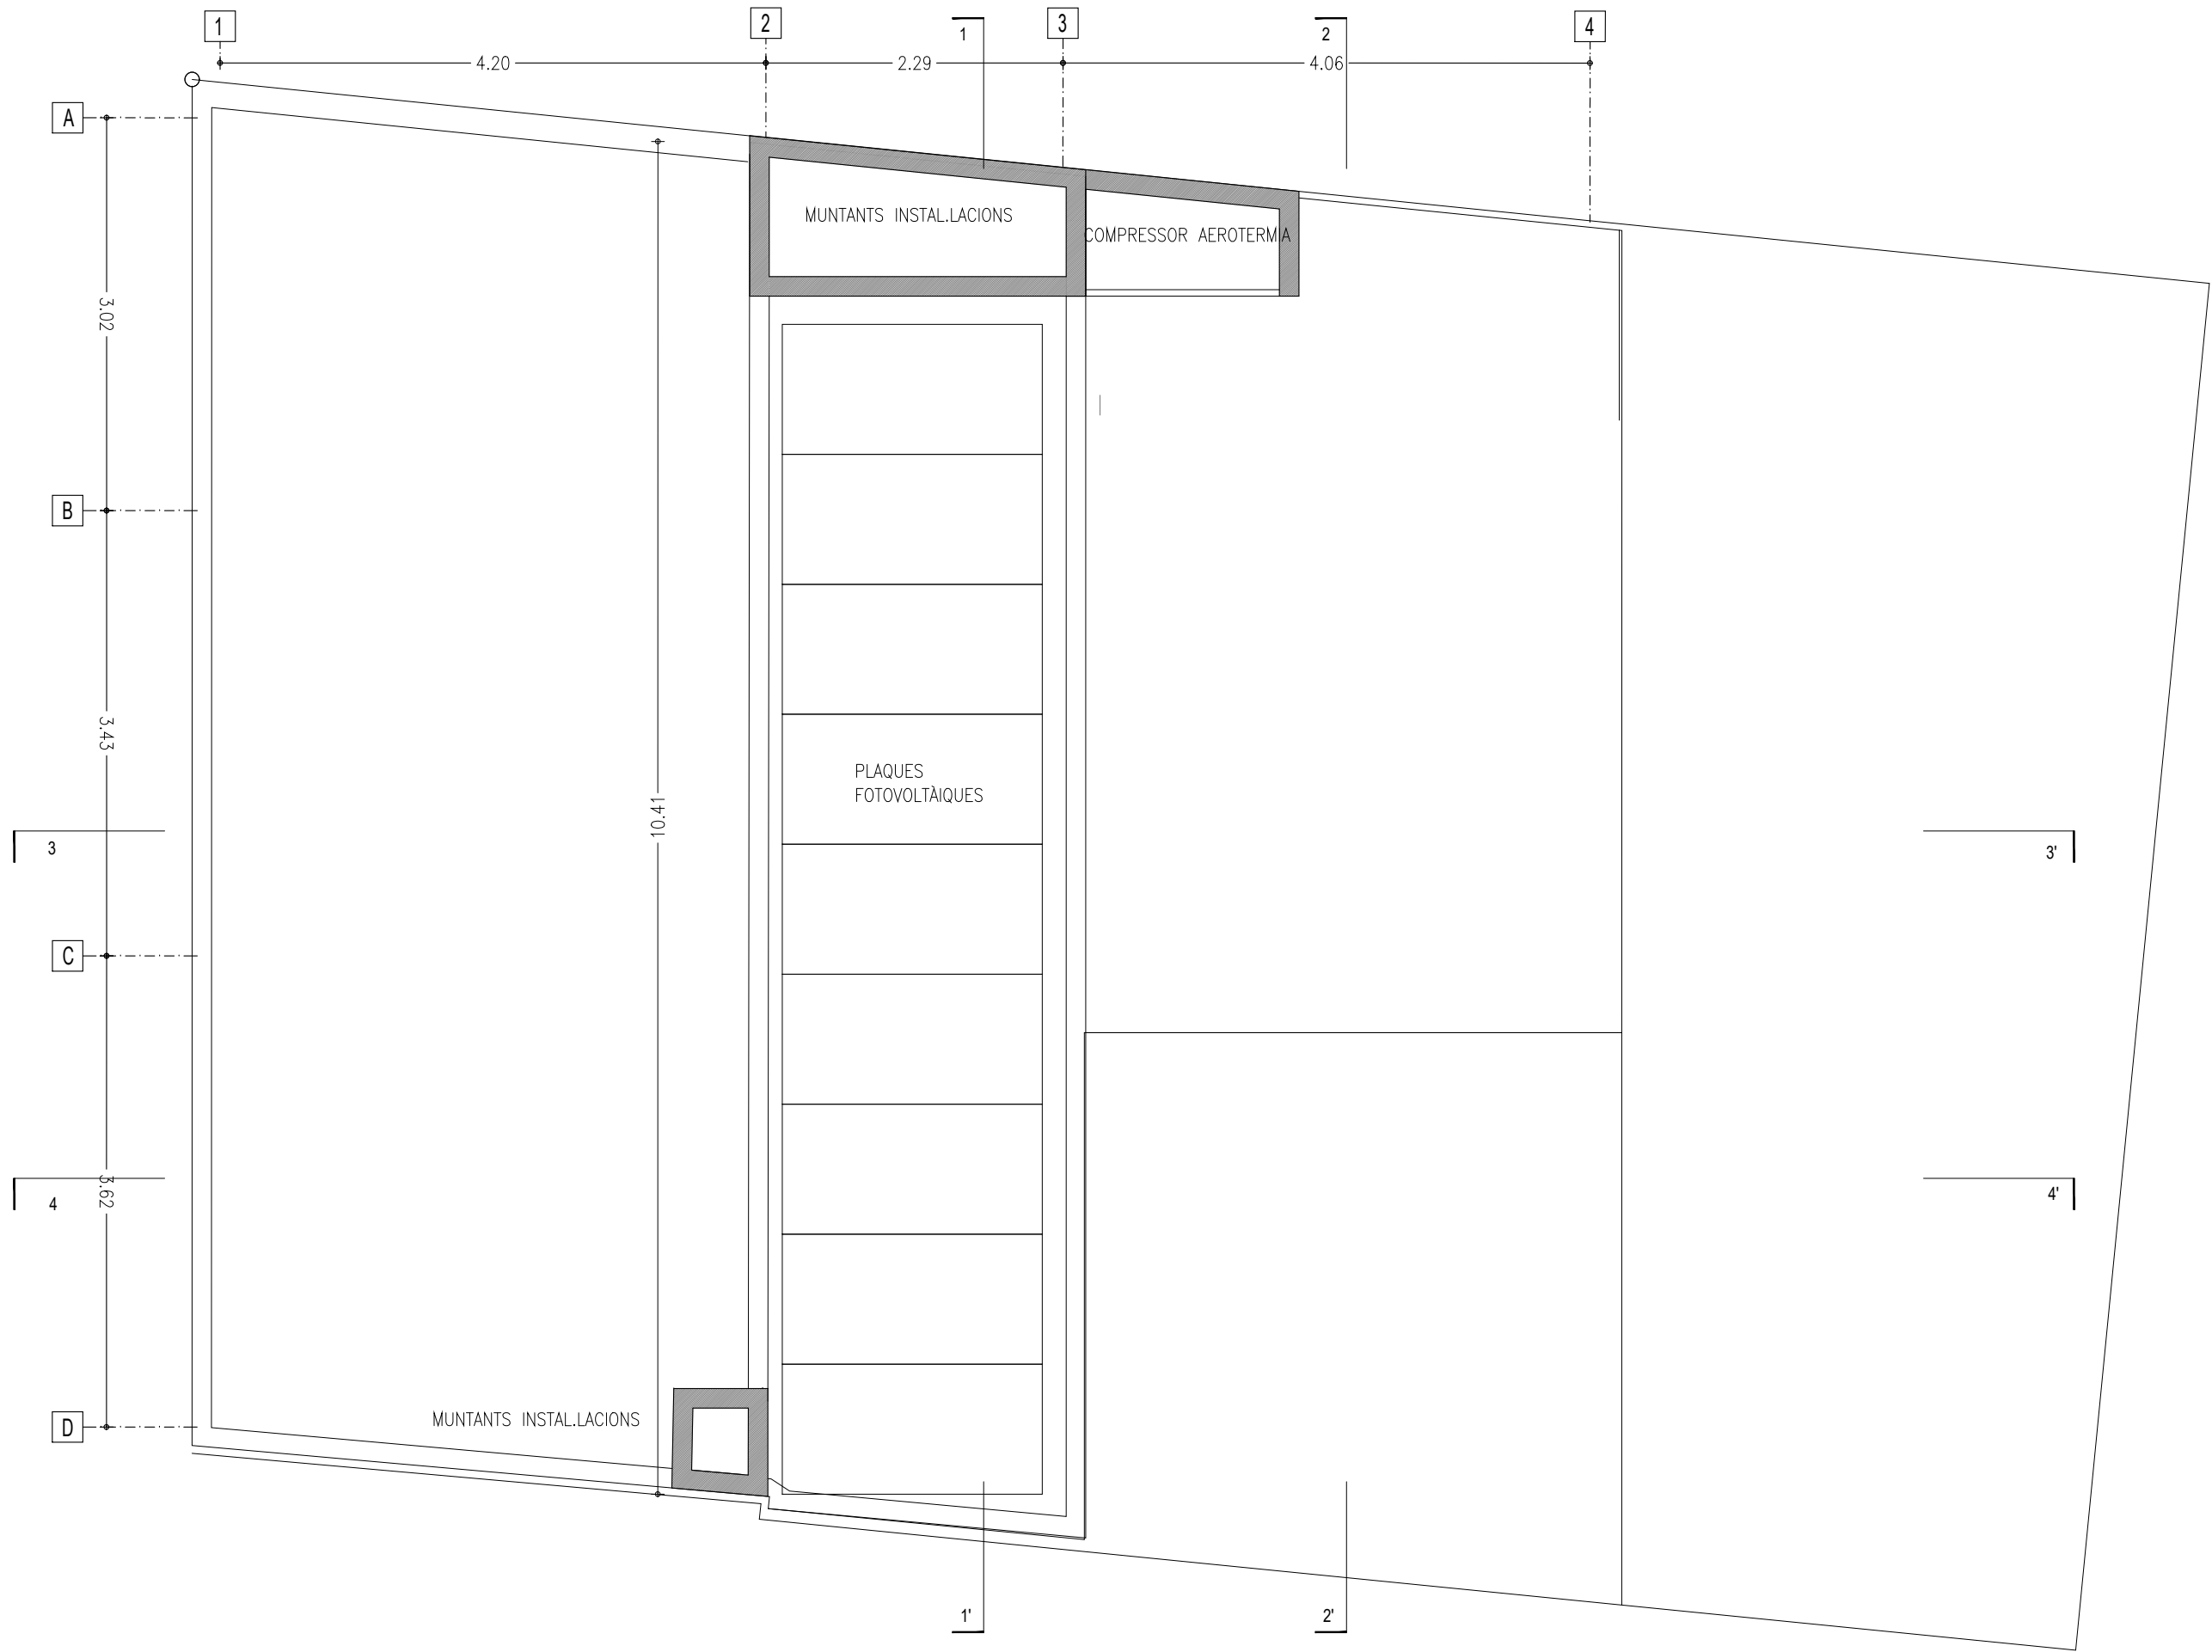

PROJECTE
 HABITATGE UNIFAMILIAR ENTRE MITGERES
 PROJECTE BÀSIC

EMPLAÇAMENT
 CARRER AVIÓ PLUS ULTRA, 9

PROMOTORES
 FRANCISCO NAVARRO
 JOSÉ MANUEL NAVARRO

ARQUITECTE
 JOSE MANUEL NAVARRO
 GARCÍA-SICILIA
 T 687492329
 yosko.bcn@gmail.com

NO PRENDRE MIDES SOBRE EL PLÀNOL. ÚNICAMENT SON VÀLIDES LES COTES GRAFIADES EN EL DIBUIX

TOTES LES DIMENSIONS ACOTADES ES COMPROBARAN EN OBRA

QUALSEVOL ERROR U OMISIÓ HA SER COMUNICAT INMEDIATAMENT A LA DIRECCIÓ FACULTATIVA

AQUEST PLÀNOL S'HA DE COMPLEMENTAR AMB ELS PLÀNOLS ESTRUCTURA I INSTAL·LACIONS

DATA: 4 JUNY 2024

PLANOL
 ARQUITECTURA
 PLANTA COBERTA
 DISTRIBUCIÓ

ESCALA 1:50 A3

REFERENCIA INTERNA 2300-PB-10-004

PLANOL Nº. 10-004



PROJECTE
HABITATGE UNIFAMILIAR ENTRE MITGERES
PROJECTE BÀSIC

EMPLAÇAMENT
CARRER AVIÓN PLUS ULTRA, 9

PROMOTORES
FRANCISCO
NAVARRO
JOSÉ MANUEL
NAVARRO

ARQUITECTE
JOSE MANUEL
NAVARRO
GARCÍA-SICILIA
T 687492329
yosko.bcn@gmail.com

NO PRENDRE MIDES SOBRE EL PLÀNOL. ÚNICAMENT SON VÀLIDES LES COTES GRAFIADES EN EL DIBUIX
TOTES LES DIMENSIONS ACOTADES ES COMPROBARAN EN OBRA
QUALSEVOL ERROR U OMISIÓ HA SER COMUNICAT INMEDIATAMENT A LA DIRECCIÓ FACULTATIVA
AQUEST PLÀNOL S'HA DE COMPLEMENTAR AMB ELS PLÀNOLS ESTRUCTURA I INSTALACIONS


DATA: 4 JUNY 2024

PLANOL
ARQUITECTURA
ALÇAT CARRER AVIÓN PLUS ULTRA
ARQUITECTURA

ESCALA 1:50 A3

REFERENCIA INTERNA 2300-PB-20-001

PLANOL Nº. 20-001 1 DE 3

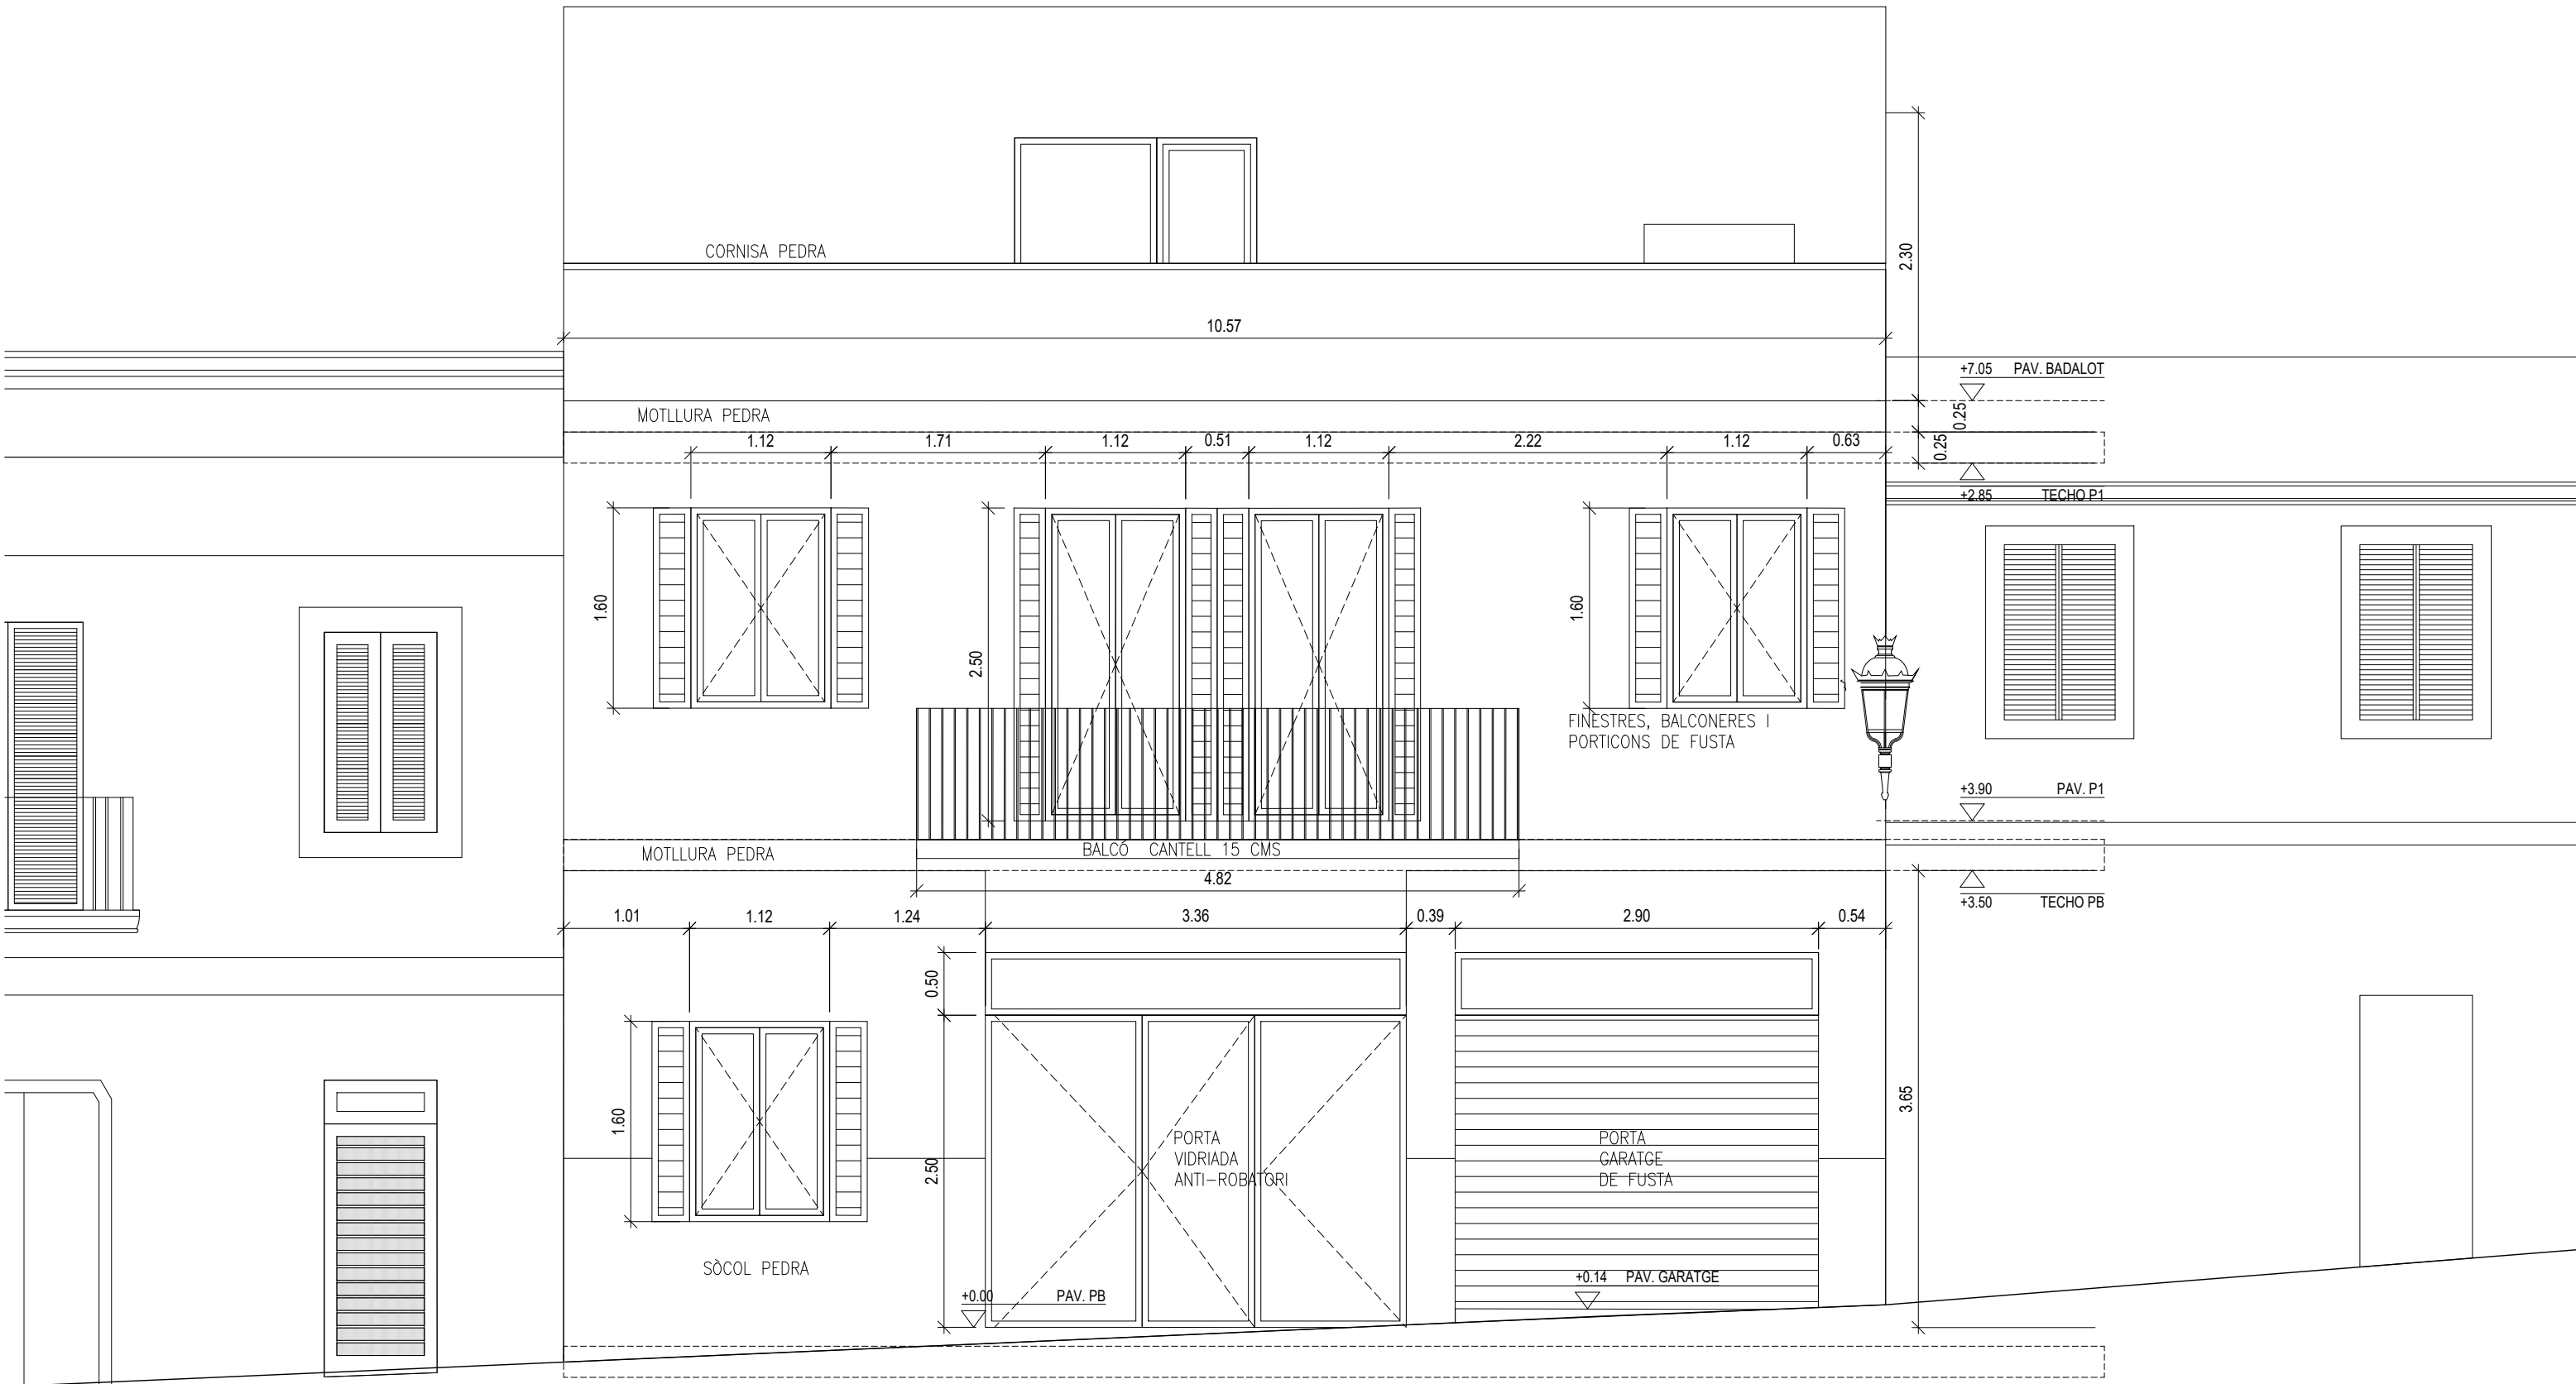

PROJECTE
HABITATGE UNIFAMILIAR ENTRE MITGERES
PROJECTE BÀSIC

EMPLAÇAMENT
CARRER AVIÓ PLUS ULTRA, 9

PROMOTORES
FRANCISCO NAVARRO
JOSÉ MANUEL NAVARRO

ARQUITECTE
JOSE MANUEL NAVARRO
GARCÍA-SICILIA
T 687492329
yosko.bcn@gmail.com

NO PRENDRE MIDES SOBRE EL PLÀNOL. ÚNICAMENT SON VÀLIDES LES COTES GRAFIADES EN EL DIBUIX

TOTES LES DIMENSIONS ACOTADES ES COMPROBARAN EN OBRA

QUALSEVOL ERROR U OMISIÓ HA SER COMUNICAT INMEDIATAMENT A LA DIRECCIÓ FACULTATIVA

AQUEST PLÀNOL S'HA DE COMPLEMENTAR AMB ELS PLÀNOLS ESTRUCTURA I INSTALCIIONS


DATA: 4 JUNY 2024

PLANOL
ARQUITECTURA
ALÇAT CARRER AVIÓ PLUS ULTRA
COTES

ESCALA 1:50 A3

REFERENCIA INTERNA 2300-PB-20-001

PLANOL Nº. 20-001 2 DE 3

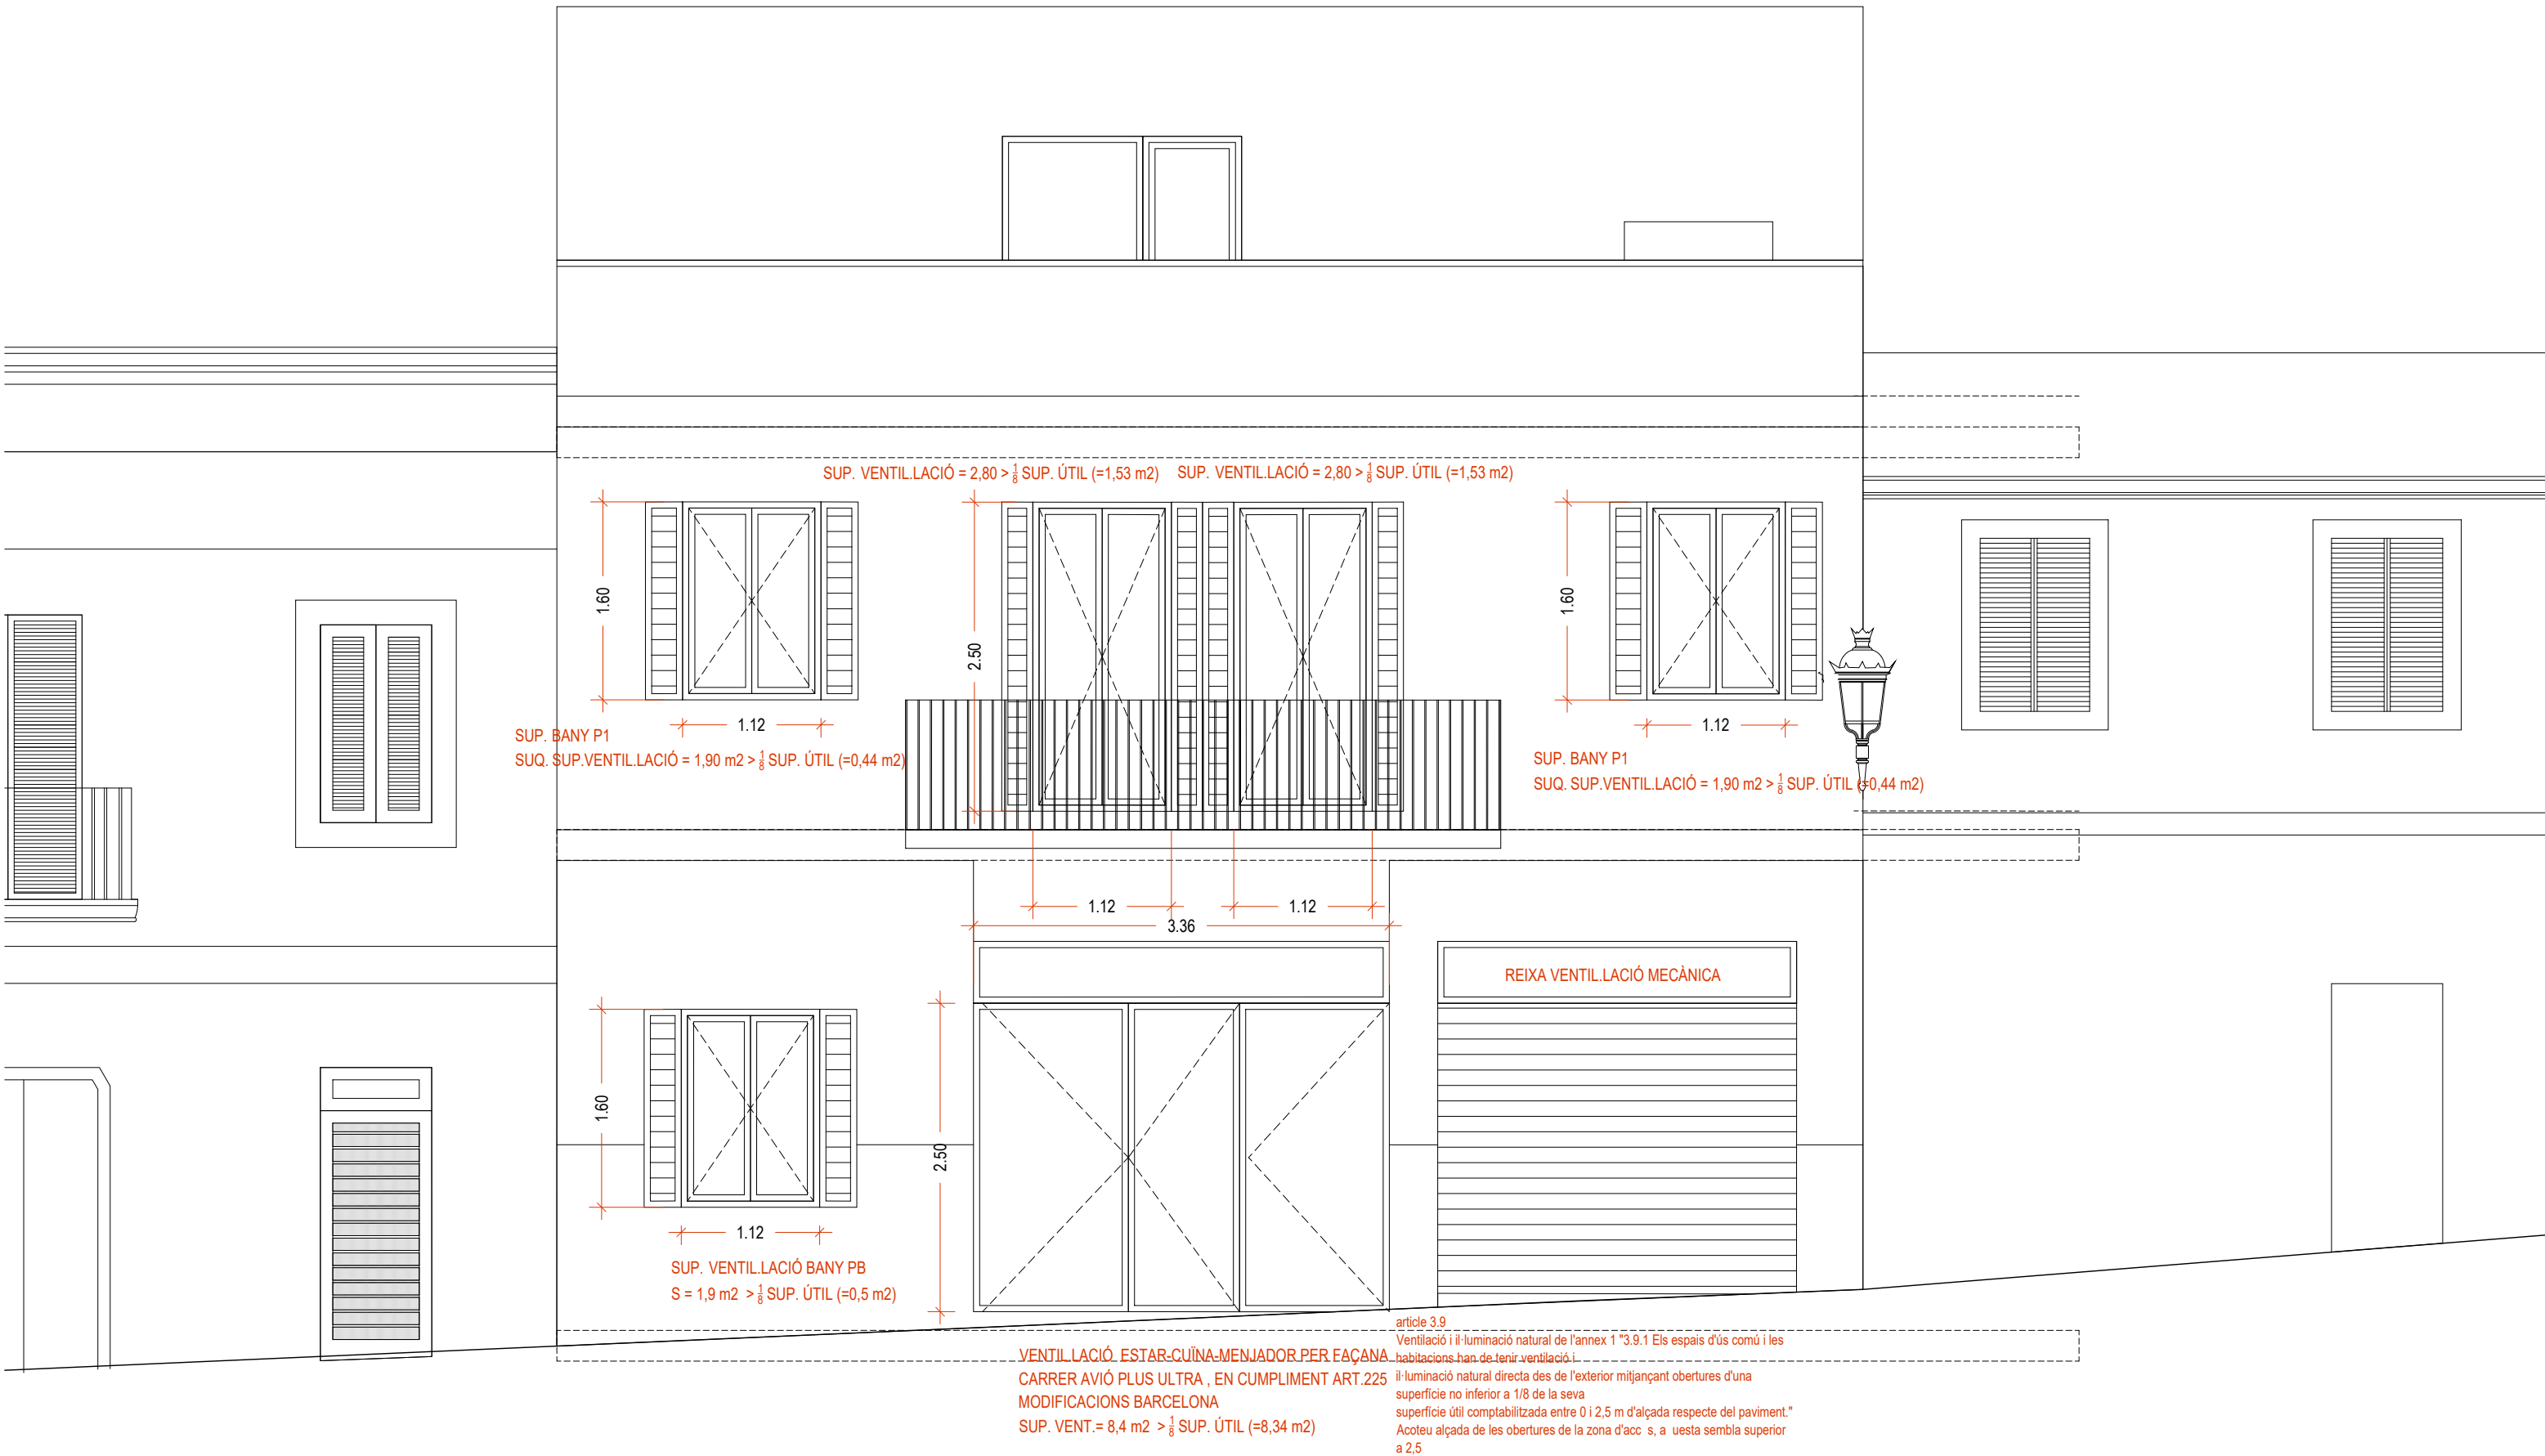

VENTIL.LACIÓ. ESTAR-CUÏNA-MENJADOR PER FAÇANA
 CARRER AVIÓ PLUS ULTRA , EN CUMPLIMENT ART.225
 MODIFICACIONS BARCELONA
 SUP. VENT. = 8,4 m2 > 1/8 SUP. ÚTIL (=8,34 m2)

article 3.9
 Ventilació i il·luminació natural de l'annex 1 "3.9.1 Els espais d'ús comú i les habitacions han de tenir ventilació i il·luminació natural directa des de l'exterior mitjançant obertures d'una superfície no inferior a 1/8 de la seva superfície útil comptabilitzada entre 0 i 2,5 m d'alçada respecte del paviment."
 Acoteu alçada de les obertures de la zona d'acc. s, a uesta sembra superior a 2,5

PROJECTE HABITATGE UNIFAMILIAR ENTRE MITGERES PROJECTE BÀSIC
EMPLAÇAMENT CARRER AVIÓ PLUS ULTRA, 9



PROMOTORES FRANCISCO NAVARRO JOSÉ MANUEL NAVARRO
--

ARQUITECTE JOSE MANUEL NAVARRO GARCÍA-SICILIA T 687492329 yosko.bcn@gmail.com

NO PRENDRE MIDES SOBRE EL PLÀNOL. ÚNICAMENT SON VÀLIDES LES COTES GRAFIADES EN EL DIBUIX
TOTES LES DIMENSIONS ACOTADES ES COMPROBARAN EN OBRA
QUALSEVOL ERROR U OMISIÓ HA SER COMUNICAT INMEDIATAMENT A LA DIRECCIÓ FACULTATIVA
AQUEST PLÀNOL S'HA DE COMPLEMENTAR AMB ELS PLÀNOLS ESTRUCTURA I INSTAL·LACIONS
DATA: 4 JUNY 2024

PLÀNOL ARQUITECTURA ALÇAT CARRER AVIÓ PLUS ULTRA VENTILACIÓ	N
ESCALA 1:50 A3	

REFERENCIA INTERNA 2300-PB-20-001
PLÀNOL Nº. 20-001 3 DE 3

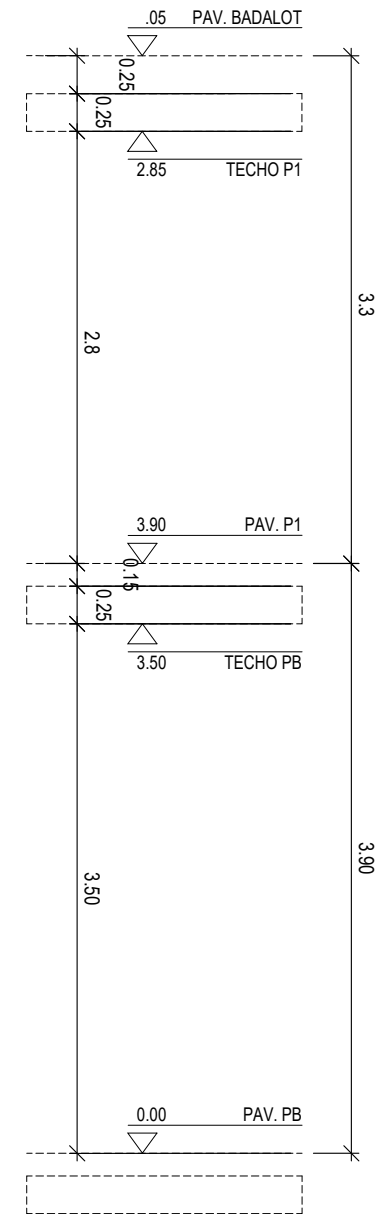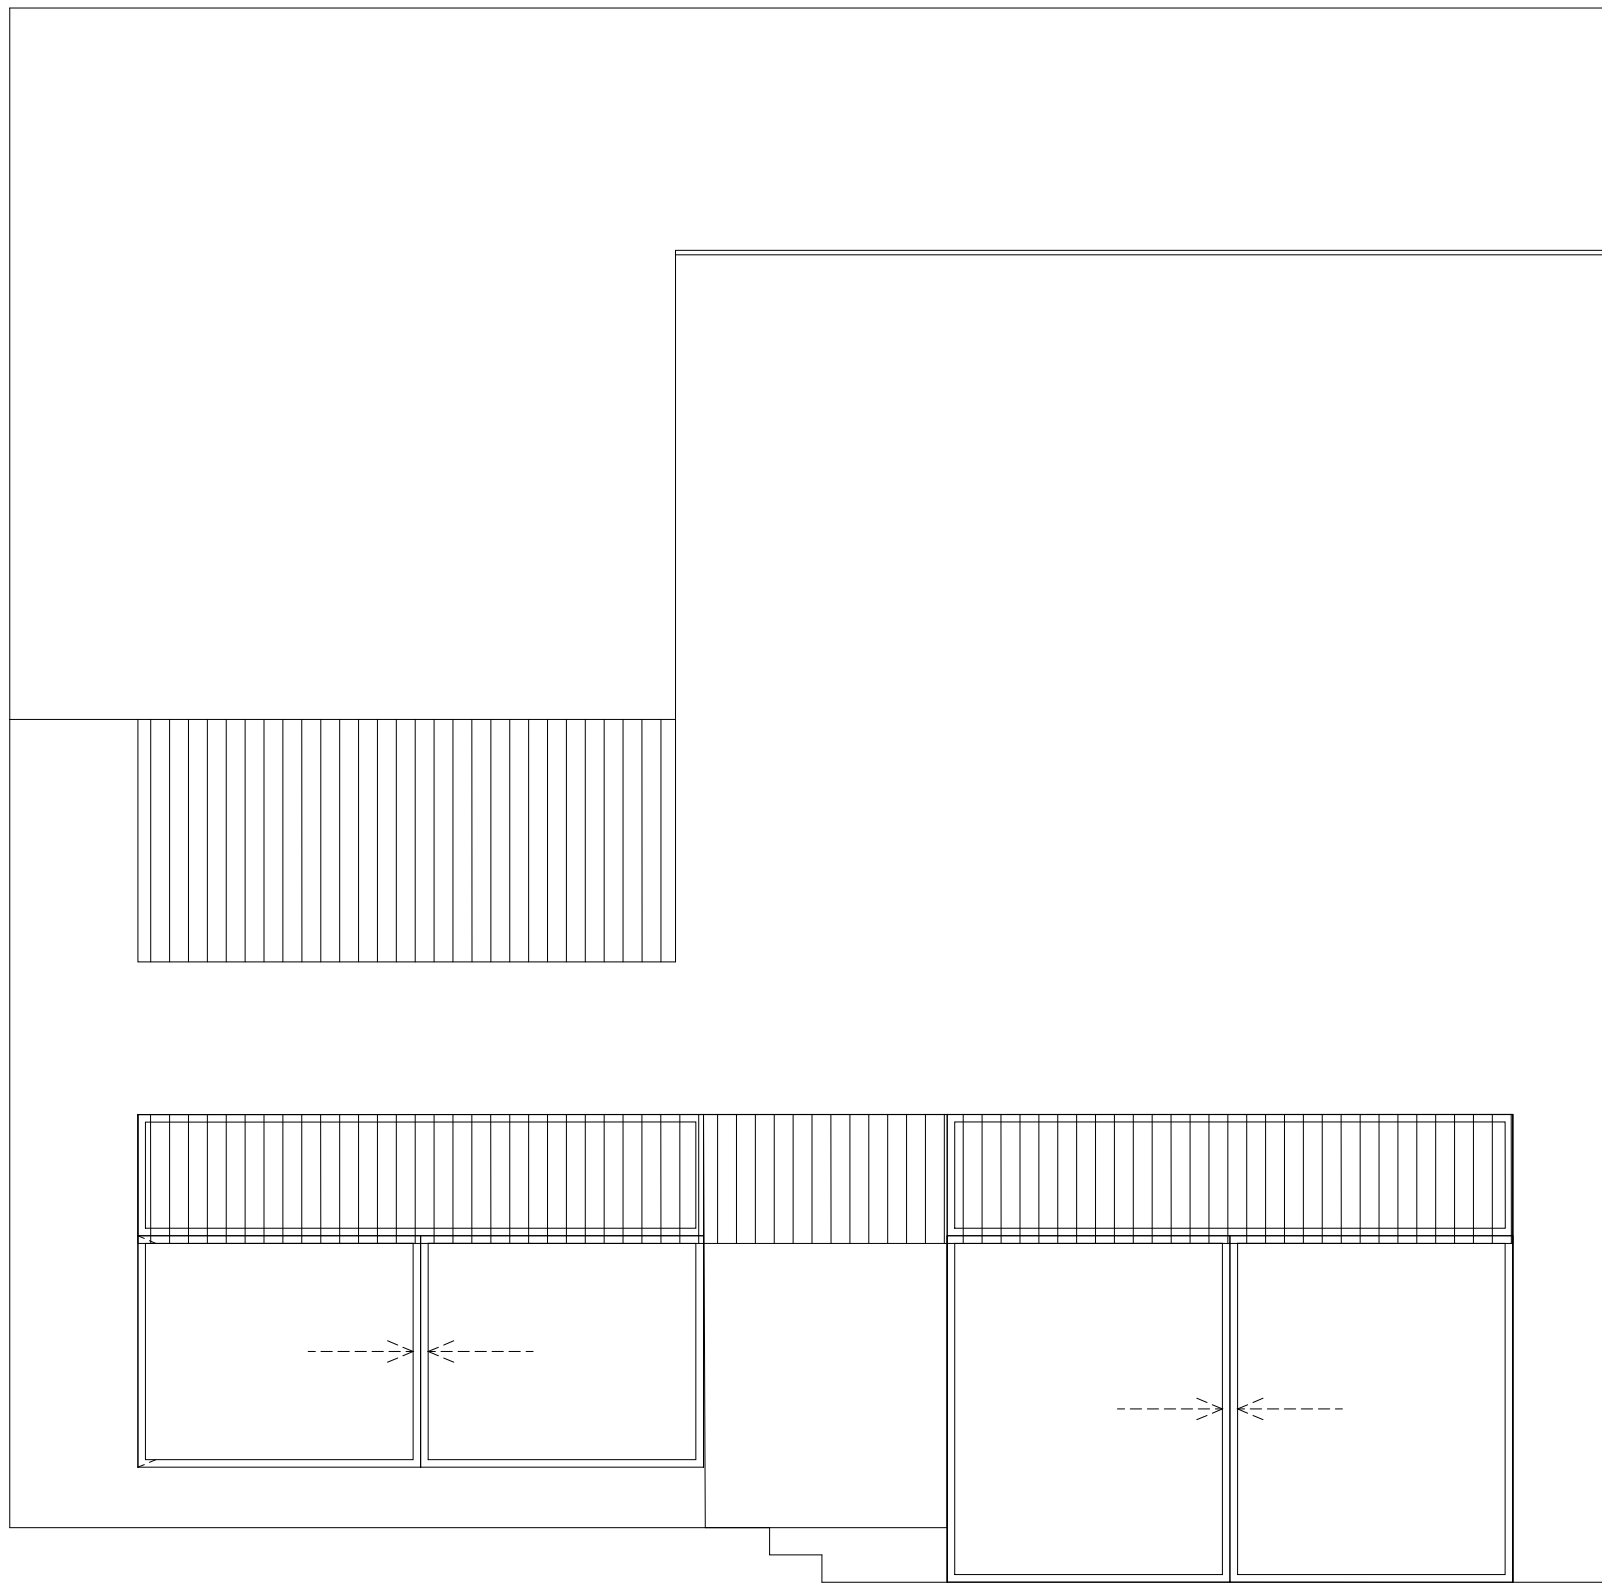

PROJECTE
 HABITATGE UNIFAMILIAR ENTRE MITGERES
 PROJECTE BÀSIC

EMPLAÇAMENT
 CARRER AVIÓ PLUS ULTRA, 9

PROMOTORES
 FRANCISCO
 NAVARRO
 JOSÉ MANUEL
 NAVARRO

ARQUITECTE
 JOSE MANUEL
 NAVARRO
 GARCÍA-SICILIA
 T 687492329
 yosko.bcn@gmail.com

NO PRENDRE MIDES SOBRE EL PLÀNOL. ÚNICAMENT SON VÀLIDES LES COTES GRAFIADES EN EL DIBUIX

TOTES LES DIMENSIONS ACOTADES ES COMPROBARAN EN OBRA

QUALSEVOL ERROR U OMISIÓ HA SER COMUNICAT INMEDIATAMENT A LA DIRECCIÓ FACULTATIVA

AQUEST PLÀNOL S'HA DE COMPLEMENTAR AMB ELS PLÀNOLS ESTRUCTURA I INSTALACIONS


DATA: 4 JUNY 2024

PLANOL
 ARQUITECTURA
 ALÇAT JARDÍ

ESCALA 1:50 A3

REFERENCIA INTERNA 2300-PB-20-002

PLANOL N°. 20-002

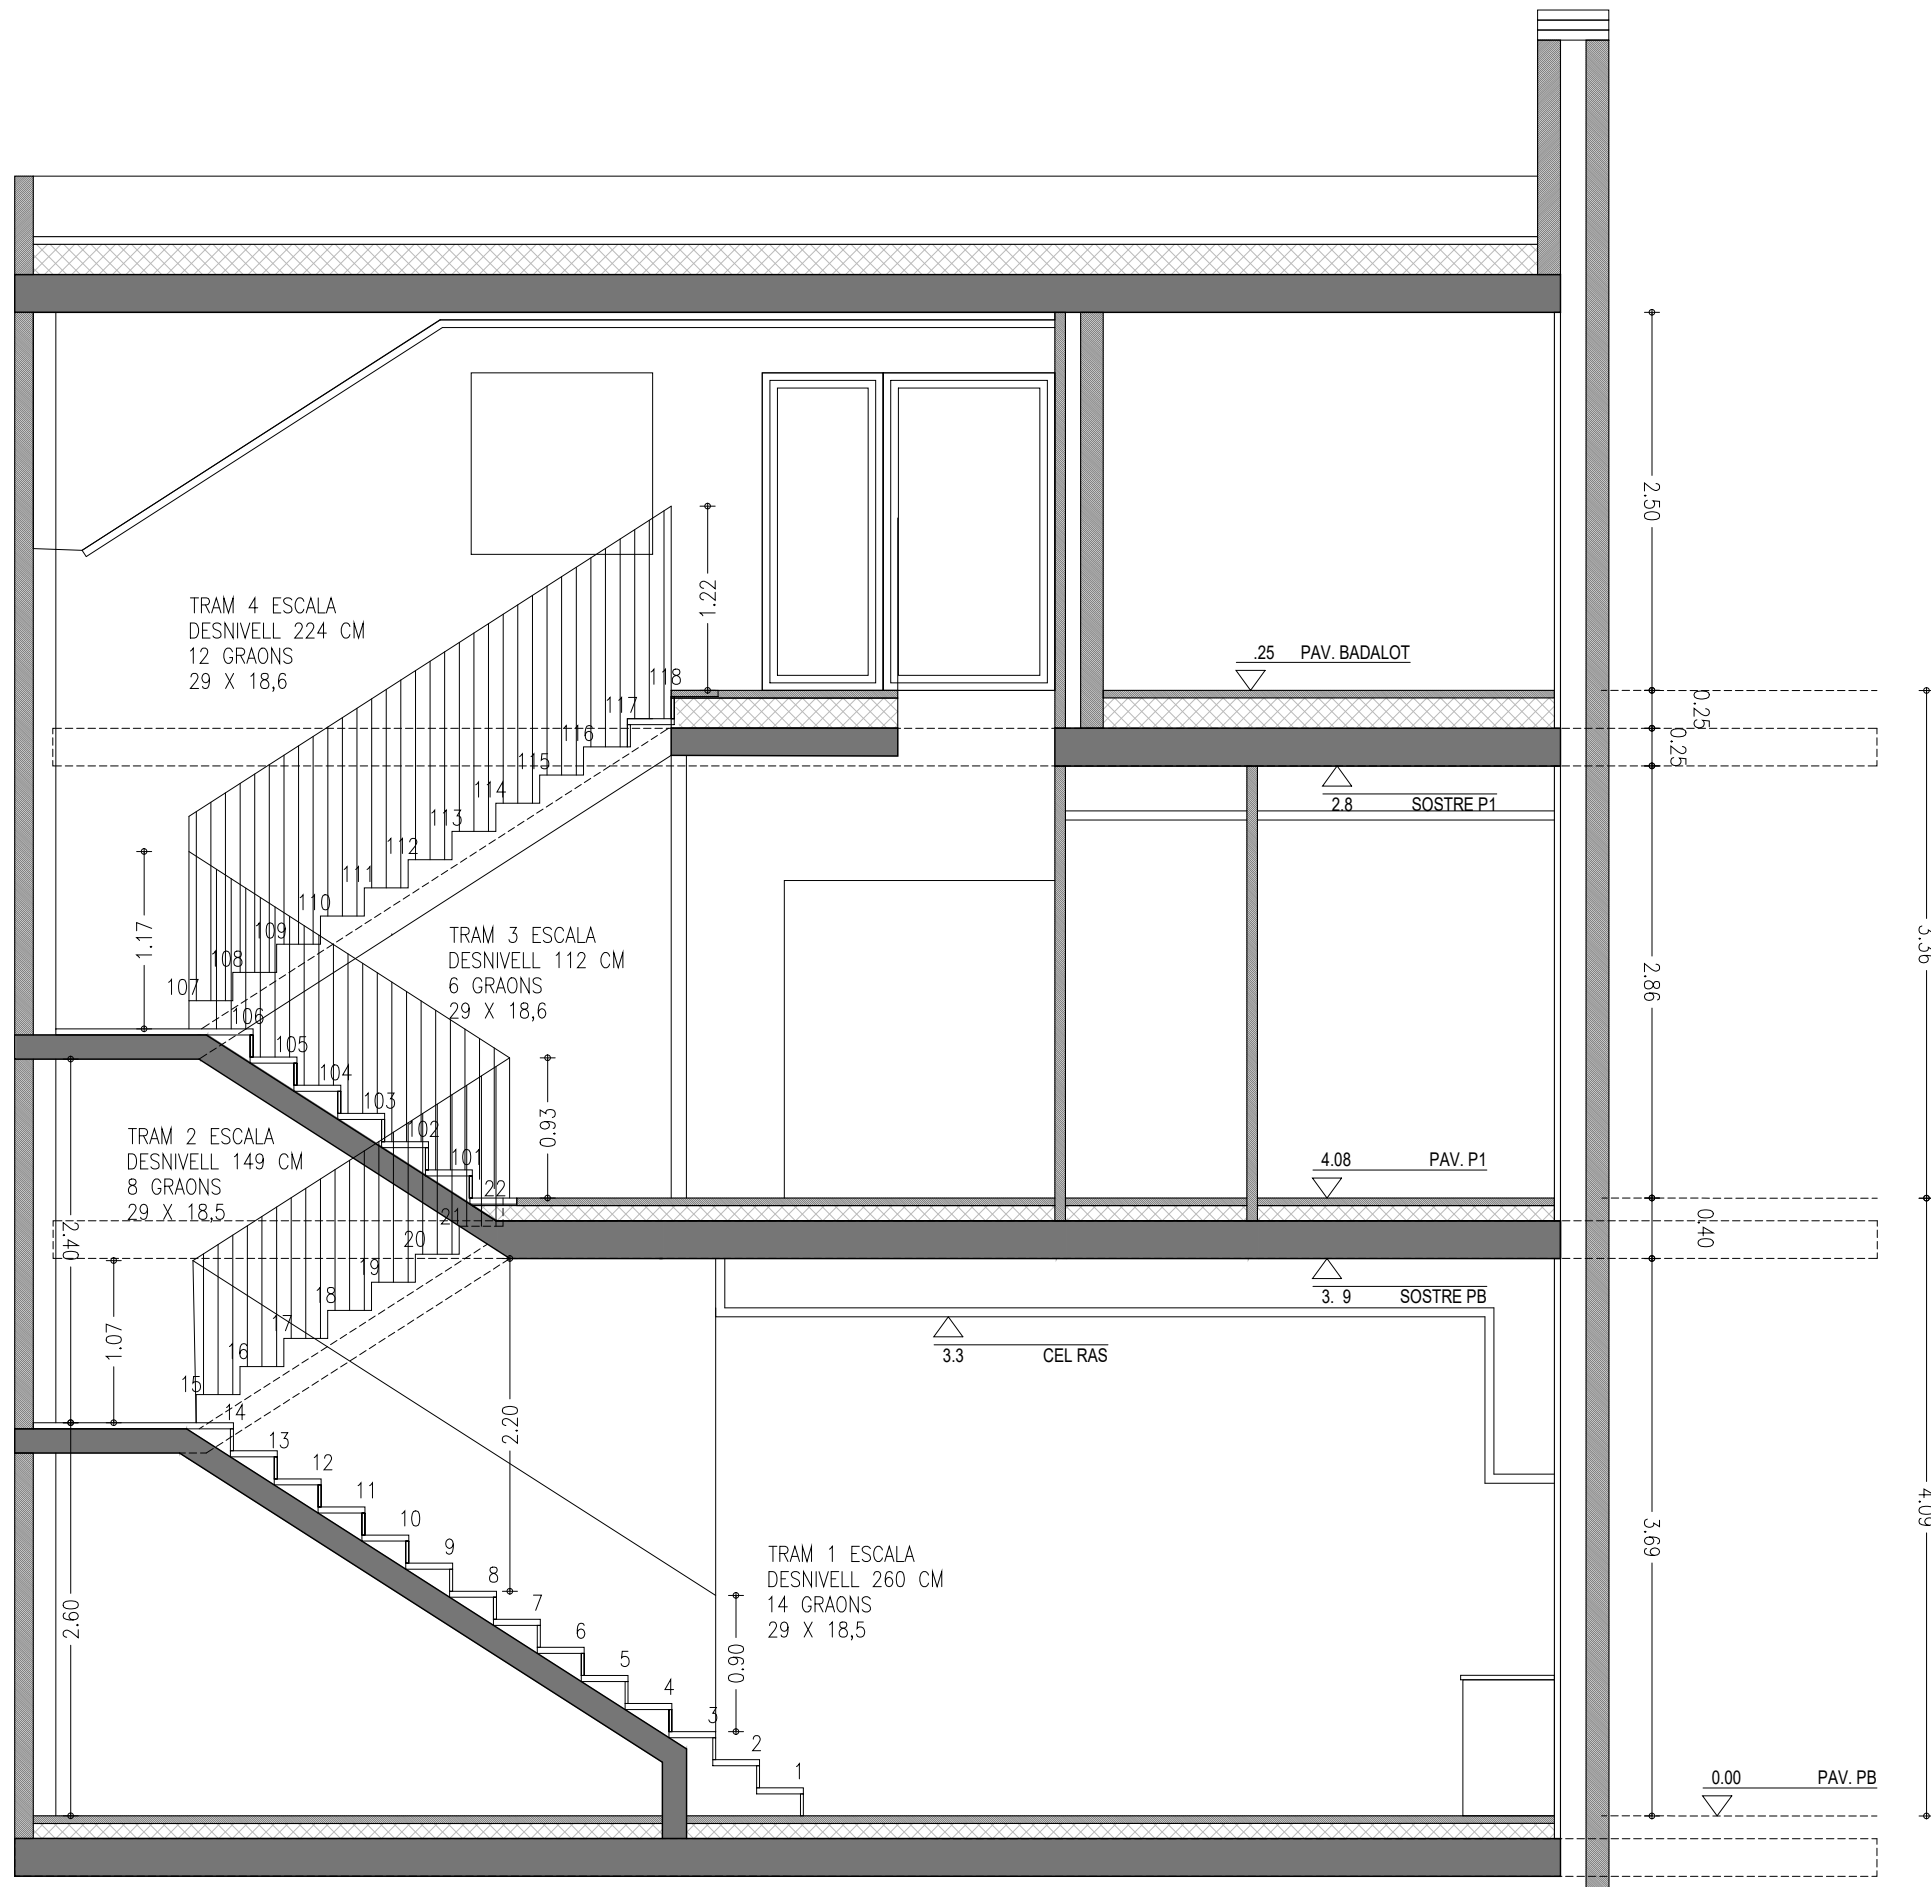

PROJECTE
HABITATGE UNIFAMILIAR ENTRE MITGERES
PROJECTE BÀSIC

EMPLAÇAMENT
CARRER AVIÓ PLUS ULTRA, 9

PROMOTORES
FRANCISCO
NAVARRO
JOSÉ MANUEL
NAVARRO

ARQUITECTE
JOSE MANUEL
NAVARRO
GARCÍA-SICILIA
T 687492329
yosko.bcn@gmail.com

NO PRENDRE MIDES SOBRE EL PLÀNOL. ÚNICAMENT SON VÀLIDES LES COTES GRAFIADES EN EL DIBUIX
TOTES LES DIMENSIONS ACOTADES ES COMPROBARAN EN OBRA
QUALSEVOL ERROR U OMISSIÓ HA SER COMUNICAT INMEDIATAMENT A LA DIRECCIÓ FACULTATIVA
AQUEST PLÀNOL S'HA DE COMPLEMENTAR AMB ELS PLÀNOLS ESTRUCTURA I INSTAL·LACIONS
DATA: 4 JUNY 2024



PLÀNOL
ARQUITECTURA
SECCIÓ 1
COTES



REFERENCIA INTERNA 2300-PB-10-001

PLÀNOL N°. 10-001

ESCALA 1:50 A3

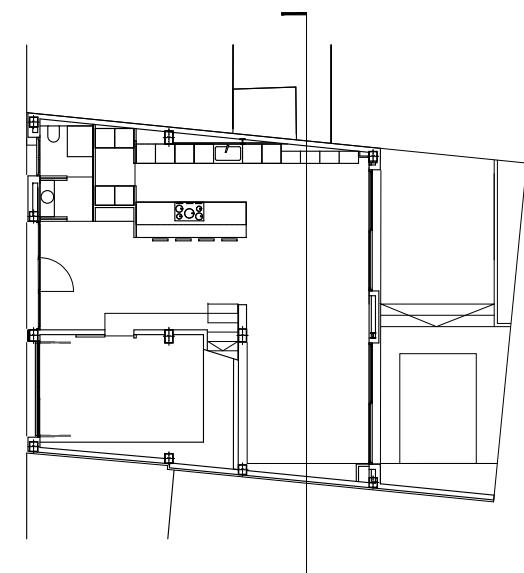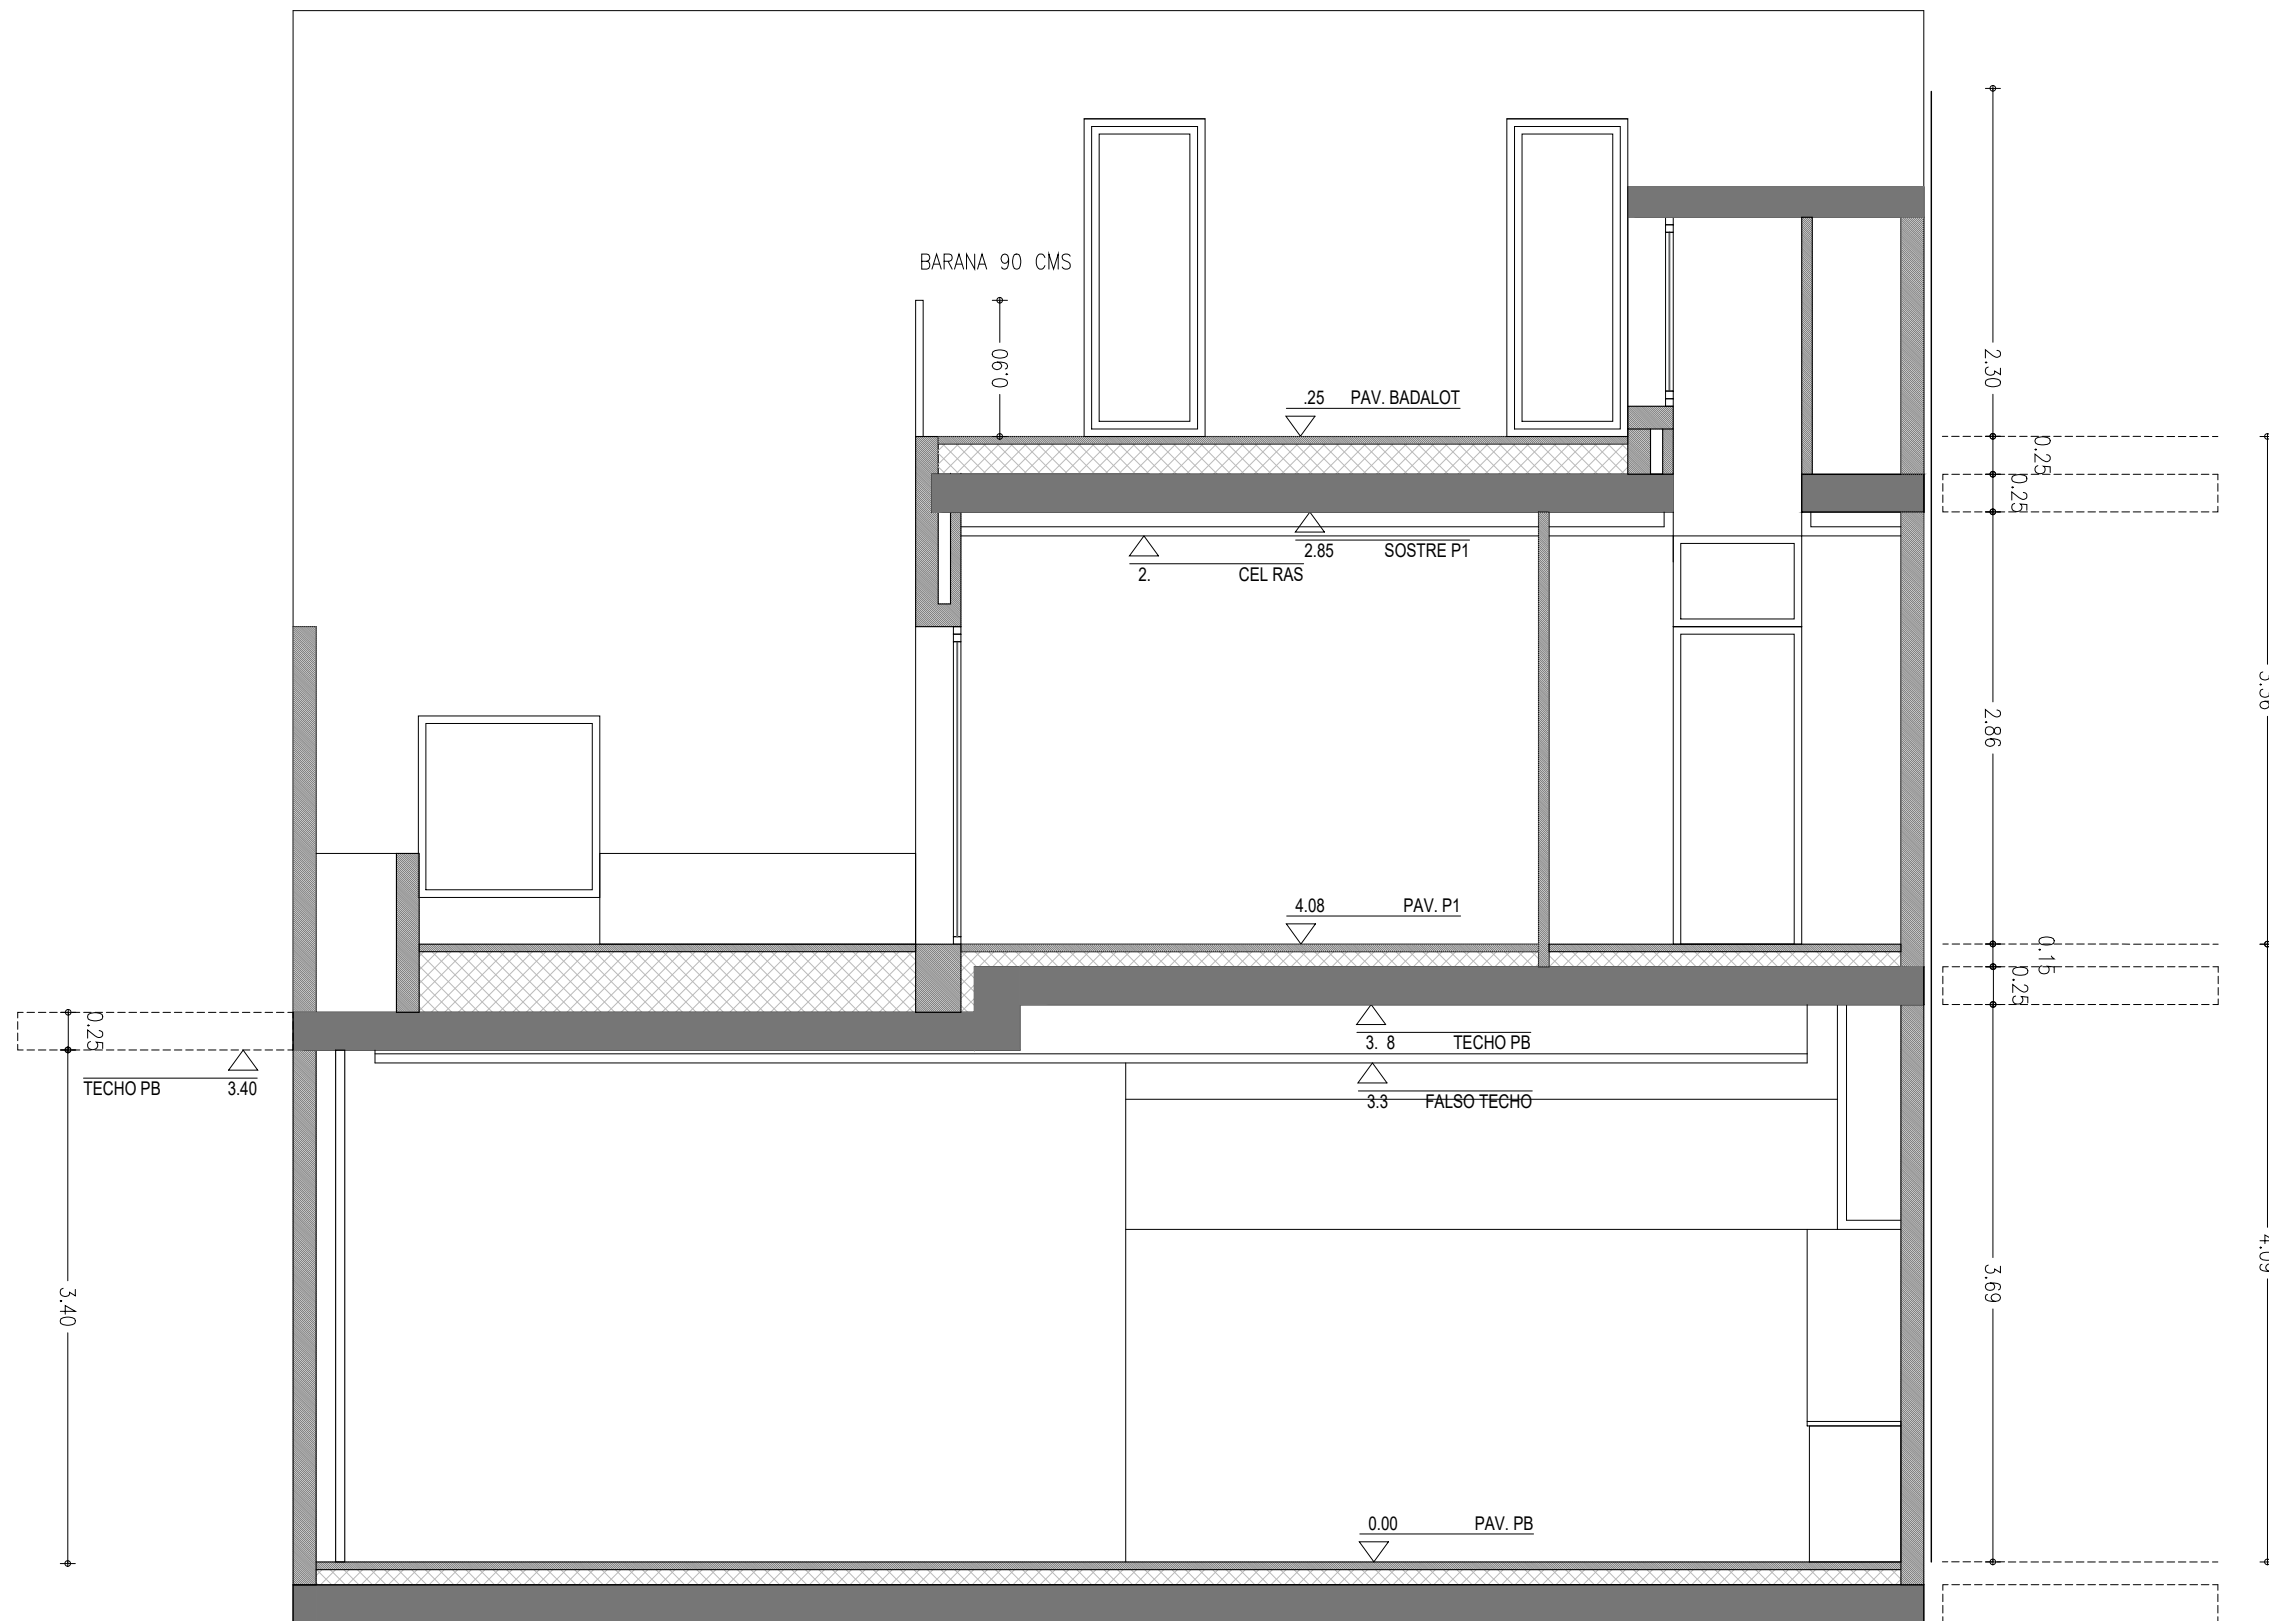

PROJECTE
 HABITATGE UNIFAMILIAR ENTRE MITGERES
 PROJECTE BÀSIC

EMPLAÇAMENT
 CARRER AVIÓ PLUS ULTRA, 9

PROMOTORES
 FRANCISCO NAVARRO
 JOSÉ MANUEL NAVARRO

ARQUITECTE
 JOSE MANUEL NAVARRO
 GARCÍA-SICILIA
 T 687492329
 yosko.bcn@gmail.com

NO PRENDRE MIDES SOBRE EL PLÀNOL. ÚNICAMENT SON VÁLIDES LES COTES GRAFIADES EN EL DIBUIX

TOTES LES DIMENSIONS ACOTADES ES COMPROBARAN EN OBRA

QUALSEVOL ERROR U OMISIÓ HA SER COMUNICAT INMEDIATAMENT A LA DIRECCIÓ FACULTATIVA

AQUEST PLÀNOL S'HA DE COMPLEMENTAR AMB ELS PLÀNOLS ESTRUCTURA I INSTALCIIONS


DATA: 4 JUNY 2024

PLANOL
 ARQUITECTURA
 SECCIÓ 2
 COTES



ESCALA 1:50 A3

REFERENCIA INTERNA 2300-PB-30-002

PLANOL Nº. 30-002

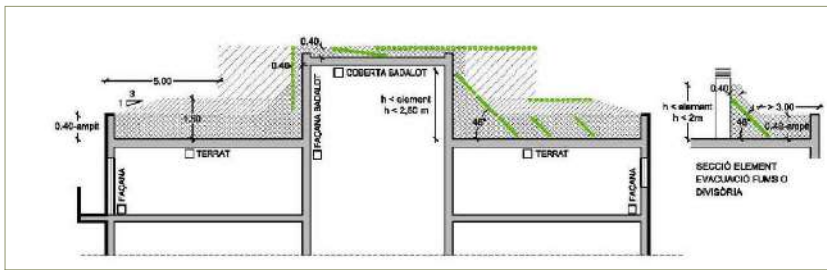

COMPLIMENT DELS CRITERIS DE LA GUIA D'APLICACIÓ PER A LA INTEGRACIÓ PAISATGÍSTICA D'INSTAL·LACIONS SOLARS DE L'AJUNTAMENT DE BARCELONA

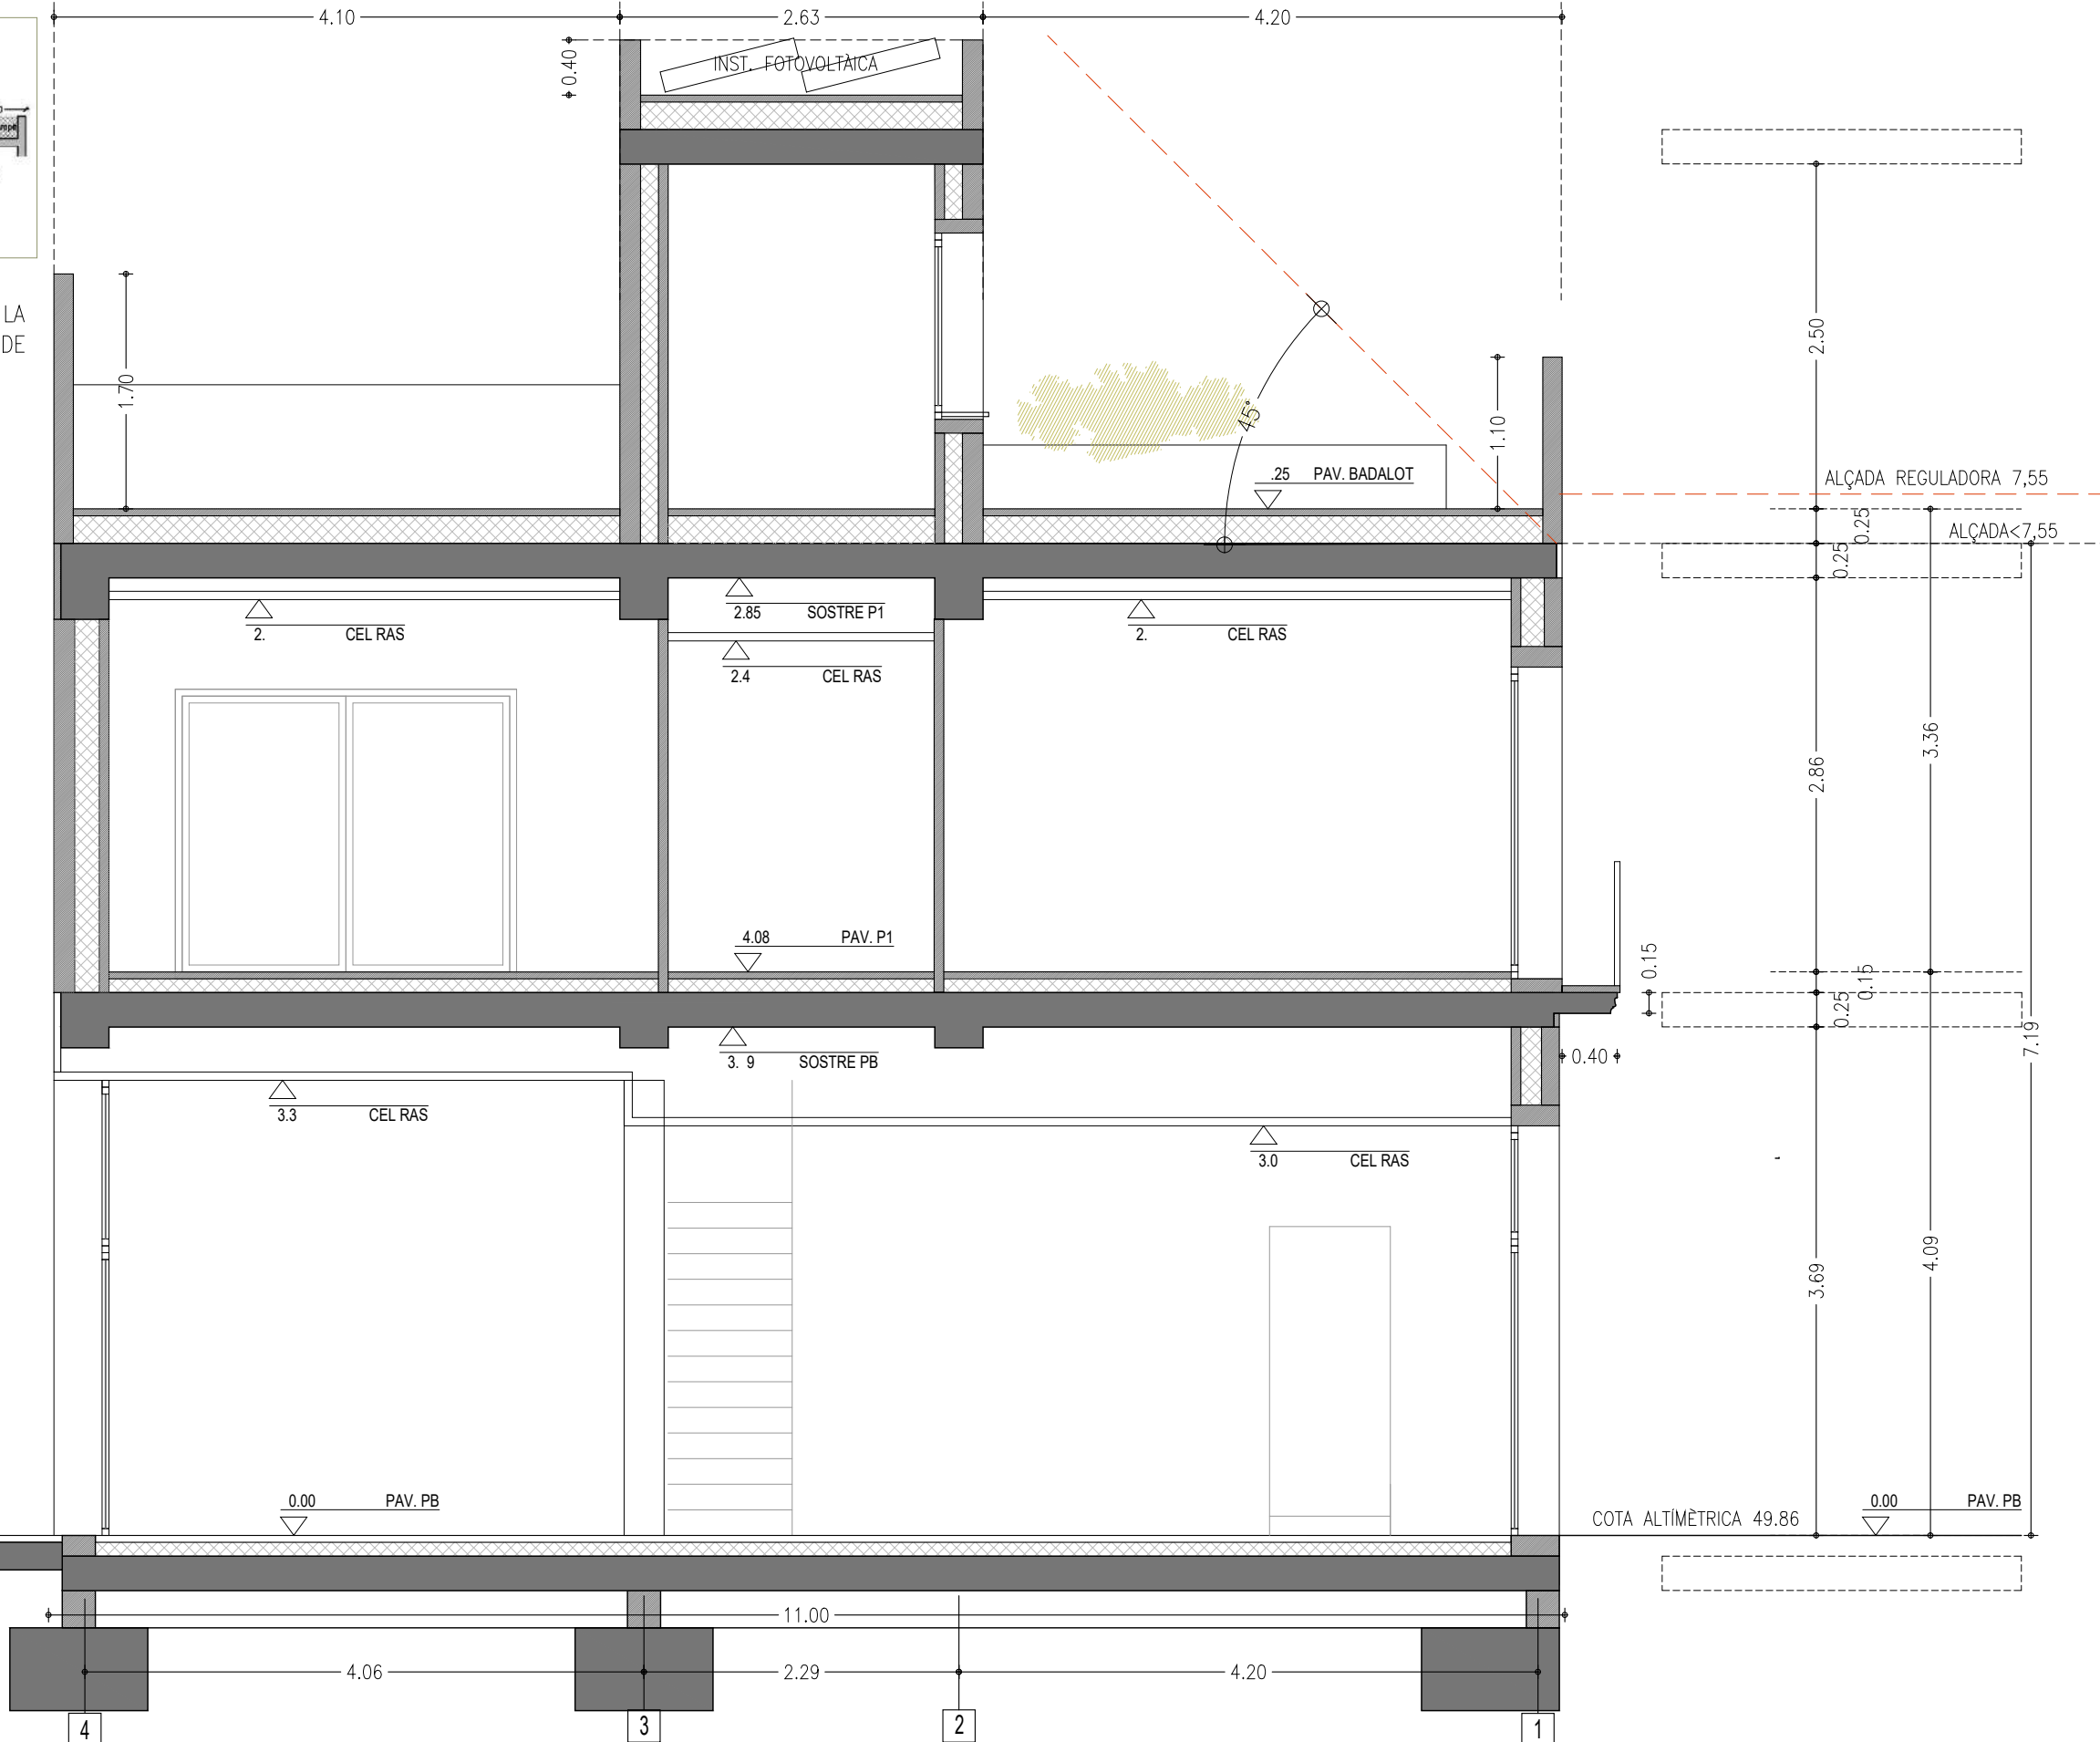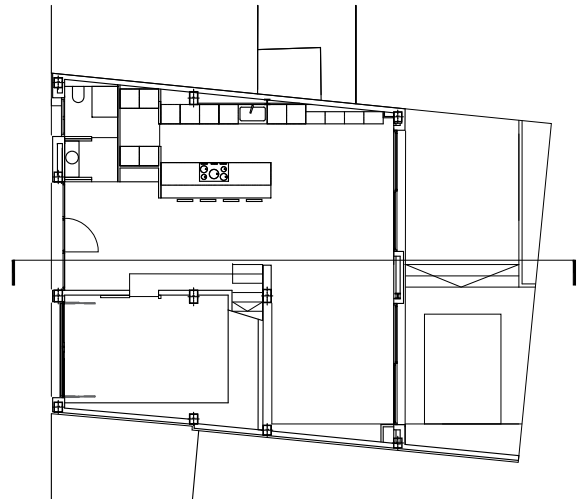

PROJECTE
HABITATGE UNIFAMILIAR ENTRE MITGERES
PROJECTE BÀSIC

EMPLAÇAMENT
CARRER AVIÓ PLUS ULTRA, 9

PROMOTORES
FRANCISCO NAVARRO
JOSÉ MANUEL NAVARRO

ARQUITECTE
JOSE MANUEL NAVARRO
GARCÍA-SICILIA
T 687492329
yosko.bcn@gmail.com

NO PRENDRE MIDES SOBRE EL PLÀNOL. ÚNICAMENT SON VÀLIDES LES COTES GRAFIADES EN EL DIBUIX

TOTES LES DIMENSIONS ACOTADES ES COMPROBARAN EN OBRA

QUALSEVOL ERROR U OMISIÓ HA SER COMUNICAT INMEDIATAMENT A LA DIRECCIÓ FACULTATIVA

AQUEST PLÀNOL S'HA DE COMPLEMENTAR AMB ELS PLÀNOLS ESTRUCTURA I INSTAL·LACIONS


DATA: 4 JUNY 2024

PLÀNOL
ARQUITECTURA
SECCIÓ 3
COTES


ESCALA 1:50 A3

REFERENCIA INTERNA 2300-PB-30-003

PLANOL Nº. 30-003

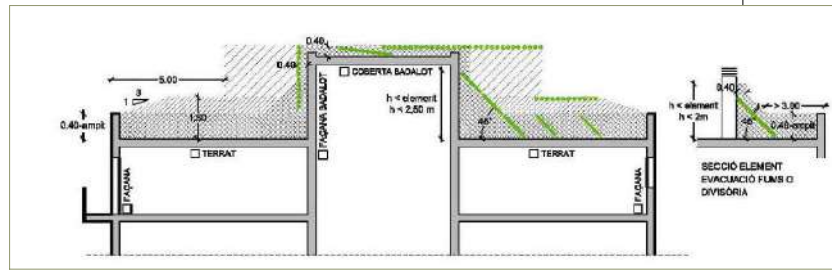

COMPLIMENT DELS CRITERIS DE LA GUIA D'APLICACIÓ PER A LA INTEGRACIÓ PAISATGÍSTICA D'INSTAL·LACIONS SOLARS DE L'AJUNTAMENT DE BARCELONA

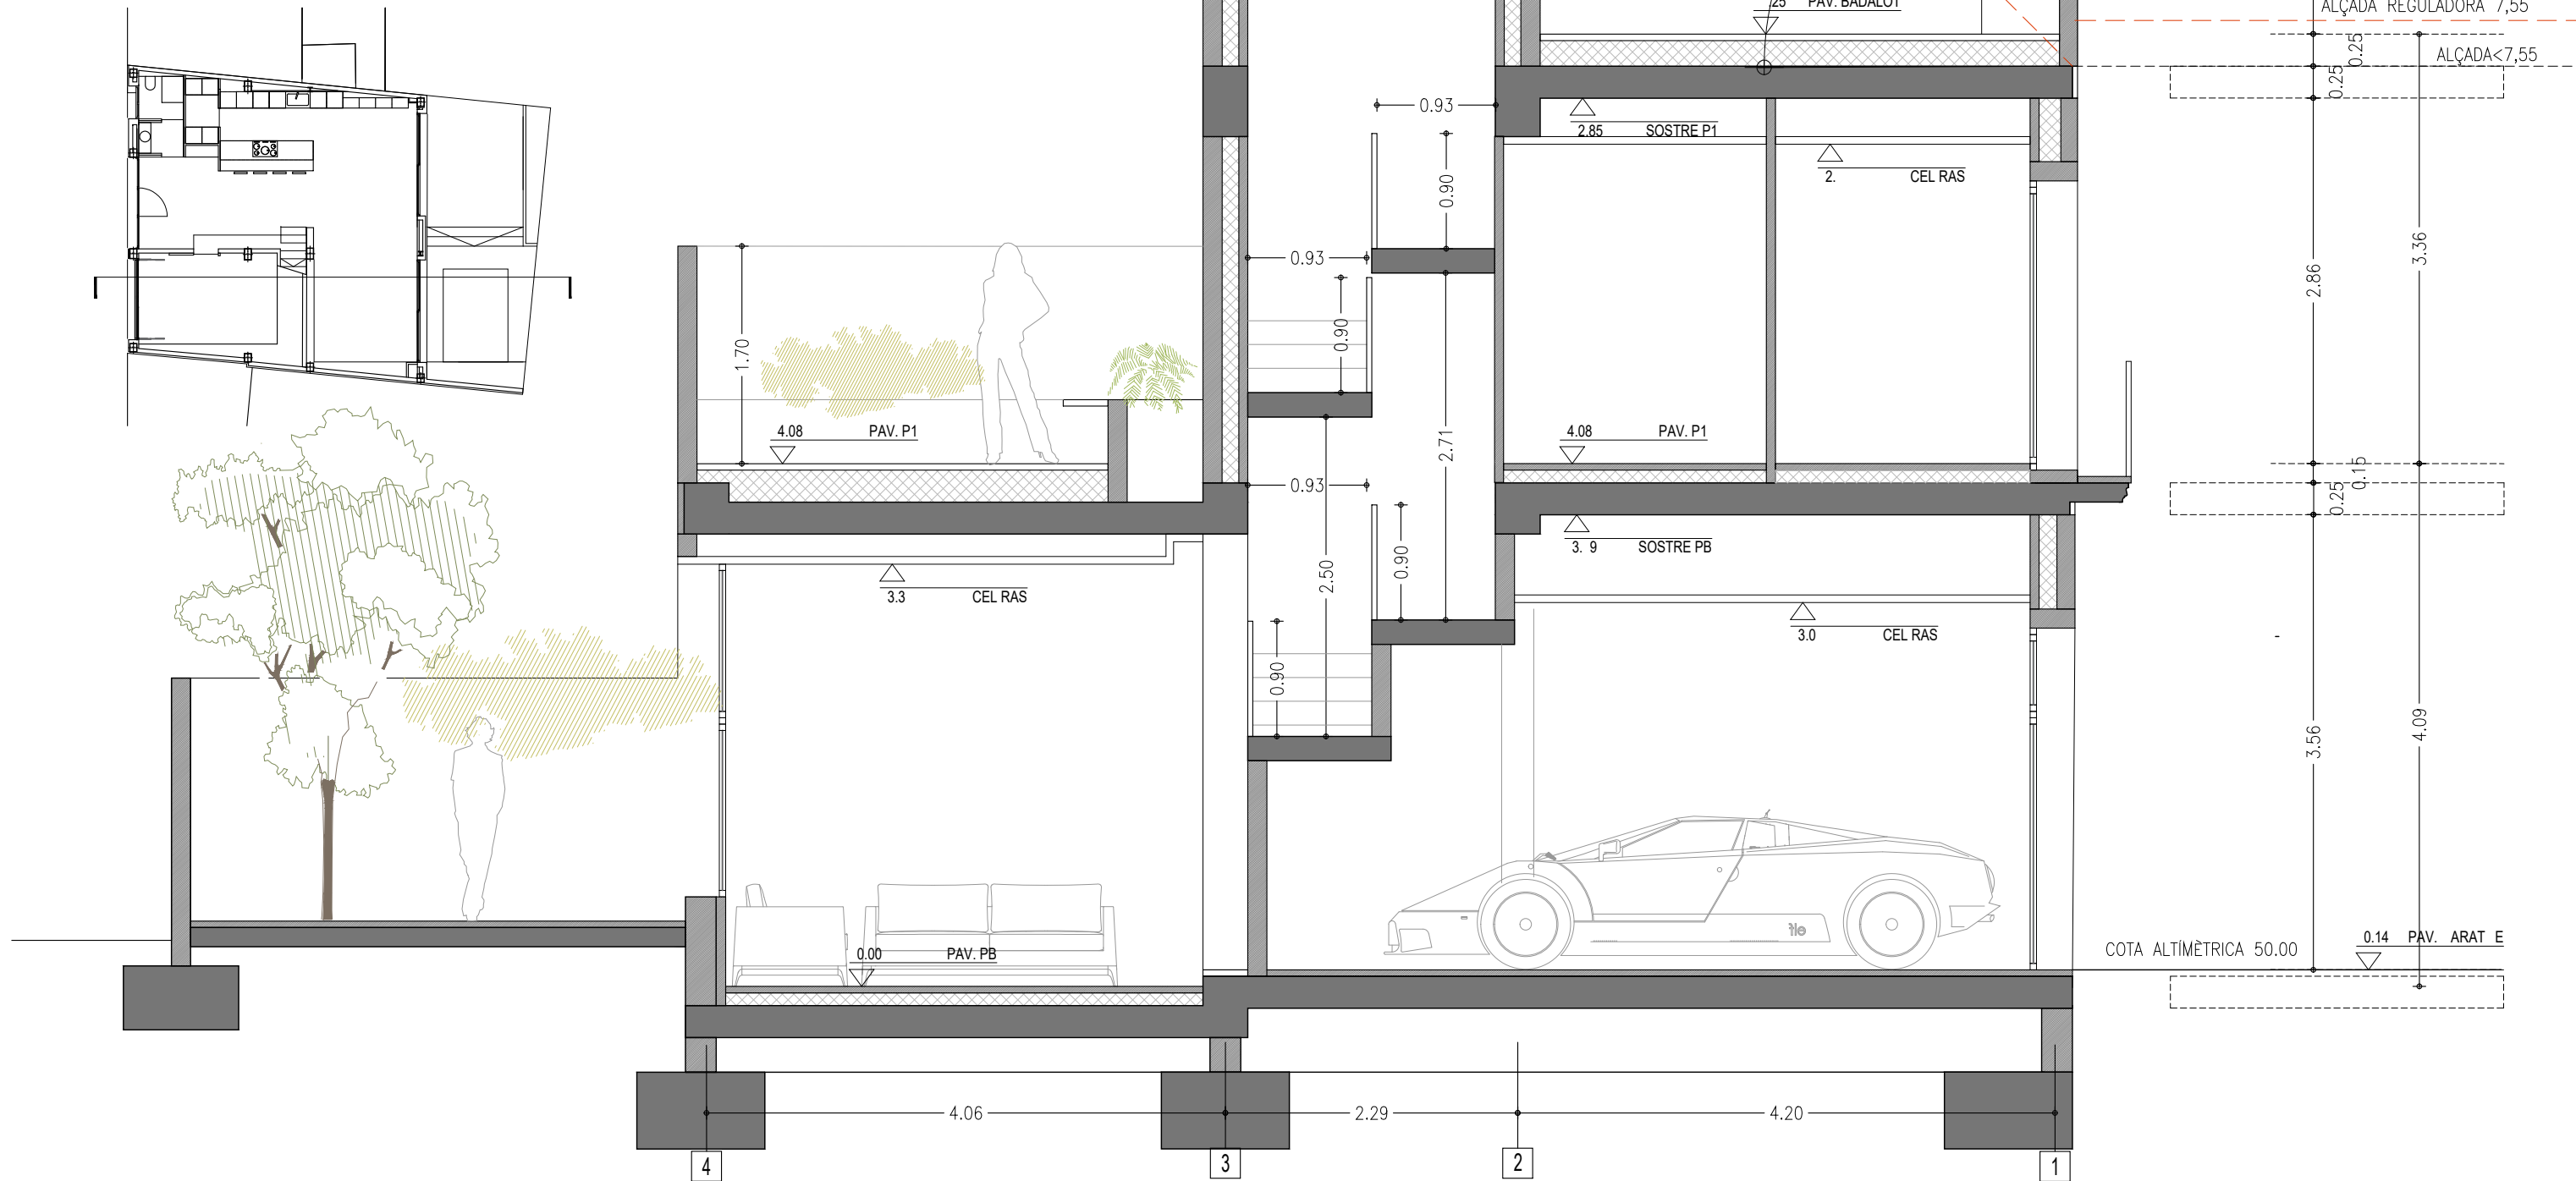

PROJECTE
HABITATGE UNIFAMILIAR ENTRE MITGERES
PROJECTE BÀSIC

EMPLAÇAMENT
CARRER AVIÓ PLUS ULTRA, 9

PROMOTORES
FRANCISCO NAVARRO
JOSÉ MANUEL NAVARRO

ARQUITECTE
JOSE MANUEL NAVARRO
GARCÍA-SICILIA
T 687492329
yosko.bcn@gmail.com

NO PRENDRE MIDES SOBRE EL PLÀNOL. ÚNICAMENT SON VÀLIDES LES COTES GRAFIADES EN EL DIBUIX

TOTES LES DIMENSIONS ACOTADES ES COMPROBARAN EN OBRA

QUALSEVOL ERROR U OMISSIÓ HA SER COMUNICAT INMEDIATAMENT A LA DIRECCIÓ FACULTATIVA

AQUEST PLÀNOL S'HA DE COMPLEMENTAR AMB ELS PLÀNOLS ESTRUCTURA I INSTAL·LACIONS


DATA: 4 JUNY 2024

PLANOL
ARQUITECTURA
SECCIÓ 4
COTES

ESCALA 1:50 A3

REFERENCIA INTERNA 2300-PB-30-004

PLANOL Nº. 30-004

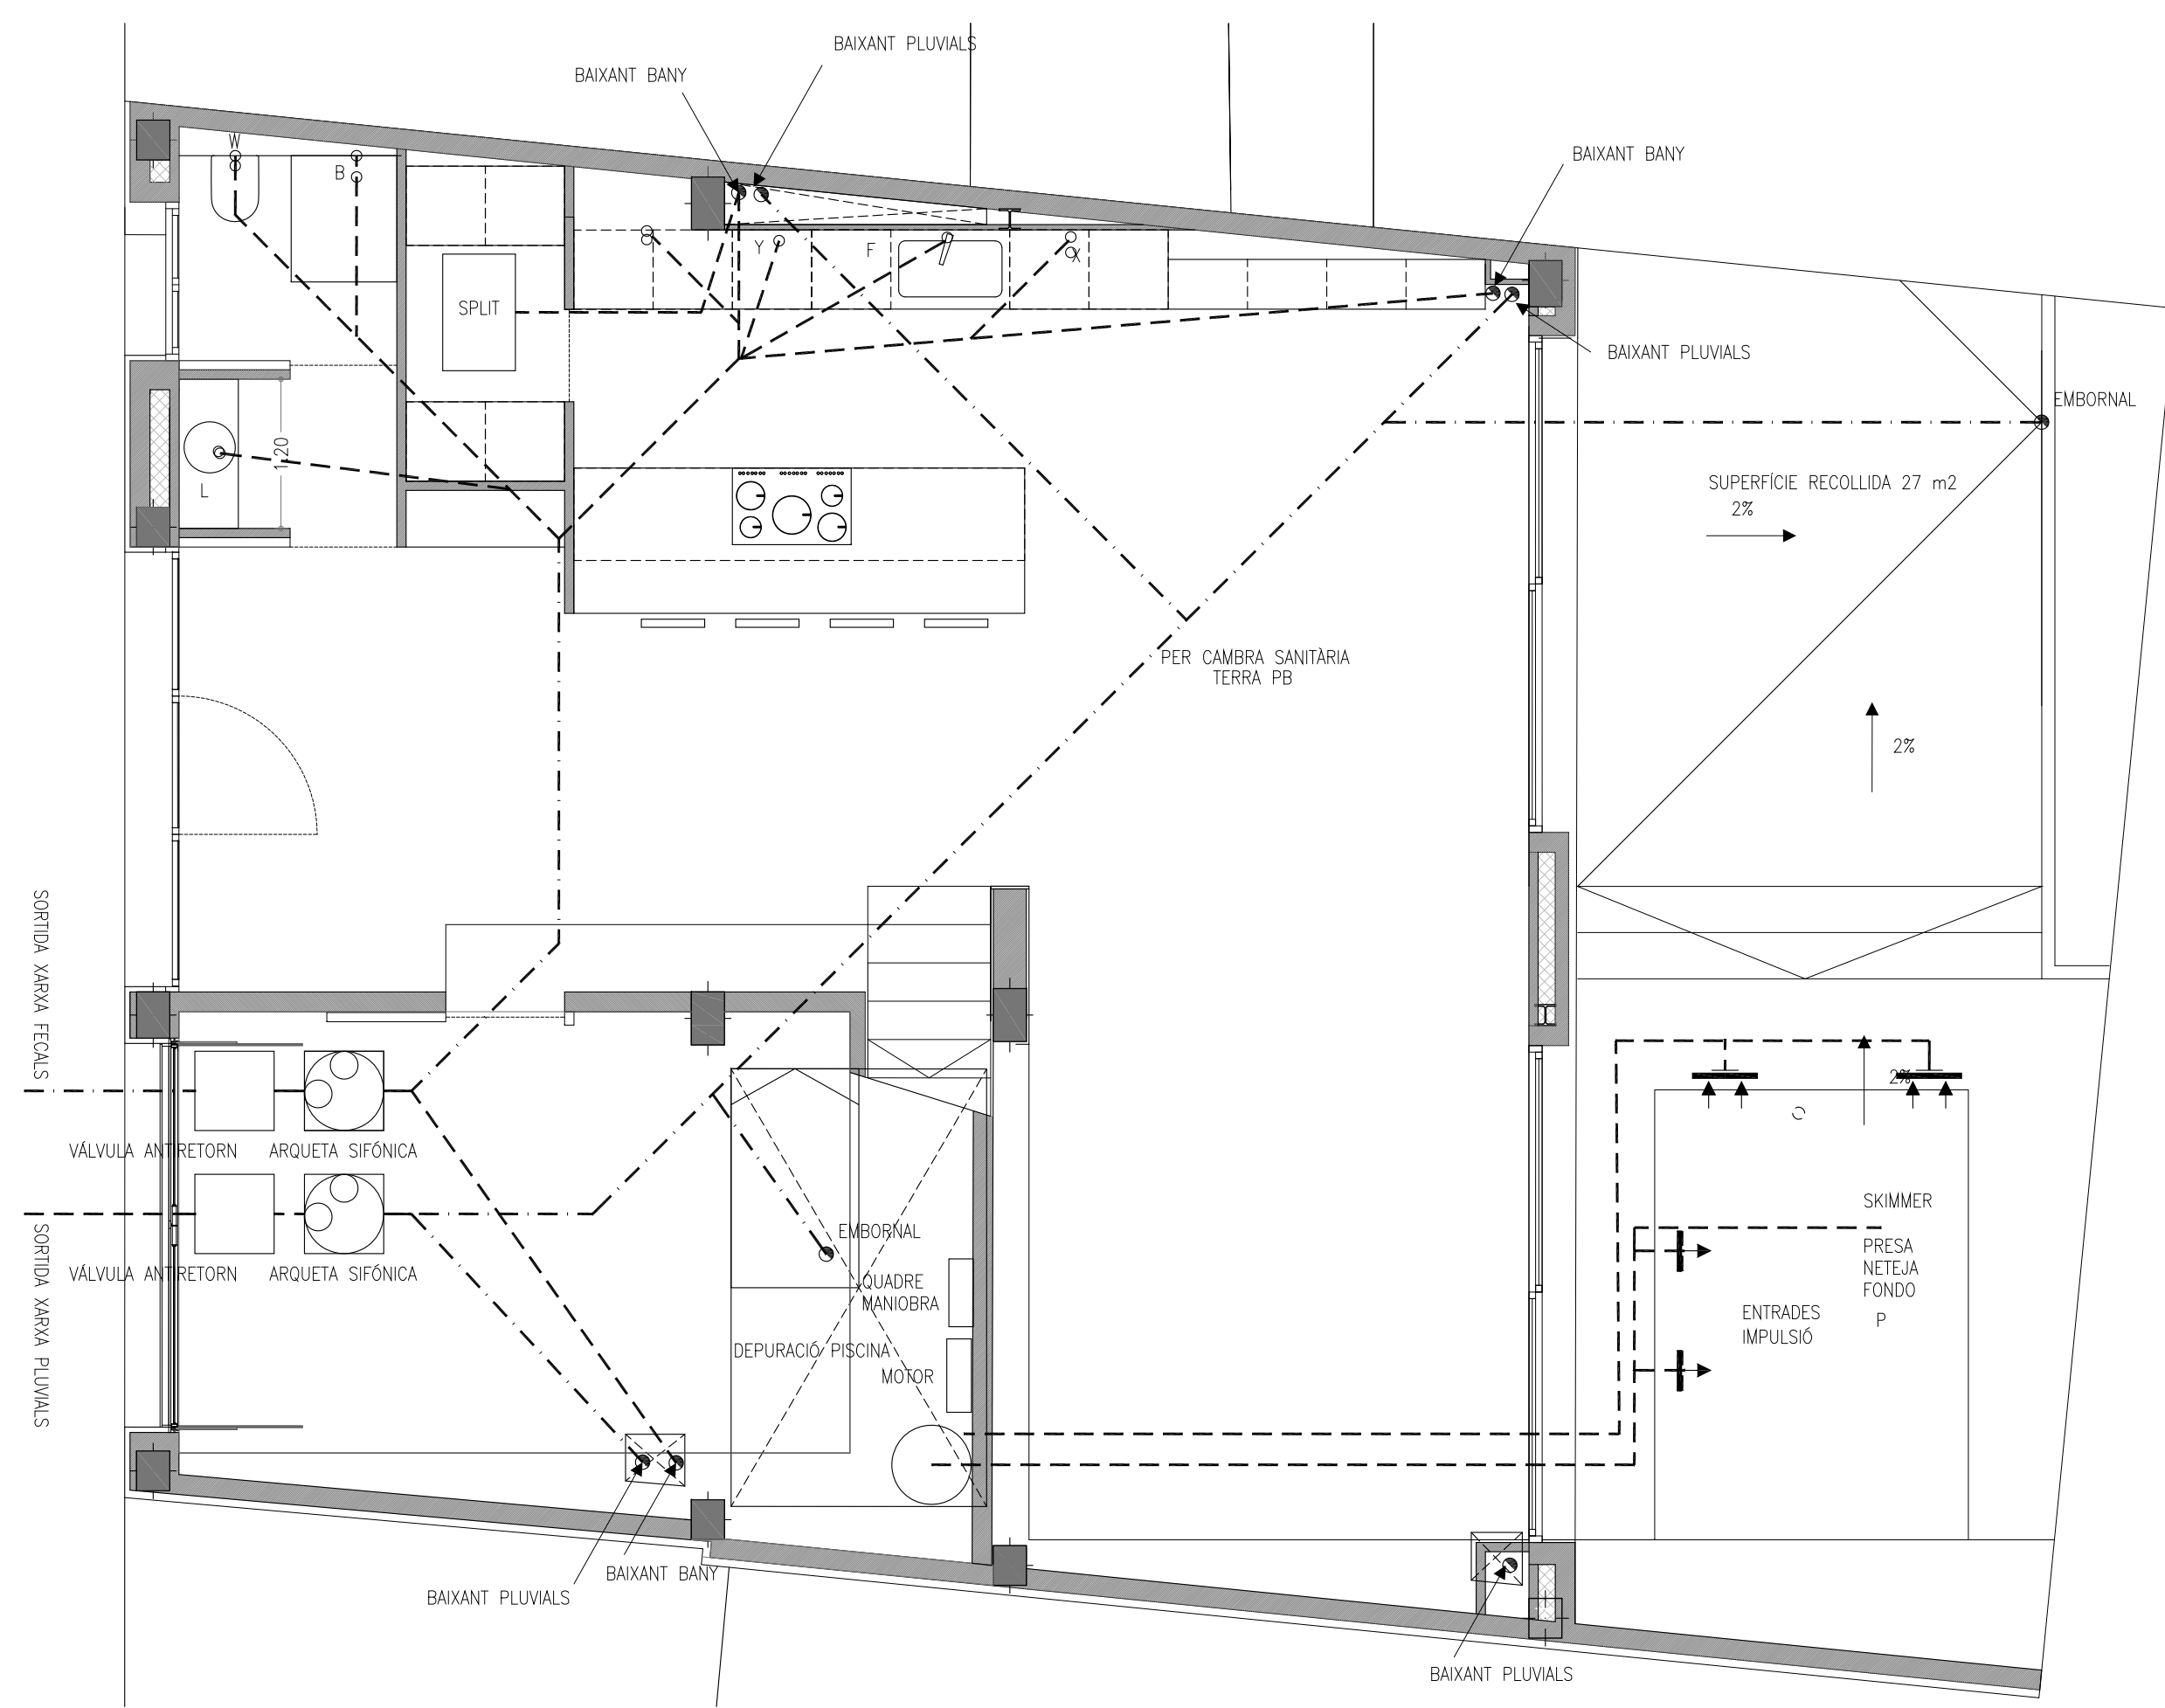

SIMBOLOGIA SANEJAMENT

SÍMBOL	DESCRIPCIÓ
•	PUNT DE DESGUÀS APARELL SANITARI
---	TRAÇAT TUBERIA SANEJAMENT
- · - · -	TRAÇAT TUBERIA PLUVIALS
◀	VÁLVULA ANTIRETORN
⊙	BOMBA
⊙	ARQUETA SIFÓNICA PER CON.NEXIÓ DESGUÀS DE 60x60 cm
←	PENDENTS ZONES EXTERIORS

Ø APARELLS SANITARIS (mm)					
SÍMBOLO	APARATO	Ø (mm)	SÍMBOLO	APARATO	Ø (mm)
W	INODOR	110	X	RENTADORA	40
B	BANYERA	40	Y	RENTAIXELLES	40
F	AIGÜERA	32	P	PISCINA	110
L	LAVABO	32	T	BIDET	32
U	UNIDAD INT.	32			

PROJECTE
HABITATGE UNIFAMILIAR ENTRE MITGERES
 PROJECTE BÀSIC

EMPLAÇAMENT
 CARRER AVIÓ PLUS ULTRA, 9

PROMOTORES
FRANCISCO NAVARRO
JOSÉ MANUEL NAVARRO

ARQUITECTE
JOSE MANUEL NAVARRO
GARCÍA-SICILIA
 T 687492329
 yosko.bcn@gmail.com

NO PRENDRE MIDES SOBRE EL PLÀNOL. ÚNICAMENT SON VÁLIDES LES COTES GRAFIADES EN EL DIBUIX

TOTES LES DIMENSIONS ACOTADES ES COMPROBARAN EN OBRA

QUALSEVOL ERROR U OMISIÓ HA SER COMUNICAT INMEDIATAMENT A LA DIRECCIÓ FACULTATIVA

AQUEST PLÀNOL S'HA DE COMPLEMENTAR AMB ELS PLÀNOLS ESTRUCTURA I INSTAL·LACIONS

DATA: 4 JUNY 2024


PLÀNOL
INSTAL·LACIONS PLANTA BAIXA SANEJAMENT

ESCALA 1:50 A3

REFERENCIA INTERNA 2300-PB-10-001

PLANOL Nº. 10-001 1 DE 4

DESCÀRREGA PAF PRESA D'AIRE TAP

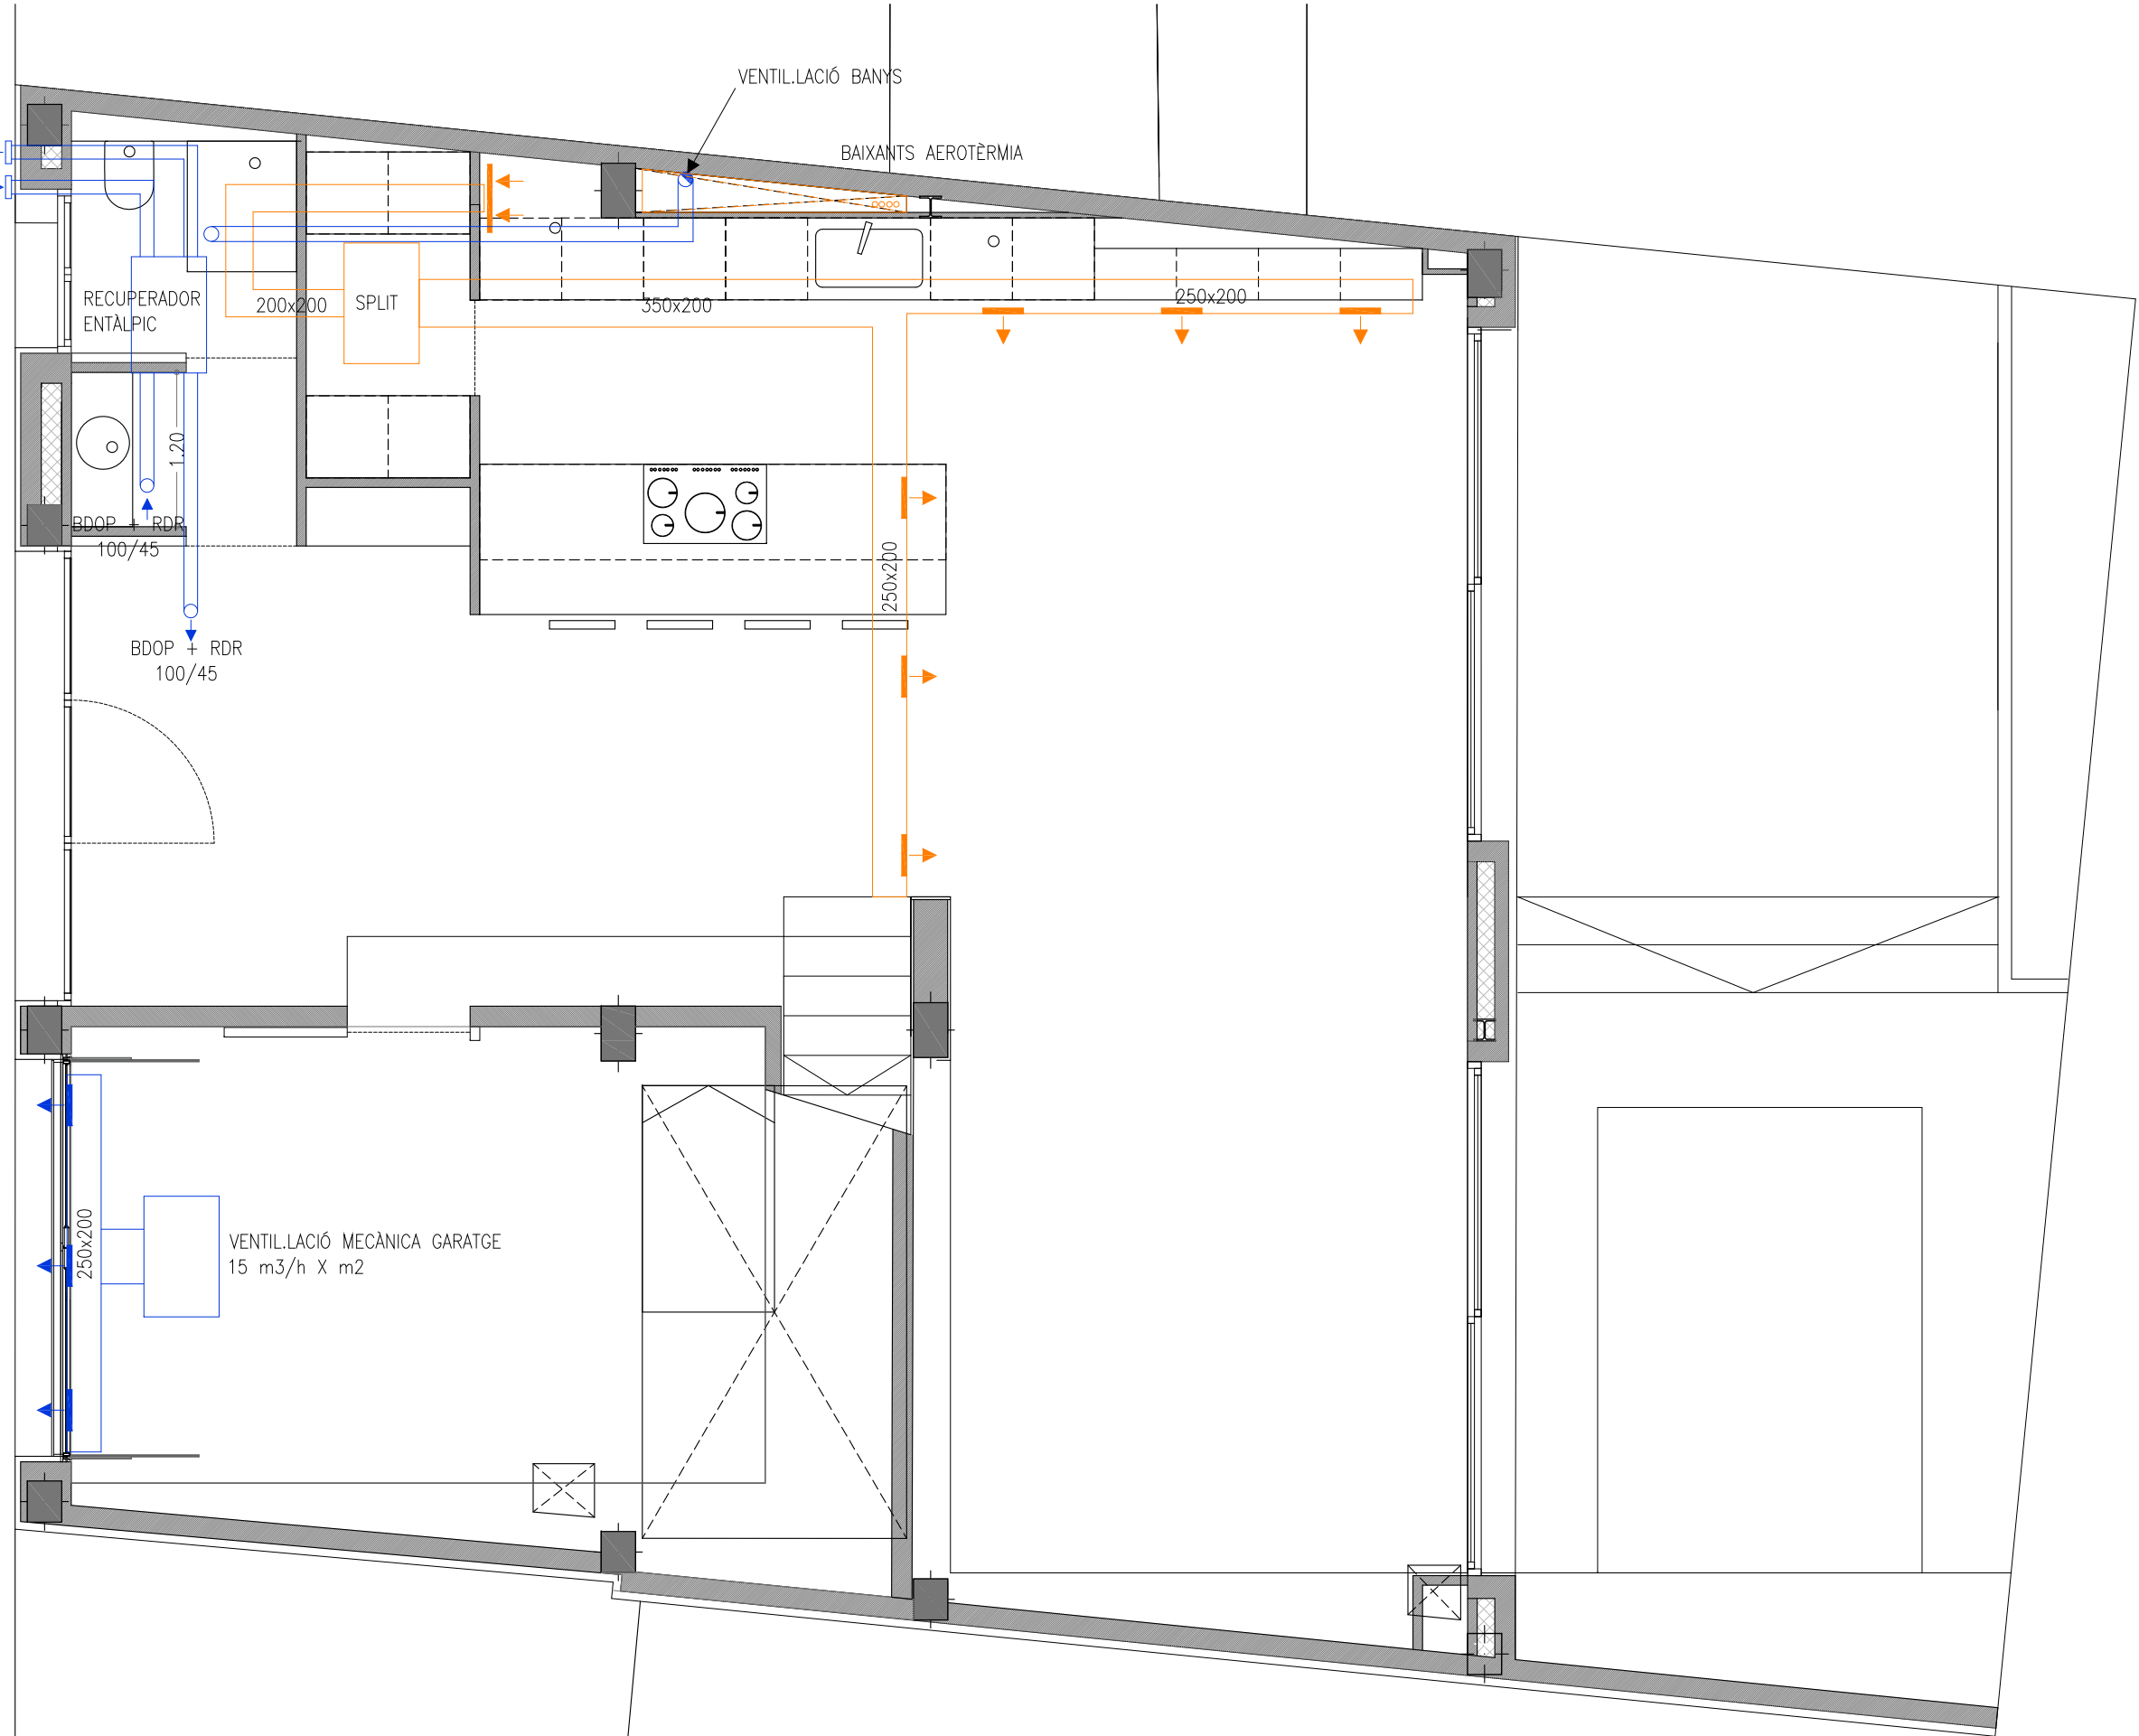

PROJECTE
HABITATGE UNIFAMILIAR ENTRE MITGERES
 PROJECTE BÀSIC

EMPLAÇAMENT
 CARRER AVIÓ PLUS ULTRA, 9

PROMOTORES
FRANCISCO NAVARRO
JOSÉ MANUEL NAVARRO

ARQUITECTE
JOSE MANUEL NAVARRO
GARCÍA-SICILIA
 T 687492329
 yosko.bcn@gmail.com

NO PRENDRE MIDES SOBRE EL PLÀNOL. ÚNICAMENT SON VÀLIDES LES COTES GRAFIADES EN EL DIBUIX

TOTES LES DIMENSIONS ACOTADES ES COMPROBARAN EN OBRA

QUALSEVOL ERROR U OMISIÓ HA SER COMUNICAT INMEDIATAMENT A LA DIRECCIÓ FACULTATIVA

AQUEST PLÀNOL S'HA DE COMPLEMENTAR AMB ELS PLÀNOLS ESTRUCTURA I INSTAL·LACIONS


DATA: 4 JUNY 2024

PLANOL
INSTAL·LACIONS
PLANTA BAIXA
AIRE ACONDICIONAT / VENTILACIÓ

ESCALA 1:50 A3

REFERENCIA INTERNA 2300-PB-70-001


PLANOL Nº. 70-001 2 DE 4

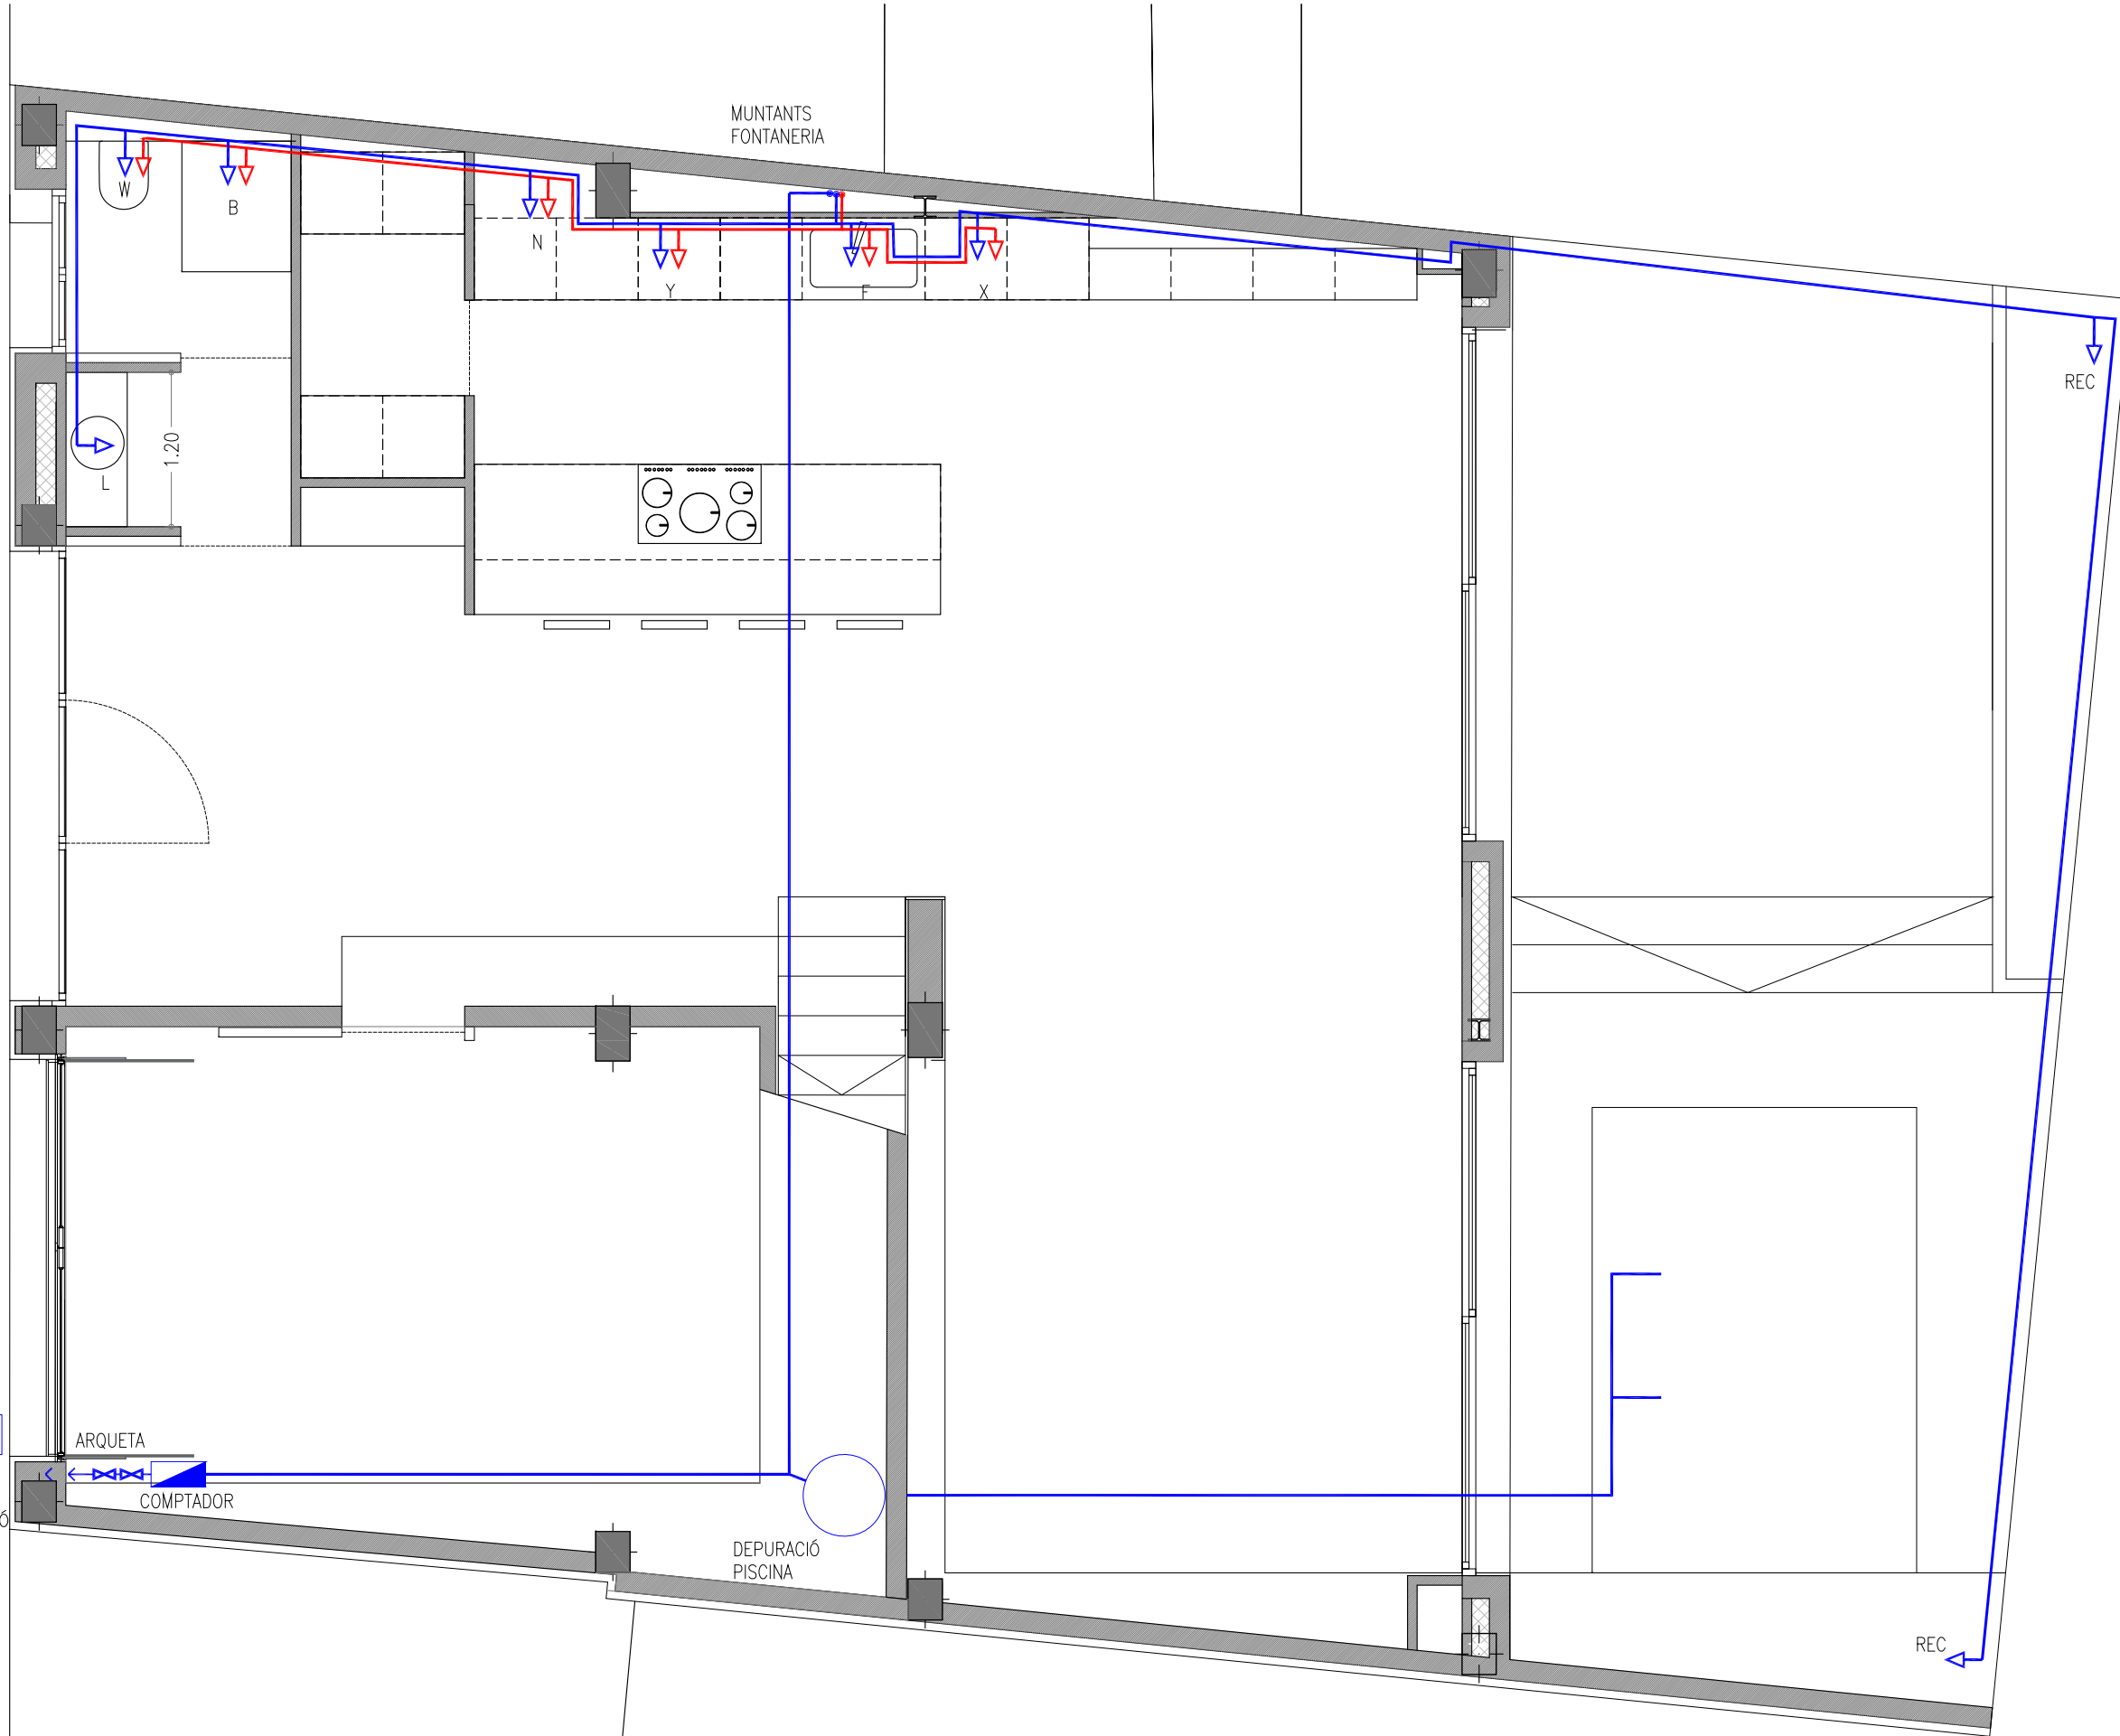

MUNTANTS FONTANERIA

REC

 1.20



XARXA PÚBLICA DISTRIBUCIÓ AIGUA POTABLE

ARQUETA
COMPTADOR

DEPURACIÓ PISCINA

REC

SIMBOLOGIA FONTANERIA

SIMBOL	MATERIAL/MODEL
DE	DEPOSIT
	CANONADA DE PPR PER AIGUA FREDA
	CANONADA DE PPR PER AIGUA CALENTA
	CANONADA PEX PUNT DE CONSUM AIGUA FREDA
	CANONADA PEX PUNT DE CONSUM AIGUA CALENTA
	VÀLVULA D'ESFERA

PROJECTE
HABITATGE UNIFAMILIAR ENTRE MITGERES
PROJECTE BÀSIC

EMPLAÇAMENT
CARRER AVIÓ PLUS ULTRA, 9

PROMOTORES
FRANCISCO NAVARRO
JOSÉ MANUEL NAVARRO

ARQUITECTE
JOSE MANUEL NAVARRO
GARCÍA-SICILIA
T 687492329
yosko.bcn@gmail.com

NO PRENDRE MIDES SOBRE EL PLÀNOL. ÚNICAMENT SON VÁLIDES LES COTES GRAFIADES EN EL DIBUIX

TOTES LES DIMENSIONS ACOTADES ES COMPROBARAN EN OBRA

QUALSEVOL ERROR U OMISIÓ HA SER COMUNICAT INMEDIATAMENT A LA DIRECCIÓ FACULTATIVA

AQUEST PLÀNOL S'HA DE COMPLEMENTAR AMB ELS PLÀNOLS ESTRUCTURA I INSTAL·LACIONS

DATA: 4 JUNY 2024


PLANOL
INSTAL·LACIONS
PLANTA BAIXA
FONTANERIA

ESCALA 1:50 A3



REFERENCIA INTERNA 2300-PB-10-001

PLANOL N°. 10-001 3 DE 4

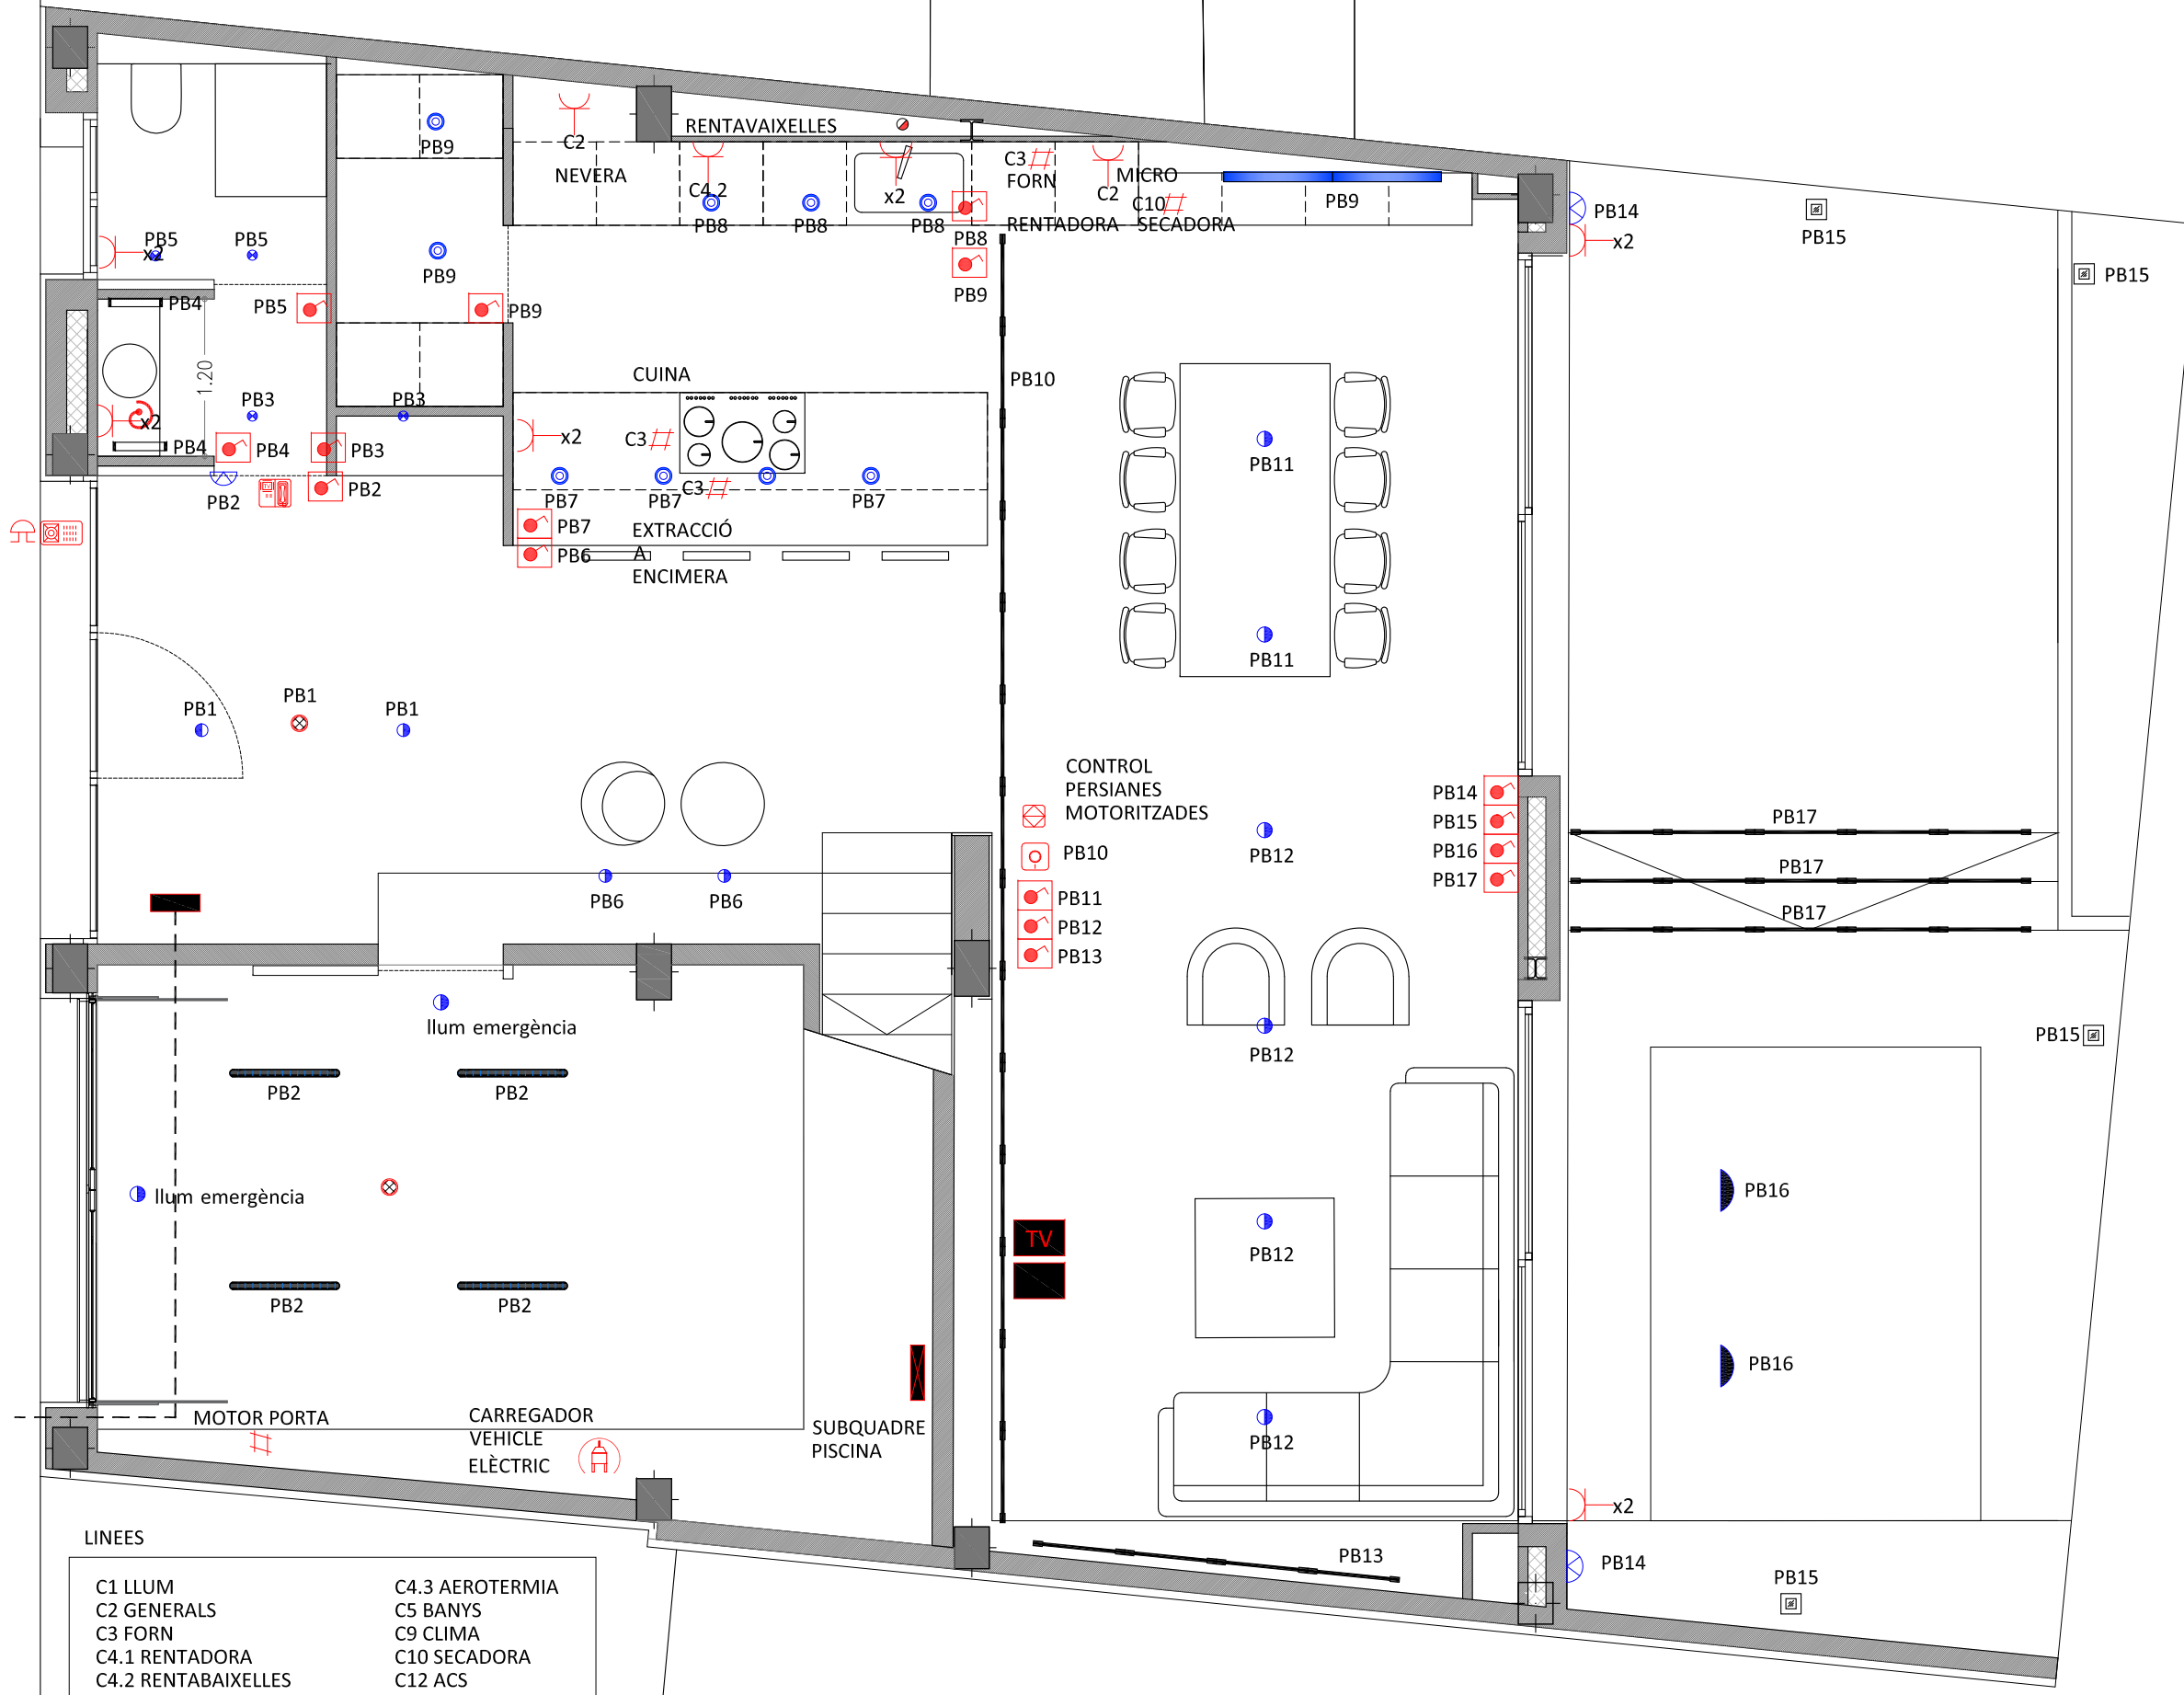

LLEGENDA MECANISMES	
	TUB CORRUGAT PARA MUNTANTS DE ELECTRICITAT
	PRESA CORRENT 16A SIMPLE BIPOLAR AMB T.T EMPOTRADA
	PRESA CORRENT 16A DOBLE BIPOLAR AMB T.T EMPOTRADA
	PRESA CORRENT EMPOTRADA PER USB
	PRESA CORRENT EMPOTRADA PARA TOVALLOLER BANY
	PRESA CORRENT 16A SIMPLE ESTANCA AMB T.T
	PRESA CORRENT 16A DOBLE ESTANCA BIPOLAR AMB T.T
	PUNT DE TREBALL EMPOTRAT AMB: 4x
	PUNT DE TELEVISIÓ EQUIPAT AMB: 4x + HDMI
	QUADRE ELÈCTRIC DE DISTRIBUCIÓ
	QUADRE D'ENCESES
	CAIXA GENERAL DE PROTECCIÓ(CGP)
	MANDO PREVISIÓ PERSIANES ELÈCTRIQUES
	VIDEO-PORTER EXTERIOR
	VIDEO-PORTER INTERIOR
	POLSADOR TIMBRE
	PUNT DE CONEXIÓ EQUIPOTENCIAL
	CAIXA DE RECARREGA VEHICUL ELÈCTRIC. MONOFÀSICA 230V - 32A - 7,36kW MARCA SIMON
LLEGENDA IL·LUMINACIÓ	
	PUNT DE LLUM ENCASTAT
	LLUMENERES TIPUS DOWNLIGHT
	DOWNLIGHT PARA BANY
	DOWNLIGHT
	DOWNLIGHT CUINA
	BALISSA EXTERIOR PER JARDÍ
	LLUMENERES TIPUS APLIC
	APLIC DE PARET
	APLIC DE PARET PER PISCINA
	APLIC DE PARET PER BANY
LLUMENERES TIPUS INDUSTRIAL	
	LLUM ESTANCA 1.5m IP65. 55W
LLUMENERES TIPUS LINIA CONTINUA	
	PERFIL LED EMPOTRAT EN SOSTRE. LLUM DIRECTA
	LLUM EMPOTRADA 1.5m IP65. 55SWW AMB SENSOR DE PRESENCIA INCORPORAT
	PERFIL LED EMPOTRAT EN SOSTRE RGB. LUZ INDIRECTA
LLEGENDA INTERRUPTORS	
	INTERRUPTOR SIMPLE 10A EMPOTRAT
	INTERRUPTOR CONMUTAT 10A EMPOTRAT
	INTERRUPTOR SIMPLE BIPOLAR (2P) SUPERFICIE ESTANC
	INTERRUPTOR CONMUTAT DE SUPERFICIE ESTANC
	INTERRUPTOR-DETECTOR DE MOVIMENT ENCASTAT
	INTERRUPTOR CREPUSCULAR
	SENSOR FOTOLUMINIC
	INTERRUPTOR AMB REGULADOR DE INTENSITAT LUMINICA
	BIOSWITCH DESCONECTOR DE XARXA AUTOMÀTIC
	INTERRUPTOR PER PREVISIÓ DE LAS LLUMENERES SOTA MOB. CUINA
	INTERRUPTOR TEMPORITZAT
	PANTALLA CONTROL IL·LUMINACIÓ
LLEGENDA ESCOMESA	
	ALIMENTACIÓ ELÈCTRICA FINS A XARXA PÚBLICA (TRAM SOTERRAT)
ESPACI A FAÇANA TMF-1 + CGP: 940x1200x400 mm (AMPLADA x ALÇADA x PROFUNDITAT)	

LINEES	
C1 LLUM	C4.3 AEROTERMIA
C2 GENERALS	C5 BANY
C3 FORN	C9 CLIMA
C4.1 RENTADORA	C10 SECADORA
C4.2 RENTABAIXELLES	C12 ACS

PROJECTE
HABITATGE UNIFAMILIAR ENTRE MITGERES
PROJECTE BÀSIC

EMPLAÇAMENT
CARRER AVIÓ PLUS ULTRA, 9

PROMOTORES
FRANCISCO NAVARRO
JOSÉ MANUEL NAVARRO

ARQUITECTE
JOSE MANUEL NAVARRO
GARCÍA-SICILIA
T 687492329
yosko.bcn@gmail.com

NO PRENDRE MIDES SOBRE EL PLÀNOL. ÚNICAMENT SON VÁLIDES LES COTES GRAFIADES EN EL DIBUIX

TOTES LES DIMENSIONS ACOTADES ES COMPROBARAN EN OBRA

QUALSEVOL ERROR U OMSIÓ HA SER COMUNICAT INMEDIATAMENT A LA DIRECCIÓ FACULTATIVA

AQUEST PLÀNOL S'HA DE COMPLEMENTAR AMB ELS PLÀNOLS ESTRUCTURA I INSTAL·LACIONS


DATA: 4 JUNY 2024

PLANOL
INSTAL·LACIONS
PLANTA BAIXA
ELECTRICITAT / IL·LUMINACIÓ

ESCALA 1:50 A3

REFERENCIA INTERNA 23001-PB-70-001

PLANOL N.º 70-001 4 DE 4

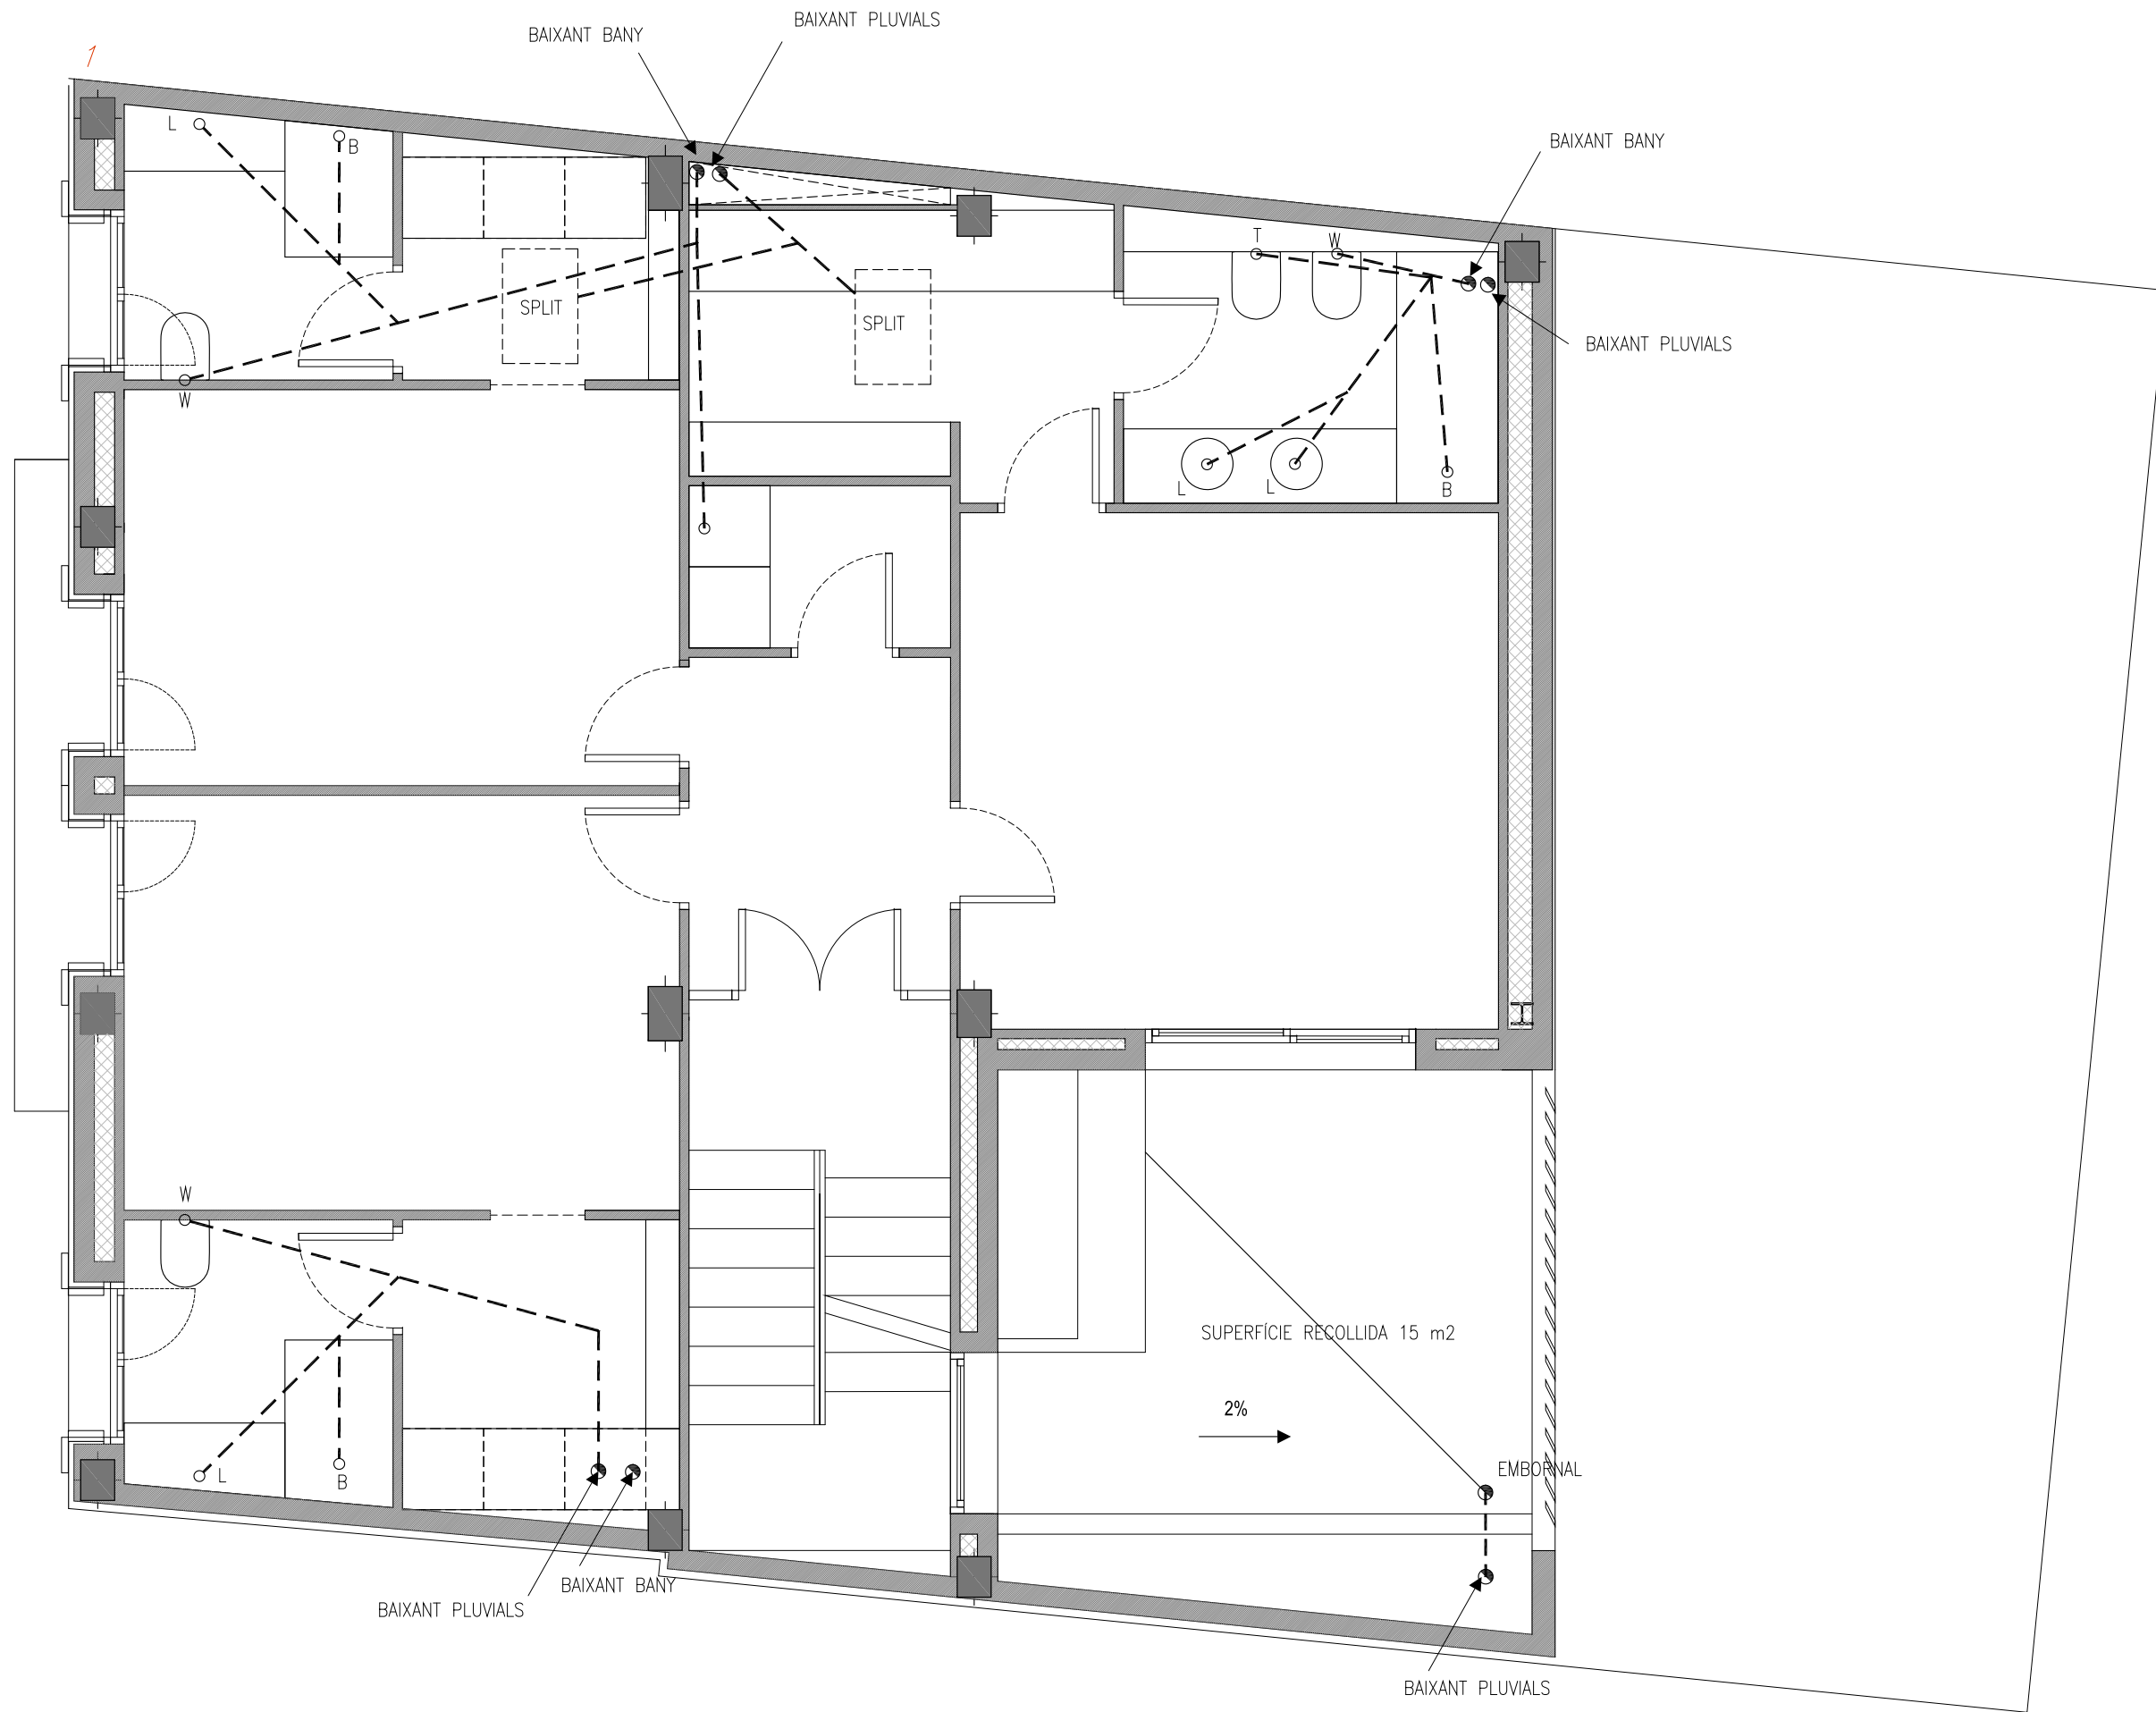

SIMBOLOGIA SANEJAMENT

SÍMBOL	DESCRIPCIÓ
•	PUNT DE DESGUÀS APARELL SANITARI
---	TRAÇAT TUBERIA SANEJAMENT
- · - · -	TRAÇAT TUBERIA PLUVIALS
◀	VÀLVULA ANTIRRETORN
⊙	BOMBA
⊙	ARQUETA SIFÓNICA PER CON.NEXIÓ DESGUÀS DE 60x60 cm
←	PENDENTS ZONES EXTERIORS

∅ APARELLS SANITARIS (mm)

SÍMBOL	APARATO	∅ (mm)	SÍMBOL	APARATO	∅ (mm)
W	INODOR	110	X	RENTADORA	40
B	BANYERA	40	Y	RENTAVAIKELLES	40
F	AIGÜERA	32	P	PISCINA	110
L	LAVABO	32	T	BIDET	32
U	UNIDAD INT.	32			

PROJECTE
HABITATGE UNIFAMILIAR ENTRE MITGERES
 PROJECTE BÀSIC

EMPLAÇAMENT
 CARRER AVIÓ PLUS ULTRA, 9

PROMOTORES
FRANCISCO NAVARRO
JOSÉ MANUEL NAVARRO

ARQUITECTE
JOSE MANUEL NAVARRO
GARCÍA-SICILIA
 T 687492329
 yosko.bcn@gmail.com

NO PRENDRE MIDES SOBRE EL PLÀNOL. ÚNICAMENT SON VÁLIDES LES COTES GRAFIADES EN EL DIBUIX

TOTES LES DIMENSIONS ACOTADES ES COMPROBARAN EN OBRA

QUALSEVOL ERROR U OMISIÓ HA SER COMUNICAT INMEDIATAMENT A LA DIRECCIÓ FACULTATIVA

AQUEST PLÀNOL S'HA DE COMPLEMENTAR AMB ELS PLÀNOLS ESTRUCTURA I INSTAL·LACIONS


DATA: 4 JUNY 2024

PLANOL
INSTAL·LACIONS PLANTA PRIMERA SANEJAMENT

ESCALA 1:50 A3

REFERENCIA INTERNA 2300-PB-70-002

PLANOL Nº. 70-002 1 DE 4

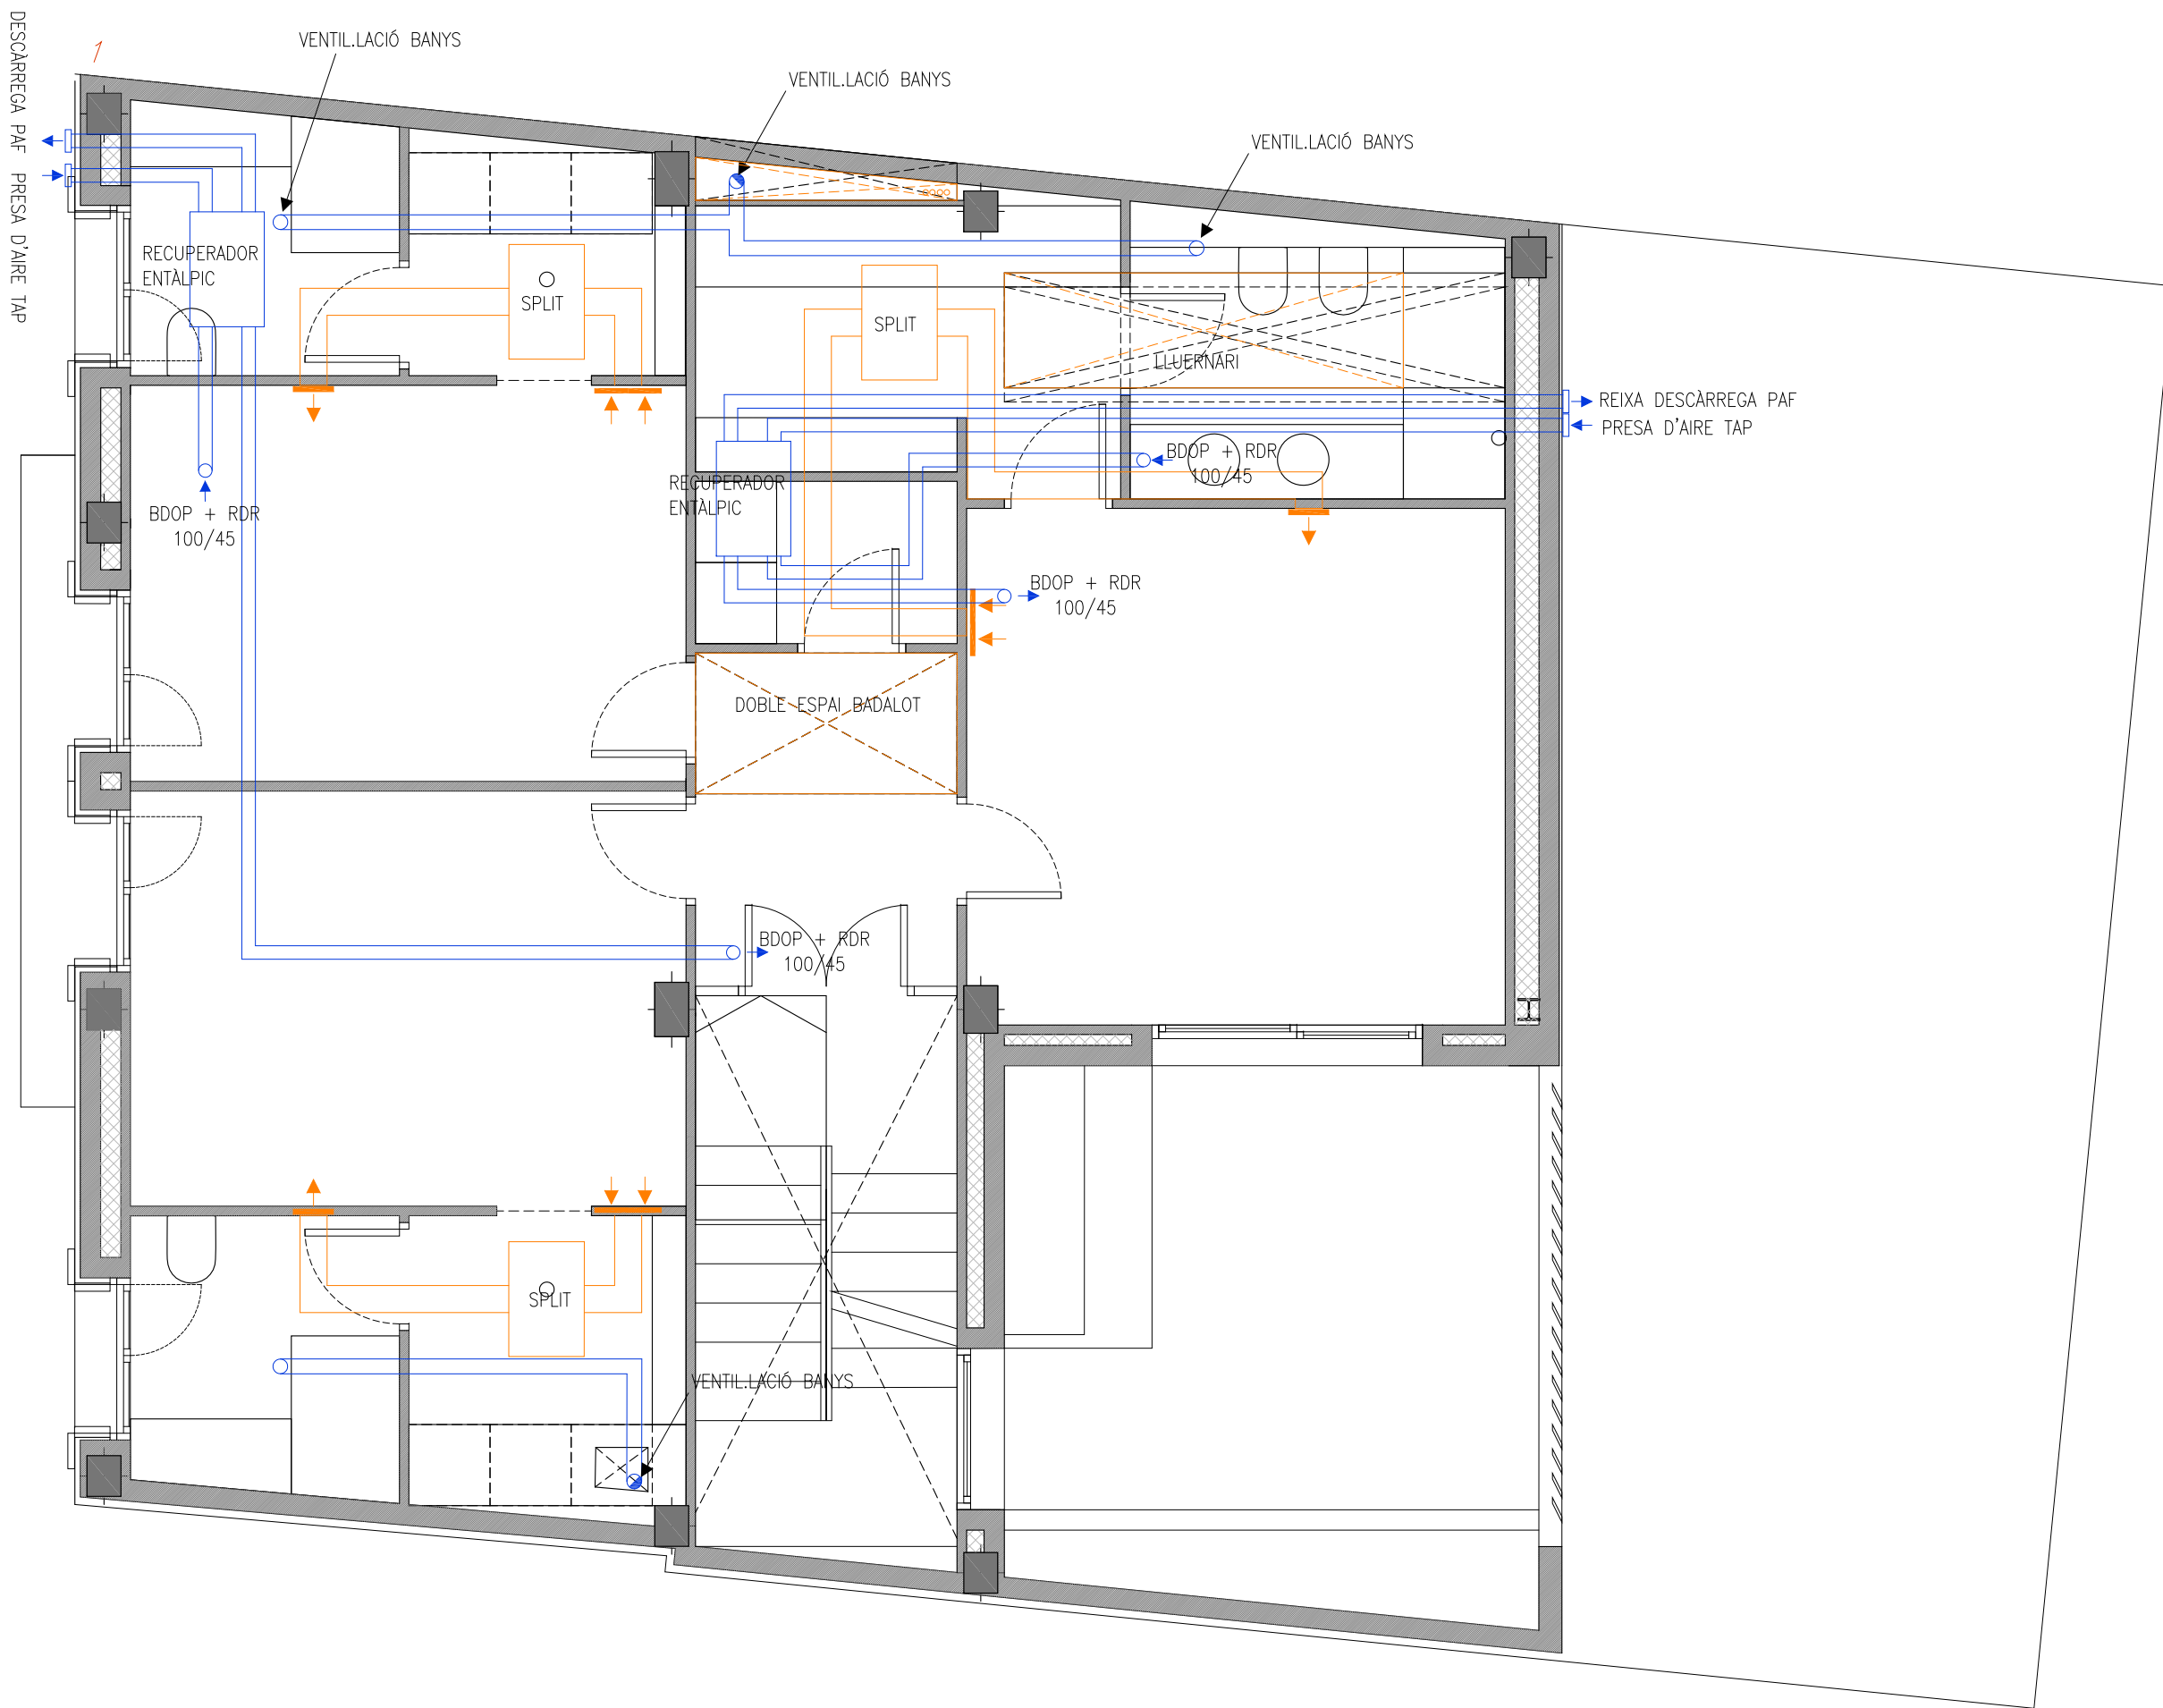

PROJECTE
HABITATGE UNIFAMILIAR ENTRE MITGERES
 PROJECTE BÀSIC

EMPLAÇAMENT
CARRER AVIÓ PLUS ULTRA, 9

PROMOTORES
FRANCISCO NAVARRO
JOSÉ MANUEL NAVARRO

ARQUITECTE
JOSE MANUEL NAVARRO
GARCÍA-SICILIA
 T 687492329
 yosko.bcn@gmail.com

NO PRENDRE MIDES SOBRE EL PLÀNOL. ÚNICAMENT SON VÁLIDES LES COTES GRAFIADES EN EL DIBUIX

TOTES LES DIMENSIONS ACOTADES ES COMPROBARAN EN OBRA

QUALSEVOL ERROR U OMISSIÓ HA SER COMUNICAT INMEDIATAMENT A LA DIRECCIÓ FACULTATIVA

AQUEST PLÀNOL S'HA DE COMPLEMENTAR AMB ELS PLÀNOLS ESTRUCTURA I INSTAL·LACIONS


DATA: 4 JUNY 2024

PLANOL
INSTAL·LACIONS
PLANTA PRIMERA
AIRE ACONDICIONAT / VENTILACIÓ

REFERENCIA INTERNA 2300-PB-70-002

PLANOL Nº. 70-002 2 DE 4

ESCALA 1:50 A3

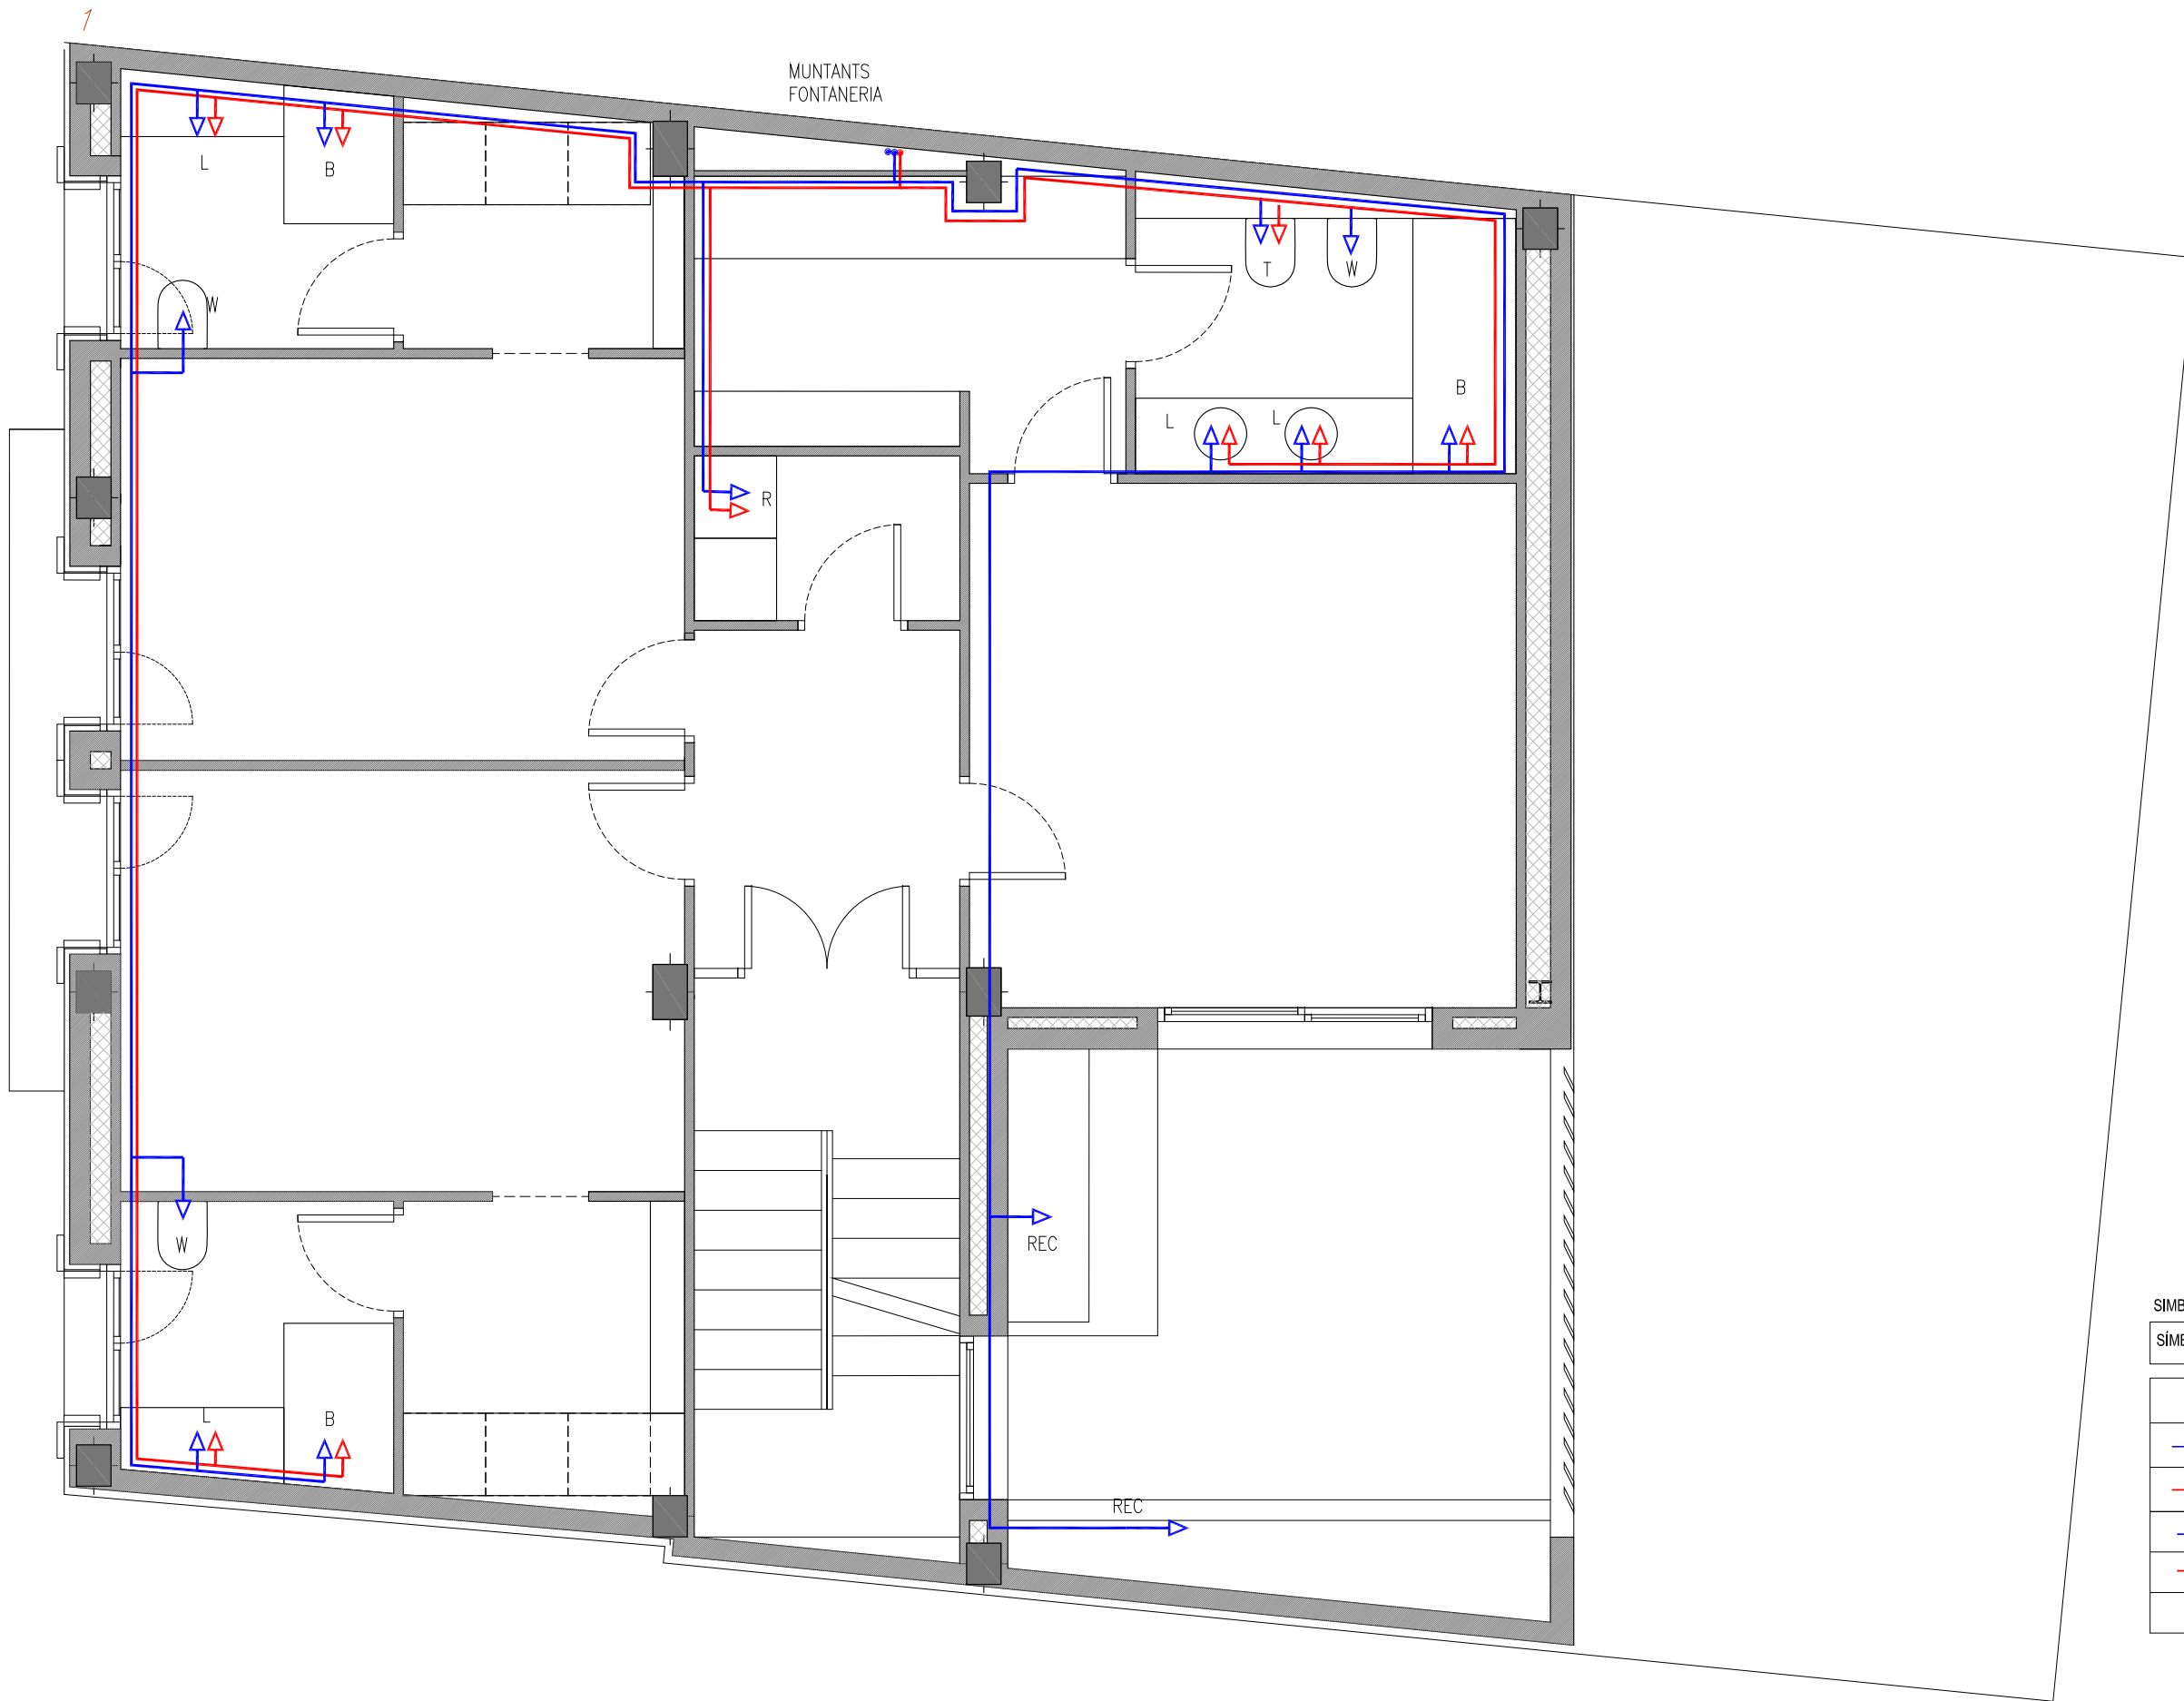

SIMBOLOGIA FONTANERIA

SÍMBOL	MATERIAL/MODEL
DE	DEPOSIT
	CANONADA DE PPR PER AIGUA FREDA
	CANONADA DE PPR PER AIGUA CALENTA
	CANONADA PEX PUNT DE CONSUM AIGUA FREDA
	CANONADA PEX PUNT DE CONSUM AIGUA CALENTA
	VÁLVULA D'ESFERA

PROJECTE
HABITATGE UNIFAMILIAR ENTRE MITGERES
 PROJECTE BÀSIC

EMPLAÇAMENT
 CARRER AVIÓ PLUS ULTRA, 9

PROMOTORES
FRANCISCO NAVARRO
JOSÉ MANUEL NAVARRO

ARQUITECTE
JOSE MANUEL NAVARRO
GARCÍA-SICILIA
 T 687492329
 yosko.bcn@gmail.com

NO PRENDRE MIDES SOBRE EL PLÀNOL. ÚNICAMENT SON VÁLIDES LES COTES GRAFIADES EN EL DIBUIX

TOTES LES DIMENSIONS ACOTADES ES COMPROBARAN EN OBRA

QUALSEVOL ERROR U OMISSIÓ HA SER COMUNICAT INMEDIATAMENT A LA DIRECCIÓ FACULTATIVA

AQUEST PLÀNOL S'HA DE COMPLEMENTAR AMB ELS PLÀNOLS ESTRUCTURA I INSTAL·LACIONS

DATA: 4 JUNY 2024


PLANOL
INSTAL·LACIONS
PLANTA PRIMERA
FONTANERIA

ESCALA 1:50 A3

REFERENCIA INTERNA 2300-PB-70-002

PLANOL Nº. 70-002 3 DE 4



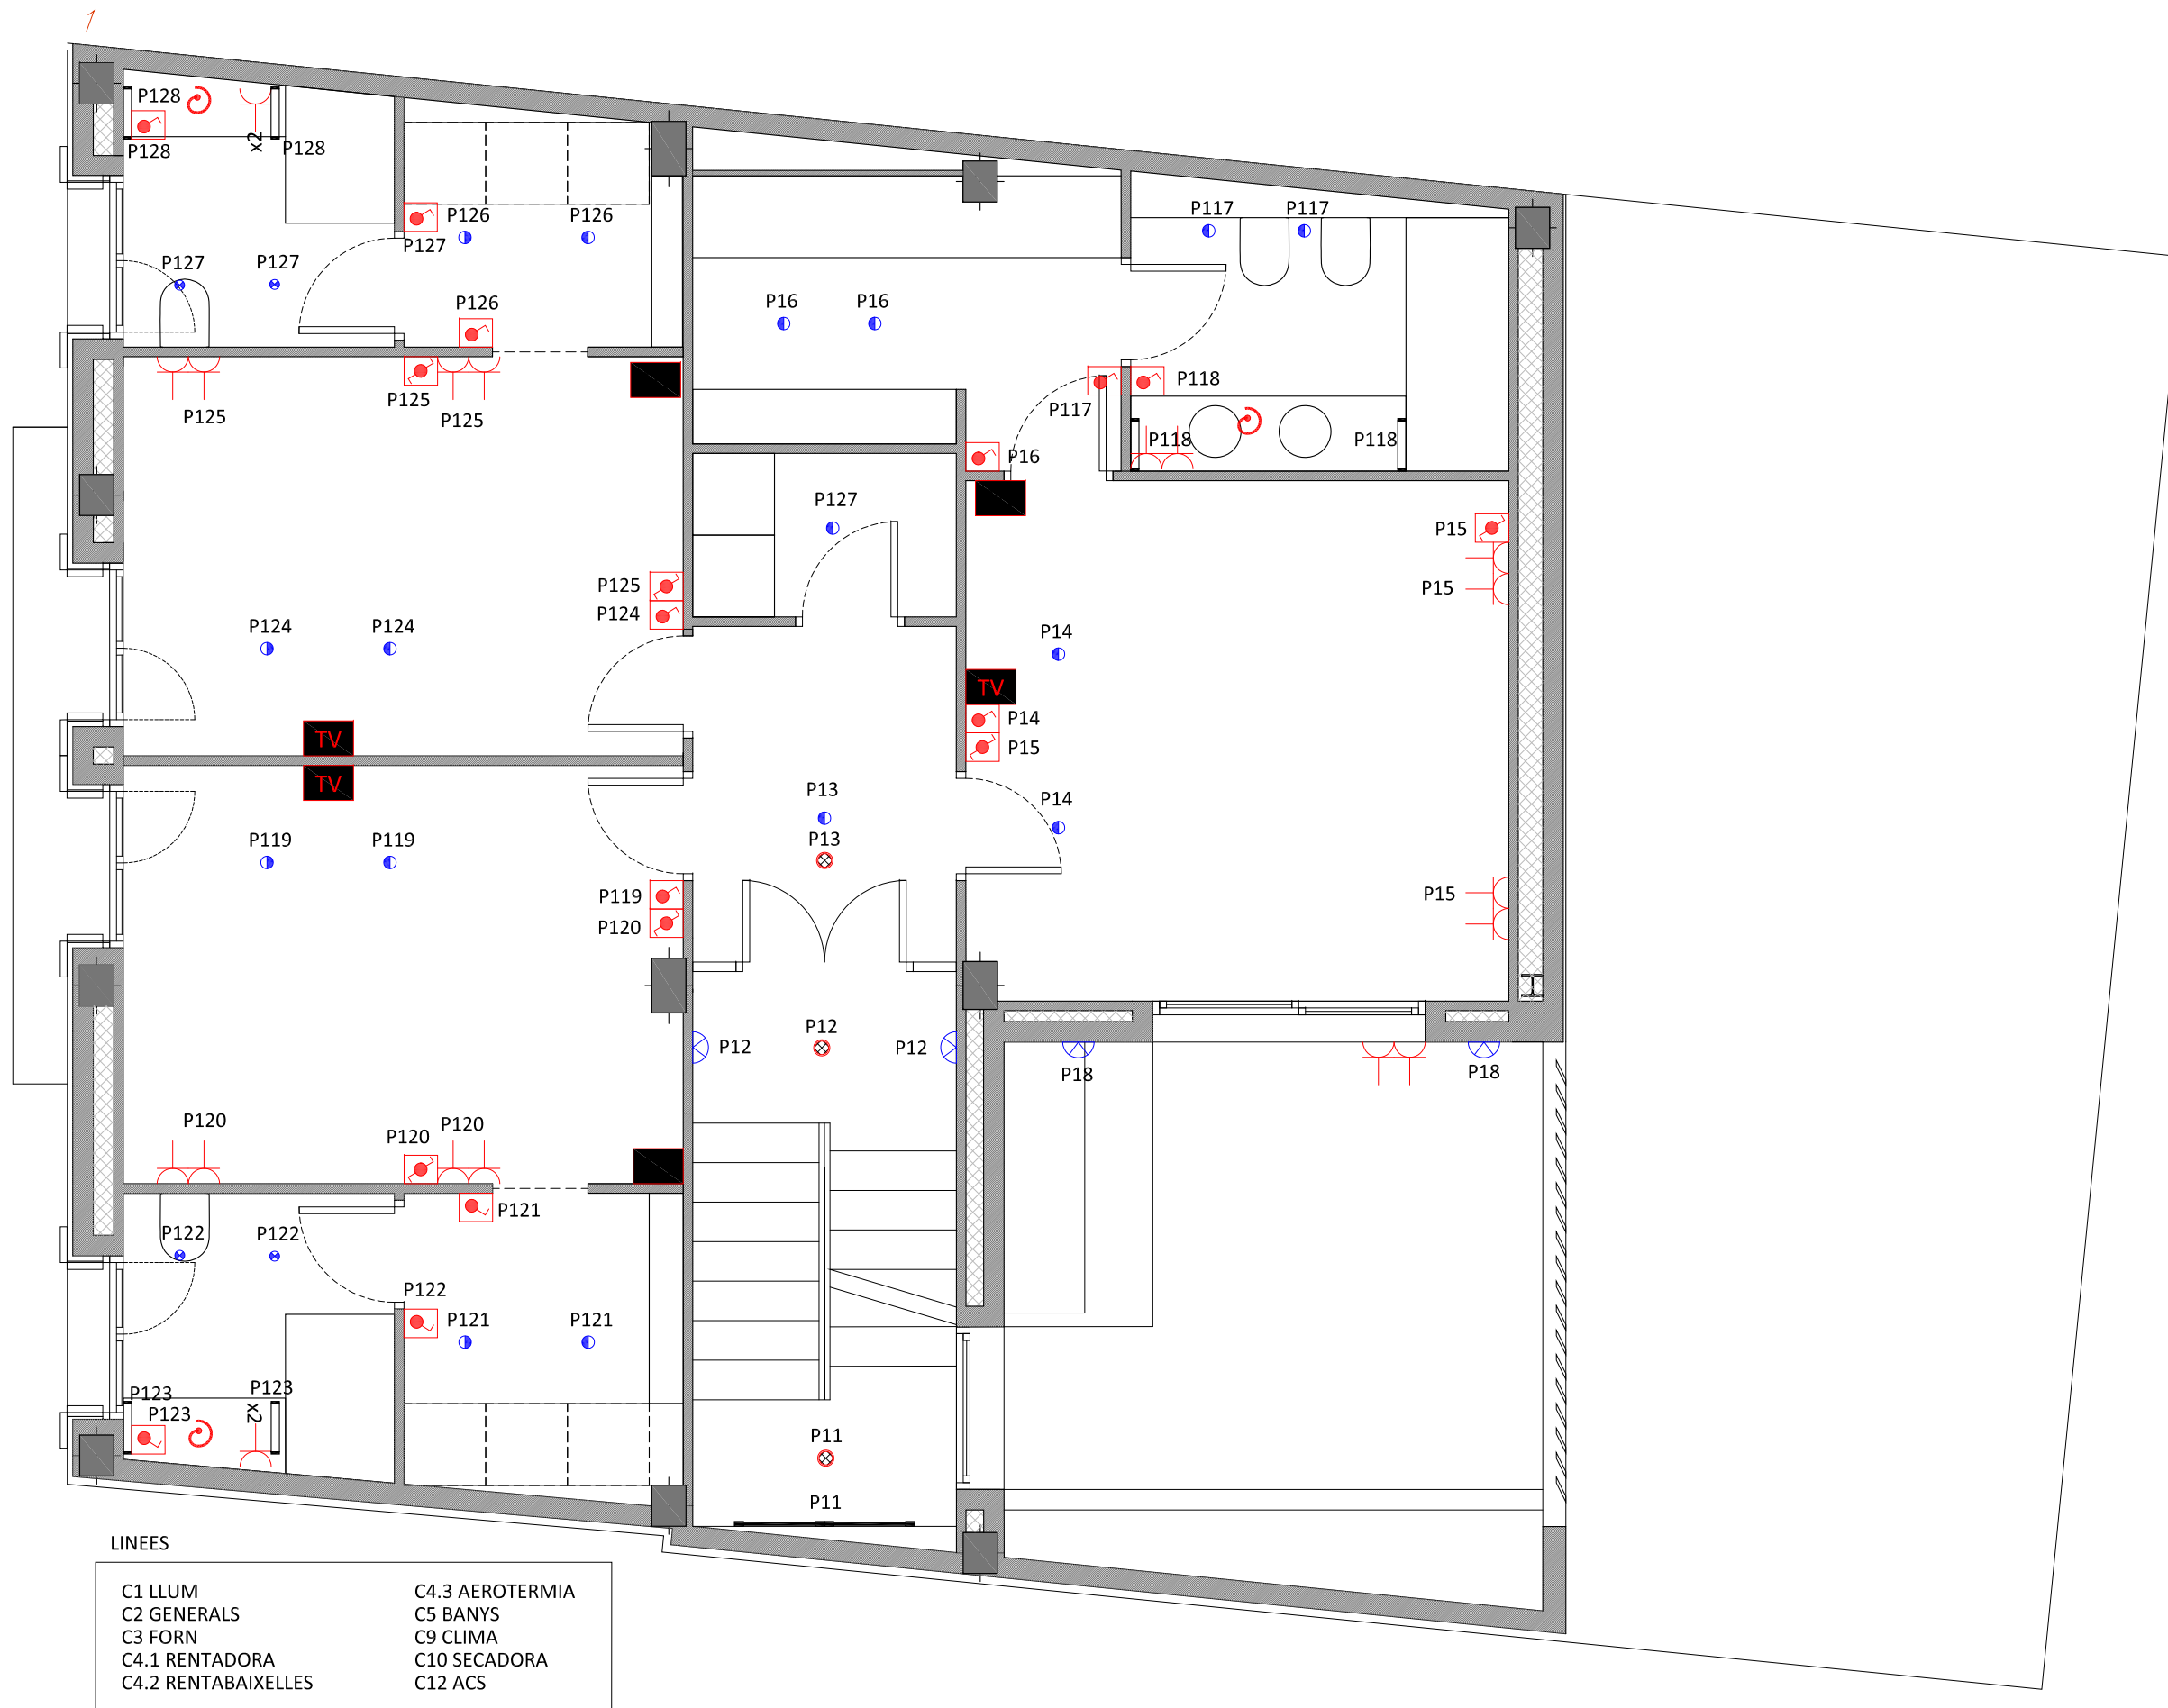

LINEES	
C1 LLUM	C4.3 AEROTERMIA
C2 GENERALS	C5 BANYS
C3 FORN	C9 CLIMA
C4.1 RENTADORA	C10 SECADORA
C4.2 RENTABAIXELLES	C12 ACS

LLEGENDA MECANISMES	
	TUB CORRUGAT PARA MUNTANTS DE ELECTRICITAT
	PRESA CORRENT 16A SIMPLE BIPOLAR AMB T.T EMPOTRADA
	PRESA CORRENT 16A DOBLE BIPOLAR AMB T.T EMPOTRADA
	PRESA CORRENT EMPOTRADA PER USB
	PRESA CORRENT EMPOTRADA PARA TOVALLOLER BANY
	PRESA CORRENT 16A SIMPLE ESTANCA AMB T.T
	PRESA CORRENT 16A DOBLE ESTANCA BIPOLAR AMB T.T
	PUNT DE TREBALL EMPOTRAT AMB: 4x
	PUNT DE TELEVISIÓ EQUIPAT AMB:4x + HDMI
	QUADRE ELÈCTRIC DE DISTRIBUCIÓ
	QUADRE D'ENCESES
	CAIXA GENERAL DE PROTECCIÓ(CGP)
	MANDO PREVISIÓ PERSIANES ELÈCTRIQUES
	VIDEO-PORTER EXTERIOR
	VIDEO-PORTER INTERIOR
	POLSADOR TIMBRE
	PUNT DE CONEXIÓ EQUIPOTENCIAL
	CAIXA DE RECARREGA VEHICUL ELÈCTRIC. MONOFÀSICA 230V - 32A - 7,36kW MARCA SIMON
LLEGENDA IL·LUMINACIÓ	
	PUNT DE LLUM ENCASTAT
LLUMENERES TIPUS DOWNLIGHT	
	DOWNLIGHT PARA BANY
	DOWNLIGHT
	DOWNLIGHT CUINA
	BALISSA EXTERIOR PER JARDÍ
LLUMENERES TIPUS APLIC	
	APLIC DE PARET
	APLIC DE PARET PER PISCINA
	APLIC DE PARET PER BANYS
LLUMENERES TIPUS INDUSTRIAL	
	LLUM ESTANCA 1.5m IP65. 55W
LLUMENERES TIPUS LINIA CONTINUA	
	PERFIL LED EMPOTRAT EN SOSTRE. LLUM DIRECTA
	LLUM EMPOTRADA 1.5m IP65. 55WW AMB SENSOR DE PRESENCIA INCORPORAT
	PERFIL LED EMPOTRAT EN SOSTRE RGB. LUZ INDIRECTA
LLEGENDA INTERRUPTORS	
	INTERRUPTOR SIMPLE 10A EMPOTRAT
	INTERRUPTOR CONMUTAT 10A EMPOTRAT
	INTERRUPTOR SIMPLE BIPOLAR (2P) SUPERFICIE ESTANC
	INTERRUPTOR CONMUTAT DE SUPERFICIE ESTANC
	INTERRUPTOR-DETECTOR DE MOVIMENT ENCASTAT
	INTERRUPTOR CREPUSCULAR
	SENSOR FOTOLUMINIC
	INTERRUPTOR AMB REGULADOR DE INTENSITAT LUMINICA
	BIOSWITCH DESCONECTOR DE XARXA AUTOMÀTIC
	INTERRUPTOR PER PREVISIÓ DE LAS LLUMENERES SOTA MOB. CUINA
	INTERRUPTOR TEMPORITZAT
	PANTALLA CONTROL IL·LUMINACIÓ
LLEGENDA ESCOMESA	
	ALIMENTACIÓ ELÈCTRICA FINS A XARXA PÚBLICA (TRAM SOTERRAT)
ESPACI A FAÇANA TMF-1 + CGP: 940x1200x400 mm (AMPLADA x ALÇADA x PROFUNDITAT)	

PROJECTE
HABITATGE UNIFAMILIAR ENTRE MITGERES
PROJECTE BÀSIC

EMPLAÇAMENT
CARRER AVIÓ PLUS ULTRA, 9

PROMOTORES
FRANCISCO NAVARRO
JOSÉ MANUEL NAVARRO

ARQUITECTE
JOSE MANUEL NAVARRO
GARCÍA-SICILIA
T 687492329
yosko.bcn@gmail.com

NO PRENDRE MIDES SOBRE EL PLÀNOL. ÚNICAMENT SON VÁLIDES LES COTES GRAFIADES EN EL DIBUIX

TOTES LES DIMENSIONS ACOTADES ES COMPROBARAN EN OBRA

QUALSEVOL ERROR U OMSIÓ HA SER COMUNICAT INMEDIATAMENT A LA DIRECCIÓ FACULTATIVA

AQUEST PLÀNOL S'HA DE COMPLEMENTAR AMB ELS PLÀNOLS ESTRUCTURA I INSTAL·LACIONS


DATA: 4 JUNY 2024

PLANOL
INSTAL·LACIONS
PLANTA PRIMERA
ELECTRICITAT / IL·LUMINACIÓ

ESCALA 1:50 A3

REFERENCIA INTERNA 23001-PB-70-002

PLANOL N.º 70-002 4 DE 4

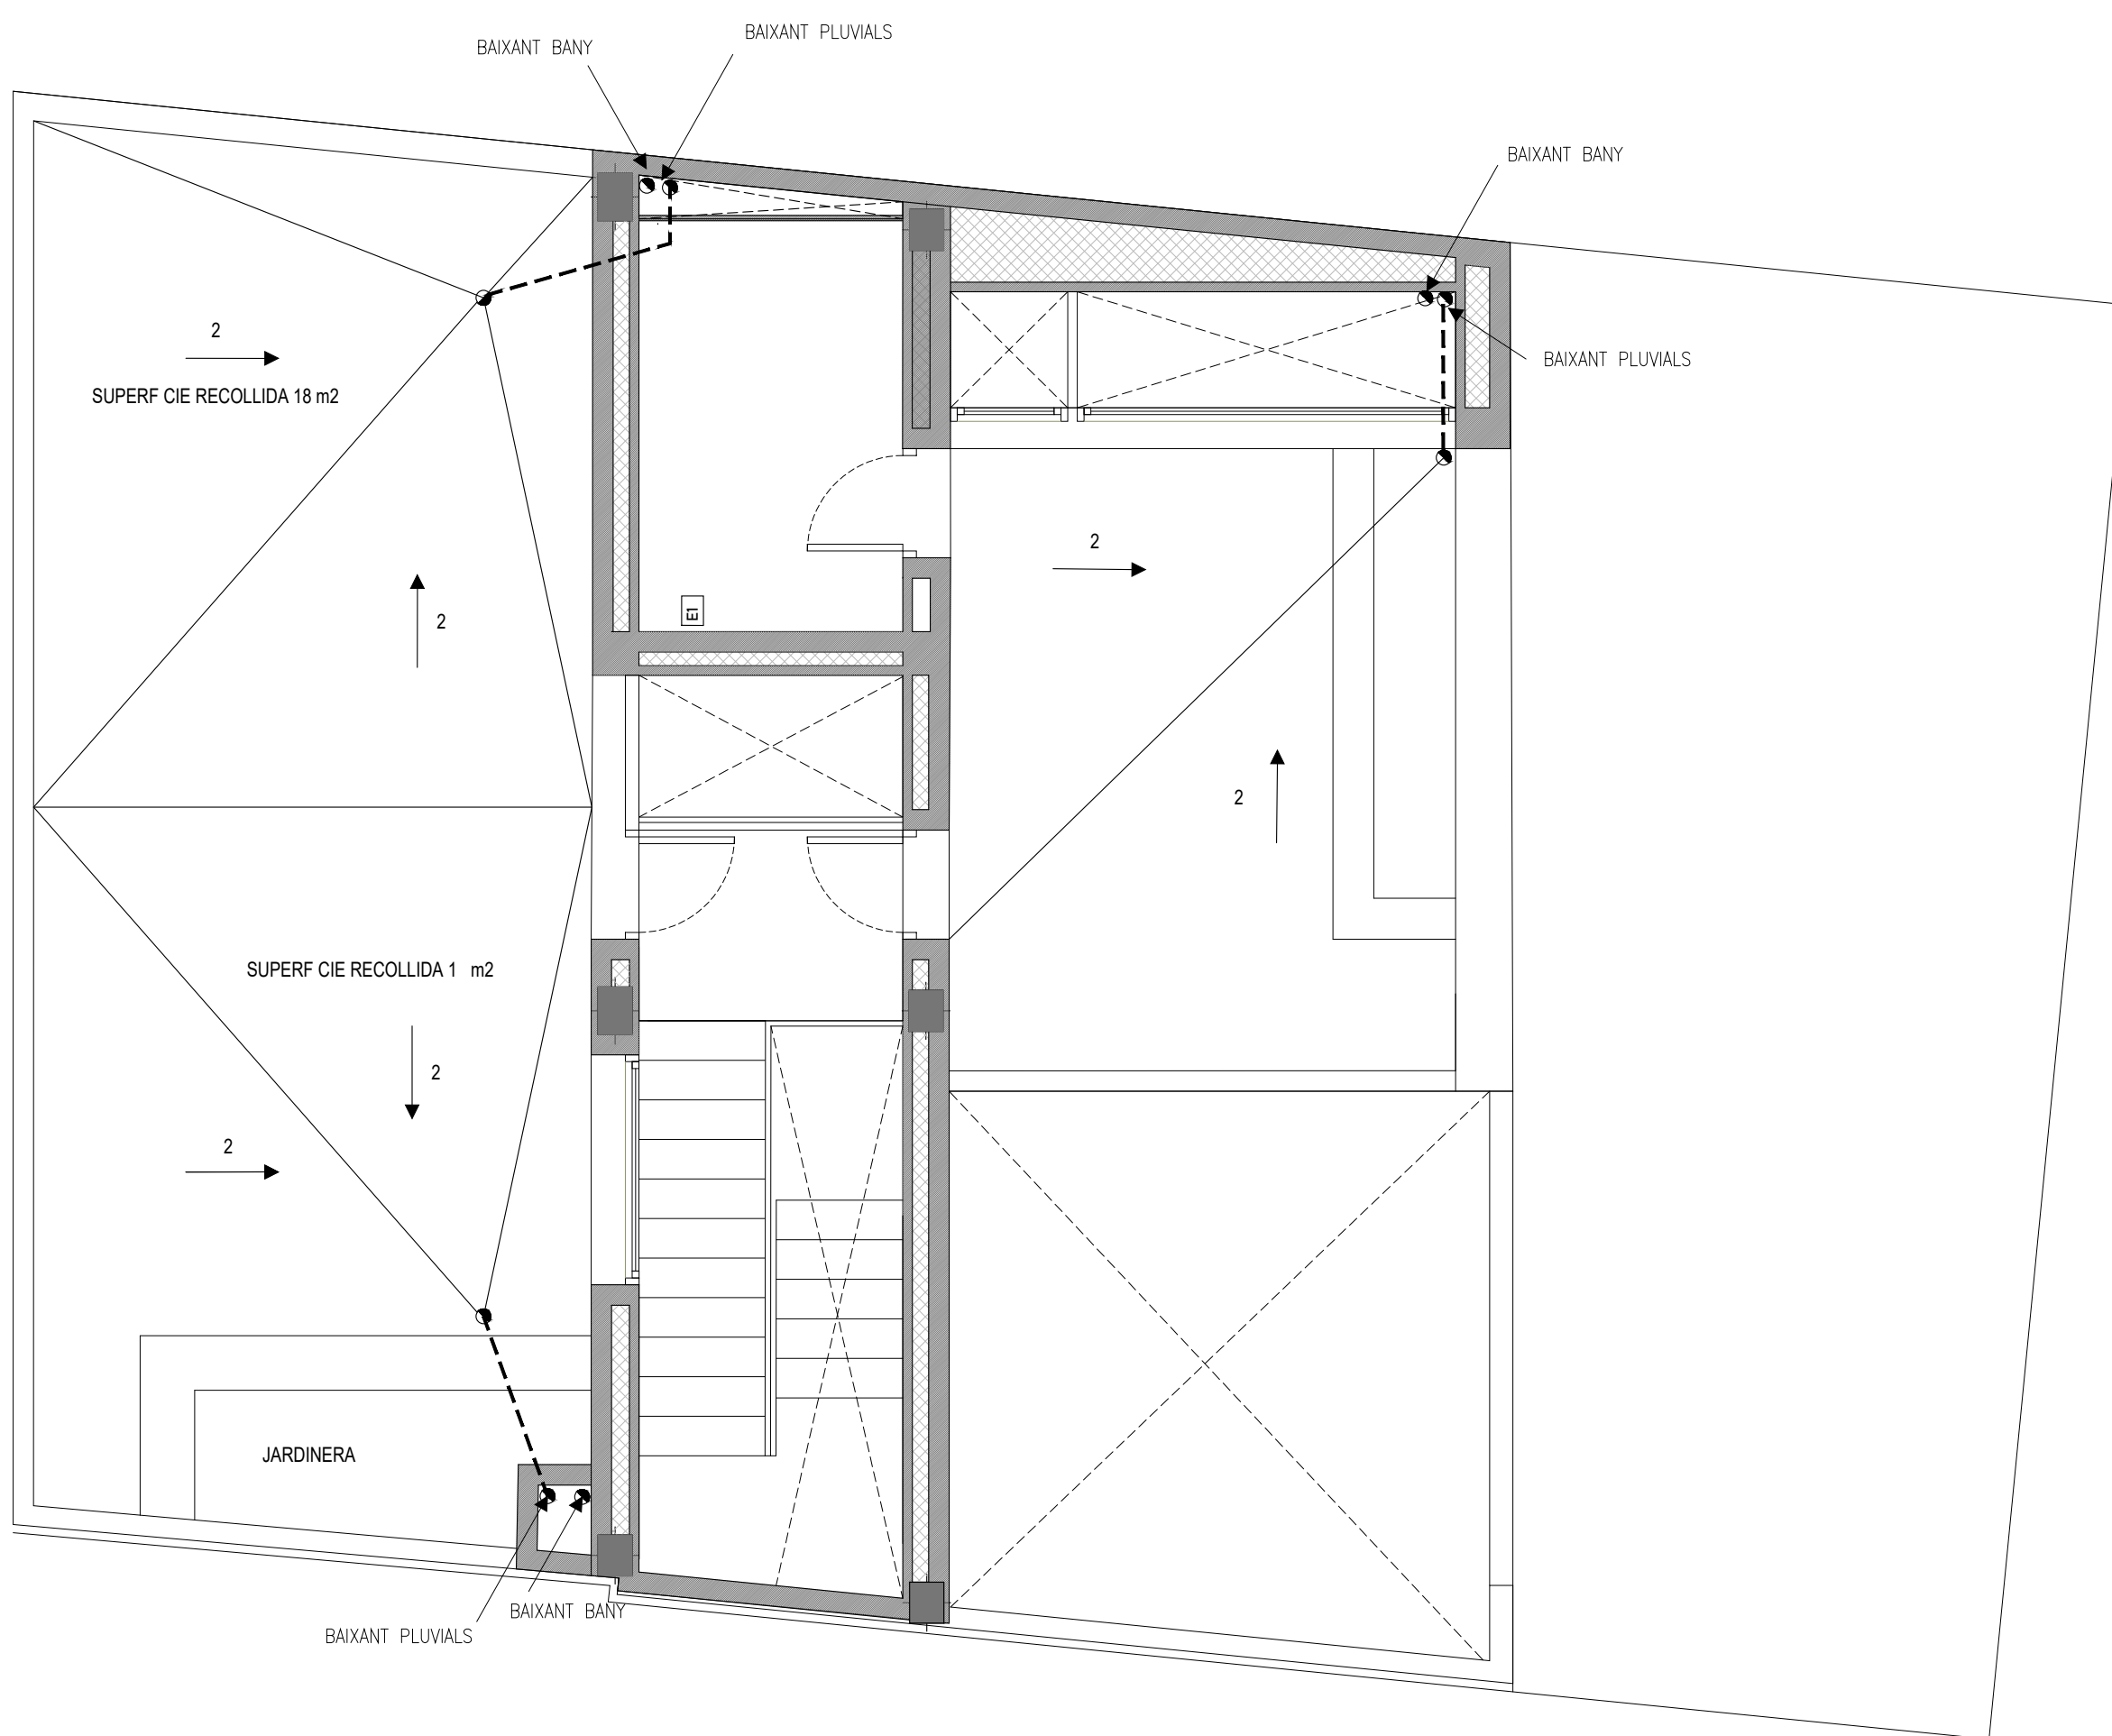

SIMBOLOGIA SANEJAMENT

SÍMBOL	DESCRIPCIÓ
•	PUNT DE DESGUÀS APARELL SANITARI
---	TRAÇAT TUBERIA SANEJAMENT
- . - . - .	TRAÇAT TUBERIA PLUVIALS
◀	VÀLVULA ANTIRRETORN
⊙	BOMBA
⊙	ARQUETA SIFÓNICA PER CON.NEXIÓ DESGUÀS DE 60x60 cm
←	PENDENTS ZONES EXTERIORS

Ø APARELLS SANITARIS (mm)					
SÍMBOLO	APARATO	Ø (mm)	SÍMBOLO	APARATO	Ø (mm)
W	INODOR	110	X	RENTADORA	40
B	BANYERA	40	Y	RENTAVAIXELLES	40
F	AIGÜERA	32	P	PISCINA	110
L	LAVABO	32	T	BIDET	32
U	UNIDAD INT.	32			

PROJECTE
HABITATGE UNIFAMILIAR ENTRE MITGERES
 PROJECTE BÀSIC

EMPLAÇAMENT
CARRER AVIÓ PLUS ULTRA, 9

PROMOTORES
FRANCISCO NAVARRO
JOSÉ MANUEL NAVARRO

ARQUITECTE
JOSE MANUEL NAVARRO
GARCÍA-SICILIA
 T 687492329
 yosko.bcn@gmail.com

NO PRENDRE MIDES SOBRE EL PLÀNOL. ÚNICAMENT SON VÁLIDES LES COTES GRAFIADES EN EL DIBUIX

TOTES LES DIMENSIONS ACOTADES ES COMPROBARAN EN OBRA

QUALSEVOL ERROR U OMISIÓ HA SER COMUNICAT INMEDIATAMENT A LA DIRECCIÓ FACULTATIVA

AQUEST PLÀNOL S'HA DE COMPLEMENTAR AMB ELS PLÀNOLS ESTRUCTURA I INSTAL·LACIONS


DATA: 4 JUNY 2024

PLÀNOL
INSTAL·LACIONS PLANTA BADALOT
SANEJAMENT

ESCALA 1:50 A3

REFERENCIA INTERNA **2300-PB-70-003**

PLANOL Nº. **70-003 1 DE 4**

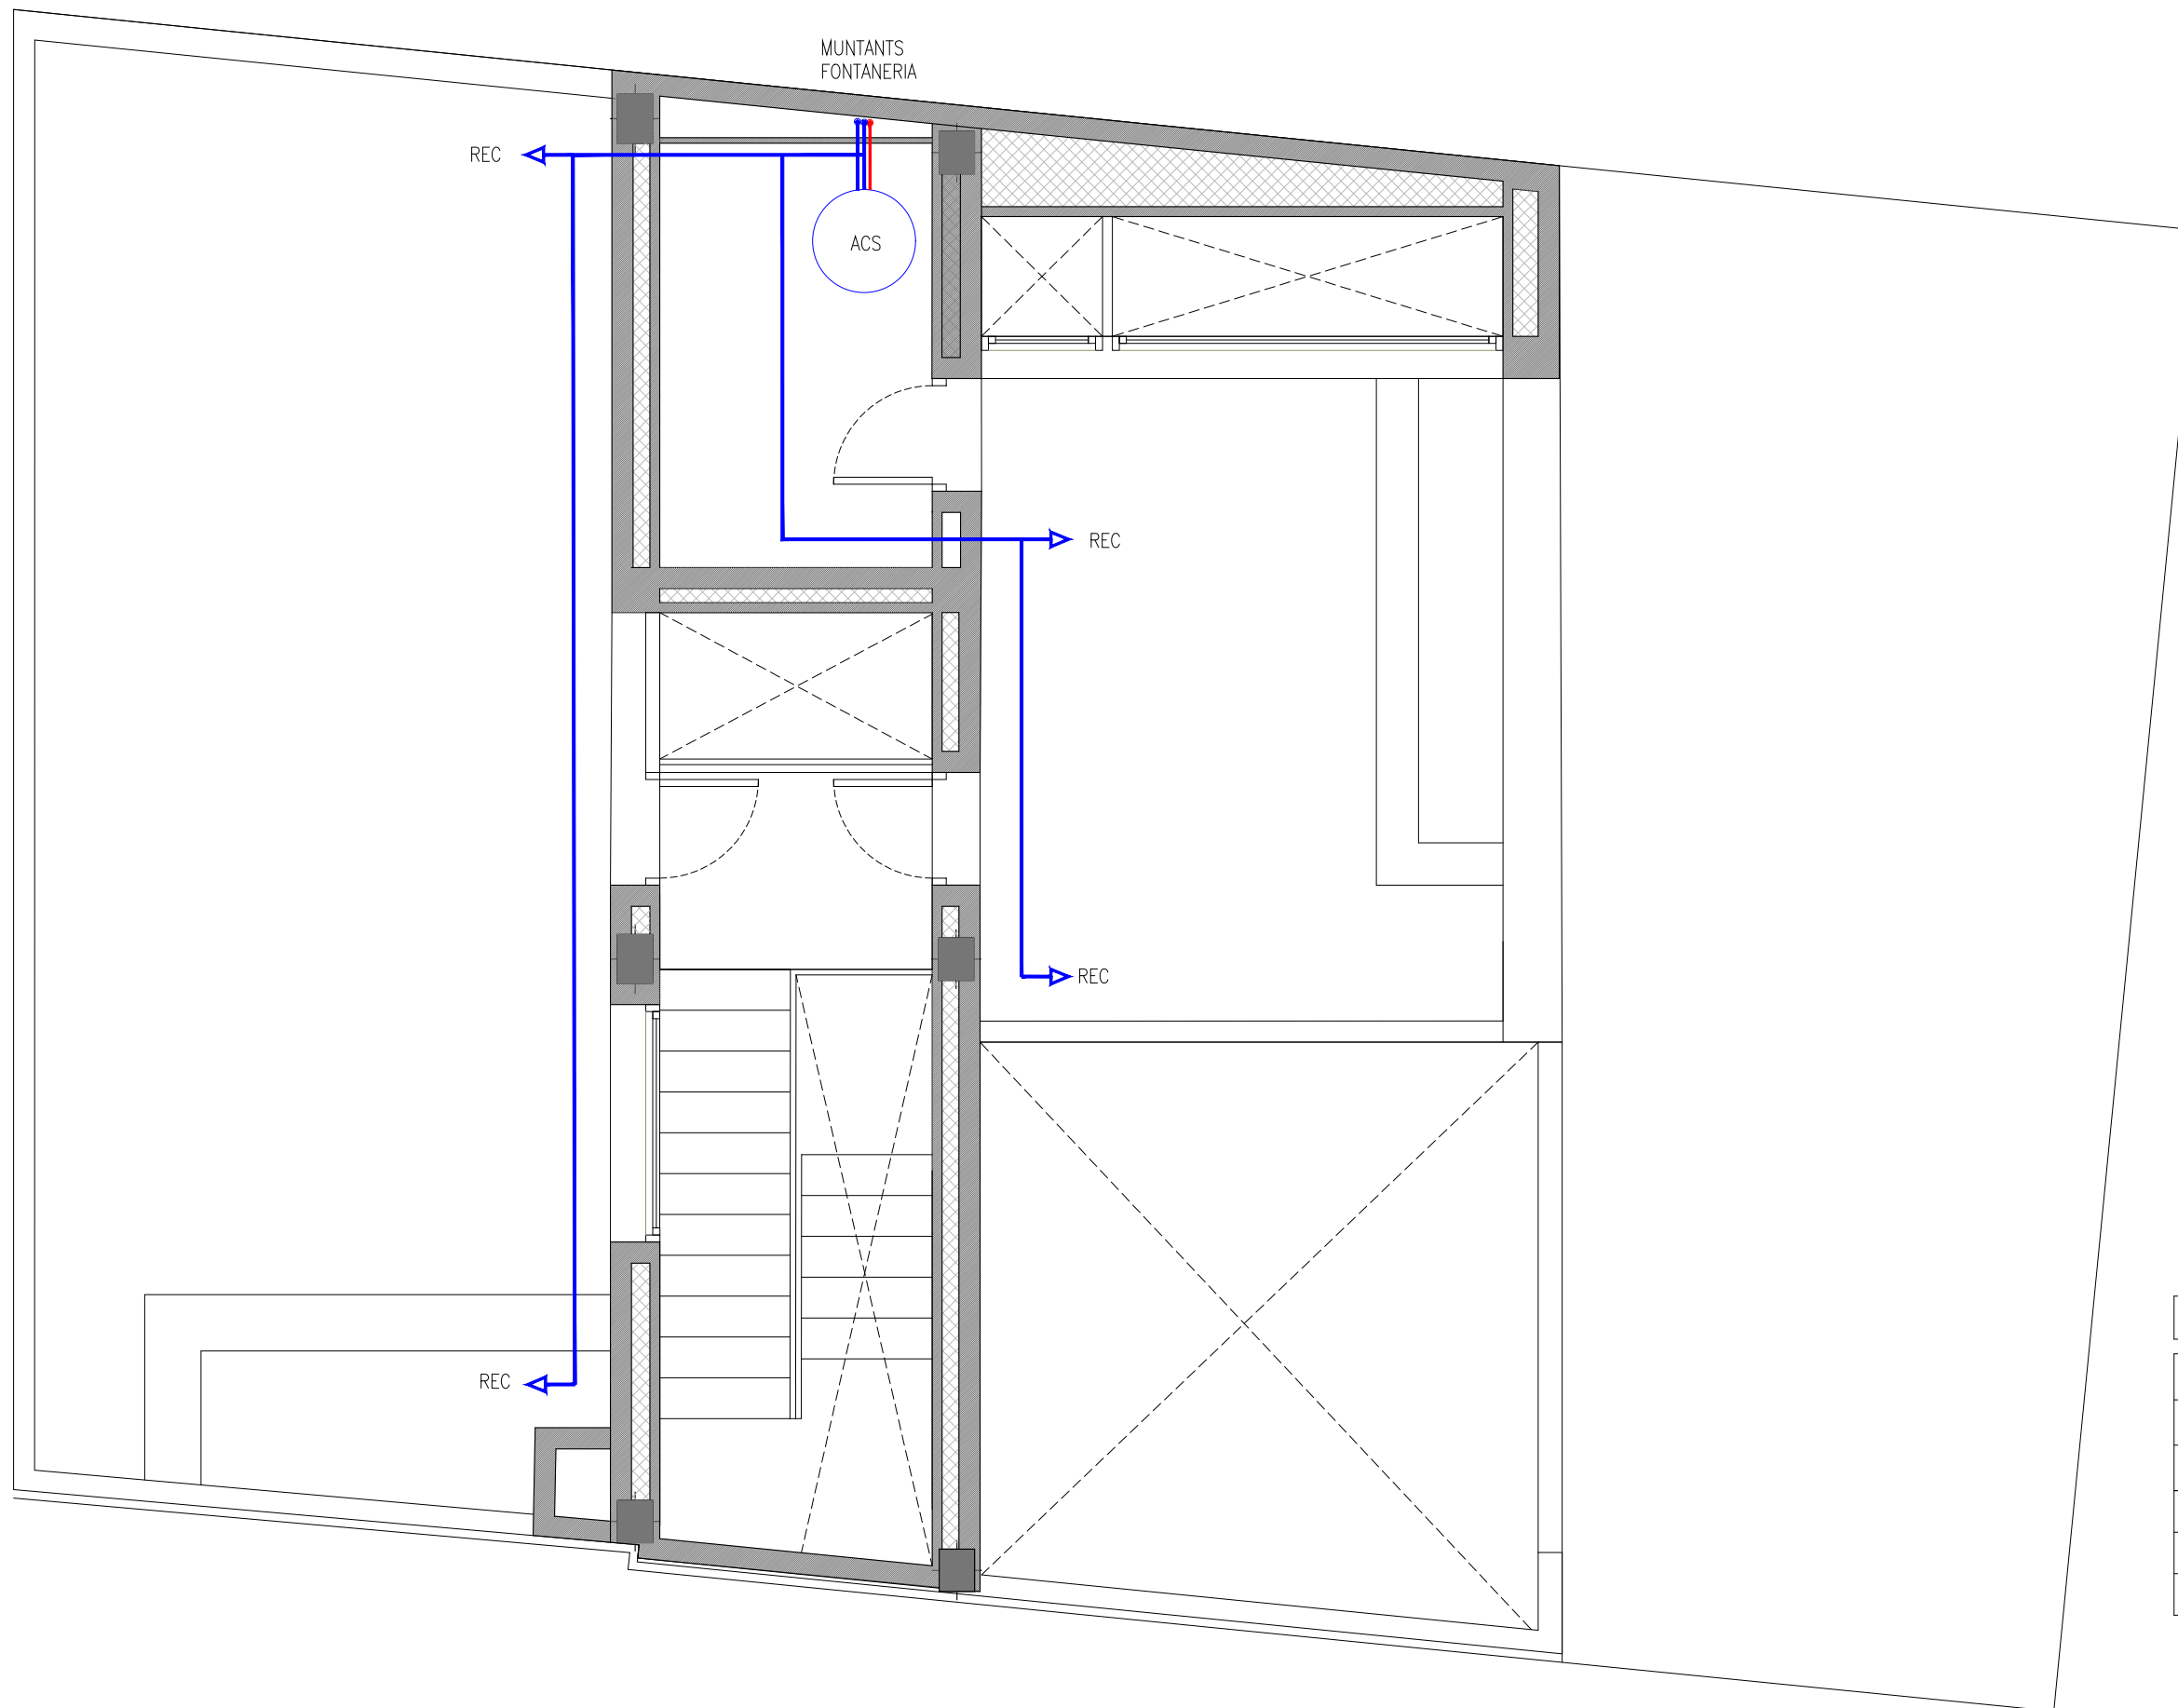

SIMBOLIA FONTANERIA

SIMBOL	MATERIAL/MODEL
DE	DEPOSIT
	CANONADA DE PPR PER AI UA FREDA
	CANONADA DE PPR PER AI UA CALENTA
	CANONADA PEX PUNT DE CONSUM AI UA FREDA
	CANONADA PEX PUNT DE CONSUM AI UA CALENTA
	V LVULA D'ESFERA

PROJECTE
HABITATGE UNIFAMILIAR ENTRE MITGERES
PROJECTE BÀSIC

EMPLAÇAMENT
CARRER AVIÓ PLUS ULTRA, 9

PROMOTORES
FRANCISCO
NAVARRO
JOSÉ MANUEL
NAVARRO

ARQUITECTE
JOSE MANUEL
NAVARRO
GARCÍA-SICILIA
T 687492329
yosko.bcn@gmail.com

NO PRENDRE MIDES SOBRE EL PLÀNOL. ÚNICAMENT SON VÁLIDES LES COTES GRAFIADES EN EL DIBUIX
TOTES LES DIMENSIONS ACOTADES ES COMPROBARAN EN OBRA
QUALSEVOL ERROR U OMISIÓ HA SER COMUNICAT INMEDIATAMENT A LA DIRECCIÓ FACULTATIVA
AQUEST PLÀNOL S'HA DE COMPLEMENTAR AMB ELS PLÀNOLS ESTRUCTURA I INSTAL·LACIONS
DATA: 4 JUNY 2024


PLANOL
INSTAL·LACIONS
PLANTA BADALOT
FONTANERIA



REFERENCIA INTERNA 2300-PB-70-003

PLANOL Nº. 70-003 3 DE 4

ESCALA 1:50 A3

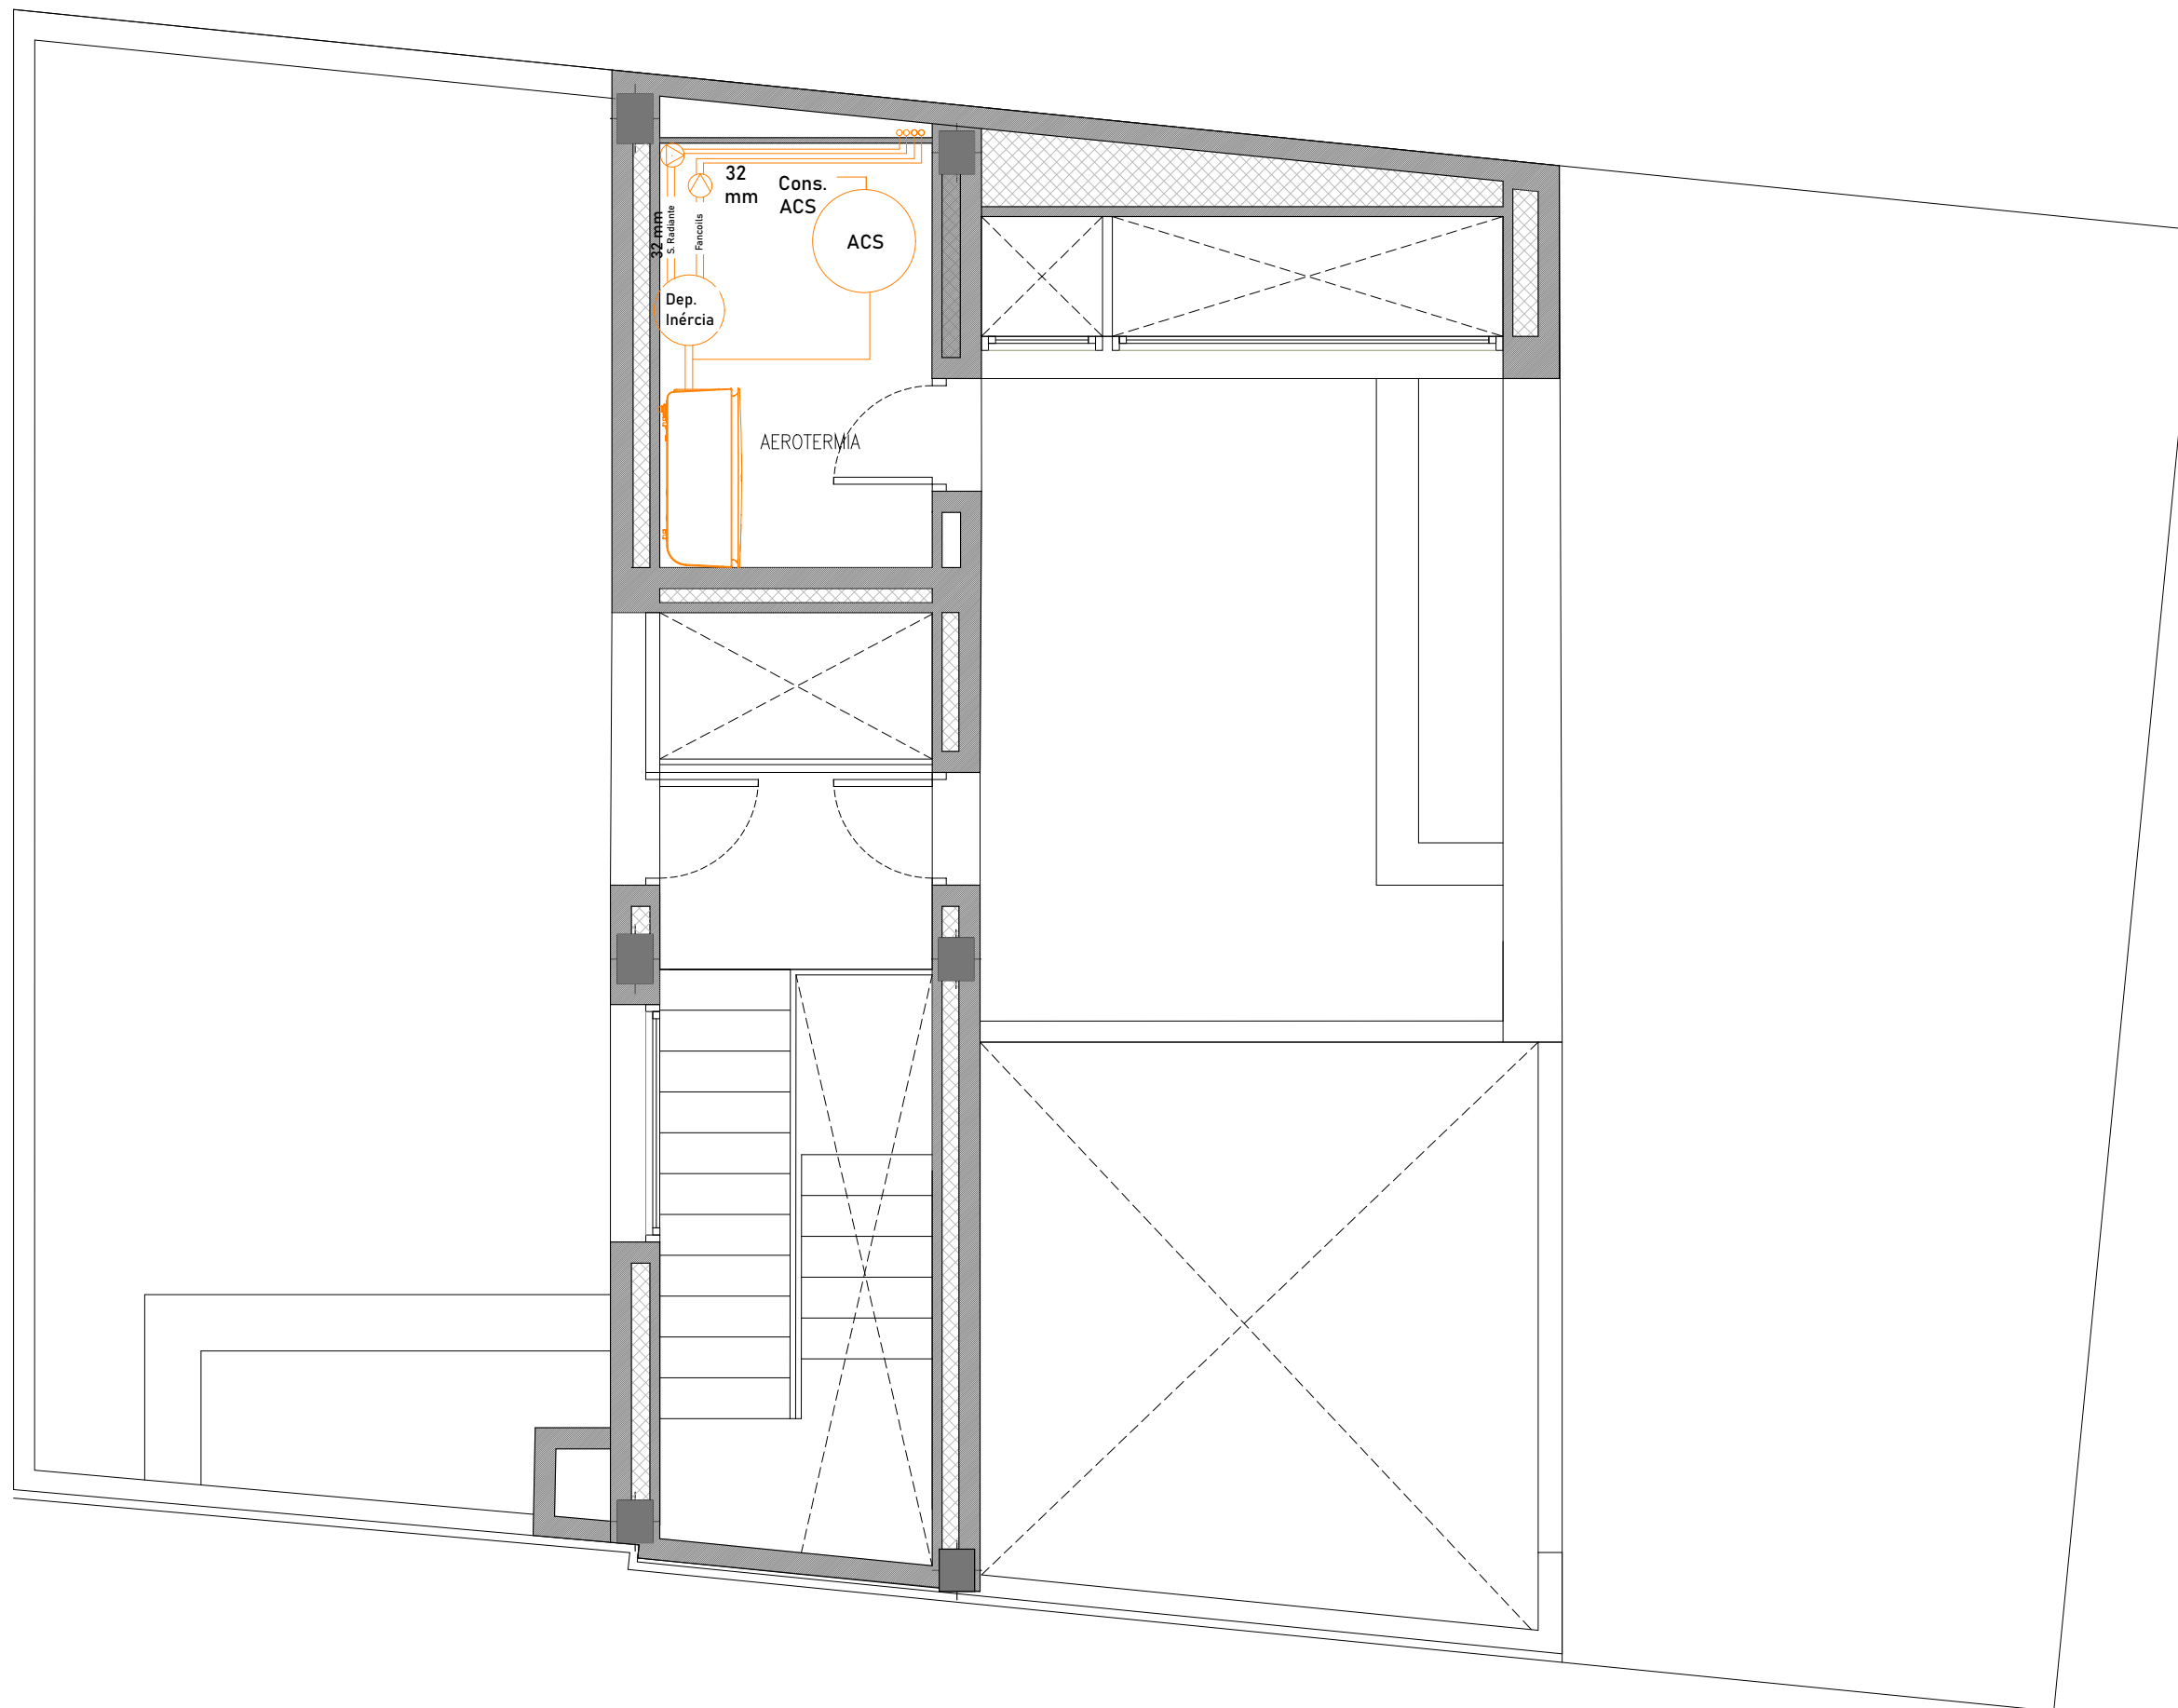

PROJECTE
 HABITATGE UNIFAMILIAR ENTRE MITGERES
 PROJECTE BÀSIC

EMPLAÇAMENT
 CARRER AVIÓ PLUS ULTRA, 9

PROMOTORES
 FRANCISCO
 NAVARRO
 JOSÉ MANUEL
 NAVARRO

ARQUITECTE
 JOSE MANUEL
 NAVARRO
 GARCÍA-SICILIA
 T 687492329
 yosko.bcn@gmail.com

NO PRENDRE MIDES SOBRE EL PLÀNOL. ÚNICAMENT SON VÁLIDES LES COTES GRAFIADES EN EL DIBUIX
 TOTES LES DIMENSIONS ACOTADES ES COMPROBARAN EN OBRA
 QUALSEVOL ERROR U OMISIÓ HA SER COMUNICAT INMEDIATAMENT A LA DIRECCIÓ FACULTATIVA
 AQUEST PLÀNOL S'HA DE COMPLEMENTAR AMB ELS PLÀNOLS ESTRUCTURA I INSTAL·LACIONS


DATA: 4 JUNY 2024

PLANOL
 INSTAL·LACIONS
 PLANTA BADALOT
 AIRE ACONDICIONAT / VENTILACIÓ

ESCALA 1:50 A3

REFERENCIA INTERNA 2300-PB-70-003

PLANOL Nº. 70-003 2 DE 4

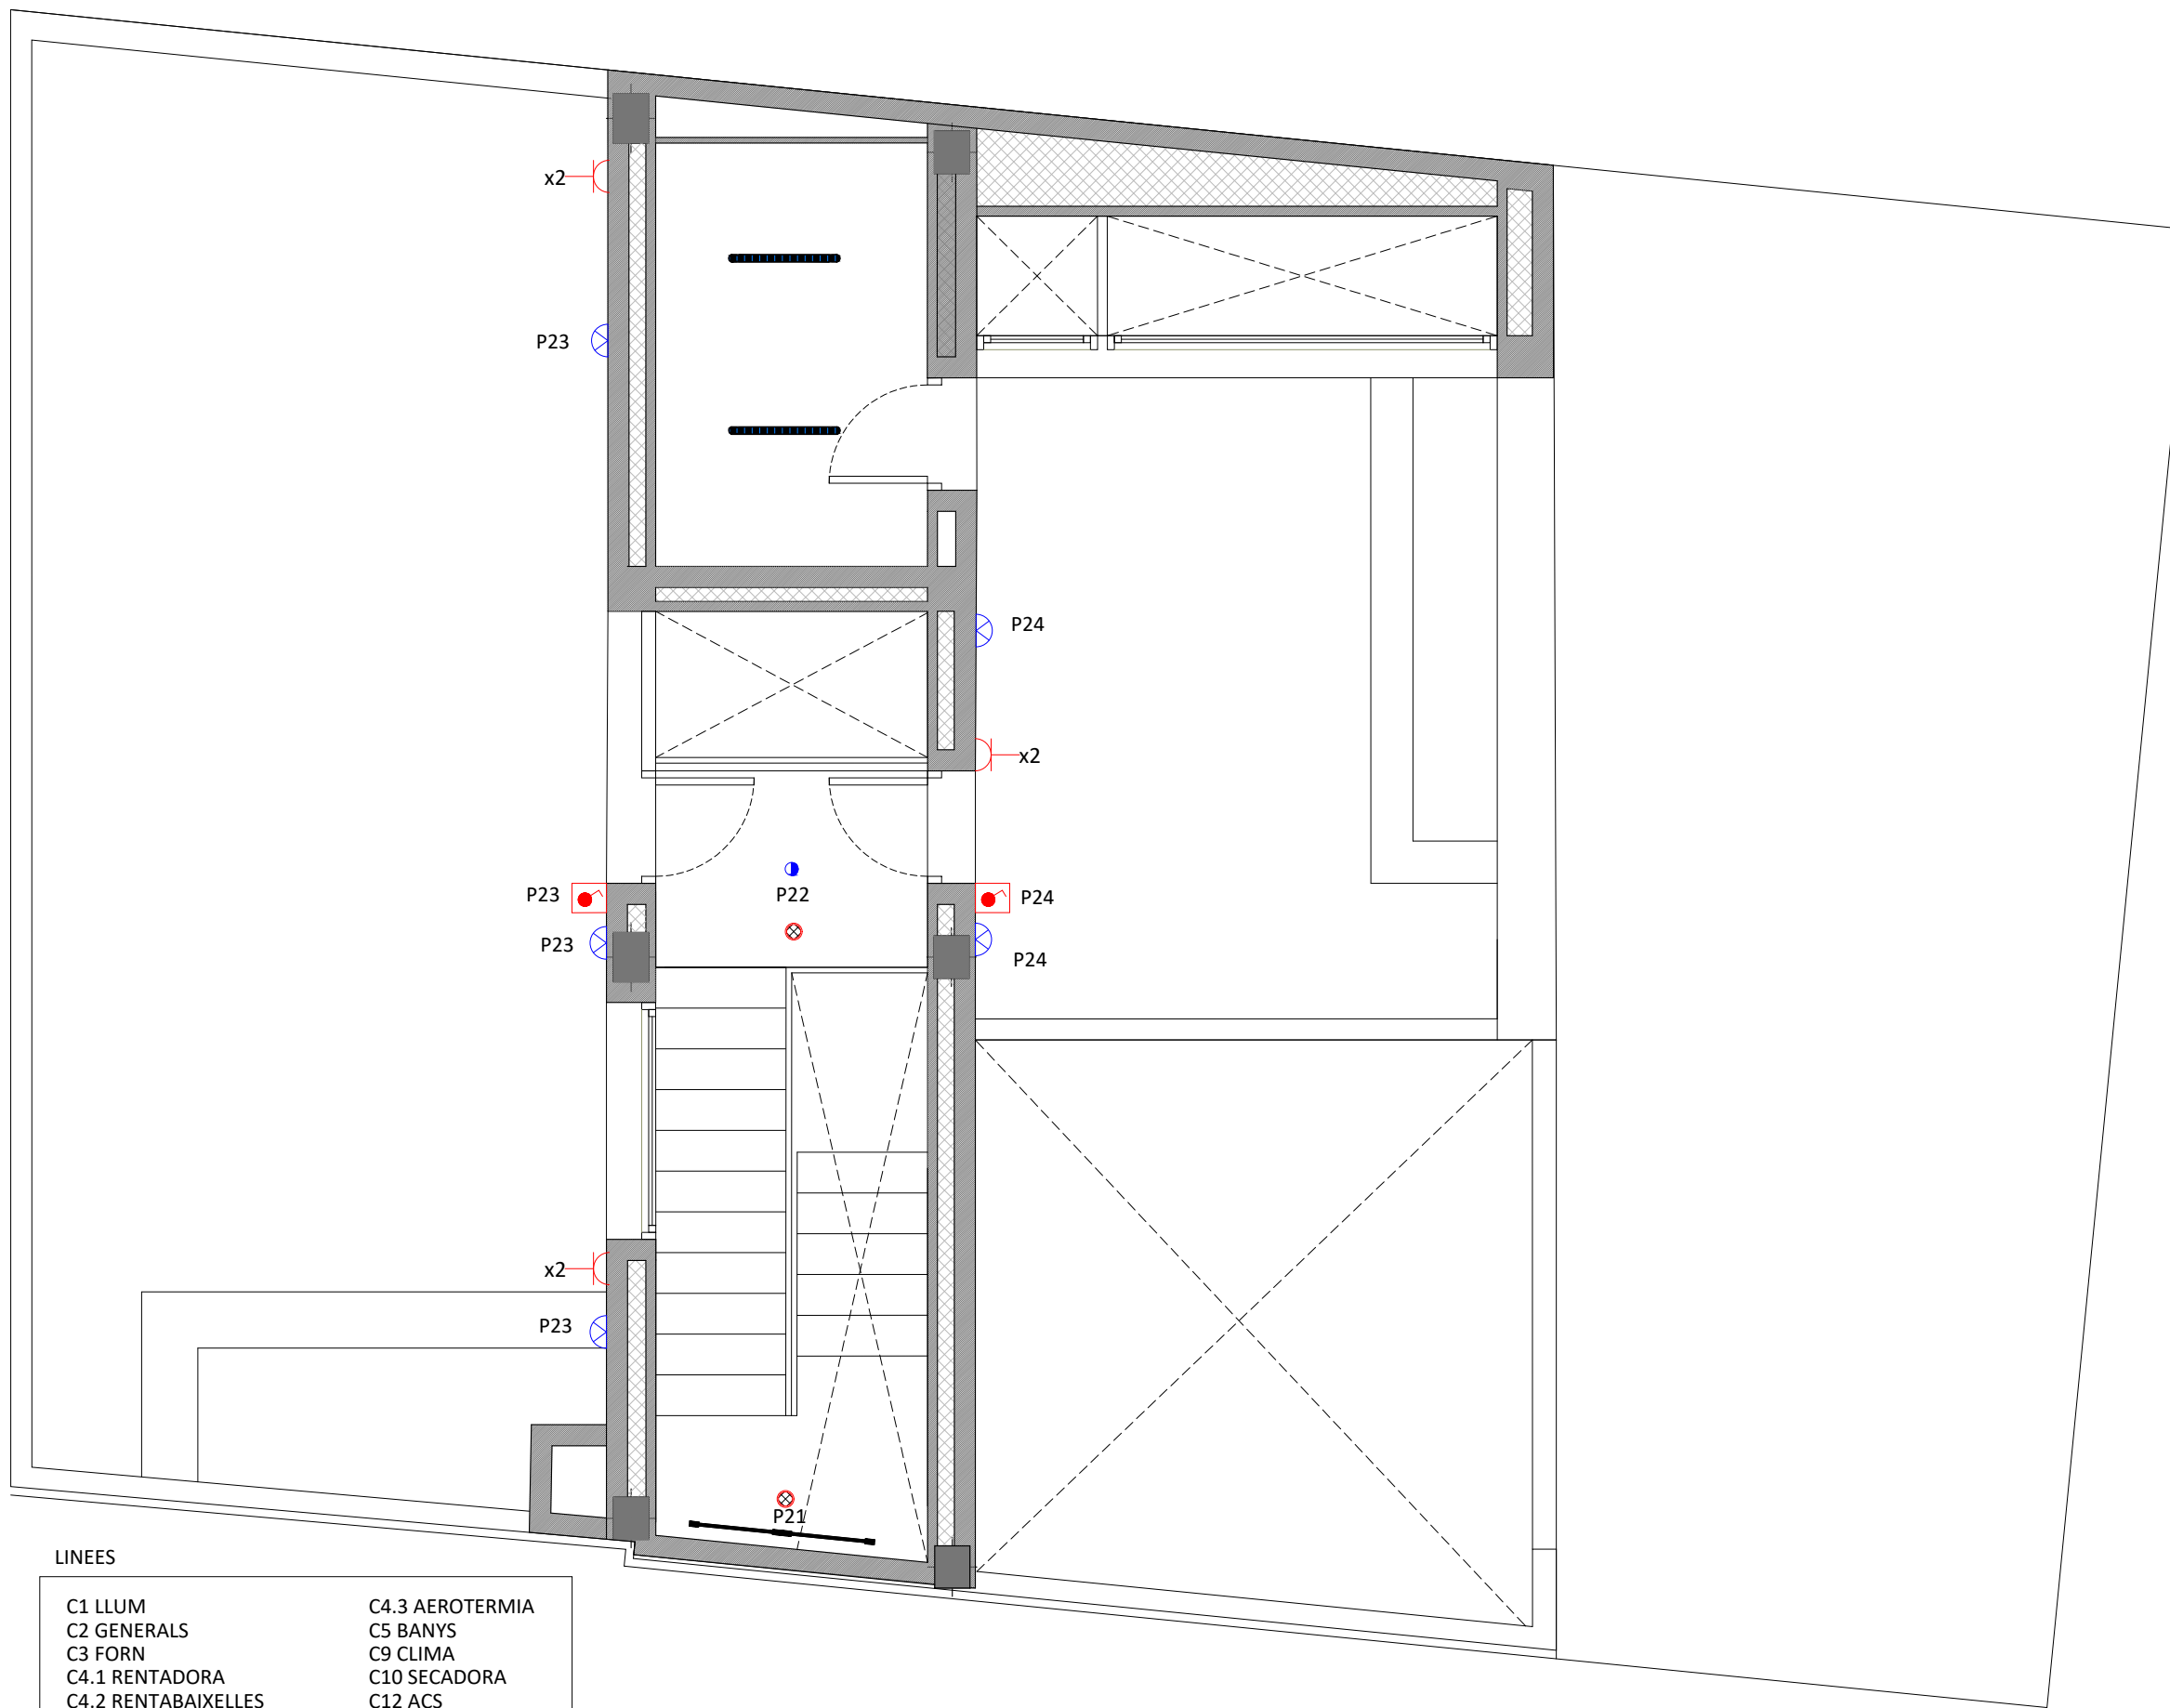

LINEES

- | | |
|---------------------|-----------------|
| C1 LLUM | C4.3 AEROTERMIA |
| C2 GENERALS | C5 BANYS |
| C3 FORN | C9 CLIMA |
| C4.1 RENTADORA | C10 SECADORA |
| C4.2 RENTABAIXELLES | C12 ACS |

LLEGENDA MECANISMES	
	TUB CORRUGAT PARA MUNTANTS DE ELECTRICITAT
	PRESA CORRENT 16A SIMPLE BIPOLAR AMB T.T EMPOTRADA
	PRESA CORRENT 16A DOBLE BIPOLAR AMB T.T EMPOTRADA
	PRESA CORRENT EMPOTRADA PER USB
	PRESA CORRENT EMPOTRADA PARA TOVALLOLER BANY
	PRESA CORRENT 16A SIMPLE ESTANCA AMB T.T
	PRESA CORRENT 16A DOBLE ESTANCA BIPOLAR AMB T.T.
	PUNT DE TREBALL EMPOTRAT AMB: 4x
	PUNT DE TELEVISIÓ EQUIPAT AMB: 4x + HDMI
	QUADRE ELÈCTRIC DE DISTRIBUCIÓ
	QUADRE D'ENCESES
	CAIXA GENERAL DE PROTECCIÓ(CGP)
	MANDO PREVISIÓ PERSIANES ELÈCTRIQUES
	VIDEO-PORTER EXTERIOR
	VIDEO-PORTER INTERIOR
	POLSADOR TIMBRE
	PUNT DE CONEXIÓ EQUIPOTENCIAL
	CAIXA DE RECARREGA VEHICUL ELÈCTRIC. MONOFASICA 230V - 32A - 7,36kW MARCA SIMON
LLEGENDA IL·LUMINACIÓ	
	PUNT DE LLUM ENCASTAT
LLUMENERES TIPUS DOWNLIGHT	
	DOWNLIGHT PARA BANY
	DOWNLIGHT
	DOWNLIGHT CUINA
	BALISA EXTERIOR PER JARDÍ
LLUMENERES TIPUS APLIC	
	APLIC DE PARET
	APLIC DE PARET PER PISCINA
	APLIC DE PARET PER BANYS
LLUMENERES TIPUS INDUSTRIAL	
	LLUM ESTANCA 1.5m IP65. 55W
LLUMENERES TIPUS LINIA CONTINUA	
	PERFIL LED EMPOTRAT EN SOSTRE. LLUM DIRECTA
	LLUM EMPOTRADA 1.5m IP65. 55W AMB SENSOR DE PRESENCIA INCORPORAT
	PERFIL LED EMPOTRAT EN SOSTRE RGB. LUZ INDIRECTA
LLEGENDA INTERRUPTORS	
	INTERRUPTOR SIMPLE 10A EMPOTRAT
	INTERRUPTOR CONMUTAT 10A EMPOTRAT
	INTERRUPTOR SIMPLE BIPOLAR (2P) SUPERFICIE ESTANC
	INTERRUPTOR CONMUTAT DE SUPERFICIE ESTANC
	INTERRUPTOR-DETECTOR DE MOVIMENT ENCASTAT
	INTERRUPTOR CREPUSCULAR
	SENSOR FOTOLUMINIC
	INTERRUPTOR AMB REGULADOR DE INTENSITAT LUMINICA
	BIOSWITCH DESCONNECTOR DE XARXA AUTOMÀTIC
	INTERRUPTOR PER PREVISIÓ DE LAS LLUMENERES SOTA MOB. CUINA
	INTERRUPTOR TEMPORITZAT
	PANTALLA CONTROL IL·LUMINACIÓ
LLEGENDA ESCOMESA	
	ALIMENTACIÓ ELÈCTRICA FINS A XARXA PÚBLICA (TRAM SOTERRAT)
ESPACI A FAÇANA TMF-1 + CGP: 940x1200x400 mm (AMPLADA x ALÇADA x PROFUNDITAT)	

PROJECTE
HABITATGE UNIFAMILIAR ENTRE MITGERES
 PROJECTE BÀSIC

EMPLAÇAMENT
CARRER AVIÓ PLUS ULTRA, 9

PROMOTORES
FRANCISCO NAVARRO
JOSÉ MANUEL NAVARRO

ARQUITECTE
JOSE MANUEL NAVARRO
GARCÍA-SICILIA
 T 687492329
 yosko.bcn@gmail.com

NO PRENDRE MIDES SOBRE EL PLÀNOL. ÚNICAMENT SON VÁLIDES LES COTES GRAFIADES EN EL DIBUIX

TOTES LES DIMENSIONS ACOTADES ES COMPROBARAN EN OBRA

QUALSEVOL ERROR U OMISIÓ HA SER COMUNICAT INMEDIATAMENT A LA DIRECCIÓ FACULTATIVA

AQUEST PLÀNOL S'HA DE COMPLEMENTAR AMB ELS PLÀNOLS ESTRUCTURA I INSTAL·LACIONS


DATA: 4 JUNY 2024

PLANOL
INSTAL·LACIONS
PLANTA BADALOT
ELECTRICITAT / IL·LUMINACIÓ

ESCALA 1:50 A3

REFERENCIA INTERNA **23001-PB-70-003**

PLANOL Nº. **70-003 4 DE 4**

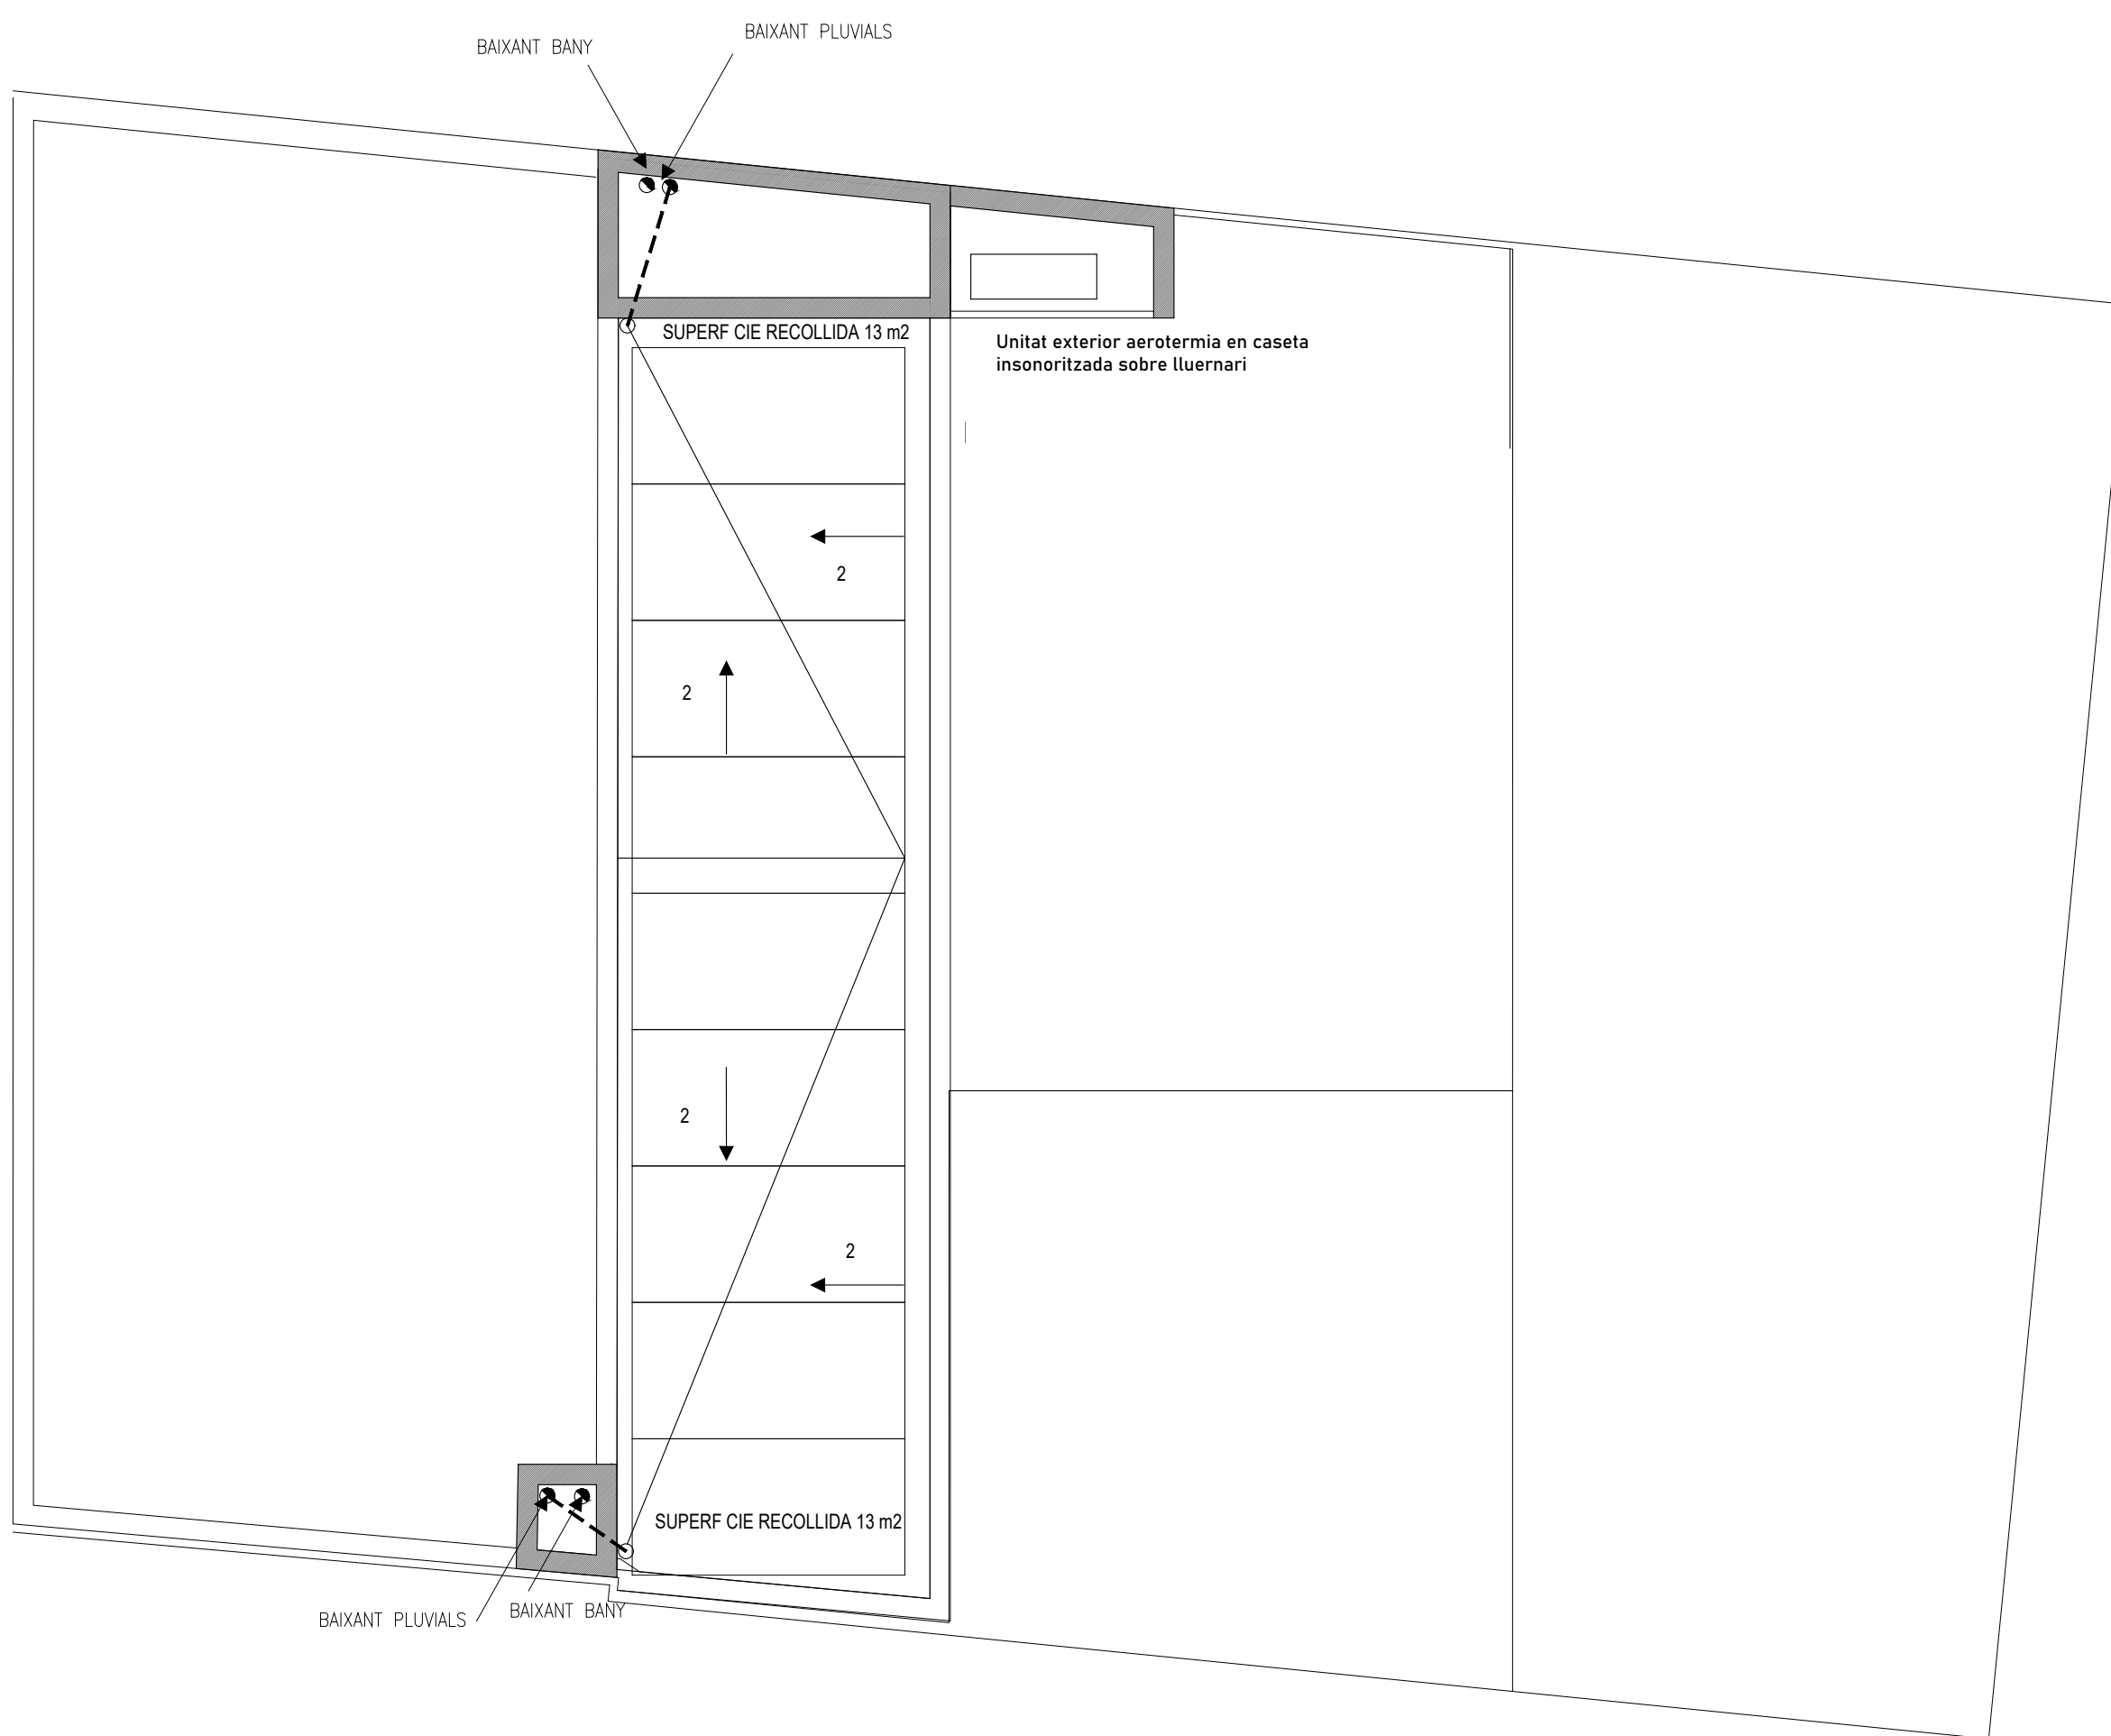

PROJECTE
 HABITATGE UNIFAMILIAR ENTRE MITGERES
 PROJECTE BÀSIC

EMPLAÇAMENT
 CARRER AVIÓ PLUS ULTRA, 9

PROMOTORES
 FRANCISCO NAVARRO
 JOSÉ MANUEL NAVARRO

ARQUITECTE
 JOSE MANUEL NAVARRO
 GARCÍA-SICILIA
 T 687492329
 yosko.bcn@gmail.com

NO PRENDRE MIDES SOBRE EL PLÀNOL. ÚNICAMENT SON VÁLIDES LES COTES GRAFIADES EN EL DIBUIX

TOTES LES DIMENSIONS ACOTADES ES COMPROBARAN EN OBRA

QUALSEVOL ERROR U OMISIÓ HA SER COMUNICAT INMEDIATAMENT A LA DIRECCIÓ FACULTATIVA

AQUEST PLÀNOL S'HA DE COMPLEMENTAR AMB ELS PLÀNOLS ESTRUCTURA I INSTAL·LACIONS

DATA: 4 JUNY 2024



PLANOL
 INSTAL·LACIONS PLANTA COBERTA
 SANEJAMENT

N

ESCALA 1:50 A3

REFERENCIA INTERNA 2300-PB-70-004

PLANOL N°. 70-004

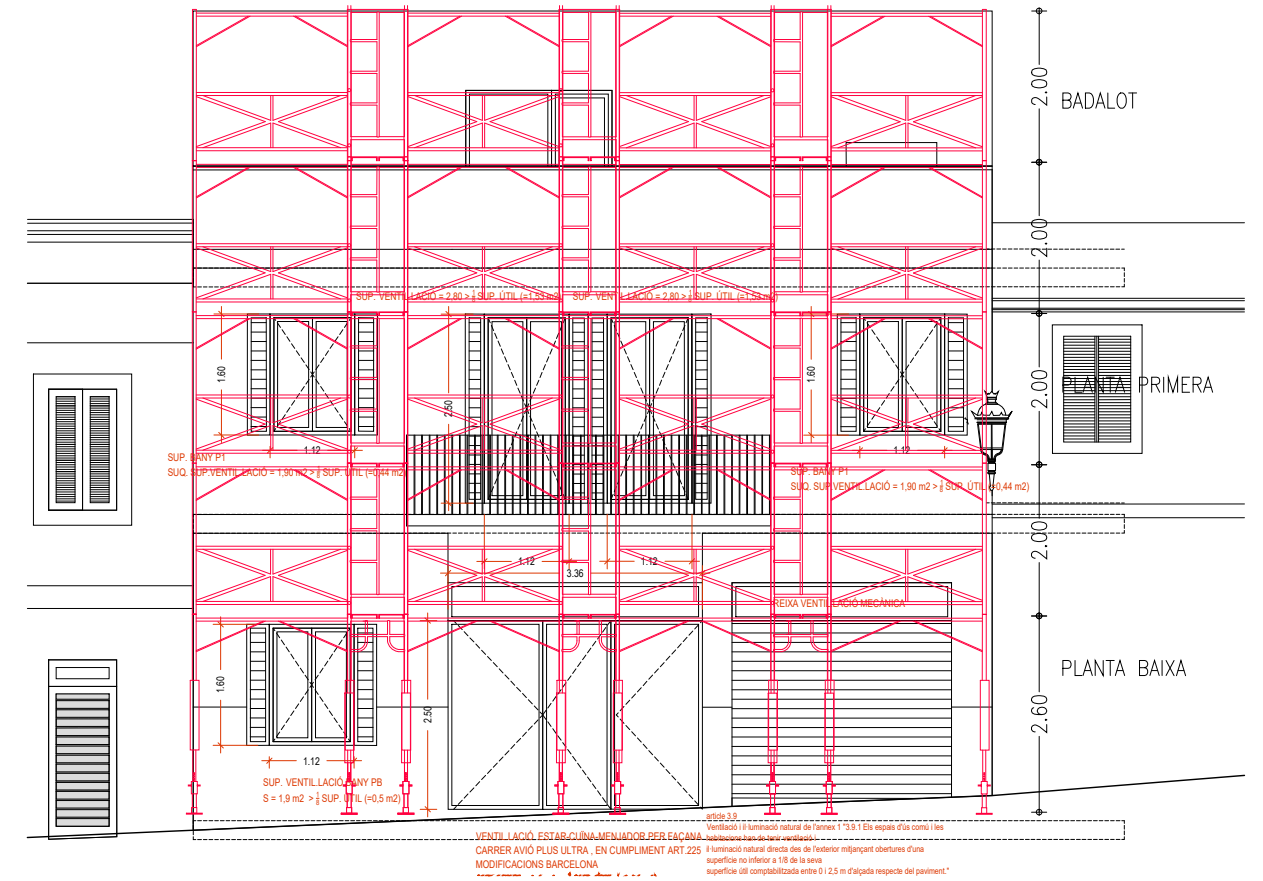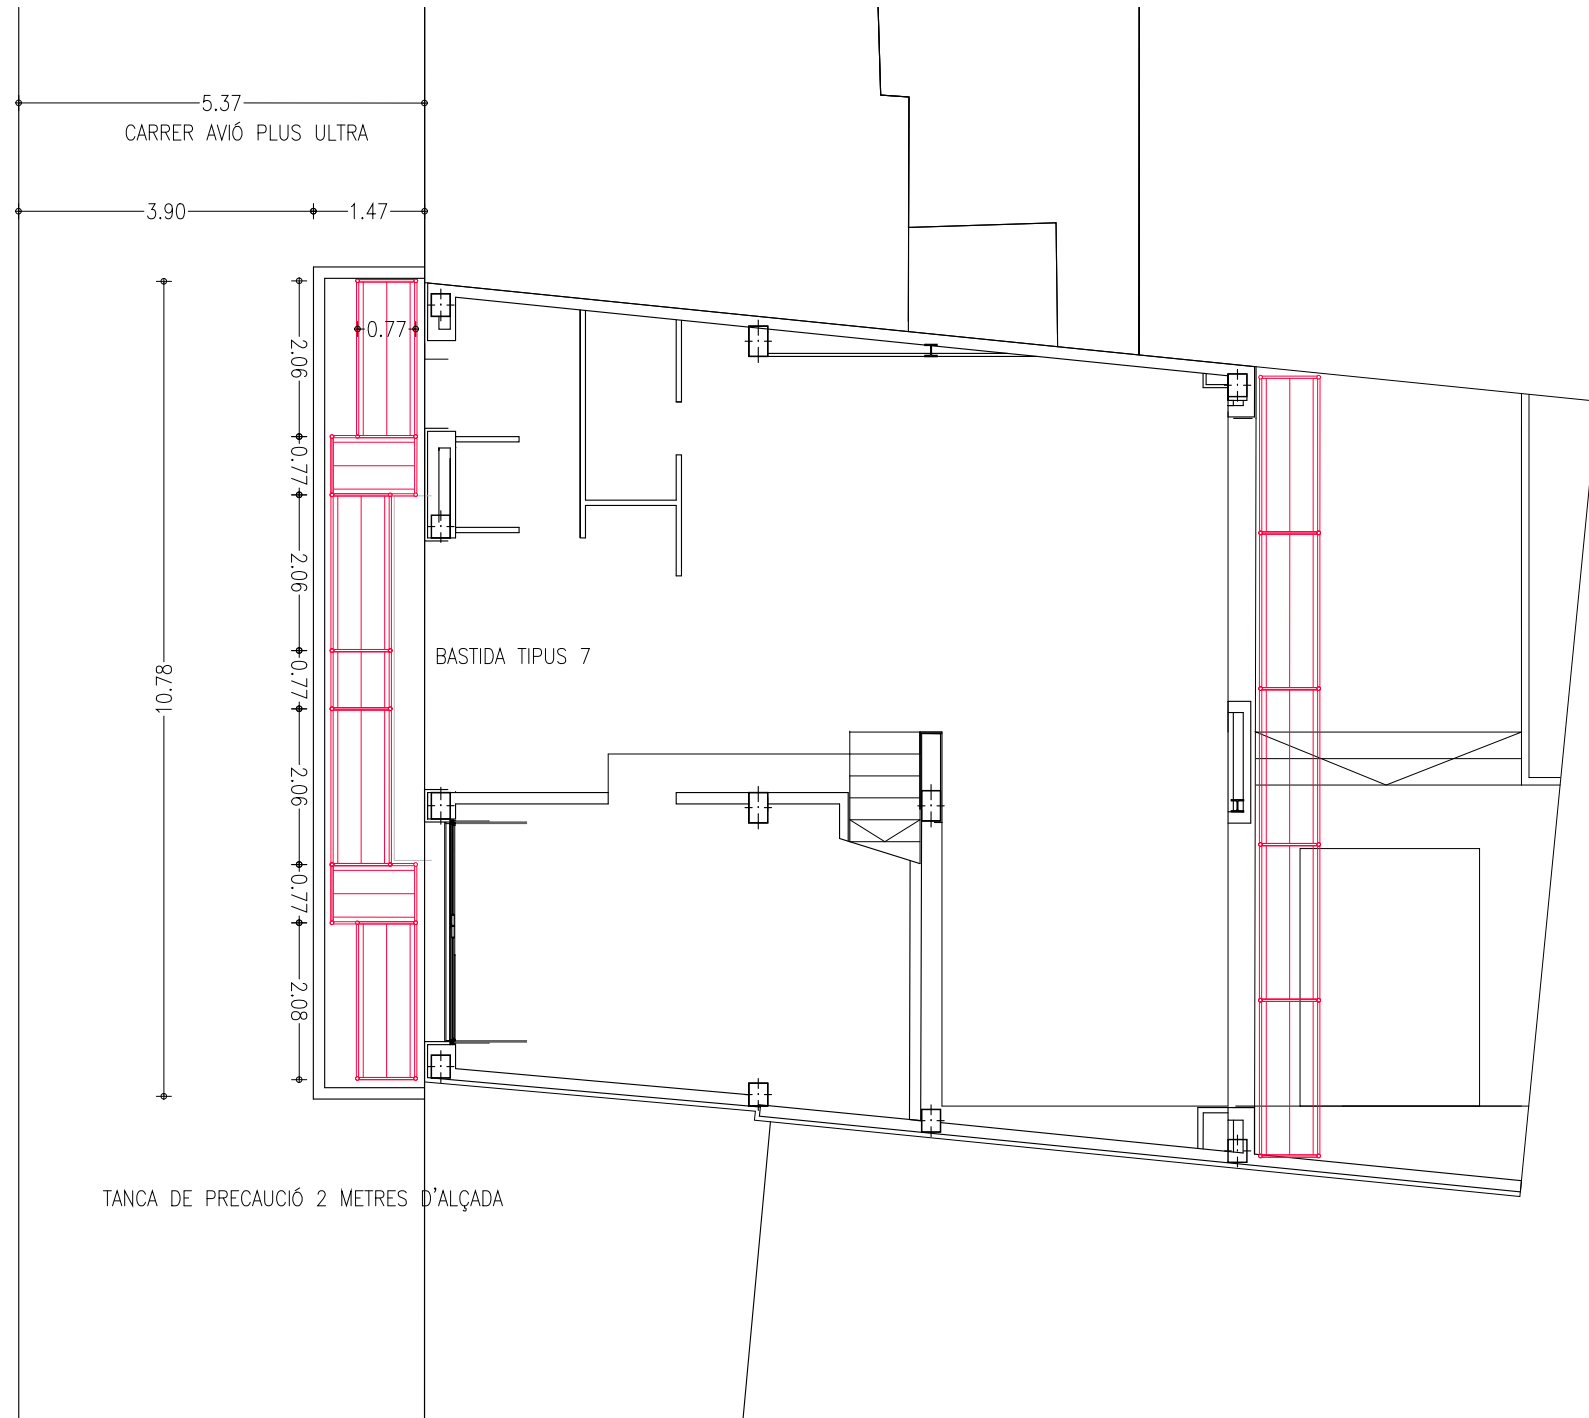

PROJECTE
HABITATGE UNIFAMILIAR ENTRE MITGERES
PROJECTE BÀSIC

EMPLAÇAMENT
CARRER AVIÓ PLUS ULTRA, 9

PROMOTORES
FRANCISCO
NAVARRO
JOSÉ MANUEL
NAVARRO

ARQUITECTE
JOSE MANUEL
NAVARRO
GARCÍA-SICILIA
T 687492329
yosko.bcn@gmail.com

NO PRENDRE MIDES SOBRE EL PLÀNOL. ÚNICAMENT SON VÀLIDES LES COTES GRAFIADES EN EL DIBUIX
TOTES LES DIMENSIONS ACOTADES ES COMPROBARAN EN OBRA
QUALSEVOL ERROR U OMISIÓ HA SER COMUNICAT INMEDIATAMENT A LA DIRECCIÓ FACULTATIVA
AQUEST PLÀNOL S'HA DE COMPLEMENTAR AMB ELS PLÀNOLS ESTRUCTURA I INSTAL·LACIONS
DATA: 4 JUNY 2024

PLÀNOL
ARQUITECTURA
BASTIDES I TANCA



ESCALA 1:100 A3

REFERENCIA INTERNA 2300-PB-70-005

PLÀNOL N.º 70-005